


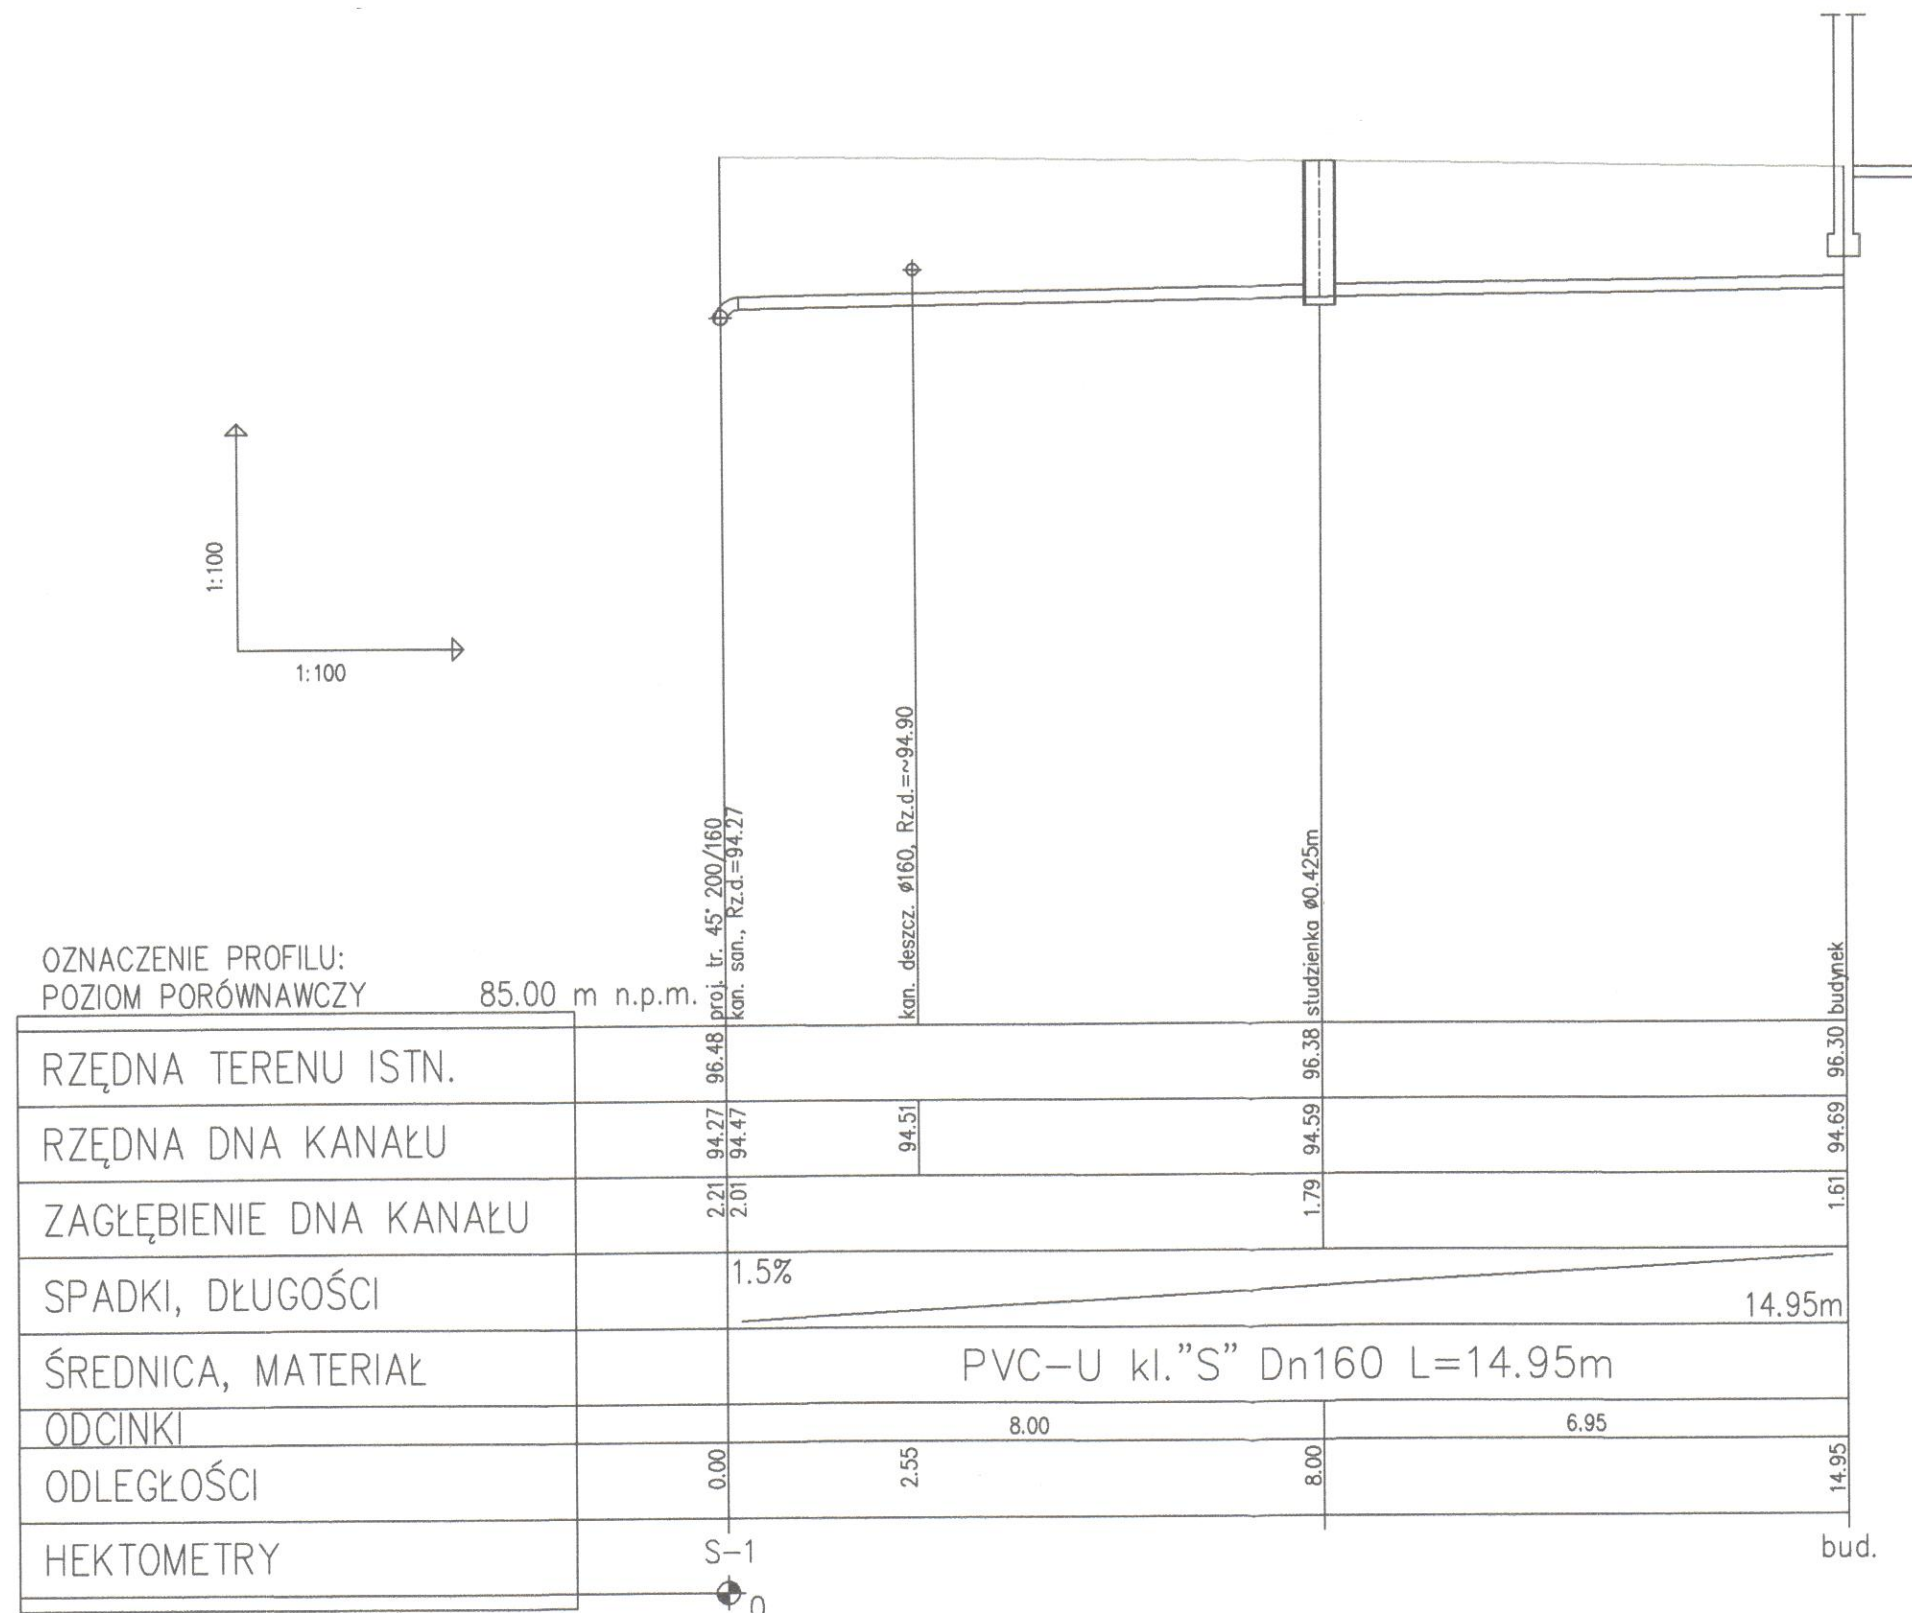

ARCHITEKON

Usługi Projektowe Adam Śliwka ul. Baśniowa 10,
C7-200 Wyszków

OBIEKT **DOBUDOWA BUDYNKU SALI
GIMNASTYCZNEJ Z ZAPLECZEM ORAZ
ŁĄCZNIKIEM DO SZKOŁY PODSTAWOWEJ
NR.18 IM. JANA ZYGMUNTA
JAKUBOWSKIEGO W PŁOCKU**

Obręb ewidencyjny 8 Śródmieście, dz. nr
ewid. 60,61,62, 63/1 Jednostka ewidencyjna
ADRES **146201_1, M. Płock ul.Jasna**

INWESTOR **GMINA MIASTO PŁOCK
UL.STARY RYNEK 1, 09-400 PŁOCK**

TYTUŁ **PROFIL PRZYŁĄCZA
KANALIZACJI SANITARNEJ**

BRANŻA/ FAZA PROJEKTU
INSTALACJA WOD-KAN

DATA **05.2017** SKALA **1 : 100/100** NR RYS **IS-07**

PROJEKTOWAŁ
**MARCIN
TOFEL**

SPRAWDZIŁ
**DANIEL
GRABOWSKI**

NR UPR./SPECJAL.
MAZ/0438/PWOS/12
Spec.inst. sanit.

NR UPR./SPECJAL.
MAZ/0209/PWOS/09
Spec. inst. sanit.