


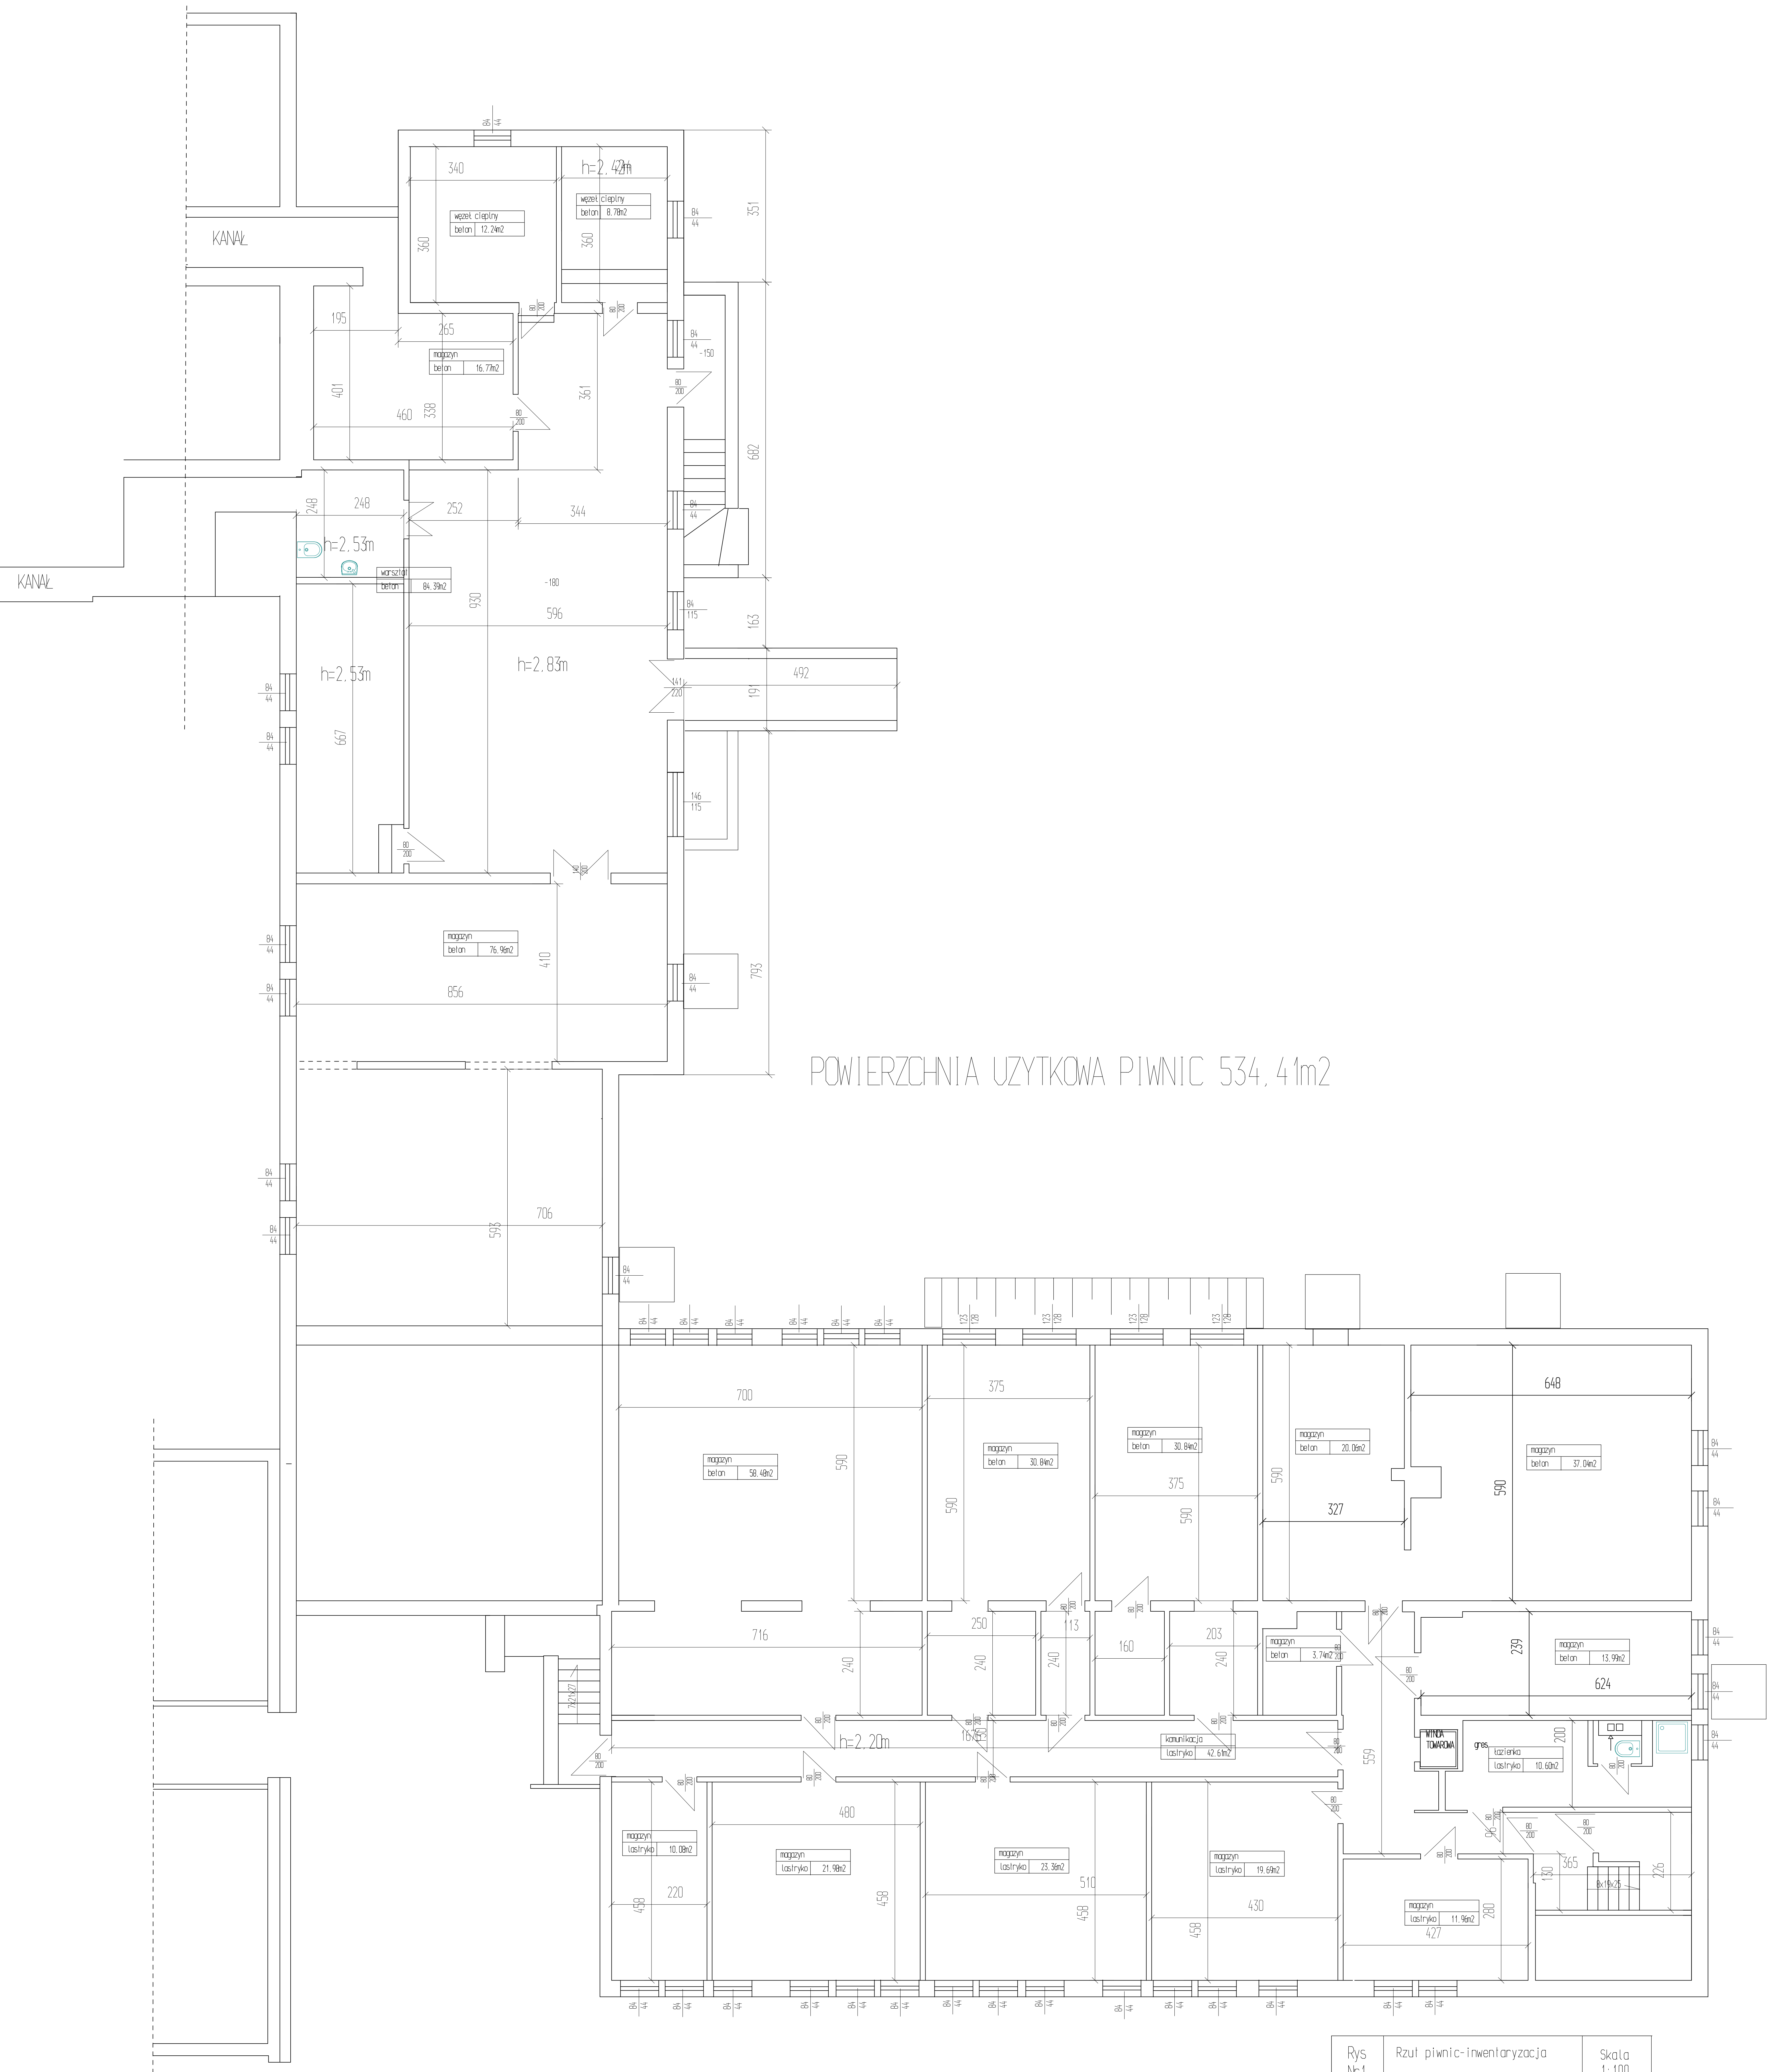

Rys N-1	Rzut piwnic-inwentaryzacja		Skala 1:100
Tytuł projektu	Projekt przebudowy i remontu części B i bloku żywniowego oraz termomodernizacja budynku inwentaru zespołu Szkół Technicznych w Płocku		
Inwestor	Gmina Płock Płock ul. Stary Rynek 1		
adres robót	ul. Narbertańska 11 09-400 Płock Dz. nr 926/3, 926/2, 926/1 obręb 9		
Obiekt budowlany	Inwentar Zespołu Szkół Technicznych w Płocku ul. Narbertańska 11, 09-400 Płock		
branża	budowlano-architektura		
Jednostka projektowa	Rzeczoznawca Budowlany mgr inż. Wojciech Błaszczak ul. Batalionu Parasol 76	34/90, 355/98/R	
projektował:	mgr inż. arch. Andrzej Marciniaś	116/89	
data	07.08.2014		