


RZUT PIWNIC – INSTALACJE WODOCIĄGOWE

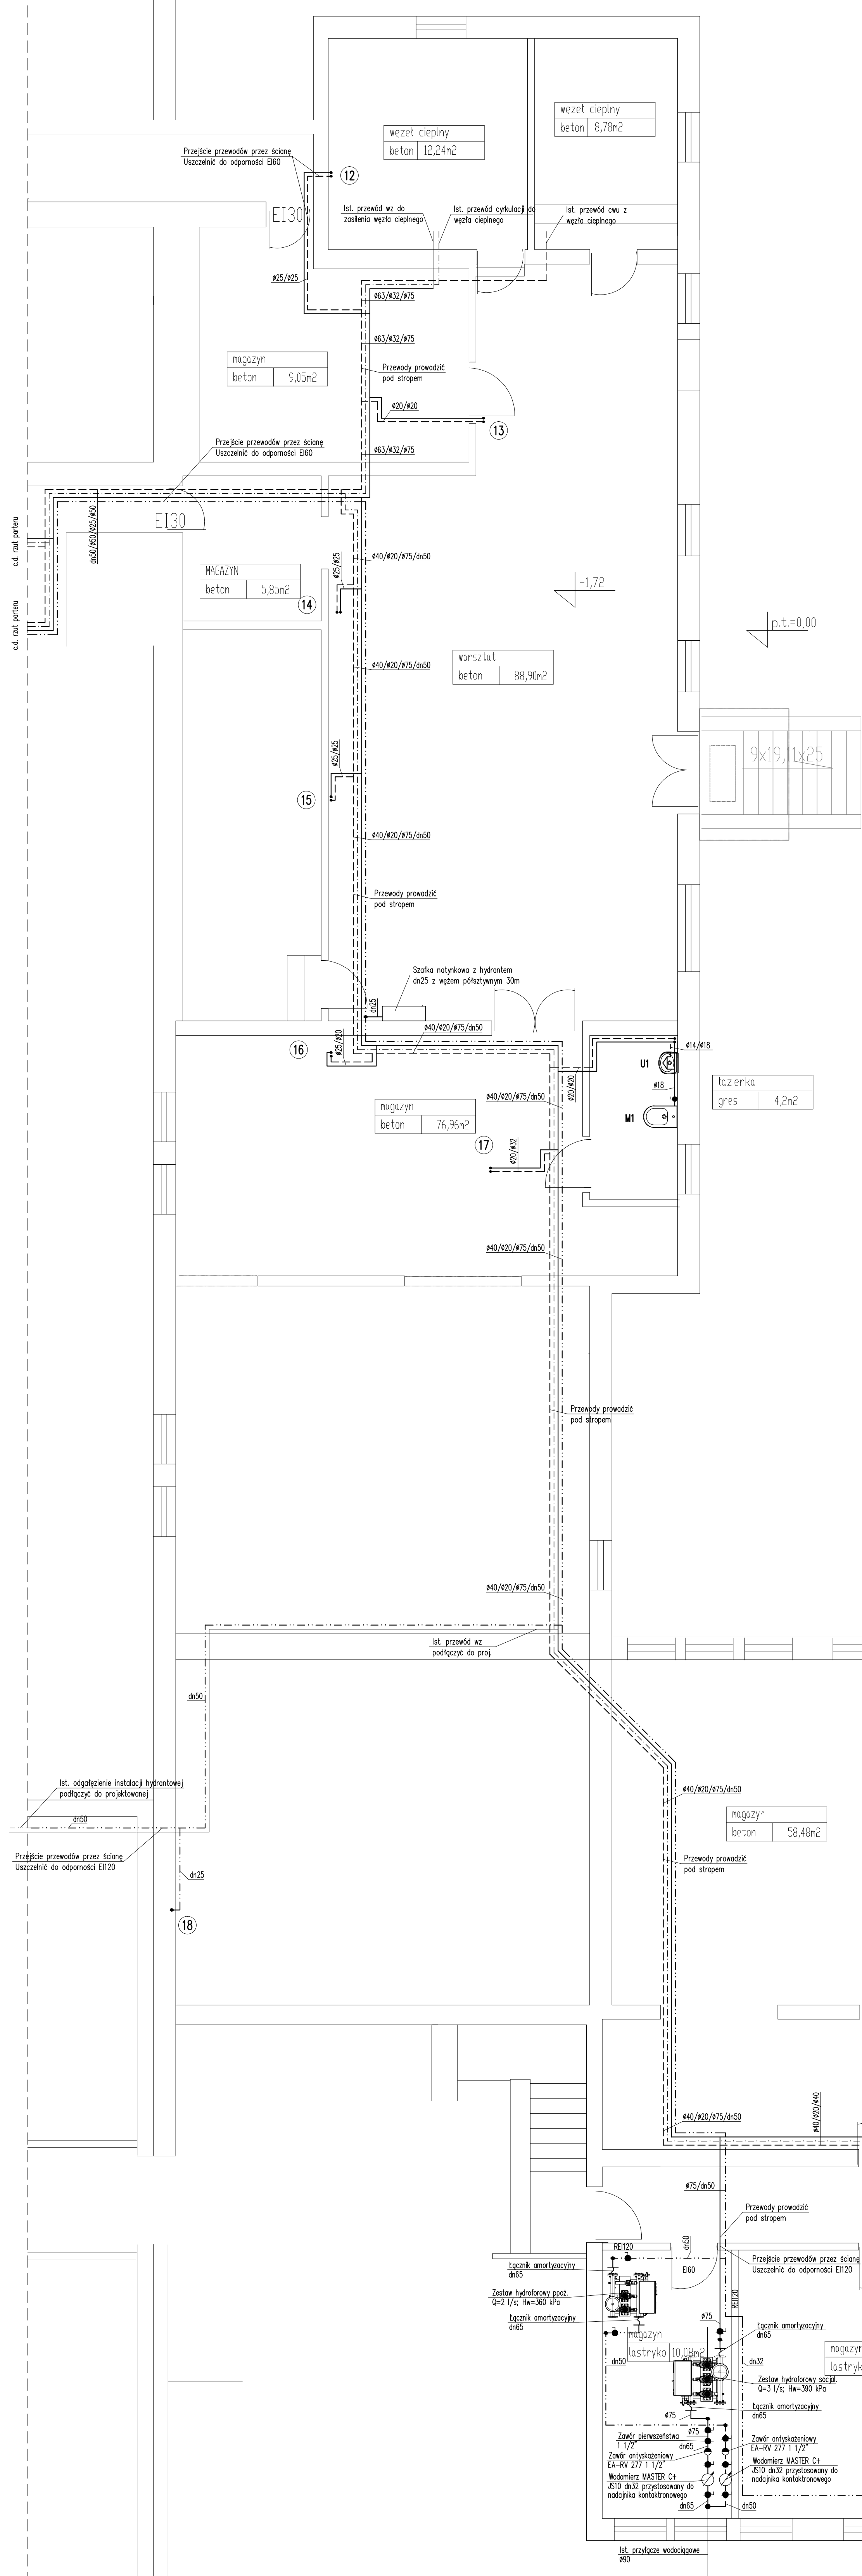

UWAGI:

- 1.Przewody projektowane głównie instalacji wodocigowych z rur PP łączonych przez zgrzewanie.
- 2.Przewody projektowane prowadzone w posadzce, podejścia do przyborów z rur PE-Xc z osłoną antydyfuzyjną, łączonych zaciskowo.
- 3.Przewody prowadzone w posadzce i w ścianach w izolacji z pianki PE o grubości 6mm.
- 4.Przewody instalacji wodocigowych nad posadzką izolować otulinami z pianki PU o grubości zgodnie z rozporządzeniem ministra infrastruktury z dn. 6.11.2008 (DzU Nr 201 poz.1238).

WSZELKIE PRZEJŚCIA INSTALACJI WODOCIĄGOWYCH PRZEZ PRZEGRODY ODDZIELENIA
PROŻ ZABEZPIECZAĆ DO ODPORNOŚCI OGNIOWEJ PRZEGRODY

OZNACZENIA:

- — — — — przewody z.w. główne – rury PP PN10
- - - - - przewody c.w.u. główne – rury PP stabi PN16
- - - - - przewody cyrk. – rury PP stabi PN16
- przewody instalacji ppoż – rury stalowe ocynkowane
- ① — — — — — numer pionu wodociągowego

URZĄD MIASTA PŁOCKA
Wydział Strategii Rozwoju Miasta,
Urbanistyki i Architektury
Referat Administracji
Architektoniczno - Budowlanej
09-400 Płock, Stary Rynek 1

ponieszczenie wstepnej obrobki ziemiakow i warzyw	
pres	13.99m²

Rys nr IS-10	RZUT PIANIN - INSTALACJE WODOKANALIZACJE	Skala 1:50
Tytuł projektu	Projekt przebudowy instalacji ciepłej B i B-1 związanych z od termomodernizacji budynku Instytutu Zespołu S&BT Technicznych w Płocku	
inwestor	Gmina Plock Pucki St. Rynek 1	
adres robót	09-400 Plock, Nowotarska 11 Dr nr ew: 526/3; 526/2; 526/1 objęty 9	
obiekt	Instytut Zespołu S&BT Technicznych w Płocku ul. Nowotarska 11,09-400 Plock	
Jednostka projektowa branża	Racławscy Inżynierowie Pr. i Inż. Rolnych Białostocki 90-400 Plock, Białostocki Pałac 18	
projektant	mgr inż. Piotr Kopiniński upr. nr. MZP/0045/PWOS/12	<i>P. Kopiniński</i>
przebadający	mgr inż. Anna Liszewska upr. nr. ANZ/0332/PWOS/04	<i>A. Liszewska</i>
dane		