


RZUT PARTERU (I) – INSTALACJE WODOCIĄGOWE

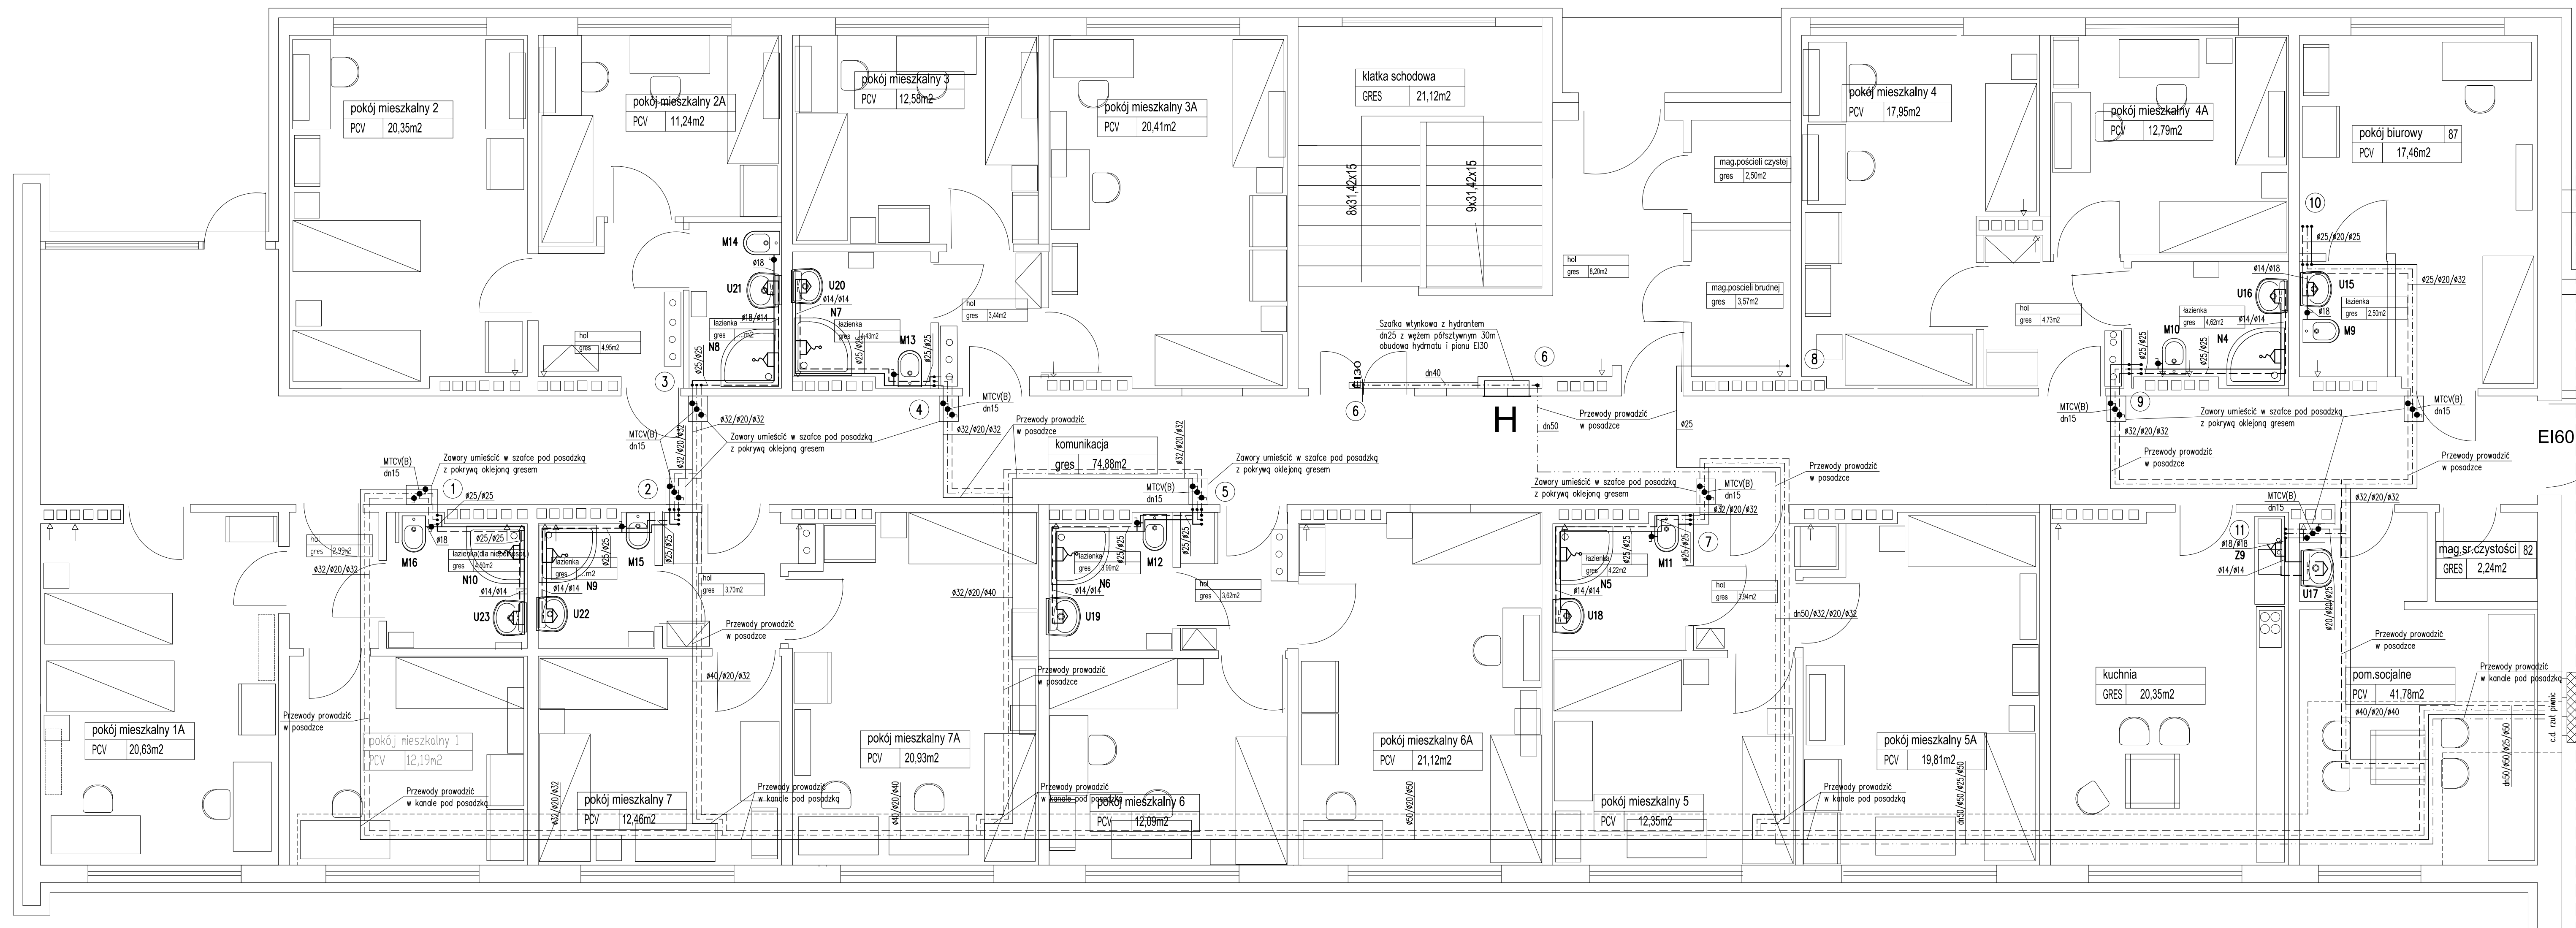

UWAGI:

- 1.Przewody projektowane głównie instalacji wodocigowych z rur PP łączonych przez zgrzewanie.
- 2.Przewody projektowane prowadzone w posadzce, podejścia do przyborów z rur-PE z osłoną antydyfuzyjną, łączonych zaciskowo.
- 3.Przewody prowadzone w posadzce i w ścianach w izolacji z pianki PE o grubości 6mm.
- 4.Przewody instalacji wodocigowych nad posadzką izolować otulinami z pianki PU o grubości zgodnie z rozporządzeniem ministria infrastruktury z dn. 6.11.2008 (DzU Nr 201 poz.1238).

WSZELKIE PRZEJŚCIA INSTALACJI WODOCIĄGOWYCH PRZEZ PRZEGRODY ODDZIELENIA PPOŻ. ZABEZPIECZAĆ DO ODPORNOŚCI OGNIOWEJ PRZEGRODY.

OZNACZENIA:

- - przewody z.w. główne - rury PP PN10
----- - przewody c.w.u. główne - rury PP stabi PN16
----- - przewody cyrk. - rury PP stabi PN16
----- - przewody instalacji ppoż - rury stalowe ocynkowane
① - numer pionu wodociągowego

URZĄD MIASTA PŁOCKA
Wydział Strategii Rozwoju Miasta,
Urbanistyki i Architektury
Referat Administracji
Architektoniczno - Budowlanej
09-400 Płock, Stary Rynek 1

Rys nr IS-11	RZUT PARTERU (I) – INSTALACJE WODOCIĄGOWE	Skala 1:50
Tytuł projektu	Projekt przebudowy internatu części B i bloku zwiększonego oraz termomodernizacji budynku internatu Zespołu Szkół Technicznych w Płocku	
inwestor	Gmina Płock Płock ul. Stary Rynek 1	
adres robót	09-400 Płock, ul. Norbertańska 11 Dz. nr ew.: 926/3; 926/2; 926/1 obręb 9	
obiekt	Internat Zespołu Szkół Technicznych w Płocku ul. Norbertańska 11, 09-400 Płock	
Jednostka projektowa	Rzeczoznawca Budowlany mgr inż. Wojciech Błaszczak 09-410 Płock, ul. Batalionu Parasol 76	
branża	sanitarna	
projektował:	mgr inż. Piotr Łapiński upr. nr MAZ/0043/PWOS/12	<i>P. Łapiński</i>
sprawdzał:	mgr inż. Anna Liszewska upr. nr MAZ/0332/PWOS/04	<i>A. Liszewska</i>
data	7.08.2014	