


RZUT II PIĘTRA – INSTALACJE WOD-KAN

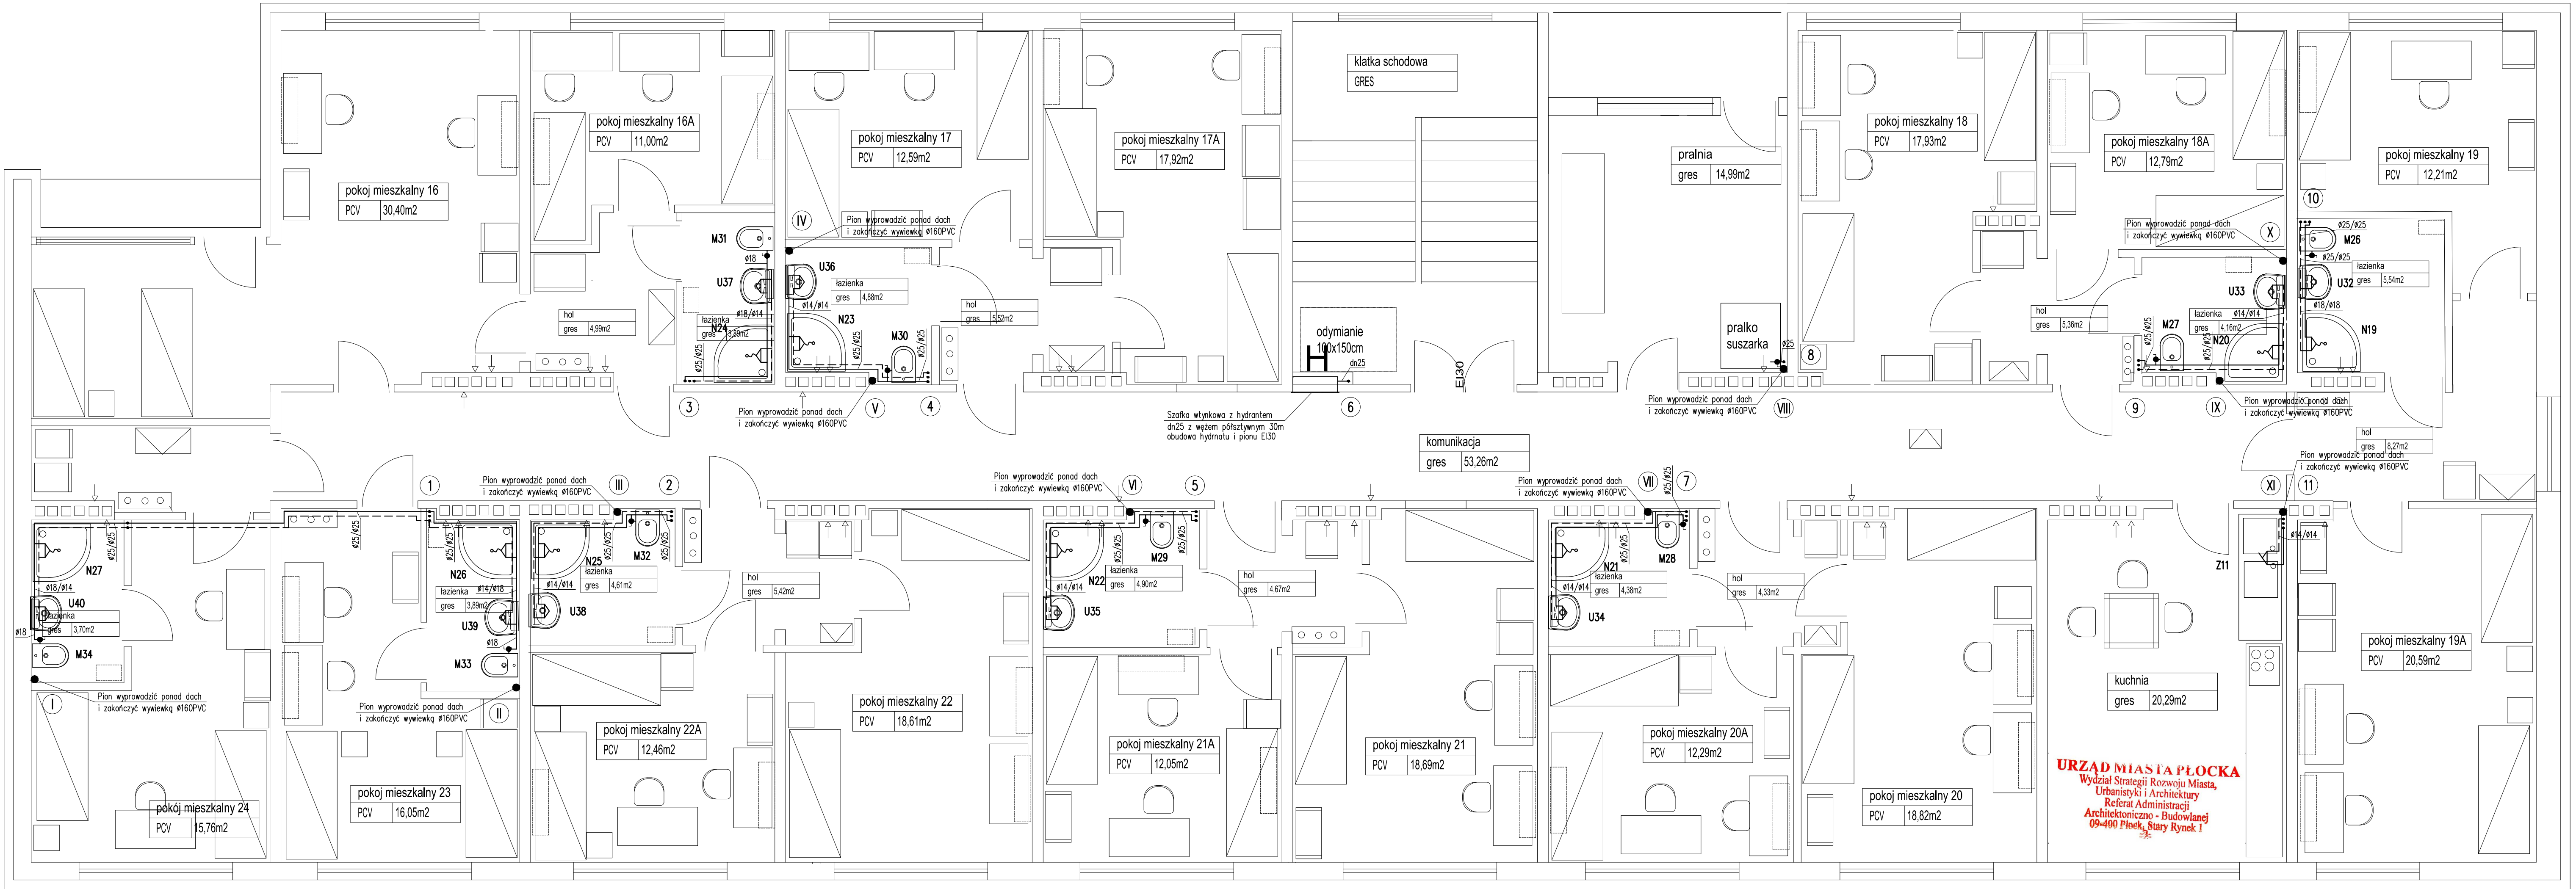

- UWAGI:
- Przewody projektowane główne instalacji wodociągowych z rur PP łączonych przez zgrzewanie.
 - Przewody projektowane prowadzone w posadzce, podejścia do przyborów z rur PE-Xc z osłoną antydyf. łączonych zaciskowo.
 - Przewody prowadzone w posadzce i w ścianach w izolacji z pianki PE o grubości 6mm.
 - Przewody instalacji wodociągowych nad posadzką izolować otulinami z pianki PU o grubości zgodnie z rozporządzeniem ministra infrastruktury z dn. 6.11.2008 (DzU Nr 201 poz.1238).
 - Przewody kanalizacji sanitarnej z rur PVC łączonych na uszczelki gumowe.
 - Podejścia do przyborów prowadzić w bruzdach w ścianach i w posadzce

WSZELKIE PRZEJŚCIA INSTALACJI WOD-KAN PRZEZ PRZEGRODY ODDZIELENIA PPOŻ. ZABEZPIECZAĆ DO ODPORNOŚCI OGNIOWEJ PRZEGRODY.

- OZNACZENIA:
- — — — — przewody z.w. główne – rury PP PN10
 - - - - - przewody c.w.u. główne – rury PP stabi PN16
 - - - - - przewody cyrk. – rury PP stabi PN16
 - - - - - przewody instalacji ppoż – rury stalowe ocynkowane
- ① – numer pionu wodociągowego
① – numer pionu kanalizacji sanitarnej
- U... – umywalka – Ø50PVC
M... – muszla ustępowa – Ø110PVC
K... – kratka ściekowa – Ø110PVC
N... – brodzik natrysku – Ø50PVC
Z... – zlewozmywak – Ø50PVC

Rys nr IS-14	RZUT II PIĘTRA – INSTALACJE WOD-KAN	Skala 1:50
Tytuł projektu	Projekt przebudowy internatu części B i bloku żywieniowego oraz termomodernizacja budynku internatu Zespołu Szkół Technicznych w Płocku	
inwestor	Gmina Płock Płock ul. Stary Rynek 1	
adres robót	09-400 Płock, ul. Norbertańska 11 Dz. nr ew.: 926/3; 926/2; 926/1 obręb 9	
obiekt	Internat Zespołu Szkół Technicznych w Płocku ul. Norbertańska 11, 09-400 Płock	
Jednostka projektowa	Rzeczoznawca Budowlany mgr inż. Wojciech Błaszczak	
branża	sanitarna	
projektował	mgr inż. Piotr Łapiński upr. nr MAZ/0043/PWOS/12	P. Łapiński
sprawdzał	mgr inż. Anna Liszewska upr. nr MAZ/0332/PWOS/04	A. Liszewska
data	7.08.2014	