


RZUT PARTERU (I) – INSTALACJA KANALIZACJI SANITARNEJ

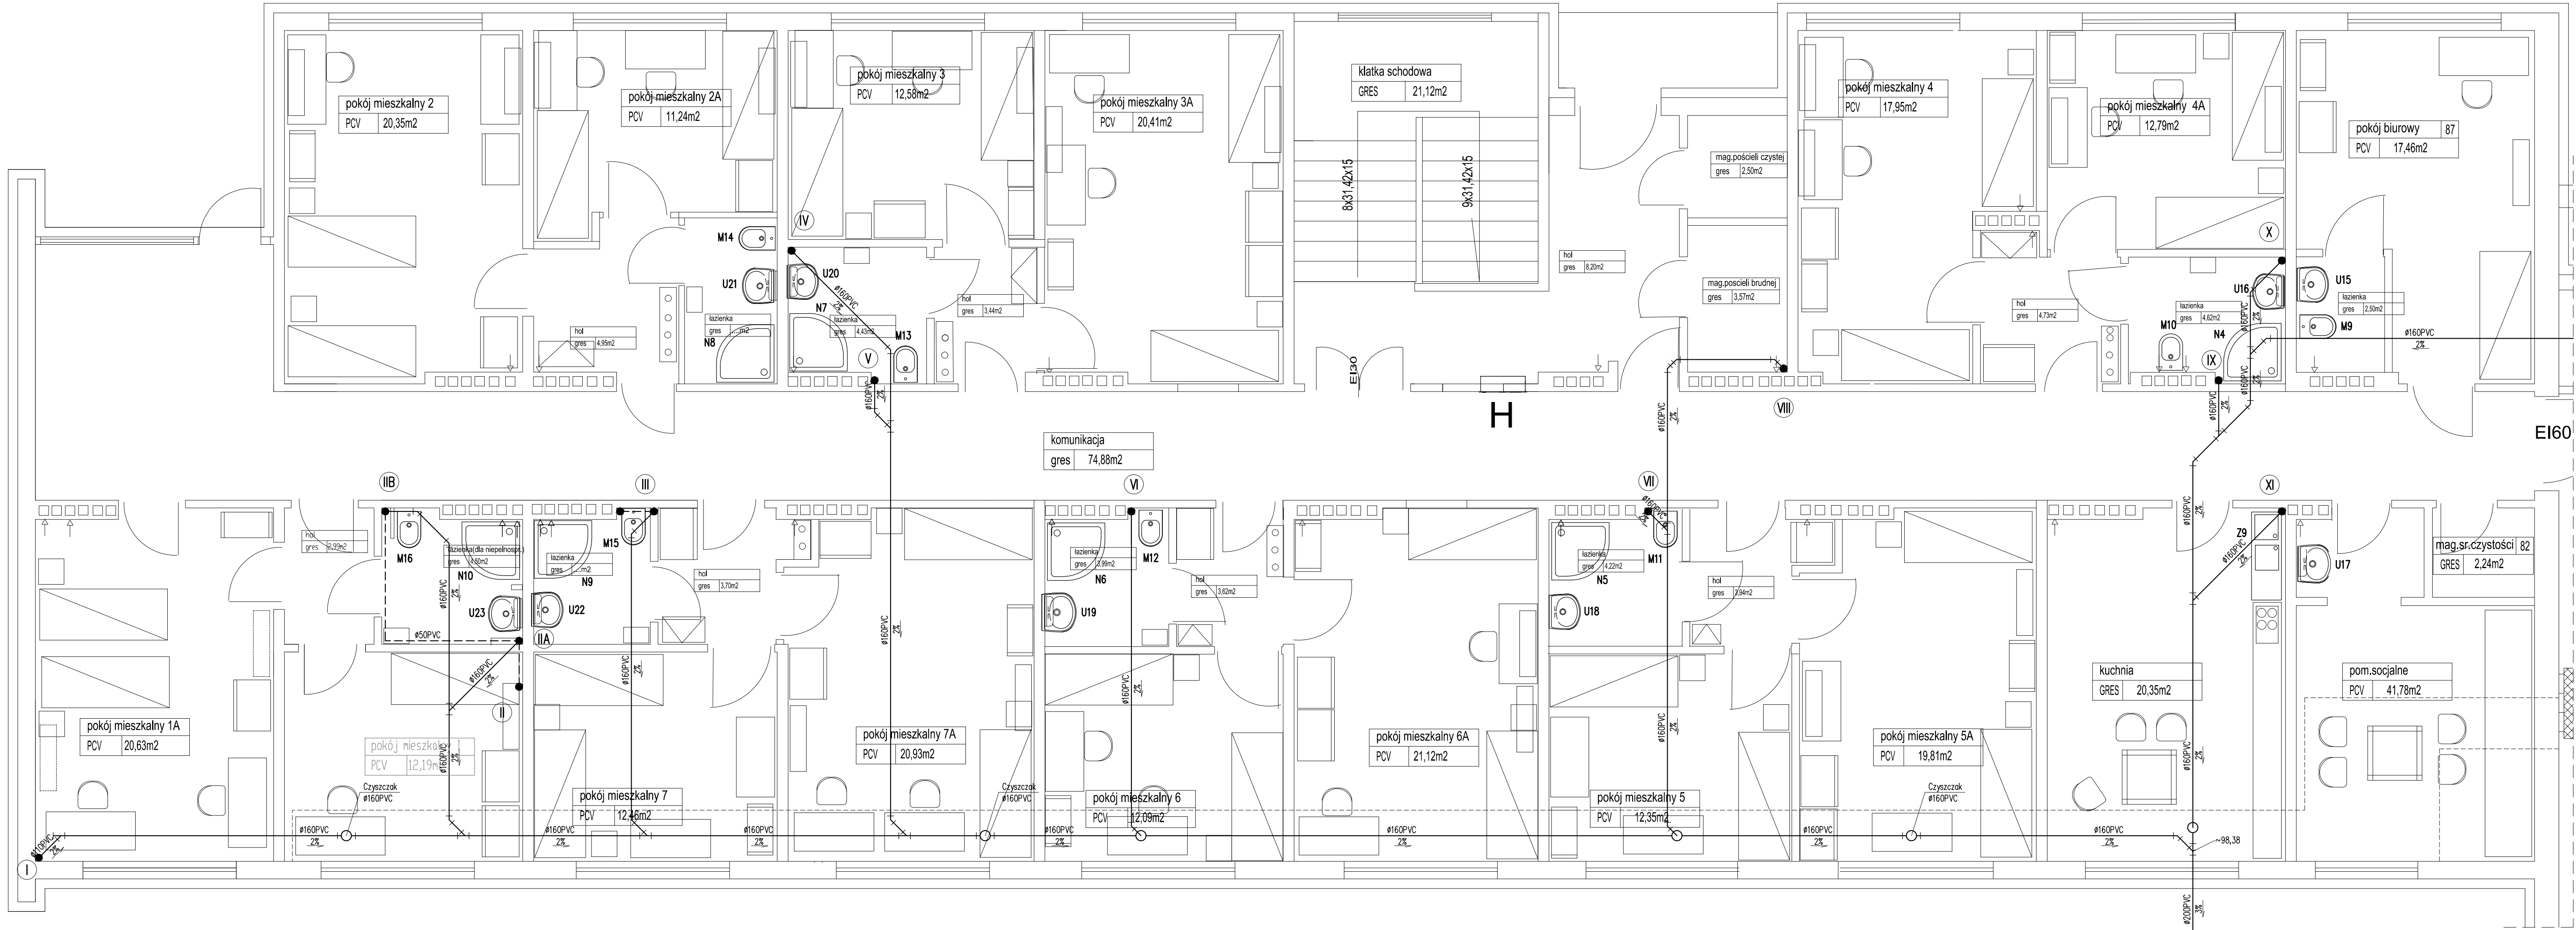

- OZNACZENIA:
- I – numer pionu kanalizacyjnego
 - przewód kanalizacji pod stropem
 - U... – umywalka – Ø50PVC
 - M... – muszla ustępowa – Ø110PVC
 - N... – basen natrysku – Ø110PVC
 - Z... – zlewozmywak – Ø50PVC

UWAGI:

- Przewody kanalizacji sanitarnej z rur PVC łączonych na uszczelki gumowe.
- Podjęcia do przyborów prowadzić w brudach w ścianach i w posadzce.

URZĄD MIASTA PŁOCKA
Wydział Strategii Rozwoju Miasta,
Urbanistyki i Architektury
Referat Administracji
Architektoniczno - Budowlanej
09-400 Płock, Stary Rynek 1

Przykanalik do studni ściekowej
o rzędnych 99,33/97,66

Rys nr IS-16	RZUT PARTERU (I) – INSTALACJA KANALIZACJI SANITARNEJ	Skala 1:50
Tytuł projektu	Projekt przebudowy internatu części B i bloku żywieniowego oraz termomodernizacja budynku internatu Zespołu Szkół Technicznych w Płocku	
inwestor	Gmina Płock Płock ul. Stary Rynek 1	
adres robót	09-400 Płock, ul. Norbertańska 11 Dz. nr ew.: 926/3; 926/2; 926/1 obręb 9	
obiekt	Internat Zespołu Szkół Technicznych w Płocku ul. Norbertańska 11, 09-400 Płock	
Jednostka projektowa	Rzecznikowa Budowlany mgr inż. Wojciech Błaszczak 09-410 Płock, ul. Batalionu Parasol 76	
branża	sanitarna	
projektant	mgr inż. Piotr Łapiński upr. nr MAZ/0043/PWOS/12	P. Łapiński
sprawdzający	mgr inż. Anna Liszewska upr. nr MAZ/0332/PWOS/04	A. Liszewska
data	7.08.2014	