


RZUT PARTERU (I) – INSTALACJA C.O.

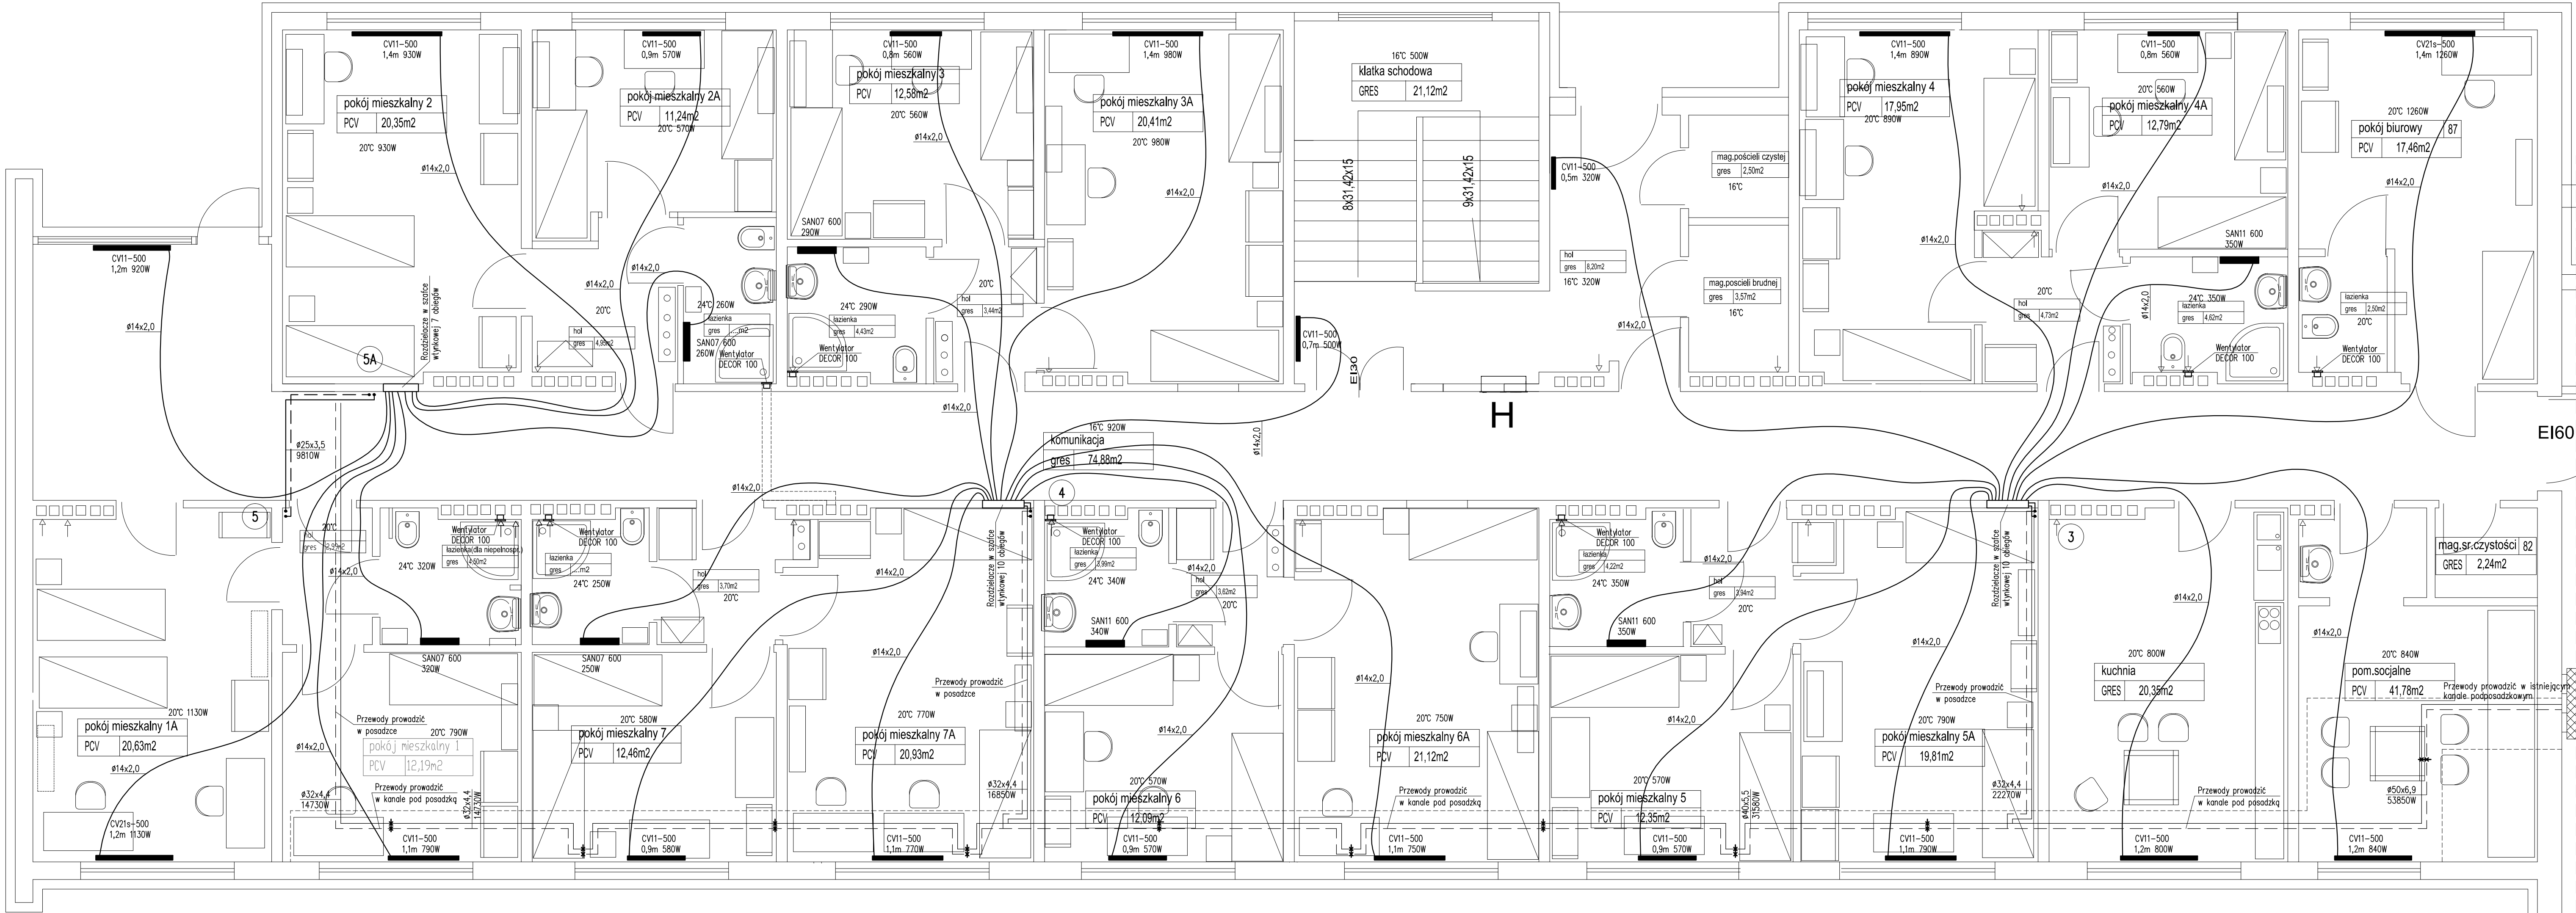

URZĄD MIASTA PŁOCKA
Wydział Strategii Rozwoju Miasta,
Urbanistyki i Architektury
Referat Administracji
Architektoniczno - Budowlanej
09-400 Płock, Stary Rynek 1

OZNACZENIA

- — — — — projektowana instalacja c.o.
- — — — — projektowana instalacja c.o. – w posadzce
- CV... — — — grzejnik stalowy płytowy z wbudowanym zaworem termostatycznym i podłączeniem od dołu

UWAGI:

- 1.Przewody projektowane główne instalacji c.o. z rur PP stabi PN16 łączonych przez zgrzewanie.
- 2.Przewody projektowane instalacji c.o. prowadzone w posadzce z rur PE-Xc z osłoną antydyfuzyjną.
- 3.Grzejniki stalowe płytowe dolnozasilane z podłączeniem od ściany.
- 4.Przewody prowadzone w posadzce oraz w brzdach w ścianach w izolacji z pianki PU o grubości 6mm.
- 5.Przewody instalacji c.o. i c.t. izolować otulinami z pianki PU o grubości zgodnie z rozporządzeniem ministra infrastruktury z dn. 6.11.2008 (DzU Nr 201 poz.1238).

WSZELKIE PRZEJŚCIA INSTALACJI C.O. PRZEZ PRZEGRODY ODDZIELENIA PPOŻ. ZABEZPIECZAĆ DO ODPORNOŚCI OGNIOWEJ PRZEGRODY.

Rys nr IS-4	RZUT PARTERU (I) – INSTALACJA C.O.	Skala 1:50
Tytuł projektu	Projekt przebudowy internatu części B i bloku żywieniowego oraz termomodernizacja budynku internatu Zespołu Szkół Technicznych w Płocku	
inwestor	Gmina Płock Płock ul. Stary Rynek 1	
adres robót	09-400 Płock, ul. Norbertańska 11 Dz. nr ew.: 926/3; 926/2; 926/1 obręb 9	
obiekt	Internat Zespołu Szkół Technicznych w Płocku ul. Norbertańska 11,09-400 Płock	
Jednostka projektowa	Rzecznikowa Budowlany mgr inż. Wojciech Błaszczyk 09-410 Płock, ul. Batalionu Parasol 76	
branża	sanitarna	
projektant	mgr inż. Piotr Łapiński upr. nr MAZ/0043/PWOS/12	
sprawdzający	mgr inż. Anna Liszewska upr. nr MAZ/0332/PWOS/04	
data	7.08.2014	