


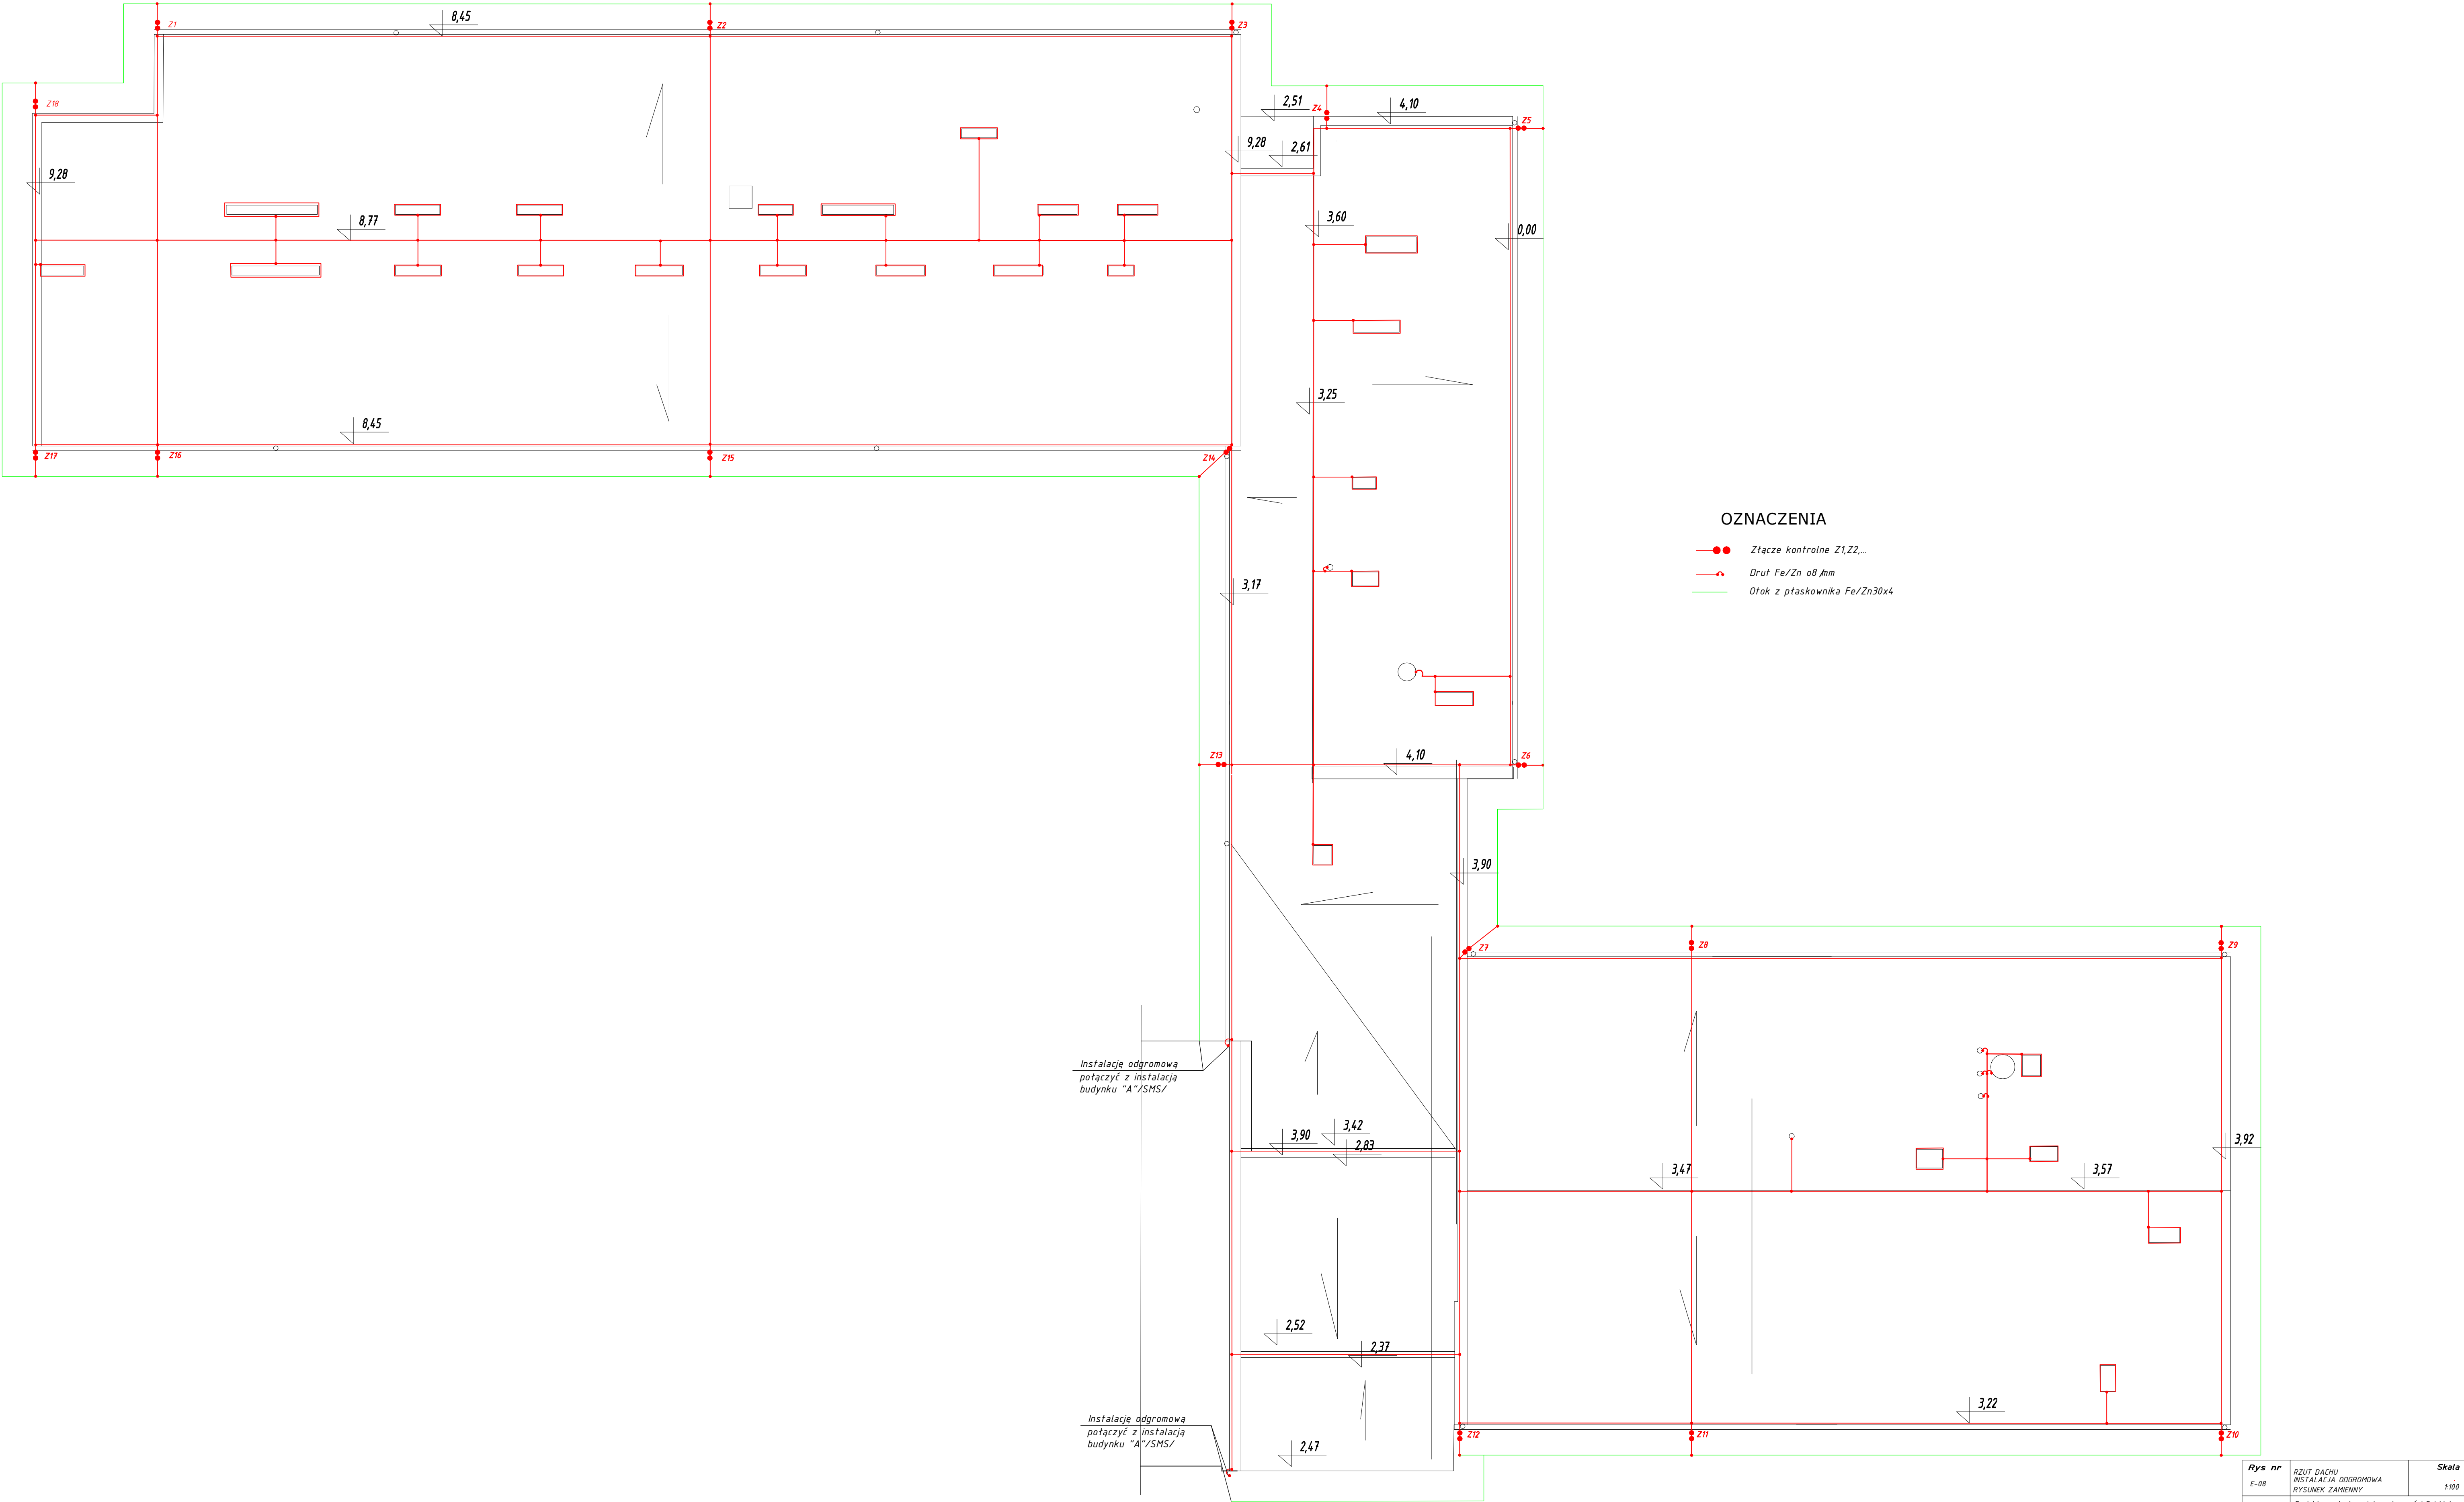

Rys nr E-08	RZUT DACHU INSTALACJA ODGROMOWA RYSUNEK ZAMIENNY	Skala 1:100
Tytuł projektu	Projekt przebudowy internatu części B i bloku żywieniowego oraz termomodernizacja budynku internatu Zespołu Szkół Technicznych w Płocku	
Inwestor	Gmina Miasto Płock Płock ul. Stary Rynek 1	
adres robót	09-400 Płock, ul. Norbertańska 11 Dz. nr ew.: 926/3; 926/2; 926/1 obręb 9	
obiekt	Internat Zespołu Szkół Technicznych w Płocku ul. Norbertańska 11/09-400 Płock	
branża	Elektryczna i Isolatotechniczna	
projektował	mgr inż. Radosław Hosił upr.nr MA2/0584/P00E/12	
projektował	mgr Roman Wołowicz upr.nr DT-WBT/02398/02/U	
opracowanie	inż. Radosław Hosił	
data	23.20.2017	Revizja 03