


84.60

BUDYNEK „A” RZUT PARTERU

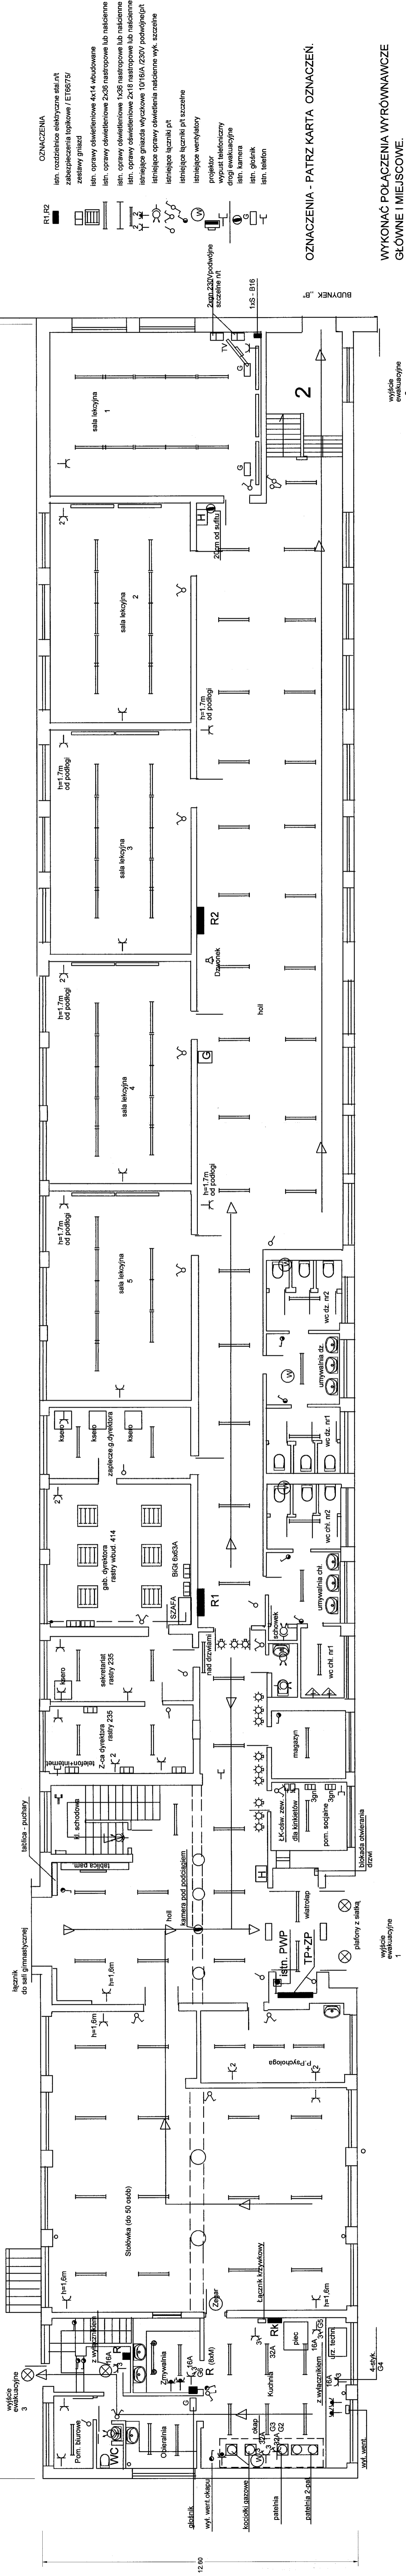

WYKONAĆ POŁĄCZENIA WYRÓWNAWCZE
GŁÓWNE I MIEJSKOWE.

OZNACZENIA - PATRZ KARTA OZNACZEŃ.

BUDYNEK „A”

wyższe ewakuacyjne 2

WYKONAĆ POŁĄCZENIA WYRÓWNAWCZE
GŁÓWNE I MIEJSKOWE.

OZNACZENIA - PATRZ KARTA OZNACZEŃ.

BUDYNEK „A”

wyższe ewakuacyjne 1

WYKONAĆ POŁĄCZENIA WYRÓWNAWCZE
GŁÓWNE I MIEJSKOWE.

OZNACZENIA - PATRZ KARTA OZNACZEŃ.

BUDYNEK „A”

wyższe ewakuacyjne 3

INWESTYCJA I adres:
"Wymiana wewnętrznych instalacji elektrycznych w budynku
" Szkoły Podstawowej Nr 3 przy ul. Koszobudzkiego 7
w Plocku

nr rys.:
E-51

skala:
1:100

data:
07.2014r.

projektant:
MAG/IE/3302/02

upr. nr 45/83

projektant:
MAG/IE/3302/02

upr. nr 45/83

sprawdzający:
MAZ/IE/7250/01

upr. nr 45/83

sprawdzający:
MAZ/IE/7250/01

upr. nr 45/83

sprawdzający:
MAZ/IE/7250/01

WYKONAĆ POŁĄCZENIA WYRÓWNAWCZE
GŁÓWNE I MIEJSKOWE.

OZNACZENIA - PATRZ KARTA OZNACZEŃ.

BUDYNEK „A”

wyższe ewakuacyjne 2

WYKONAĆ POŁĄCZENIA WYRÓWNAWCZE
GŁÓWNE I MIEJSKOWE.

OZNACZENIA - PATRZ KARTA OZNACZEŃ.

BUDYNEK „A”

wyższe ewakuacyjne 1

WYKONAĆ POŁĄCZENIA WYRÓWNAWCZE
GŁÓWNE I MIEJSKOWE.

OZNACZENIA - PATRZ KARTA OZNACZEŃ.

BUDYNEK „A”

wyższe ewakuacyjne 3