


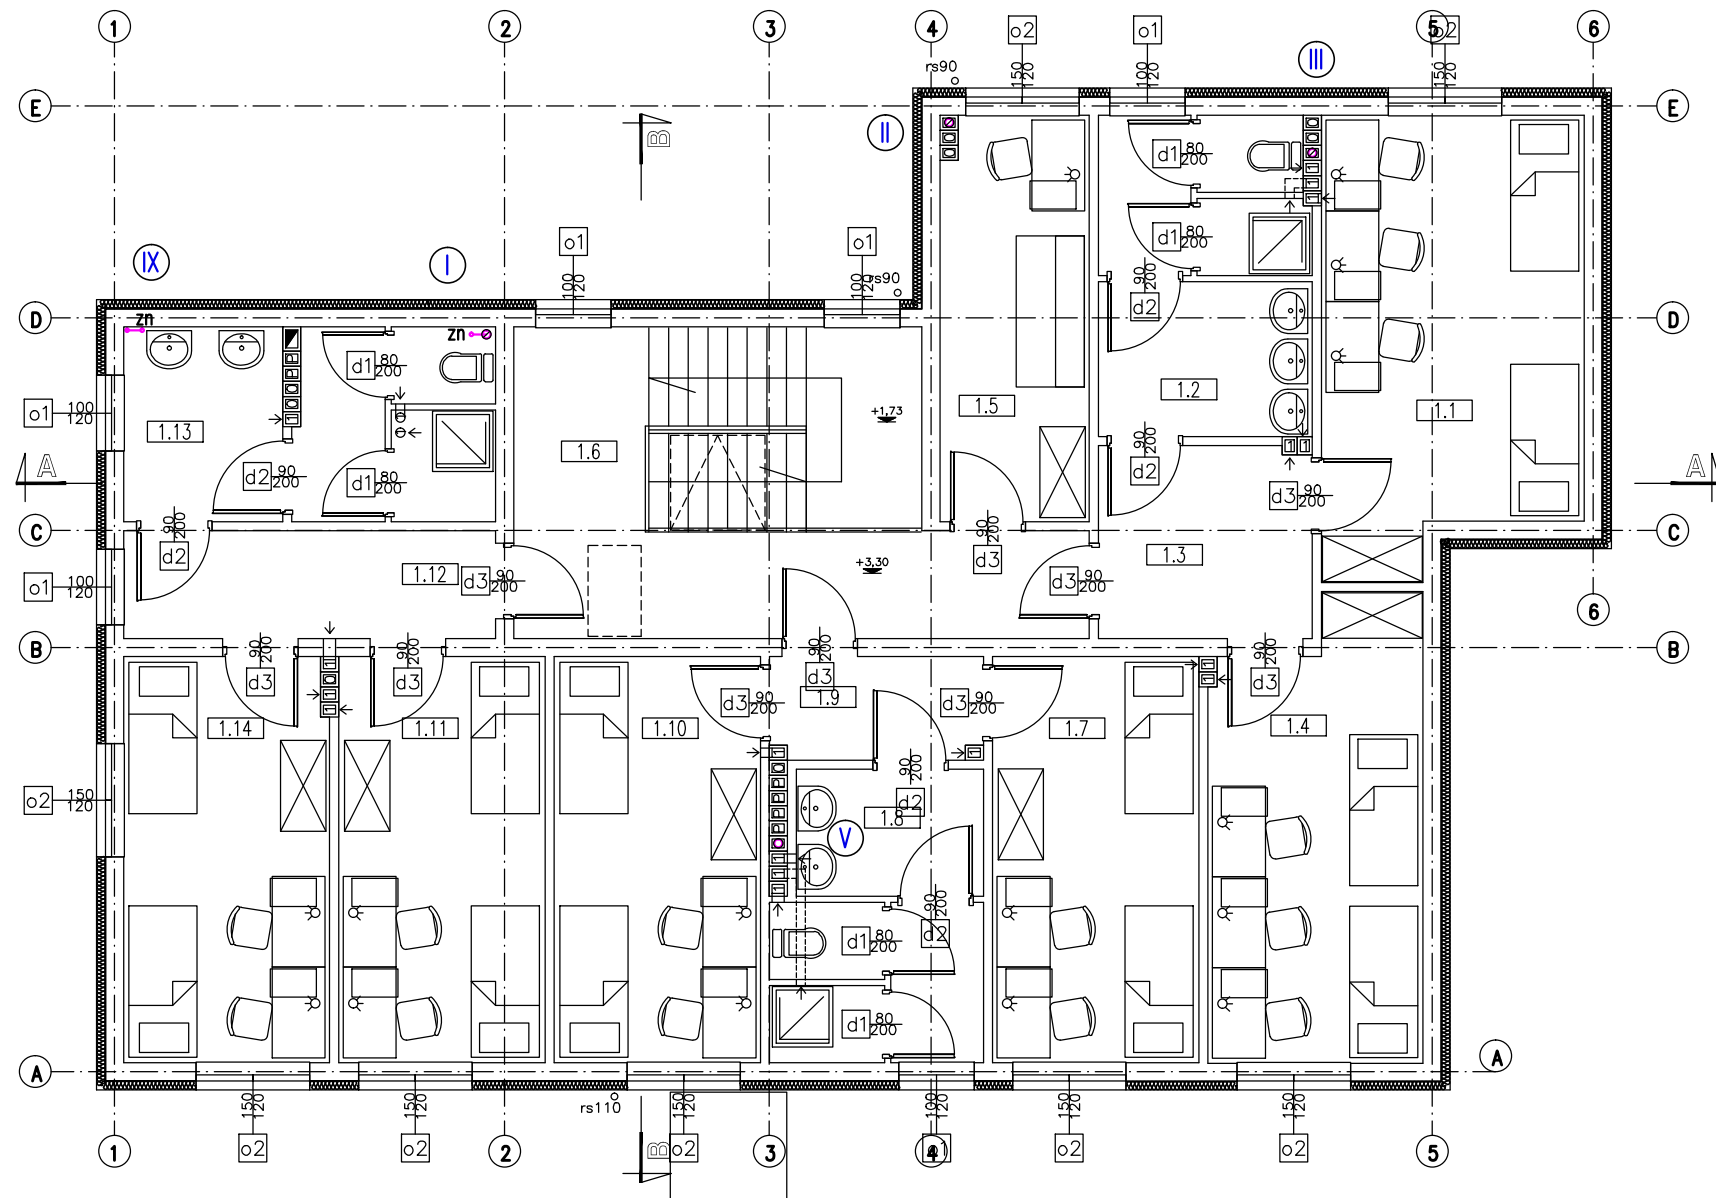

rzut pietra		
1.1	pokój 3 os.	19,52
1.2	łazienka	11,34
1.3	przedsionek	7,07
1.4	pokój 3 os.	16,22
1.5	pokój wychowawcy	10,29
1.6	komunikacja	20,30
1.7	pokój 2 os.	14,45
1.8	przedsionek	3,92
1.9	łazienka	9,75
1.10	pokój 2 os.	14,45
1.11	pokój 2 os.	14,45
1.12	przedsionek	6,86
1.13	łazienka	11,93
1.14	pokój 2 os.	14,45
		175,00

LEGENDA:	
Ø160PVC, i=1,5%	projektowana inst. kanalizacji sanitarnej
zn	zawór napowietrzający Mini Vent
W1	wpust w pomieszczeniach technicznych

UWAGA:
Instalację wewnętrzną kanalizacji sanitarnej wykonać z rur PVC kielichowych z uszczelnieniem gumowym.

Jednostka Projektowa: PPU KST WIESŁAW BRYKAŁA, 09-401 PŁOCK, UL. OKOPOWA 26/1 tel. 512 158 601		Nr proj. P20817
Temat: PROJEKT WYKONAWCZY PLACÓWKI OPIEKUNczo-WYCHOWAWCZEJ WRAZ Z NIEZBEDNĄ INFRASTRUKTURĄ TECHNICZNĄ I ZAGOSPODAROWANIEM TERENU	Tytuł: RZUT PIĘTRA I - INSTALACJA KANALIZACJI SANITARNEJ	Data: GRUDZIEŃ 2017
	Projektant – sanitarna mgr inż. Anna Liszewska MAZ/0332/PWOS/04	
Adres Inwestycji: UL. POŁUDNIOWA 13 09-400 PŁOCK	Sprawdzający – sanitarna mgr inż. Iwona Gdowska upr. nr 10/92, 18/93	Skala: 1:100
	Inwestor: GMINA PŁOCK STARY RYNEK 1 09-400 PŁOCK	Nr rys.: 09