

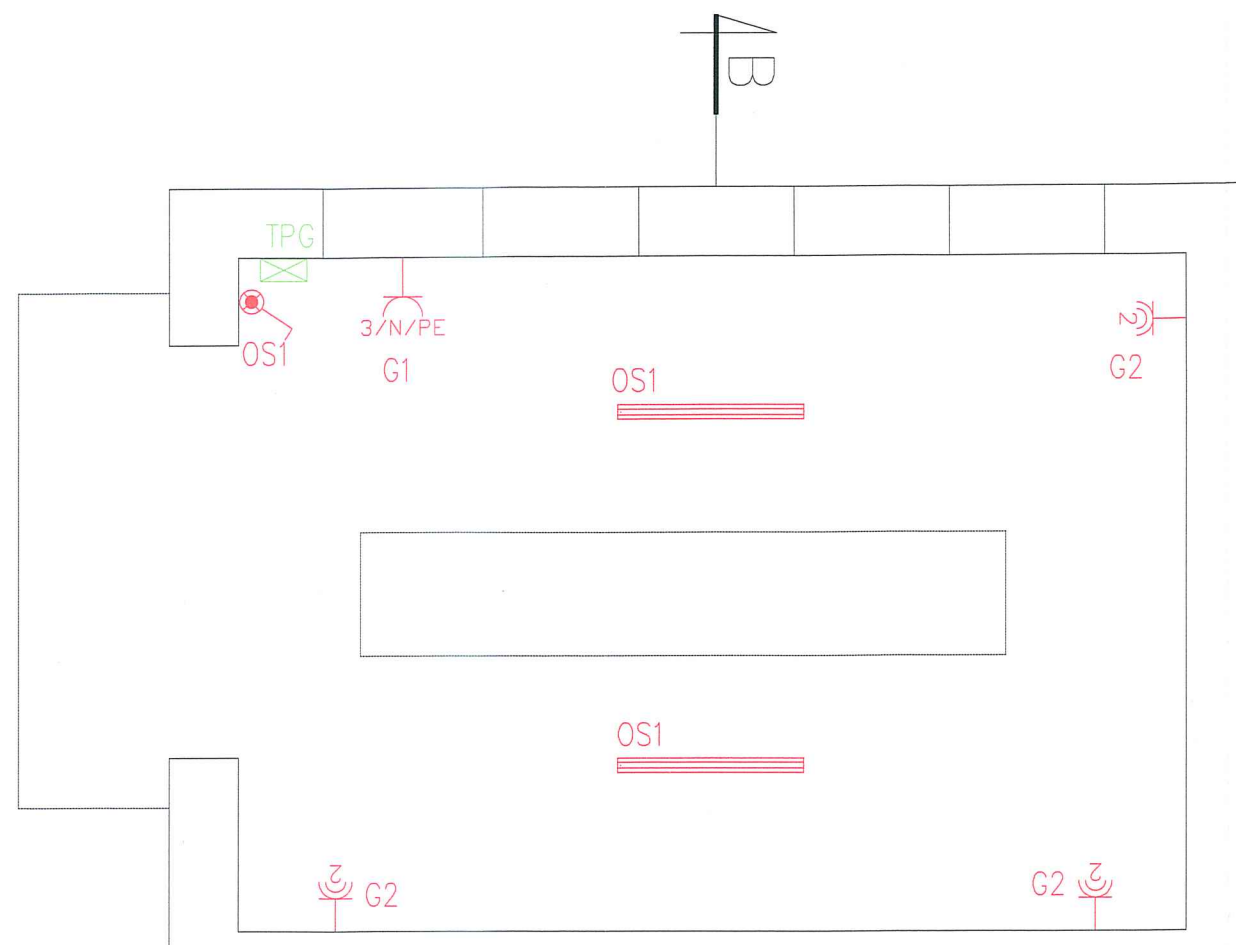


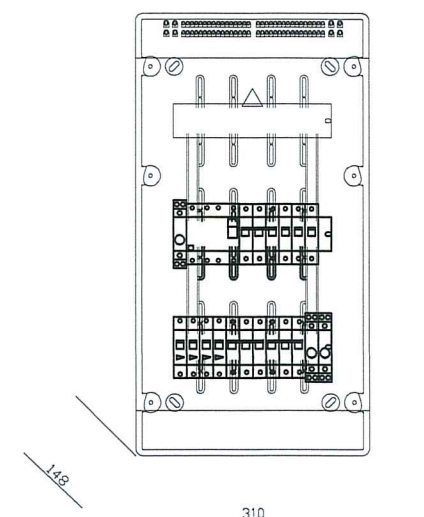

Zestawienie danych z projektu		
Blok	Opis	Ilość
	Gniazdo hermetyczne podwójne	3 szt.
	Gniazdo, 5-polowe	1 szt.
	Lampa LED 4600 840 IP44(4050lm, 35W)	2 szt.
	Łącznik hermetyczny	1 szt.

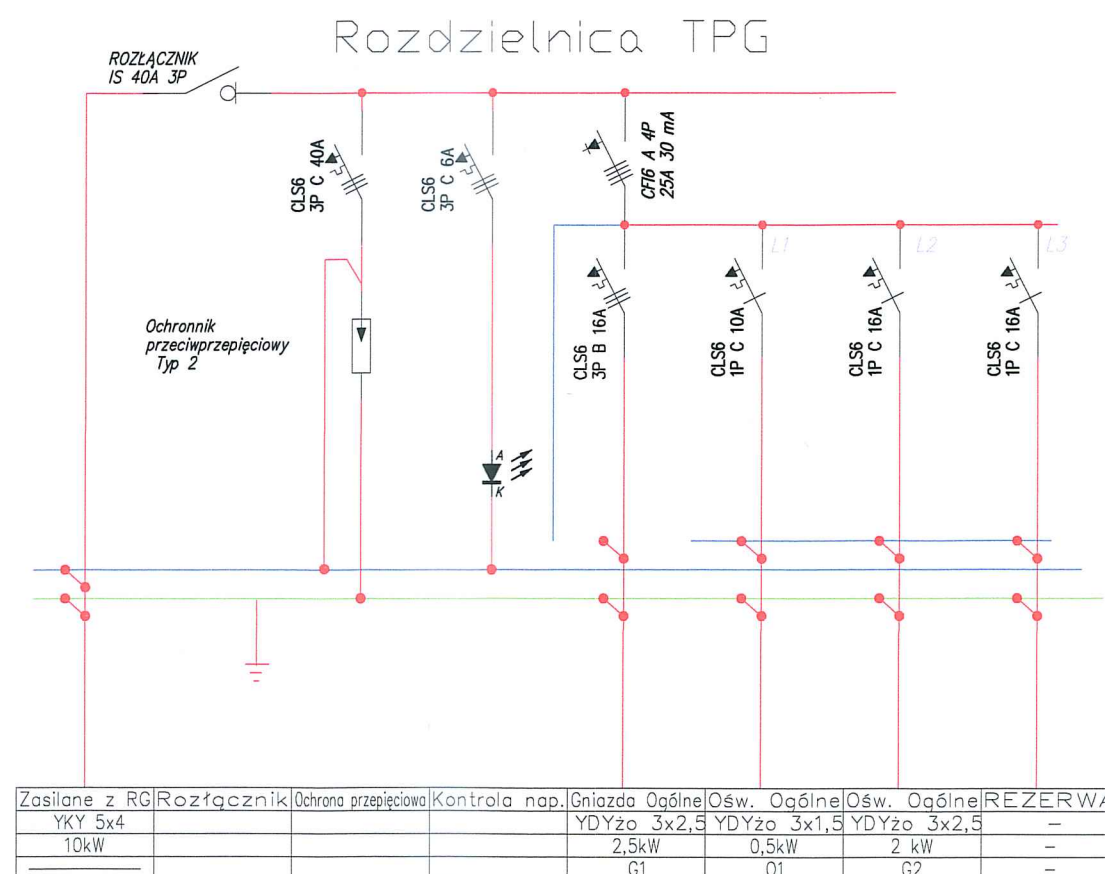

Jednostka Projektowa: PPU KST WIESŁAW BRYKAŁA, 09-401 PŁOCK, UL. OKOPOWA 28/1		tel. 512 158 601		Nr proj. P20817
Temat: PROJEKT BUDOWLANY PLACÓWKI OPIEKUŃCZO-WYCHOWAWCZEJ WRAZ Z NIEZBEDNĄ INFRASTRUKTURĄ TECHNICZNĄ I ZAGOSPODAROWANIEM TERENU		Tytuł: SCHEMAT INSTALACJI ELEKTRYCZNEJ BUDYNKU GOSPODARCZEGO		Data: Grudzień 2017
Adres Inwestycji: UL. POŁUDNIOWA 13 09-400 PŁOCK		Projektant - elektryczny mgr inż. Sławomir Rodziszewski MAZ/0540/PDDE/14		Skala: 1:50
Inwestor: GMINA PŁOCK STARY RYNEK 1 09-400 PŁOCK		Sprawdzający - elektryczny mgr inż. Mirosław Konca upr. nr CIE 13/86		Nr rys.: E06
		Projektant - konstr.-bud. mgr inż. Wiesław Brykała upr. nr MAZ/0360/PDOK/06		