


rzut piwnicy	
p.1	pomieszczenie gospodarcze
p.2	łazienka
p.3	pomieszczenie gospodarcze
p.4	komunikacja
p.5	pralnia z suszarnią
p.6	kotłownia
90,48	

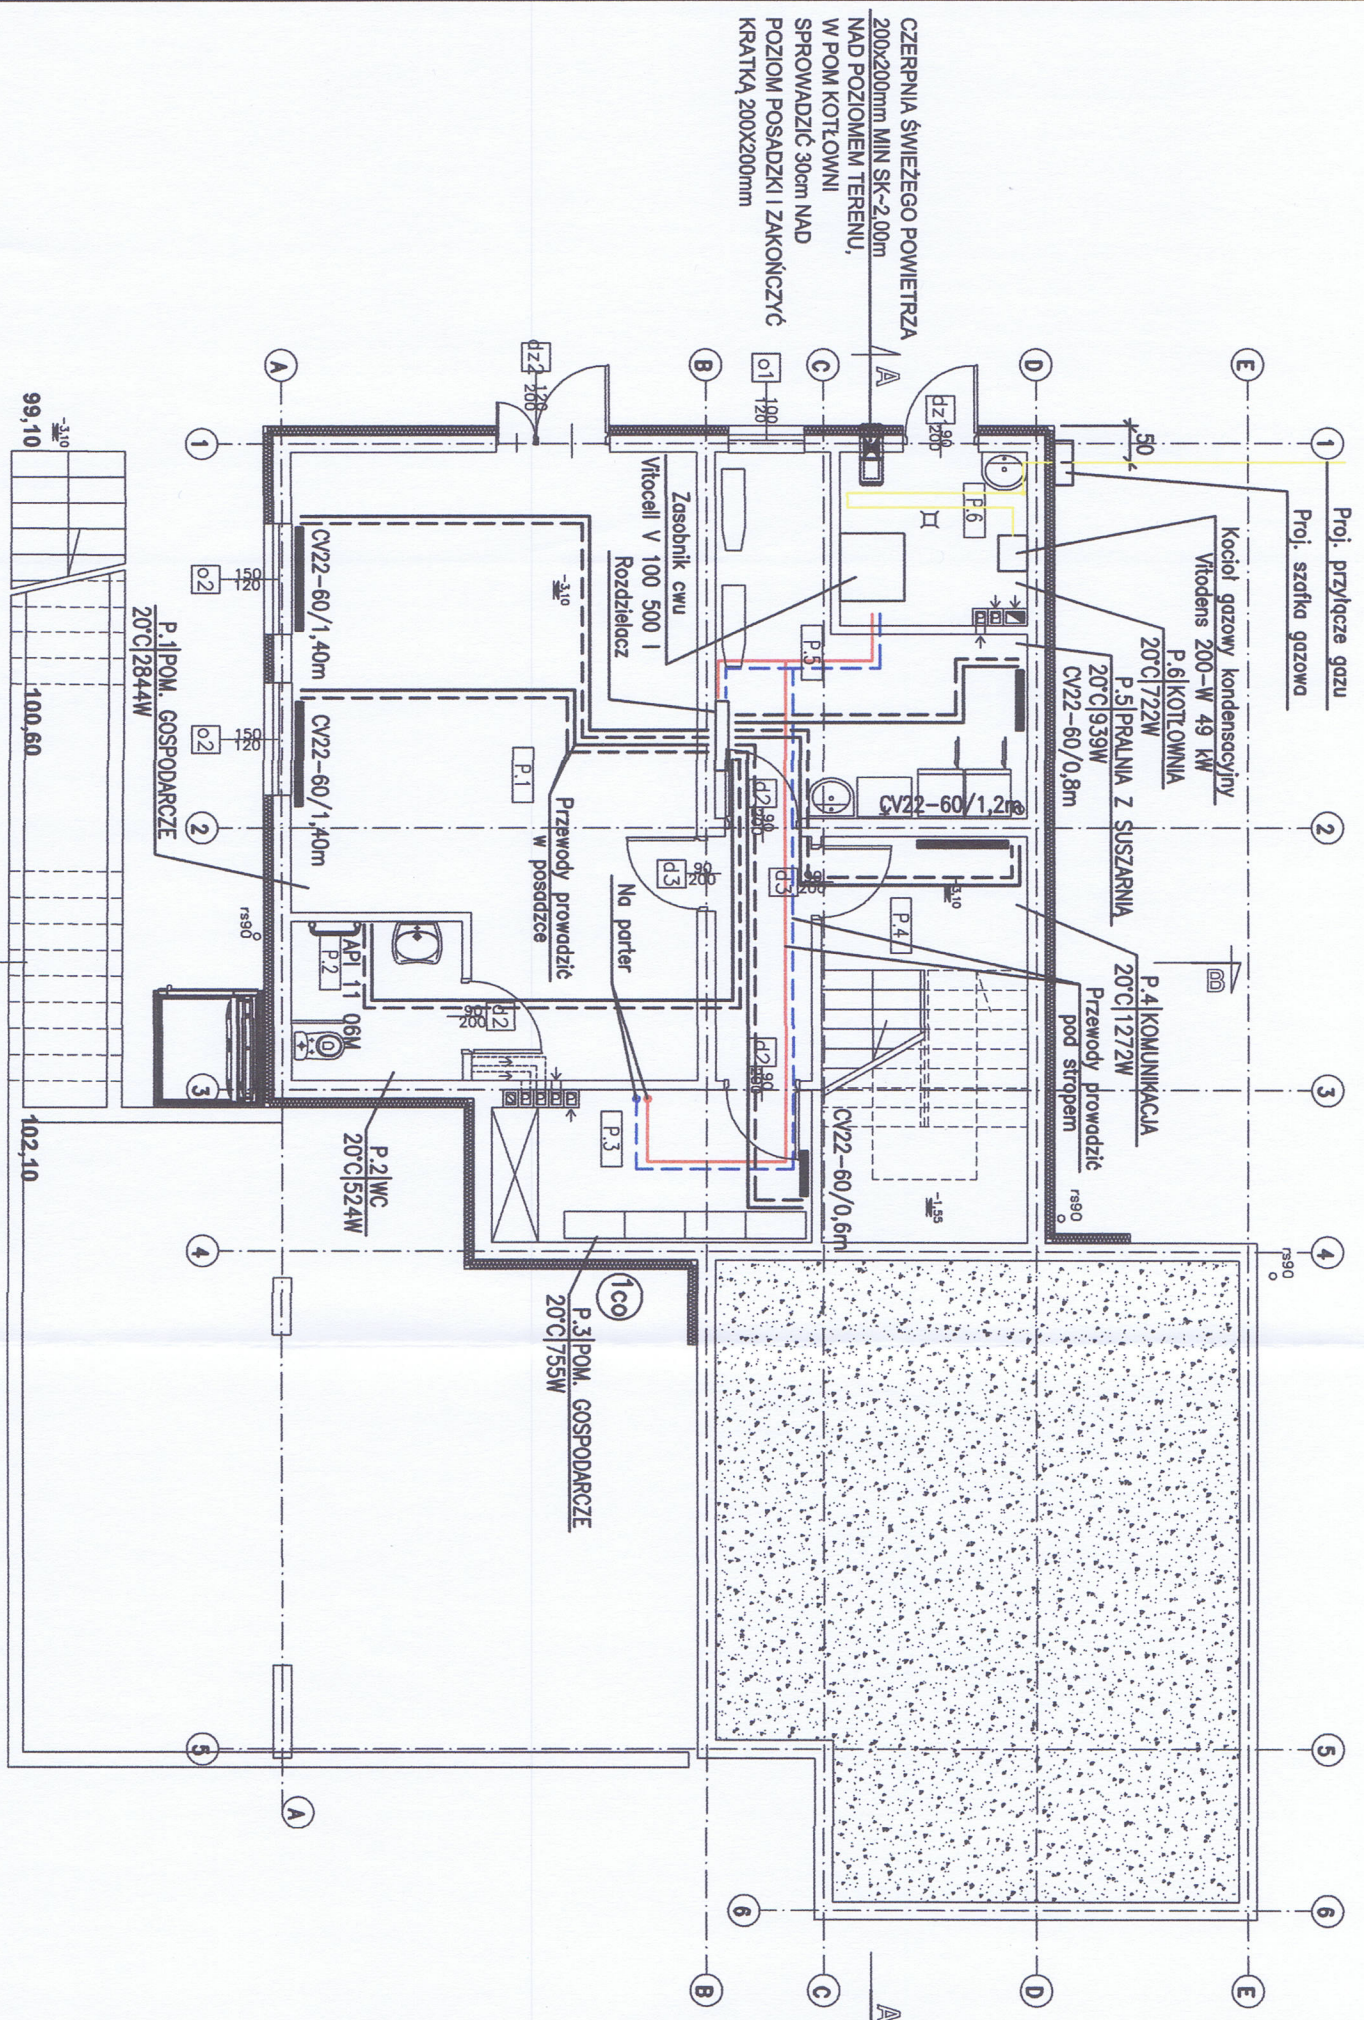

LEGENDA:

- Ø16 projektowany przewód zasilający
- Ø16 projektowany przewód powrotny
- Ø16 proj. przewód zasilający prowadzony w posadzce
- Ø16 proj. przewód powrotny prowadzony w posadzce
- Ø16 Pion instalacji c.o.

UWAGA:

Zaprojektowano grzejniki stalowe płytowe PURMO Ventil Compact, typ CV22, o wysokości 600mm i 900mm, z wbudowanymi zaworami termostatycznymi, typ 165 11 62-66 i Oventrop. Natomiast grzejniki łazienkowe Apia, typ API 11 06M, H=1134mm, L=600mm i typ API 11 09M, H=1134mm, L=900mm. Instalację c.o. wykonać z rur BOR Plus PN20 Stabi z polipropylenu typ 3 stabilizowane, perforowana wkładka aluminiowa. Natomiast od rozdzielacza do grzejników z rur wielowarstwowych PERTAL/PERT.

Jednostka Projektowa: PPU KST WIESŁAW BRYKAŁA, 09-401 PŁOCK, UL. OKOPOWA 26/1 tel. 512 158 601		Nr proj.: P20817
Temat: PROJEKT BUDOWLANY PLACÓWKI OPIEKUNCO-WYCHOWAWCZEJ WRAZ Z NIEZBEDNĄ INFRASTRUKTURĄ TECHNICZNĄ I ZAGOSPODAROWANIEM TERENU		Tytuł: RZUT PIWNICY - INSTALACJA CENTRALNEGO OGRZEWANIA
Projektant – sanitarna		Data: GRUDZIEŃ 2017
Adres Inwestycji: UL. POŁUDNIOWA 13 09-400 PŁOCK		Sprawdzający – sanitarna
Inwestor: GMINA PŁOCK STARY RYNEK 1 09-400 PŁOCK		mgr inż. Iwona Gdowska upr. nr 10/92, 18/93
		Nr rys.: 01

rzut parturu	
0.1	zaplecze kuchenne z pokojem dziennym
0.2	komunikacja
0.3	łazienka n
0.4	pokój nauki
0.5	pokój 2 os. N
0.6	przedsiónek
0.7	pokój wychowawcy
0.8	wiatrołap
139,65	

LEGENDA:

- | | |
|-----|---|
| Ø16 | projekтовany przewód zasilający do rozdzielni |
| Ø16 | projekтовany przewód powrotny od rozdzielni |
| Ø16 | proj. przewód zasilający prowadzony w posadzoce |
| Ø16 | proj. przewód powrotny prowadzony w posadzoce |

Pion instalacji c.o

UWAGA:


Zaprojektowano grzejniki stalowe płytowe PURMO Venti Compact, typ CV22, o wysokości 600mm i 900mm, z wbudowanymi zaworami typ 165 11 62-66 f. Oventrop.

Natomiasz grzejniki łazienkowe Apia, typ API 11 06M, H=134mm, typ API 11 09M, H=134mm, L=900mm.

Instalację c.o. wykonasz z rur BOR Plus PN20 Stabi z polipropylenu typ 3 stabilizowane, perforowana wkładka aluminowa.


Natomiasz od rozdzielacza do grzejników z rur wielowarstwowych PERT/ALPERT.

Podpis i pieczęć imienna
mjr inż. Andrzeja Gontarek
zabezpieczony przez specjalnie zabezpieczonych
inżynierów i pracowników służby technicznej
przeznaczonych do tego celu. Wzrost 1,75 m.
Siła fizyczna 100 kg. Ciężar ciała 100 kg.
Siedziuch w kuli, tel. 254 170 98

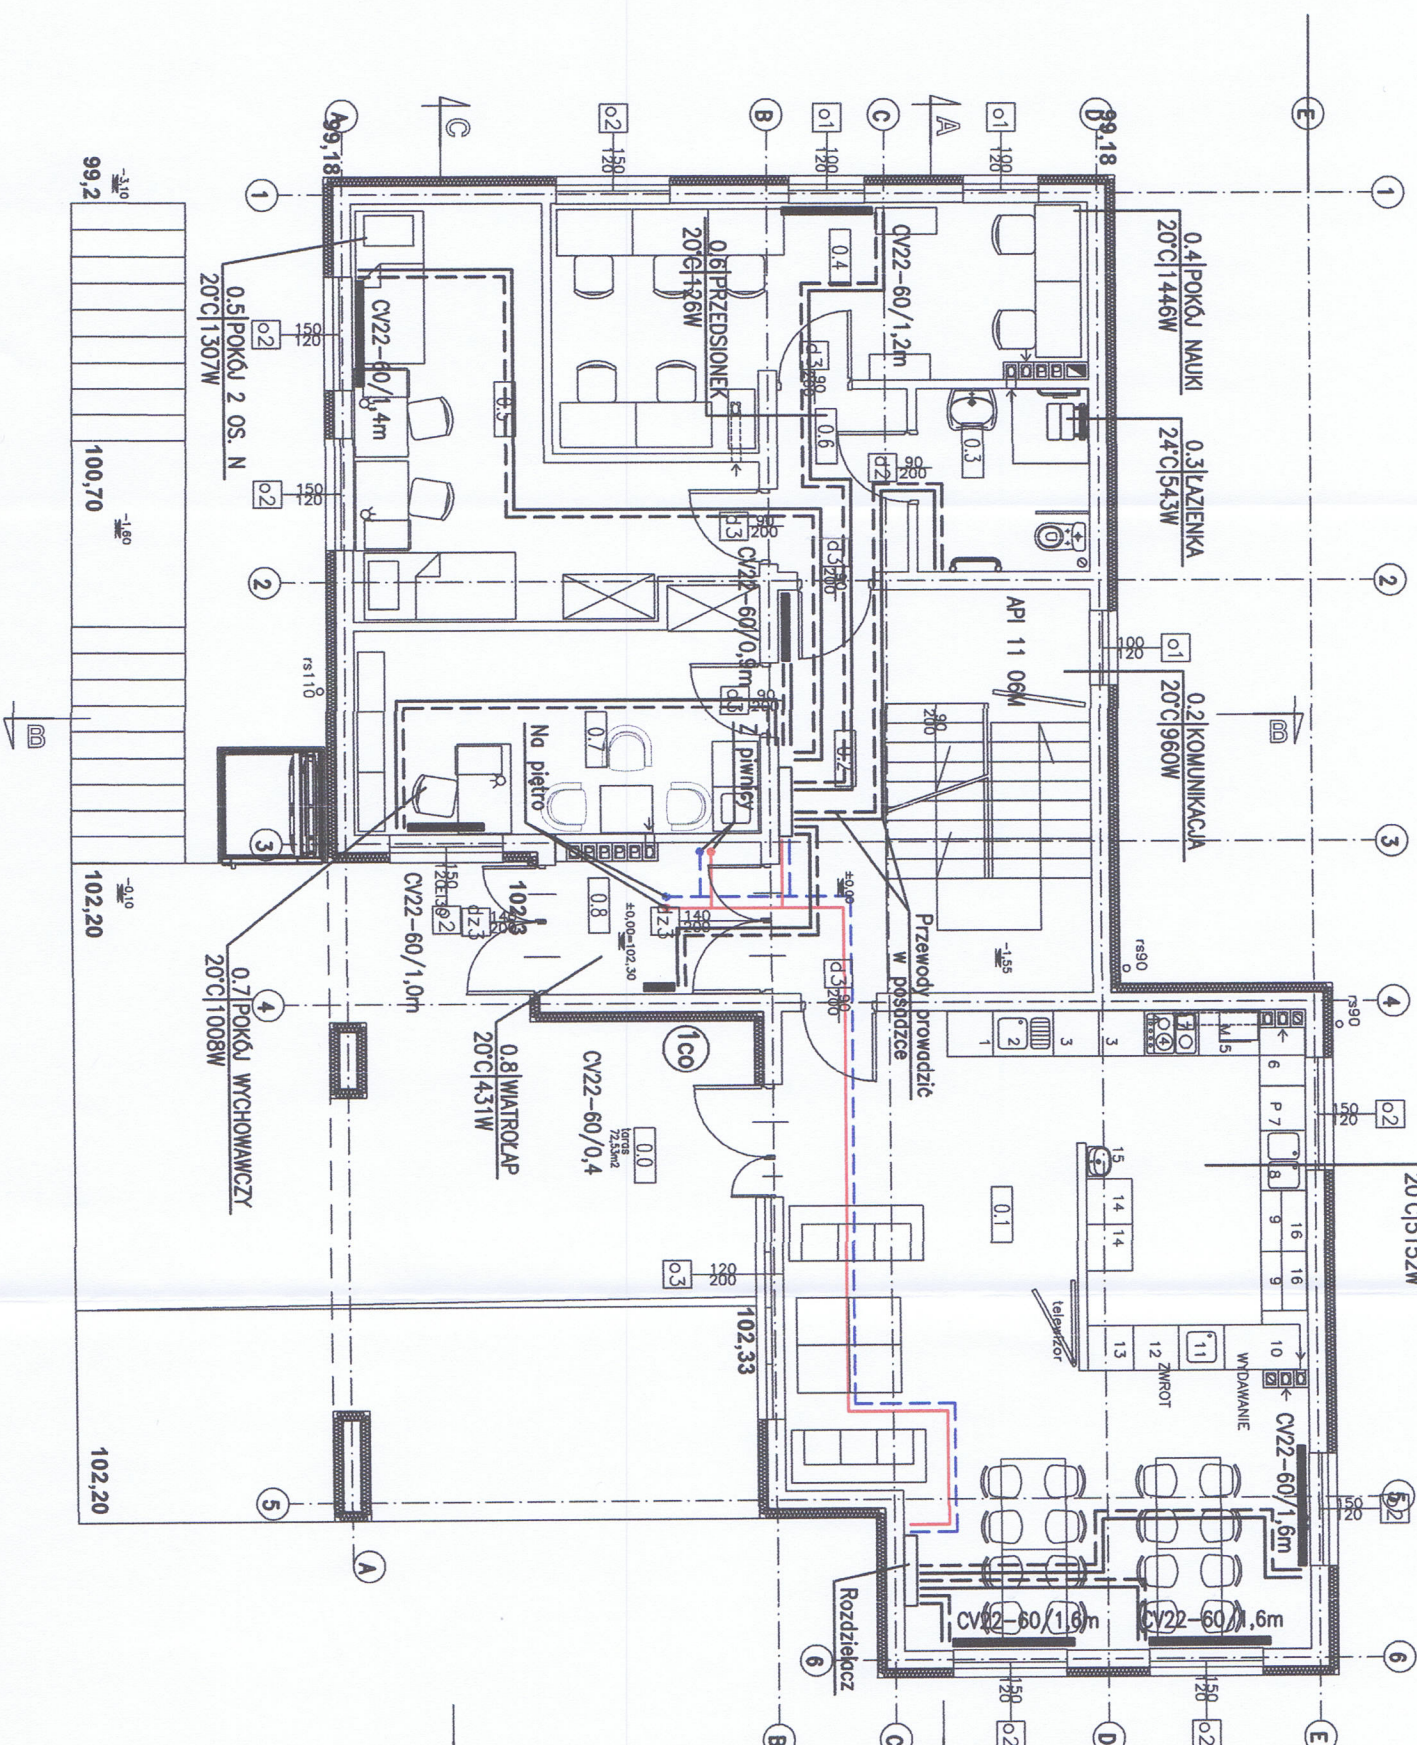

Jednostka Projektowa: PPU KST WIESŁAW BRYKAŁA, 09-401 PŁOCK, UL. OKOPOWA 26/1 tel. 512 158 601		Nr proj.: P20817
Temat: PROJEKT BUDOWLANY PLACÓWKI OPIEKUNICZO-WYCHOWAWCZEJ WRAZ Z NIEZBĘDĄ INFRASTRUKTURA TECHNICZNA I ZAGOSPODAROWANIEM TERENU		Data: GRUDZIEŃ 2017
Tytuł: RZUT PARTERU - INSTALACJA CENTRALNEGO OGRZEWANIA		
Projektant – sanitarna mgr inż. Anna Liszewska MAZ/0332/PWOS/04 <i>Anna Liszewska</i>		
Sprawdzający – sanitarna mgr inż. Iwona Gdowska upr. nr 10/92, 18/93 <i>Iwona Gdowska</i>		
Adres Inwestycji: UL. POŁUDNIOWA 13 09-400 PŁOCK	Skala: 1:100	
Inwestor: GMINA PŁOCK STARY RYNEK 1 09-400 PŁOCK	Nr rys.: 02	

rzut piętra		
1.1	pokój 3 os.	19,52
1.2	łazienka	11,34
1.3	przedśionek	7,07
1.4	pokój 3 os.	16,22
1.5	pokój wchowania	10,29
1.6	kuchnia	20,30
1.7	pokój 2 os.	14,45
1.8	przedśionek	3,92
1.9	łazienka	9,75
1.10	pokój 2 os.	14,45
1.11	pokój 2 os.	14,45
1.12	przedśionek	6,86
1.13	łazienka	11,93
1.14	pokój 2 os.	14,45
		175,00

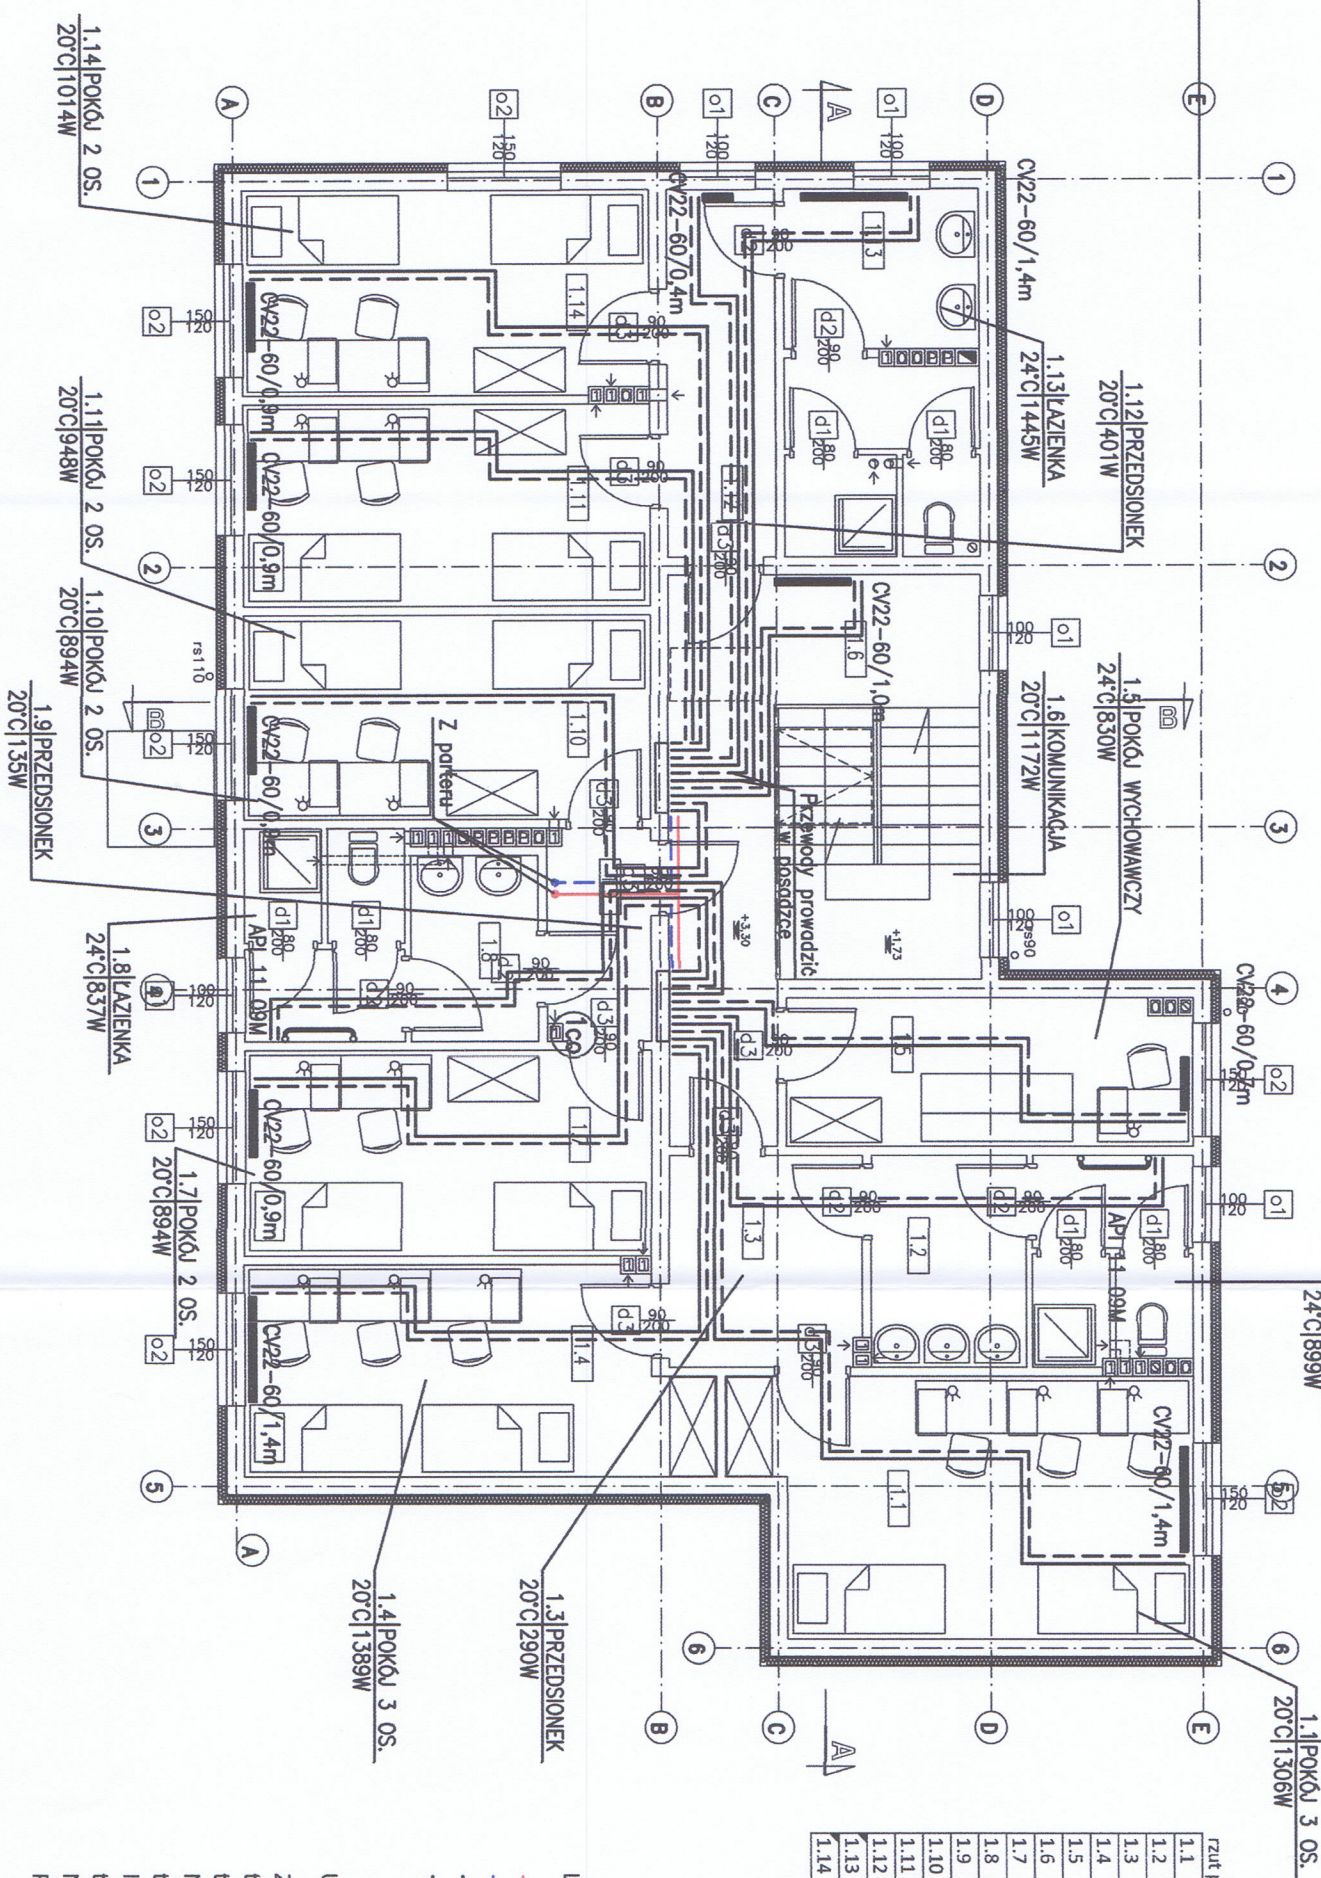


LEGENDA:
Ø16 projektowany przewód zasilający do rozdzielaczy
Ø16 projektowany przewód powrotny od rozdzielaczy
Ø16 proj. przewód zasilający prowadzony w posadzce
Ø16 proj. przewód powrotny prowadzony w posadzce
1C0 Pion instalacji c.o.

UWAGA:
Zaprojektowano grzejniki stalowe płytowe PURMO Ventil Compact, typ CV22, o wysokości 600mm i 900mm, z wbudowanymi zaworami termostatycznymi, typ 165 11 62-66 f. Oventrop.
Natomiast grzejniki łazienkowe Apią, typ API 11 06M, H=1134mm, L=600mm i typ API 11 09M, H=1134mm, L=900mm.
Instalację c.o. wykonać z rur BOR Plus PN20 Stabi z polipropylenu typ 3 stabilizowane, perforowana wkładka aluminiowa.
Natomiast od rozdzielacza do grzejników z rur wielowarstwowych PERT/AL/PERT.

Jednostka Projektowa: PPU KST WIESŁAW BRYKAŁA, 09-401 PŁOCK, UL. OKOPOWA 26/1 tel. 512 158 601		Nr proj. P20817
Temat: PROJEKT BUDOWLANY PLACÓWKI OPIEKUNCO-WYCHOWAWCZEJ WRAZ Z NIEZBEDNĄ INFRASTRUKTURĄ TECHNICZNĄ I ZAGOSPODAROWANIEM TERENU		
Adres Inwestycji: UL. POŁUDNIOWA 13 09-400 PŁOCK		
Inwestor: GMINA PŁOCK STARY RYNEK 1 09-400 PŁOCK		
Projektant – sanitarna mgr inż. Anna Liszewska MAZ/0332/PWOS/04		Data: GRUDZIEŃ 2017
Sprawdzający – sanitarna mgr inż. Iwona Gdowska upr. nr 10/92, 18/93		Skala: 1:100
Nr rys.: 03		

rzut piwnicy	
p.1	pomieszczenie gospodarcze
p.2	łazienka
p.3	pomieszczenie gospodarcze
p.4	komunikacja
p.5	pralnia z suszarnią
p.6	kotłownia
90,48	

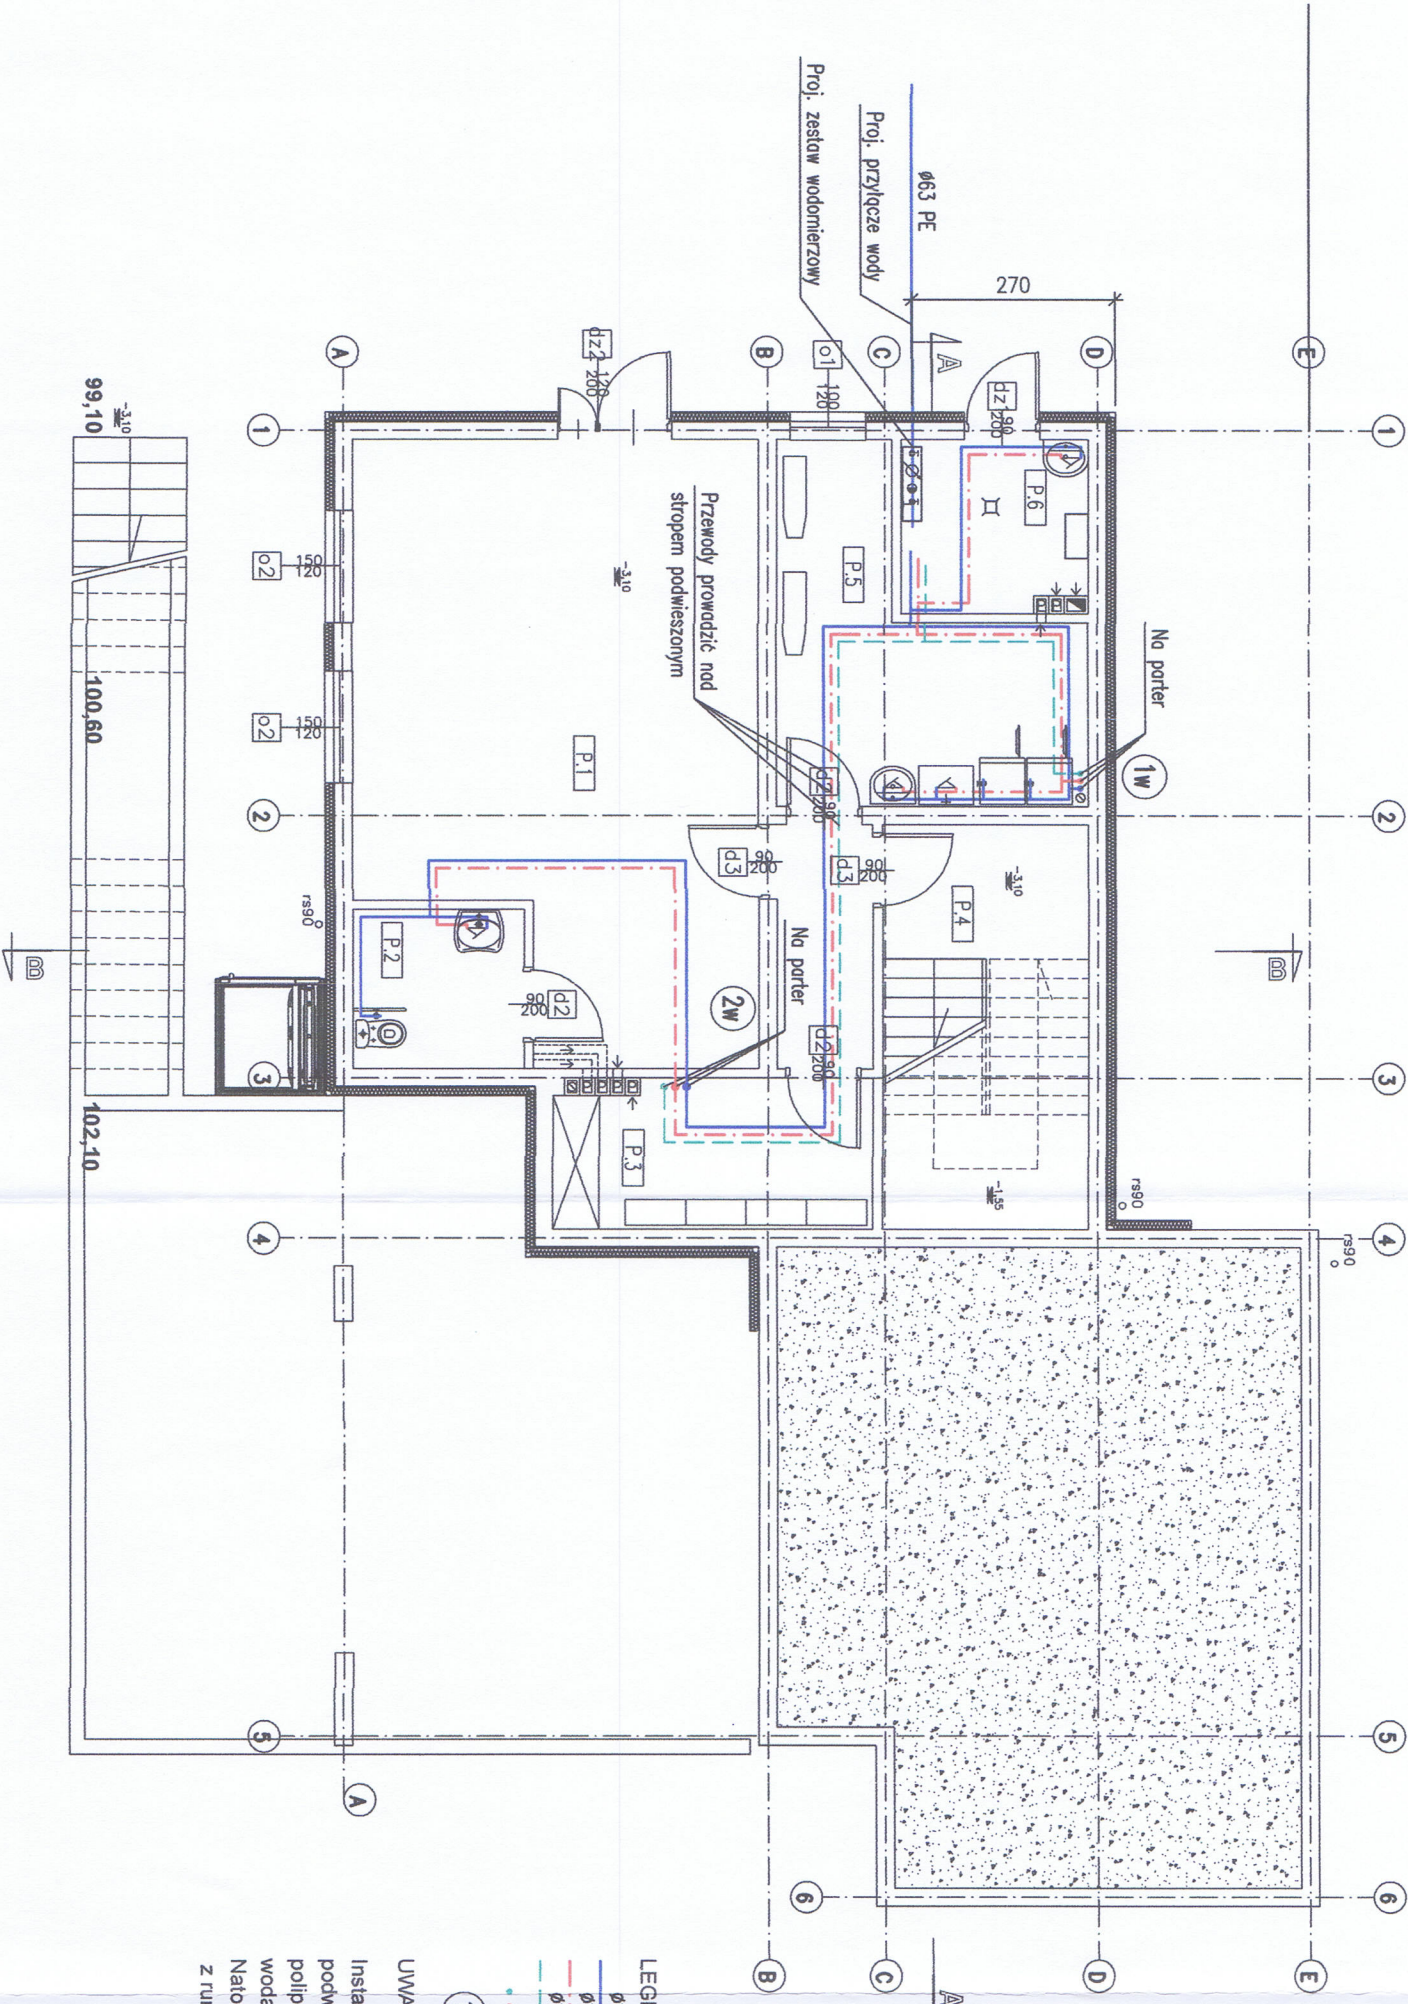

LEGENDA:


- Ø16 projektowana inst. wody zimnej
- Ø16 projektowana inst. wody ciepłej
- Ø16 projektowana inst. wody ciepłej cyrkulacyjnej
- pion wody zimnej / ciepłej / cyrkulacji
- 1W pion instalacji wodociągowej

UWAGA:

Instalację wody zimnej, ciepłej i cyrkulacji pion i nad stopem podwieszonym wykonąć z rur systemu Bora Plus polipropylen typ 3 (woda ciepła i woda cyrkulacyjna PN20, woda zimna PN10), łączonych przez zgrzewanie. Natomiast w posadzce od pionu do urządzeń sanitarnych z rur wielowarstwowych PERT/ALPERT.

Jednostka Projektowa: PPU KST WIEŚLAW BRYKAŁA, 09-401 PŁOCK, UL. OKOPOWA 26/1 tel. 512 158 601		Nr proj. P20817
Temat: PROJEKT BUDOWANY PLACÓWKI OPIEKUNCO-WYCHOWAWCZEJ WRAZ Z NIEZBEDNĄ INFRASTRUKTURĄ TECHNICZNĄ I ZAGOSPODAROWANIEM TERENU		
Tytuł: RZUT PIWNICY - INSTALACJA WODOCIĄGOWA		Data: GRUDZIEŃ 2017
Projektant – sanitarna mgr inż. Anna Liszewska MAZ/0332/PWOS/04		
Sprawdzający – sanitarna mgr inż. Iwona Gdowska upr. nr 10/92, 18/93		Skala: 1:100
Adres Inwestycji: UL. POŁUDNIOWA 13 09-400 PŁOCK		
Inwestor: GMINA PŁOCK STARY RYNEK 1 09-400 PŁOCK		Nr rys.: 04

rzut parteru	
0.1	zaplecze kuchenne z pokojem dziennym
0.2	komunikacja
0.3	łazienka n
0.4	pokój nauki
0.5	pokój 2 os. N
0.6	przedsiónek
0.7	pokój wychowawczy
0.8	wiatrołap
139,63	

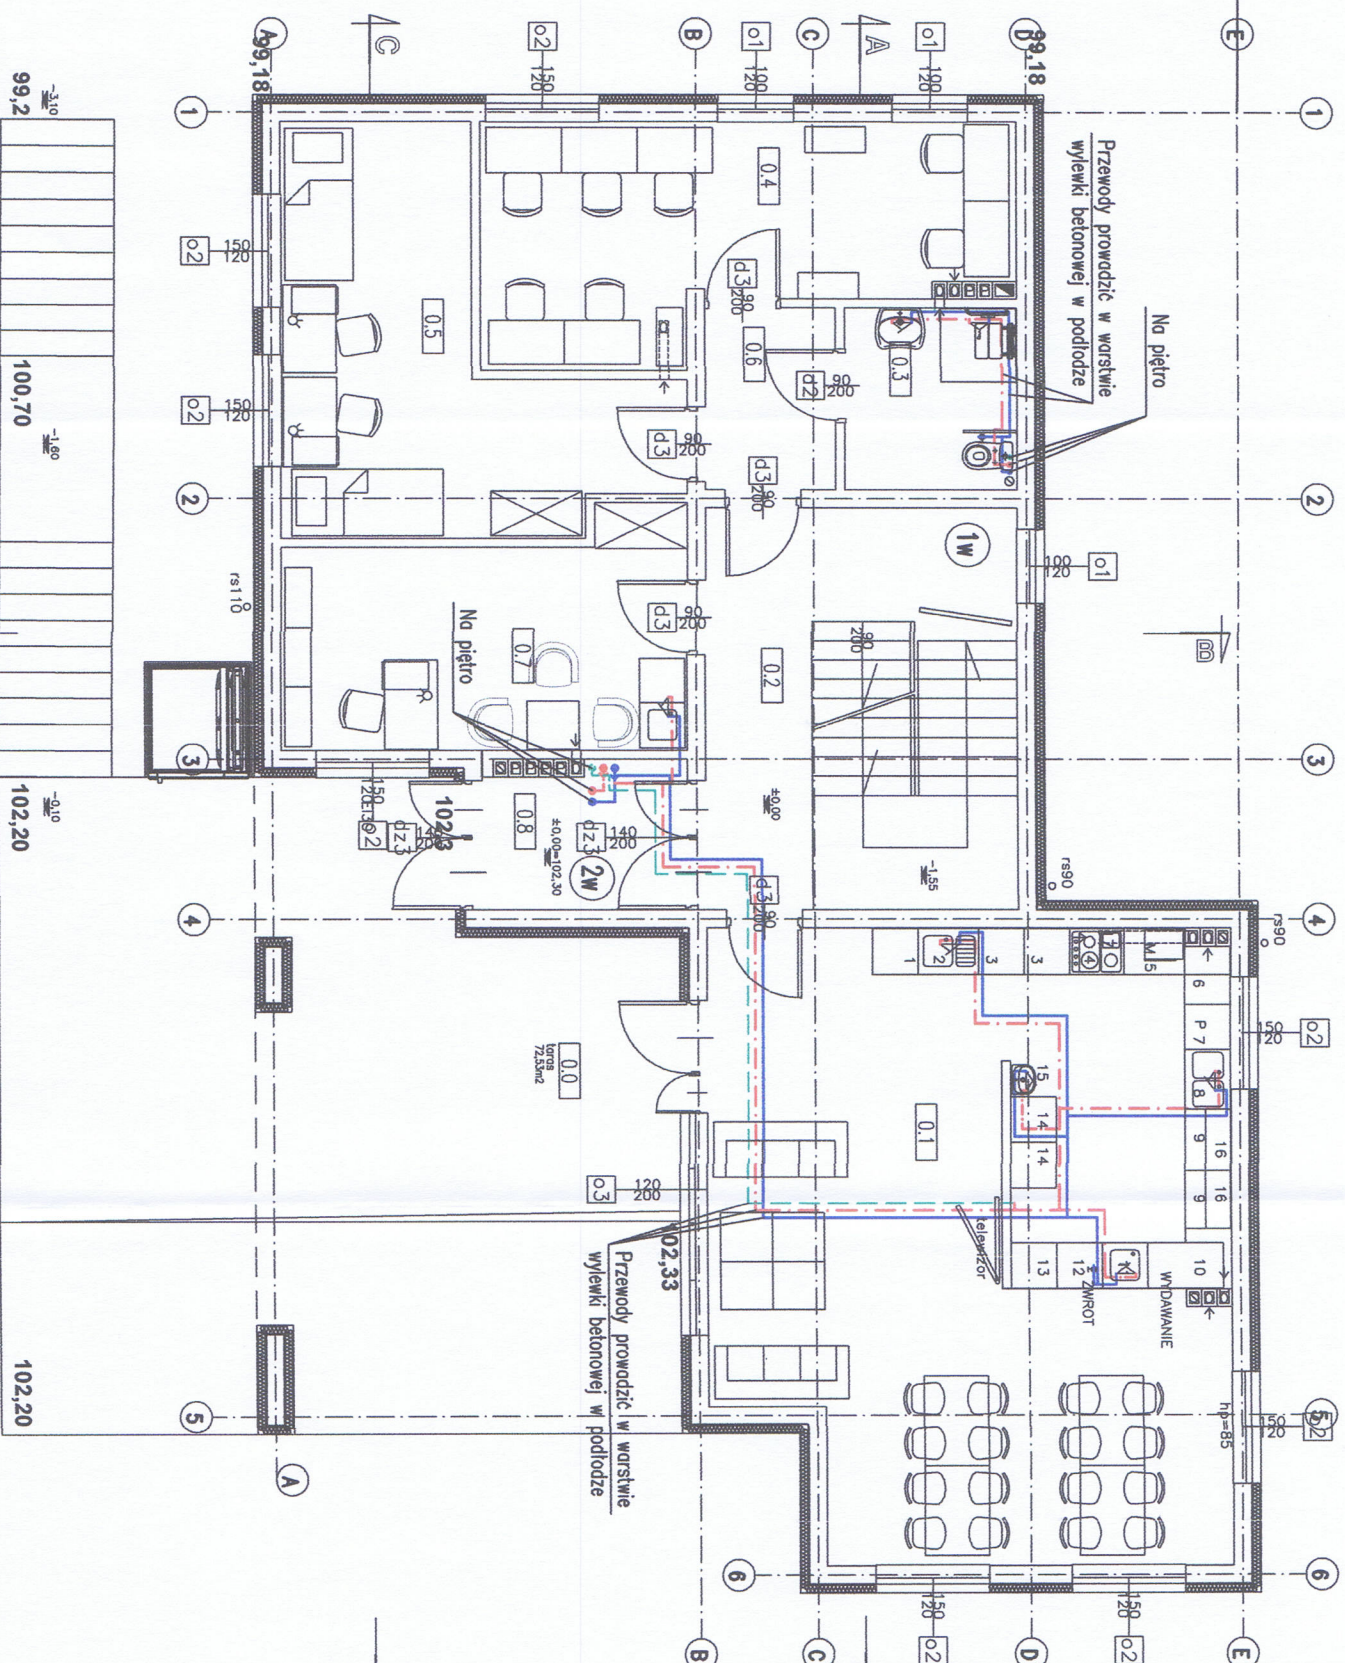

- LEGENDA:
- Ø16 projektowana inst. wody zimnej
 - Ø16 projektowana inst. wody ciepłej
 - Ø16 projektowana inst. wody ciepłej cyrkulacyjnej
 - • • pion wody zimnej / ciepłej / cyrkulacji
 - (1w) pion instalacji wodociągowej

UWAGA:


Instalację wody zimnej, ciepłej i cyrkulacji piony i nad stopem podwieszonym wykonać z rur systemu Bora Plus polipropylen typ 3 (woda ciepła i woda cyrkulacyjna PN20, woda zimna PN10), łączonych przez zgrzewanie. Natomiast w posadzce od pionu do urządzeń sanitarnych z rur wielowarstwowych PERT/ALPERT.

Uzgodniono pod względem wymagań higienicznych (z zastrzeżeniami).....
Data: 2017.12.15
Lp. 111/12
mgr inż. Andrzej Gontarek
Podpis i pieczęć imienna

mgr inż. Anna Liszewska
MAZ/0332/PWOS/04
Data: GRUDZIEŃ 2017

Jednostka Projektowa: PPU KST WIEŚLAW BRYKAŁA, 09-401 PŁOCK, UL. OKOPOWA 26/1 tel. 512 158 601	Nr proj.: P20817
Tytuł: PROJEKT BUDOWLANY PLACÓWKI OPIEKUNICZO-WYCHOWAWCZEJ WRAZ Z NIEZBEDNĄ INFRASTRUKTURĄ TECHNICZNĄ I ZAGOSPODAROWANIEM TERENU	
Adres Inwestycji: UL. POŁUDNIOWA 13 09-400 PŁOCK	Projektant – sanitarna mgr inż. Anna Liszewska MAZ/0332/PWOS/04
Investor: GMINA PŁOCK STARY RYNEK 1 09-400 PŁOCK	Sprawdzający – sanitarna mgr inż. Iwona Głowska upr. nr 10/92, 18/93
	Skala: 1:100
	Nr rys.: 05

rzut piętra		
1.1	pokój 3 os.	19,52
1.2	łazienka	11,34
1.3	przedstonek	7,07
1.4	pokój 3 os.	16,22
1.5	pokój 3 os.	10,29
1.6	kuchnia	20,30
1.7	pokój 2 os.	14,45
1.8	przedstonek	3,92
1.9	łazienka	9,75
1.10	pokój 2 os.	14,45
1.11	pokój 2 os.	14,45
1.12	przedstonek	6,86
1.13	łazienka	11,93
1.14	pokój 2 os.	14,45
		175,00

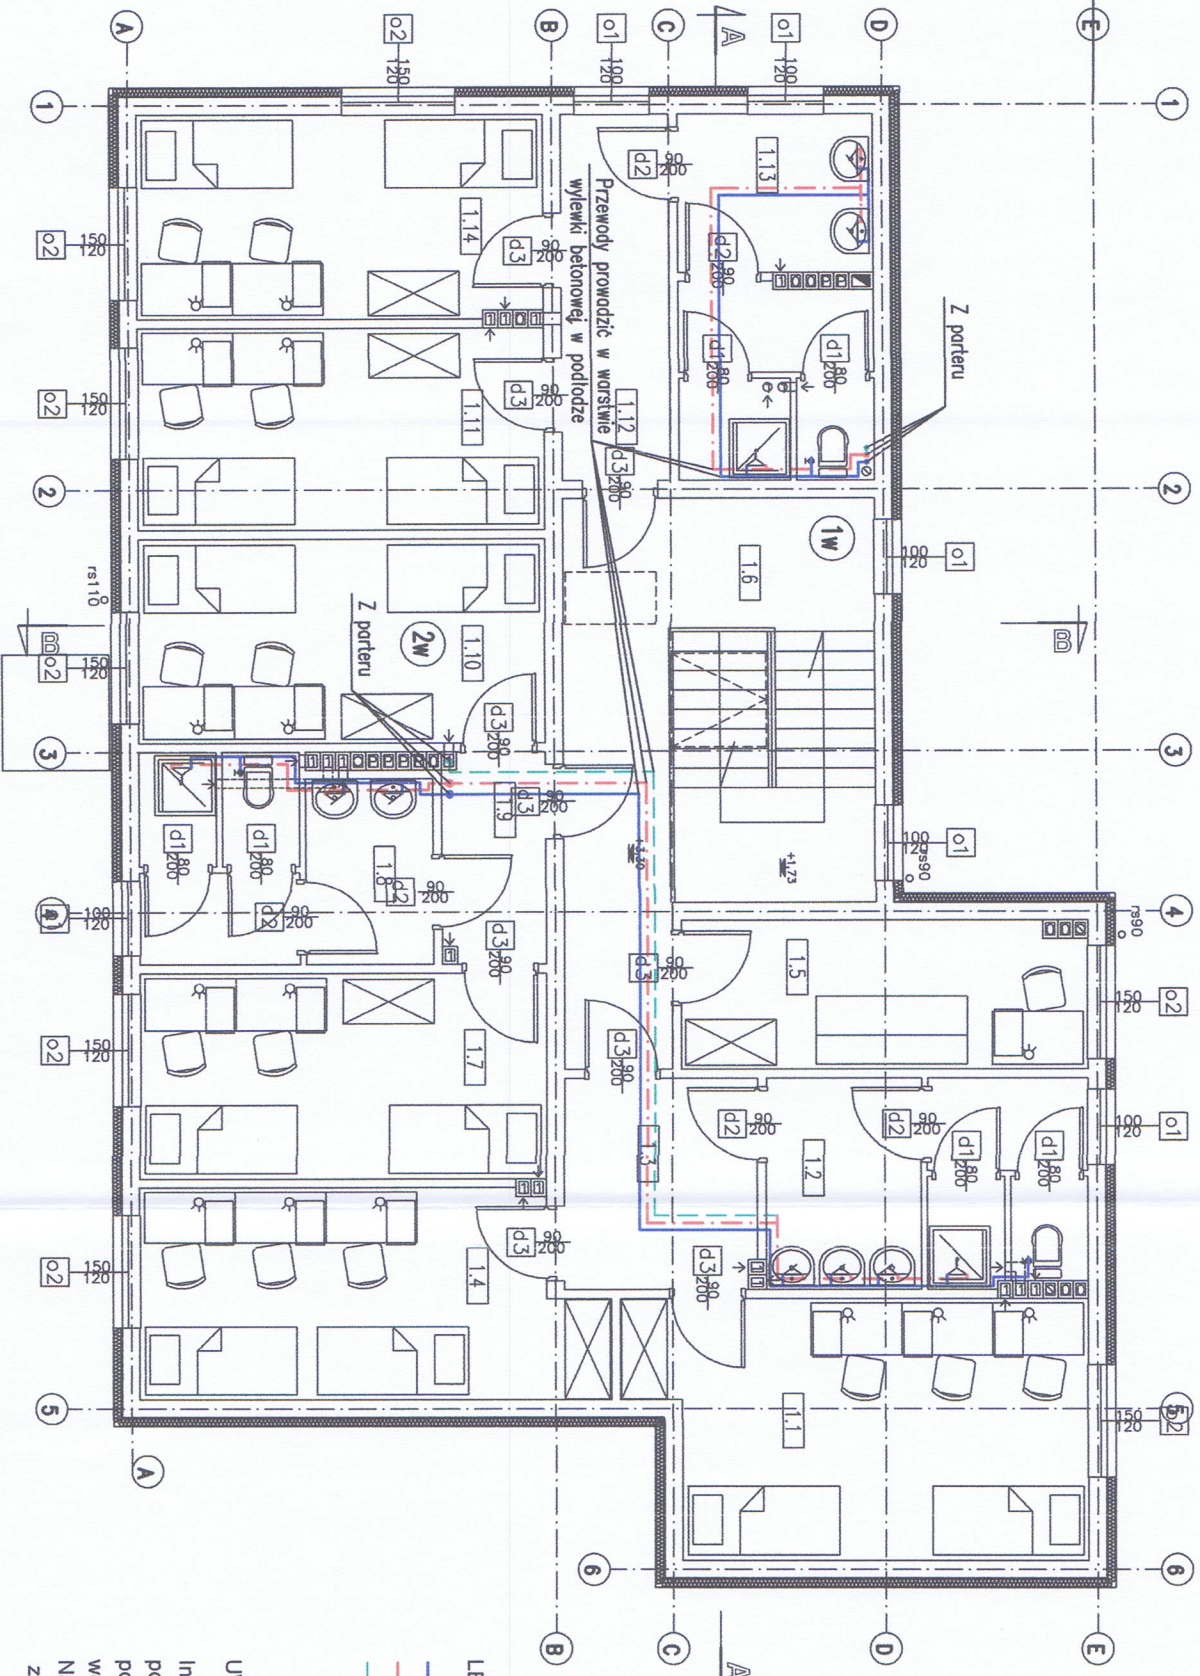

LEGENDA:


- Ø16 projektowana inst. wody zimnej
- Ø16 projektowana inst. wody ciepłej
- Ø16 projektowana inst. wody ciepłej cyrkulacyjnej
- Ø16 pion wody zimnej / ciepłej / cyrkulacji
- Ø16 pion instalacji wodociągowej

UWAGA:

Instalację wody zimnej, ciepłej i cyrkulacji pionów i nad stopem podwieszonym wykonąć z rur systemu Bora Plus polipropylen typ 3 (woda ciepła i woda cyrkulacyjna PN20, woda zimna PN10), łączonych przez zgrzewanie. Natomiast w posadzce od pionu do urządzeń sanitarnych z rur wielowarstwowych PERT/AL/PERT.

Jednostka Projektowa: PPU KST WIESŁAW BRYKAŁA, 09-401 PŁOCK, UL. OKOPOWA 26/1 tel. 512 158 601		Nr proj. P20817
Temat: PROJEKT BUDOWLANY PLACÓWKI OPIEKUNICZO-WYCHOWAWCZEJ WRAZ Z NIEZBEDNĄ INFRASTRUKTURĄ TECHNICZNĄ I ZAGOSPODAROWANIEM TERENU		
Adres Inwestycji: UL. POŁUDNIOWA 13 09-400 PŁOCK		Projektant – sanitarna mgr inż. Anna Liszewska MAZ/0332/PWOS/04
Inwestor: GMINA PŁOCK STARY RYNEK 1 09-400 PŁOCK		Sprawydzający – sanitarna mgr inż. Iwona Gdowska upr. nr 10/92, 18/93
		Data: GRUDZIEŃ 2017
		Skala: 1:100
		Nr rys.: 06


rzut piwnicy	
p.1	pomieszczenie gospodarcze
p.2	łazienka
p.3	pomieszczenie gospodarcze
p.4	komunikacja
p.5	pralnia z suszarnią
p.6	kotłownia
90,48	

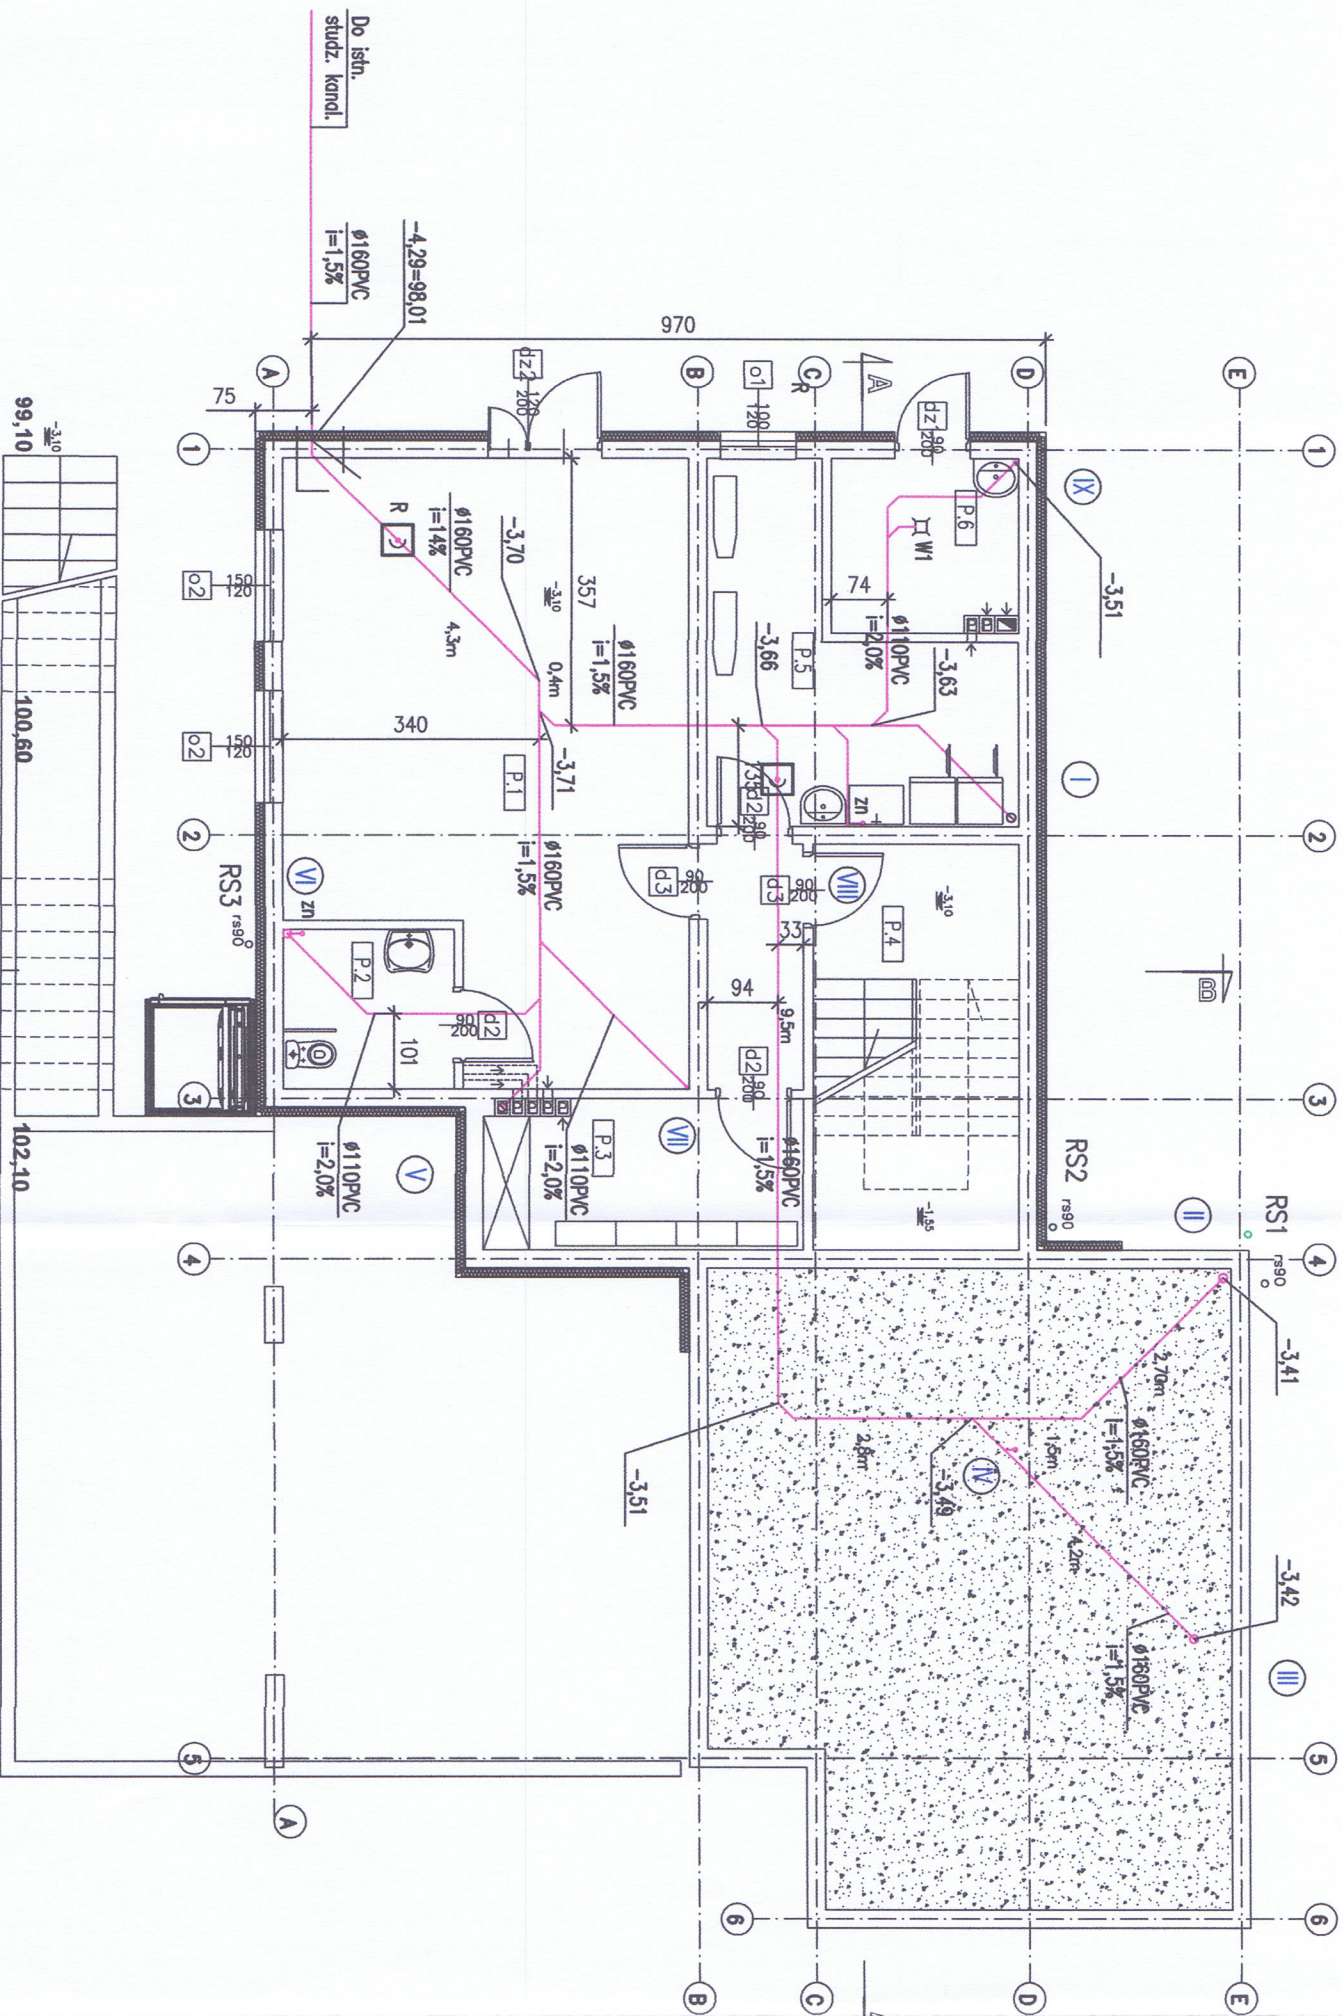

LEGENDA:
Ø160PVC, i=1.5% projektowana inst. kanalizacji sanitarnej
Zn zawór napowietrzający Mini Vent
W1 wpust w pomieszczeniach technicznych
R rewizja kanalizacji sanitarnej

UWAGA:
Instalację wewnętrzną kanalizacji sanitarnej wykonać z rur PVC kielichowych z uszczelnieniem gumowym.

Jednostka Projektowa: PPU KST WIESŁAW BRYKAŁA, 09-401 PŁOCK, UL. OKOPOWA 26/1 tel. 512 158 601		Nr proj.: P20817
Temat: PROJEKT BUDOWLANY PLACÓWKI OPIEKUNICZO-WYCHOWAWCZEJ WRAZ Z NIEZBĘDNYM INFRASTRUKTURĄ TECHNICZNĄ I ZAGOSPODAROWANIEM TERENU		
Tytuł: RZUT PIWNICY - INSTALACJA KANALIZACJI SANITARNEJ		
Projektant – sanitarna mgr inż. Anna Liszewska MAZ/0332/PWOS/04		Data: GRUDZIEŃ 2017
Adres Inwestycji: UL. POŁUDNIOWA 13 09-400 PŁOCK		Skala: 1:100
Inwestor: GMINA PŁOCK STARY RYNEK 1 09-400 PŁOCK		Nr rys.: 07

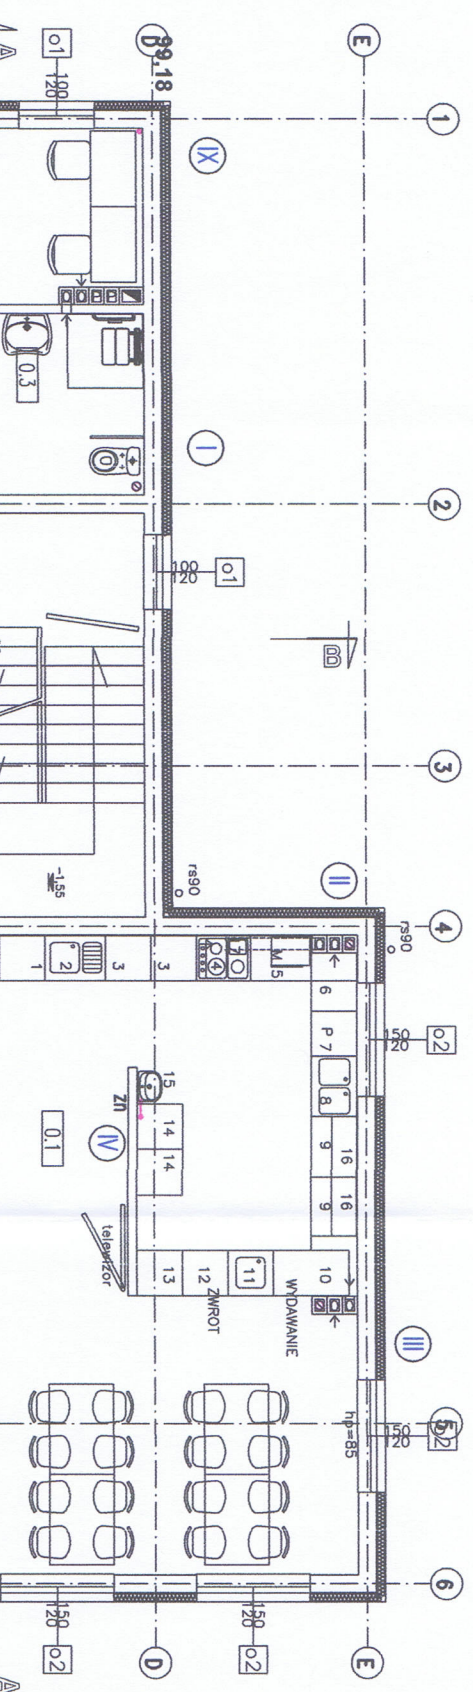

rzut parteru		
0.1	zaplecze kuchenne z pokojem dziennym	54,73
0.2	komunikacja	17,20
0.3	łazienka n	5,48
0.4	pokój nauki	18,74
0.5	pokój 2 os. N	19,05
0.6	przedpok	4,14
0.7	pokój wychowawcy	15,17
0.8	wiatrołap	5,12
		139,63

LEGENDA:
1160PVC, i=1,5%

zn zawór napowietrzający Mini Vent
w1 wpust w pomieszczeniach technicznych (zastępczo)


UWAGA:
Instalację wewnętrzną kanalizacji sanitarnej wykonać z rur PVC klejonych z uszczelnieniem gumowym.

mgr inż. Andrzej Kontarek
Instalator ds. spraw sanitarnych
miejscowość Płock, ul. Stary Rynek 1
przebiegająca pod budynkiem
Sieciechów Kukuła, tel. 254-63-96

Data: 2017.12.18
Lp.: 1
Podpis i pieczęć imienna

Jednostka Projektowa: PPU KST WIESŁAW BRYKAŁA, 09-401 PŁOCK, UL. OKOPOWA 26/1 tel. 512 158 601		Nr proj. P20817
Temat: PROJEKT BUDOWLANY PLACÓWKI OPIEKUNICZO-WYCHOWAWCZEJ WRAZ Z NIEZBEDNĄ INFRASTRUKTURĄ TECHNICZNĄ I ZAGOSPODAROWANIEM TERENU		
Tytuł: RZUT PARTERU - INSTALACJA KANALIZACJI SANITARNEJ		Data: GRUDZIEŃ 2017
Projektant – sanitarna		
mgr inż. Anna Liszewska MAZ/0332/PWOS/04		Skala: 1:100
Adres Inwestycji: UL. POŁUDNIOWA 13 09-400 PŁOCK		
Sprawdzający – sanitarna mgr inż. Iwona Gdowska upr. nr 10/92, 18/93		Nr rys.: 08
Inwestor: GMINA PŁOCK STARY RYNEK 1 09-400 PŁOCK		

rzut piętra		
1.1	pokój 3 os.	19,52
1.2	łazienka	11,34
1.3	przedśionek	7,07
1.4	pokój 3 os.	16,22
1.5	pokój wychowawcy	10,29
1.6	komunikacja	20,30
1.7	pokój 2 os.	14,45
1.8	przedśionek	3,92
1.9	łazienka	9,75
1.10	pokój 2 os.	14,45
1.11	pokój 2 os.	14,45
1.12	przedśionek	6,86
1.13	łazienka	11,93
1.14	pokój 2 os.	14,45
		175,00

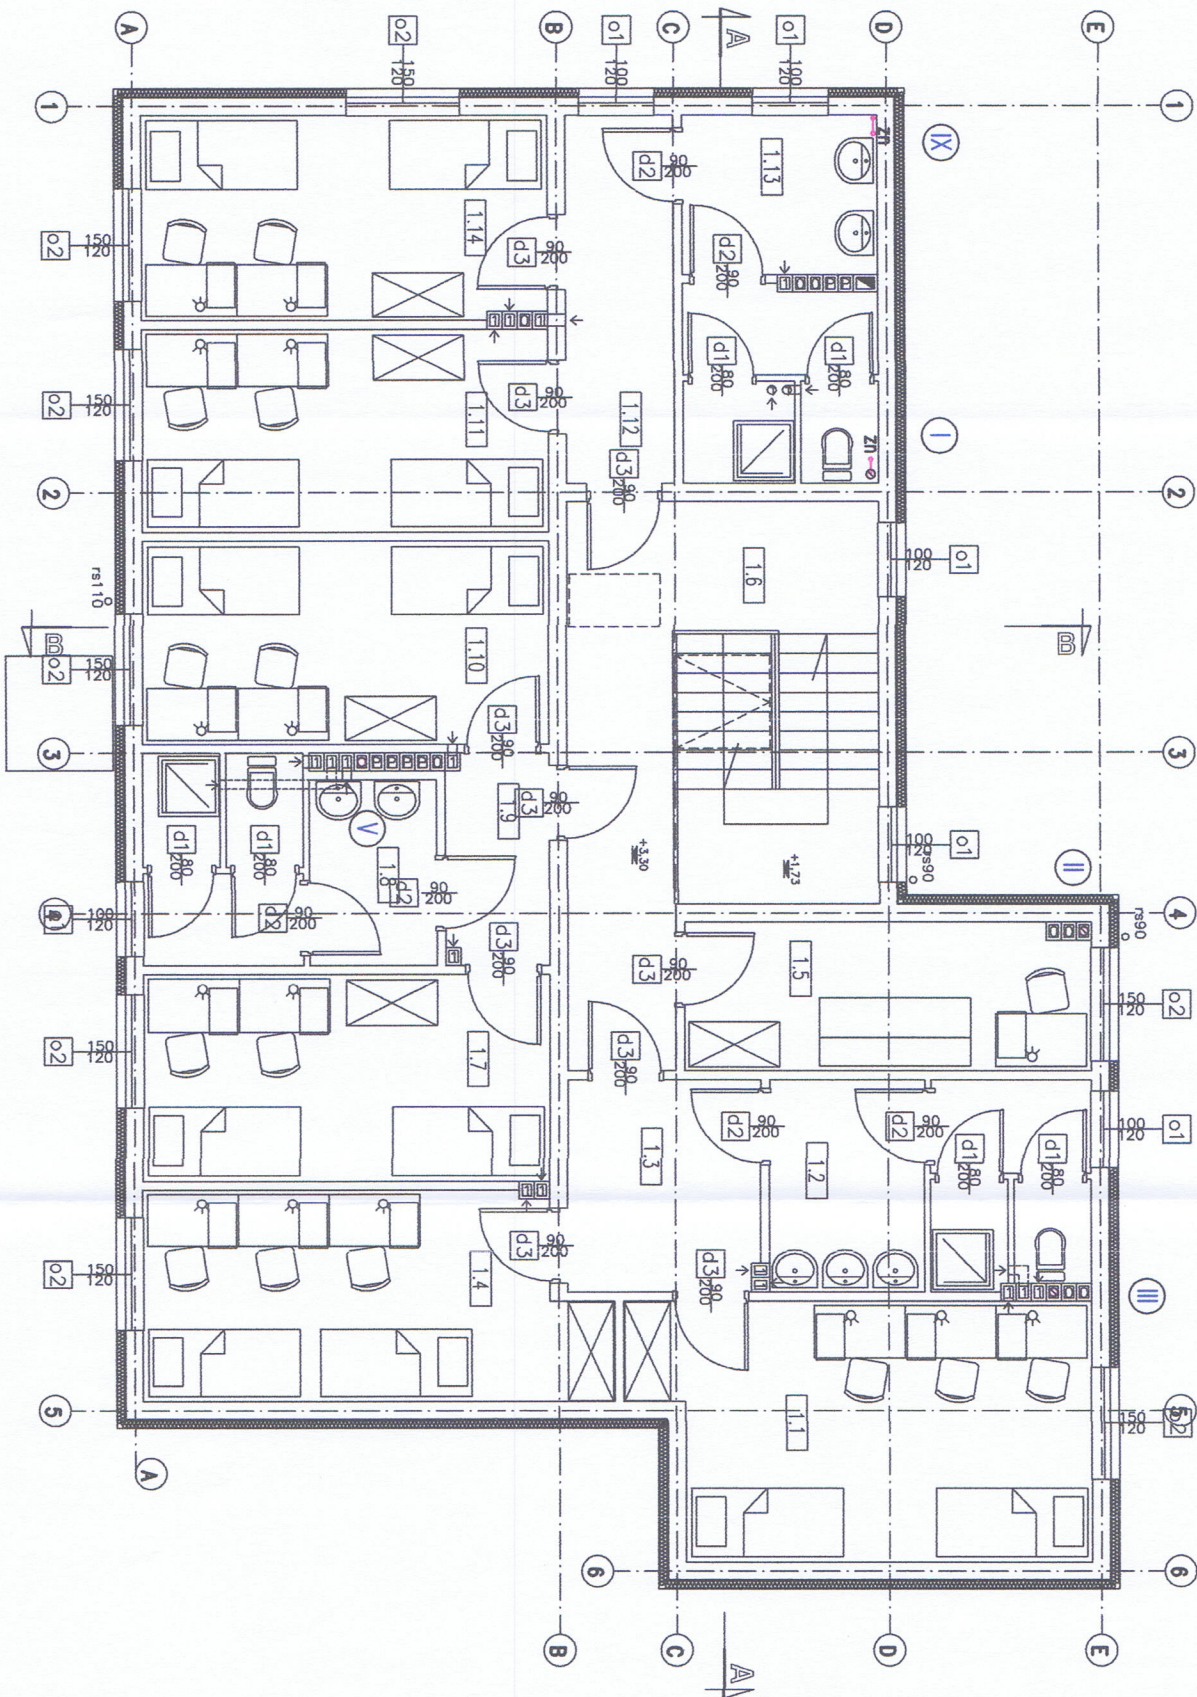

LEGENDA:

Ø160PVC, i=1,5%

projektowana inst. kanalizacji sanitarnej

zn

zawór napowietrzający Mini Vent


w1

wpusł w pomieszczeniach technicznych

UWAGA:

Instalację wewnętrzną kanalizacji sanitarnej wykonać z rur PVC kielichowych z uszczelnieniem gumowym.

Jednostka Projektowa: PPU KST WIEŚŁAW BRYKAŁA, 09-401 PŁOCK, UL. OKOPOWA 26/1 tel. 512 158 601		Nr proj.: P20817
Temat: PROJEKT BUDOWLANY PLACÓWKI OPIEKUNICZO-WYCHOWAWCZEJ WRAZ Z NIEZBEDNĄ INFRASTRUKTURĄ TECHNICZNĄ I ZAGOSPODAROWANIEM TERENU		
Tytuł: RZUT PIĘTRA I - INSTALACJA KANALIZACJI SANITARNEJ		
Projektant – sanitarna		Data: GRUDZIEŃ 2017
mgr inż. Anna Liszewska MAZ/0332/PWOS/04		Skala: 1:100
Sprawdzający – sanitarna mgr inż. Iwona Gdowska upr. nr 10/92, 18/93		Nr rys.: 09
Adres Inwestycji: UL. POŁUDNIOWA 13 09-400 PŁOCK		
Inwestor: GMINA PŁOCK STARY RYNEK 1 09-400 PŁOCK		

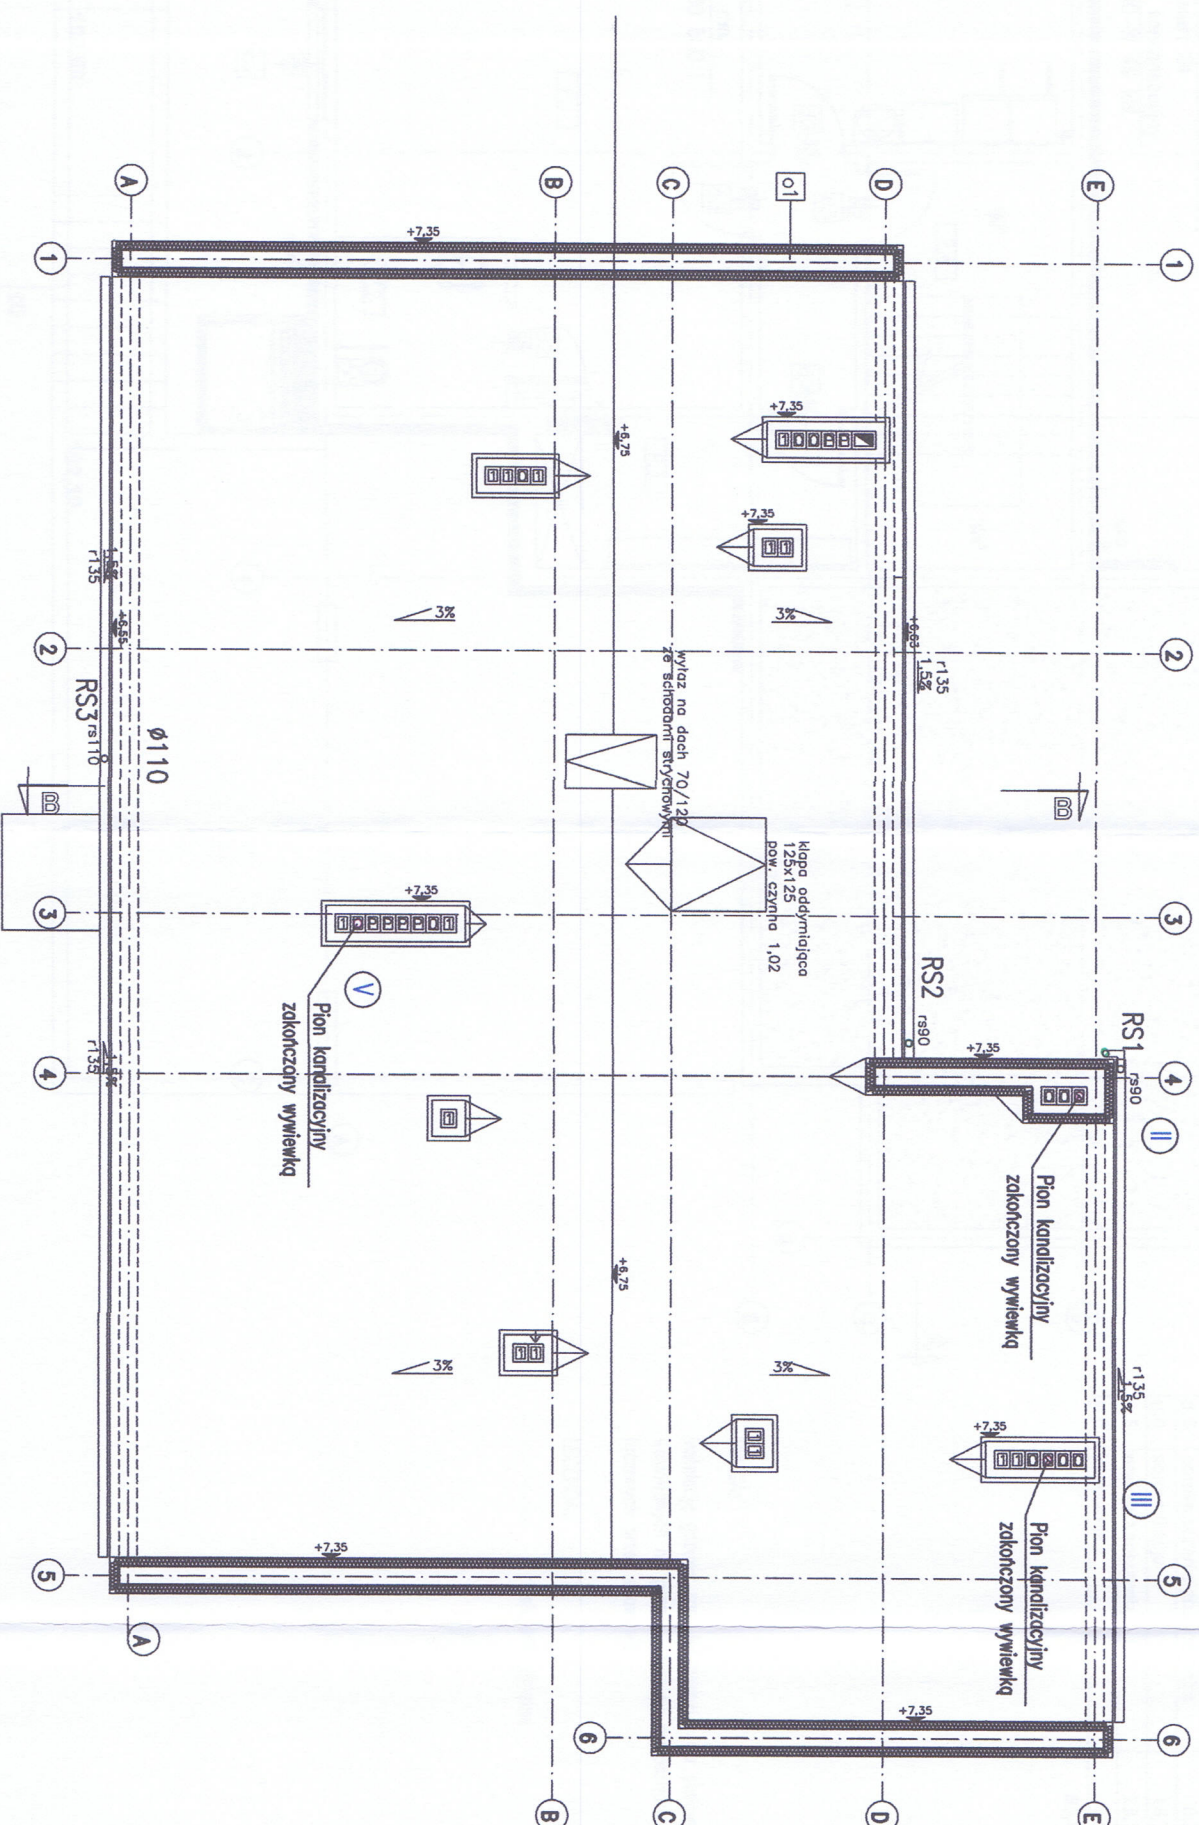

Jednostka Projektowa: PPU KST WIESŁAW BRYKAŁA, 09-401 PŁOCK, UL. OKOPOWA 26/1 tel. 512 158 601		Nr proj. P20817
Temat: PROJEKT BUDOWLANY PLACÓWKI OPIEKUNCO-WYCHOWAWCZEJ WRAZ Z NIEZBEDNĄ INFRASTRUKTURĄ TECHNICZNĄ I ZAGOSPODAROWANIEM TERENU		
Adres Inwestycji: UL. POKUDNIOWA 13 09-400 PŁOCK		
Inwestor: GMINA PŁOCK STARY RYNEK 1 09-400 PŁOCK		
Tytuł: RZUT DACHU - INSTALACJA KANALIZACJI SANITARNEJ		
Projektant – sanitarna mgr inż. Anna Liszewska MAZ/0332/PWOS/04 <i>Anna Liszewska</i>		
Sprawdzający – sanitarna mgr inż. Iwona Gdowska upr. nr 10/92, 18/93 <i>Iwona Gdowska</i>		
Skala: 1:100		
Nr rys.: 10		
		Data: GRUDZIEŃ 2017