

rzut piwnicy	
p.1	pomieszczenie gospodarcze
p.2	łazienka
p.3	pomieszczenie gospodarcze
p.4	komunikacja
p.5	pralnia z suszarnią
p.6	kotownia


90,48

UWAGA:

Instalację gazową zaprojektowano z rur stalowych bez szwu wlocowanych na gorąco ogólnego zastosowania wg PN80/H-74219 łączonych przez spawanie.

LEGENDA:

Instalacja gazowa

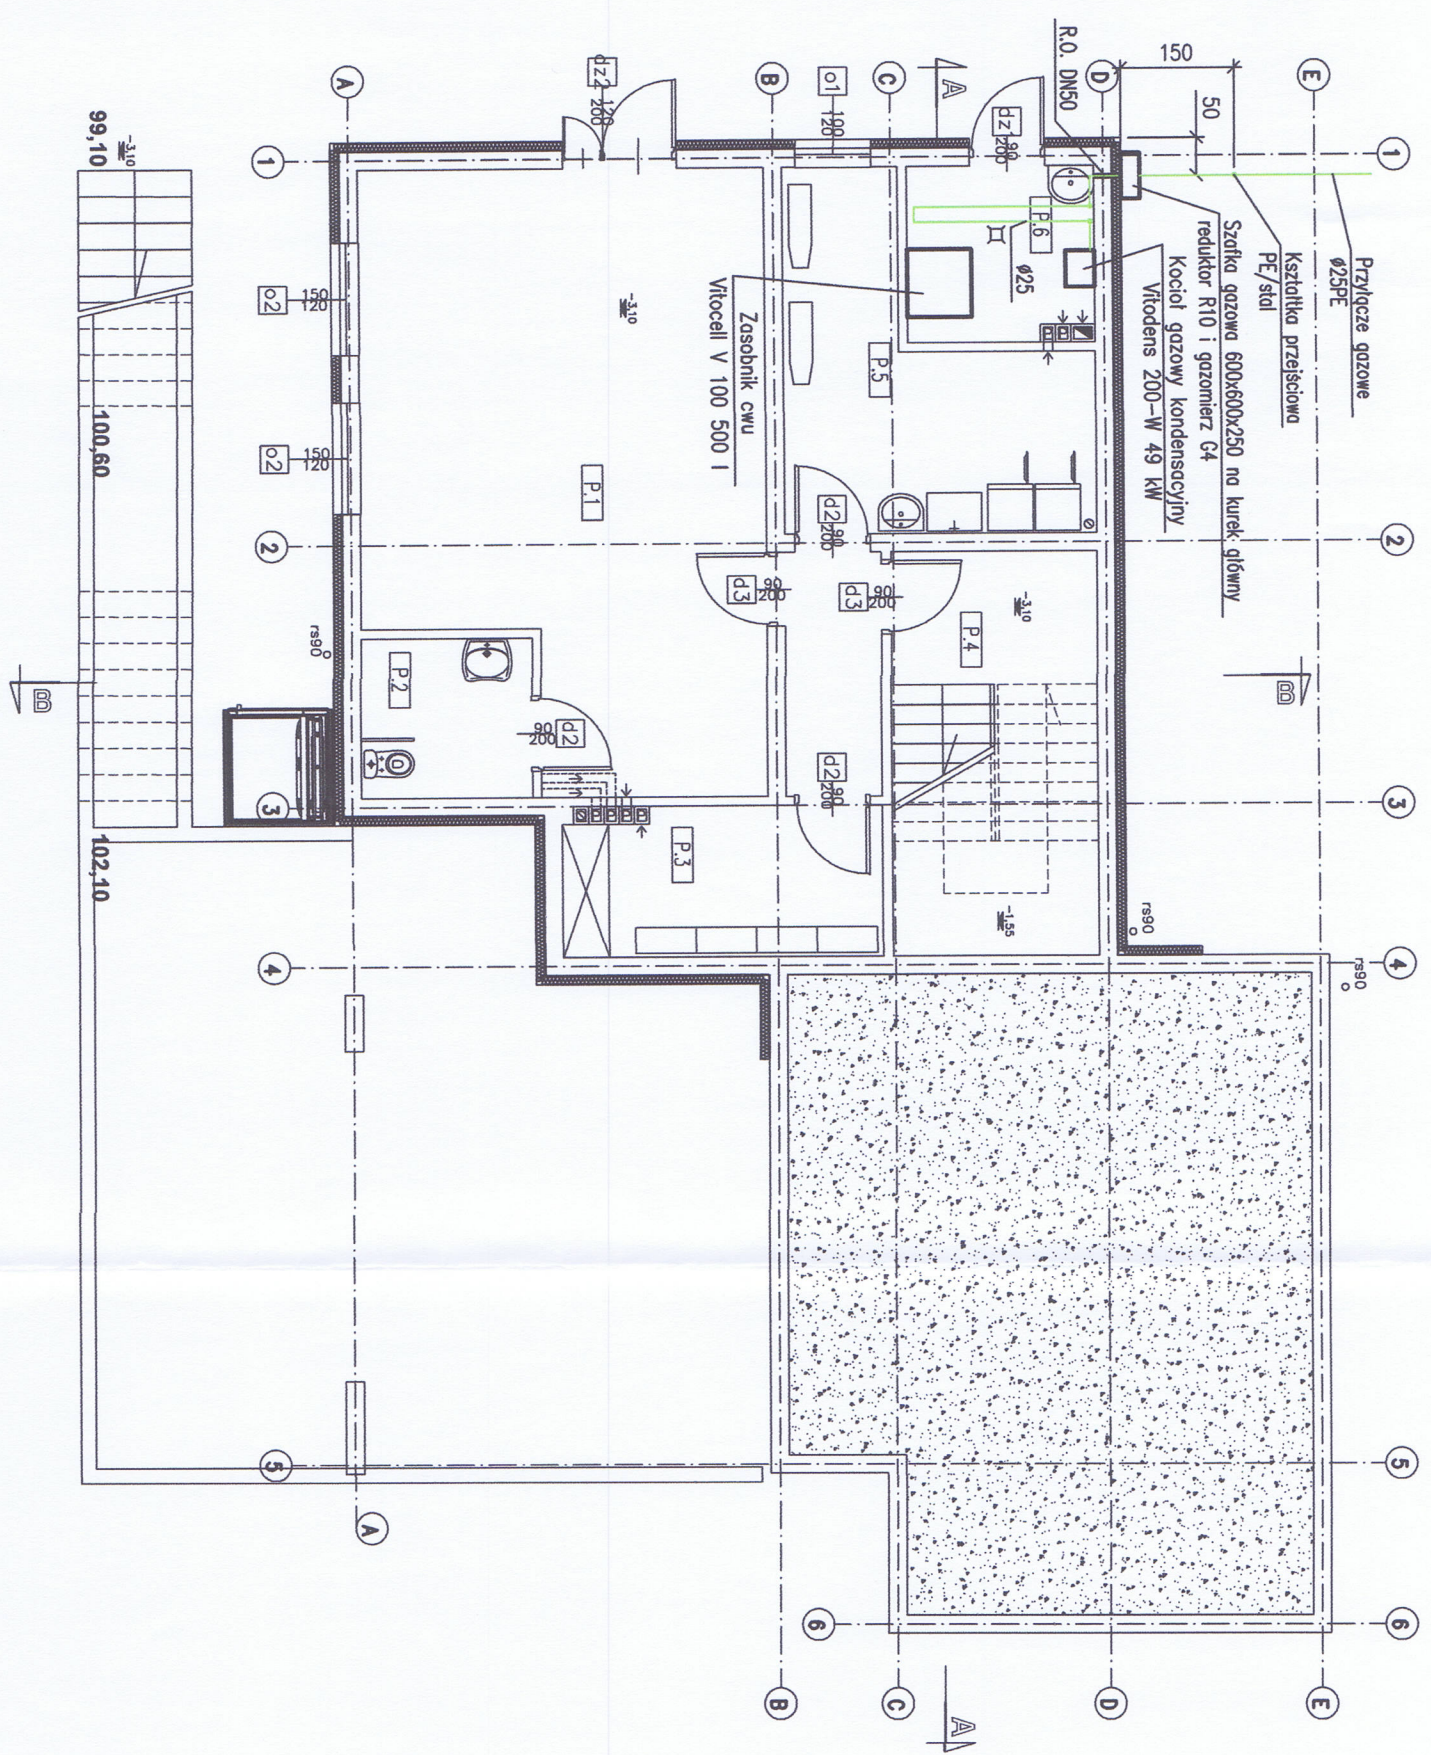

Jednostka Projektowa: PPU KST WIESŁAW BRYKAŁA, 09-401 PŁOCK, UL. OKOPOWA 26/1 tel. 512 158 601		Nr proj.: P20817
Temat: PROJEKT BUDOWLANY PLACÓWKI OPIEKUNICZO-WYCHOWAWCZEJ WRAZ Z NIEZBEDNĄ INFRASTRUKTURĄ TECHNICZNĄ I ZAGOSPODAROWANIEM TERENU		
Adres Inwestycji: UL. POKUJNIOWA 13 09-400 PŁOCK		
Inwestor: GMINA PŁOCK STARY RYNEK 1 09-400 PŁOCK		
Projektant – sanitarna mgr inż. Anna Liszewska MAZ/0332/PWOS/04		Data: GRUDZIEŃ 2017
Sprawdzający – sanitarna mgr inż. Iwona Gdowska upr. nr 10/92, 18/93		Skala: 1:100
		Nr rys.: 11