



Włączenie do istn. przewodu dn25 PE
Proj. ~~zasięga~~ dn25 z króćcami PE
Obudowa teleskopowa nr kat. 9007, skrzynka uliczna nr kat. 9505

Zatamanie 90°

16

Proj. kabel energetyczny 3x
w rurze osłonowej dwudzielnej typu AROT L=2,0m

Założenie 90°	
Proj. kan. teletechniczna	
w rurze osłonowej dwudzielnej typu AROT L=2,0m	

Proj. KD Ø200 - rz. dna 97,47

Proj. punkt redukcyjno-pomiarowy

Zespół Oceny Dokumentacji

Jednostka Projektowa:

PPU KST WIEŚŁAW BRYKAŁA, 09-401 PŁOCK, UL. OKOPOWA 26/1

tel. 512 158 601

Temat:

PROJEKT BUDOWLANY
PLACÓWKI OPIEKUŃCZO-WYCHOWAWCZEJ WRAZ Z NIEZBĘDNĄ
INFRASTRUKTURĄ TECHNICZNĄ I ZAGOSPODAROWANIEM TERENU

Tytul:

PROFIL PODŁUŻNY PRZYŁĄCZA GAZU PRZEBUDOWA ISTN. PRZYŁĄCZA GAZU

Adres Inwestycji: UL. POŁUDNIOWA 13

09-400 PLOCI
DZ. NR 1369

Projektant – sanit.	
---------------------	--

mgr inż. Anna Liszewska
upr. nr MAZ/0332/PWOS/04

Investor:


GMINA PŁOCK
STARY RYNEK 1
09-400 PŁOCK

Skala:

1:100

Nr rys.:

2

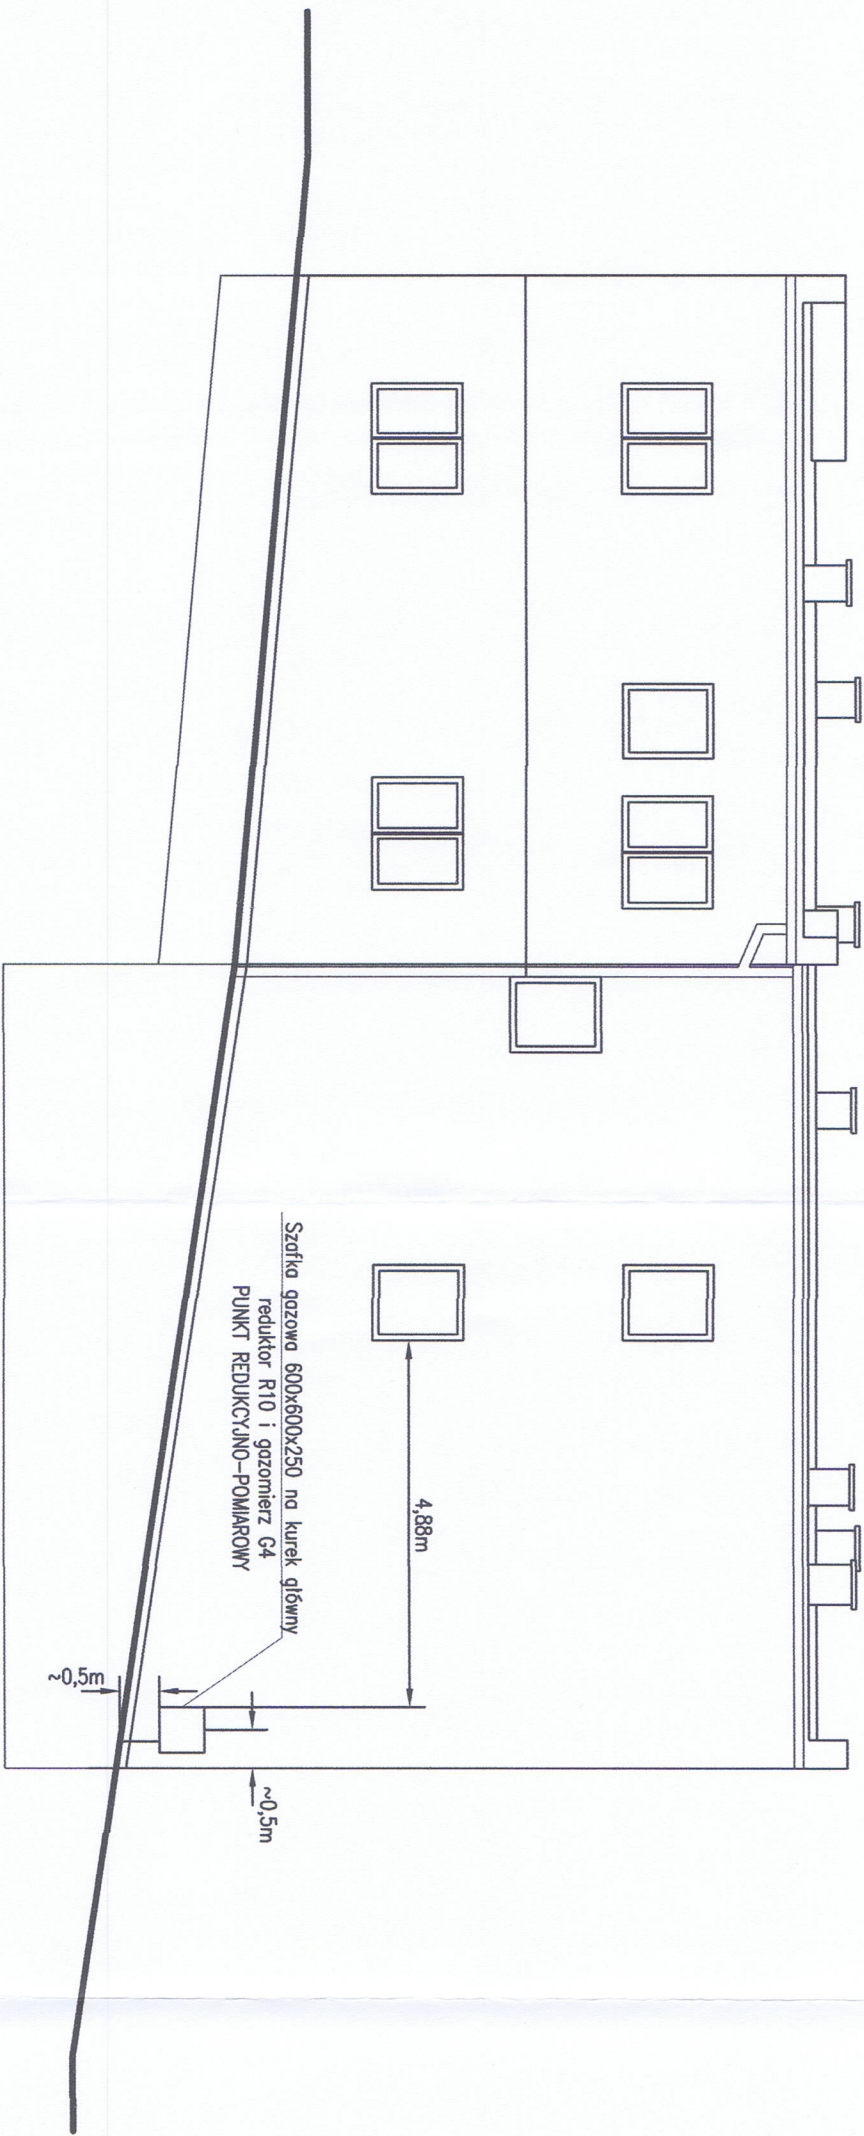

ELEWACJA PÓŁNOCNA

Jednostka Projektowa: PPU KST WIESŁAW BRYKAŁA, 09-401 PŁOCK, UL. OKOPOWA 26/1		tel. 512 158 601		Nr proj.
Temat: PROJEKT BUDOWLANY PLACÓWKI OPIEKUNICZO-WYCHOWAWCZEJ WRAZ Z NIEZBEDNĄ INFRASTRUKTURĄ TECHNICZNĄ I ZAGOSPODAROWANIEM TERENU		Tytuł: ELEWACJA Z LOKALIZAC. SZAFKI GAZOWEJ PRZEBUDOWA ISTN. PRZYŁĄCZA GAZU		P20817
Adres Inwestycji: UL. POŁUDNIOWA 13 09-400 PŁOCK DZ. NR 1369		Projektant – sanit. mgr inż. Anna Liszevska upr. nr MAZ/09382/PWOS/04		Data: 15.12.2017
Inwestor: GMINA PŁOCK STARY RYNEK 1 09-400 PŁOCK		Skala: 1:100		Nr rys.: 3

Polska Spółka Gazownictwa sp. z o.o.
Oddział Zakład Gazowniczy w Warszawie
Zespół Oceny Dokumentacji