


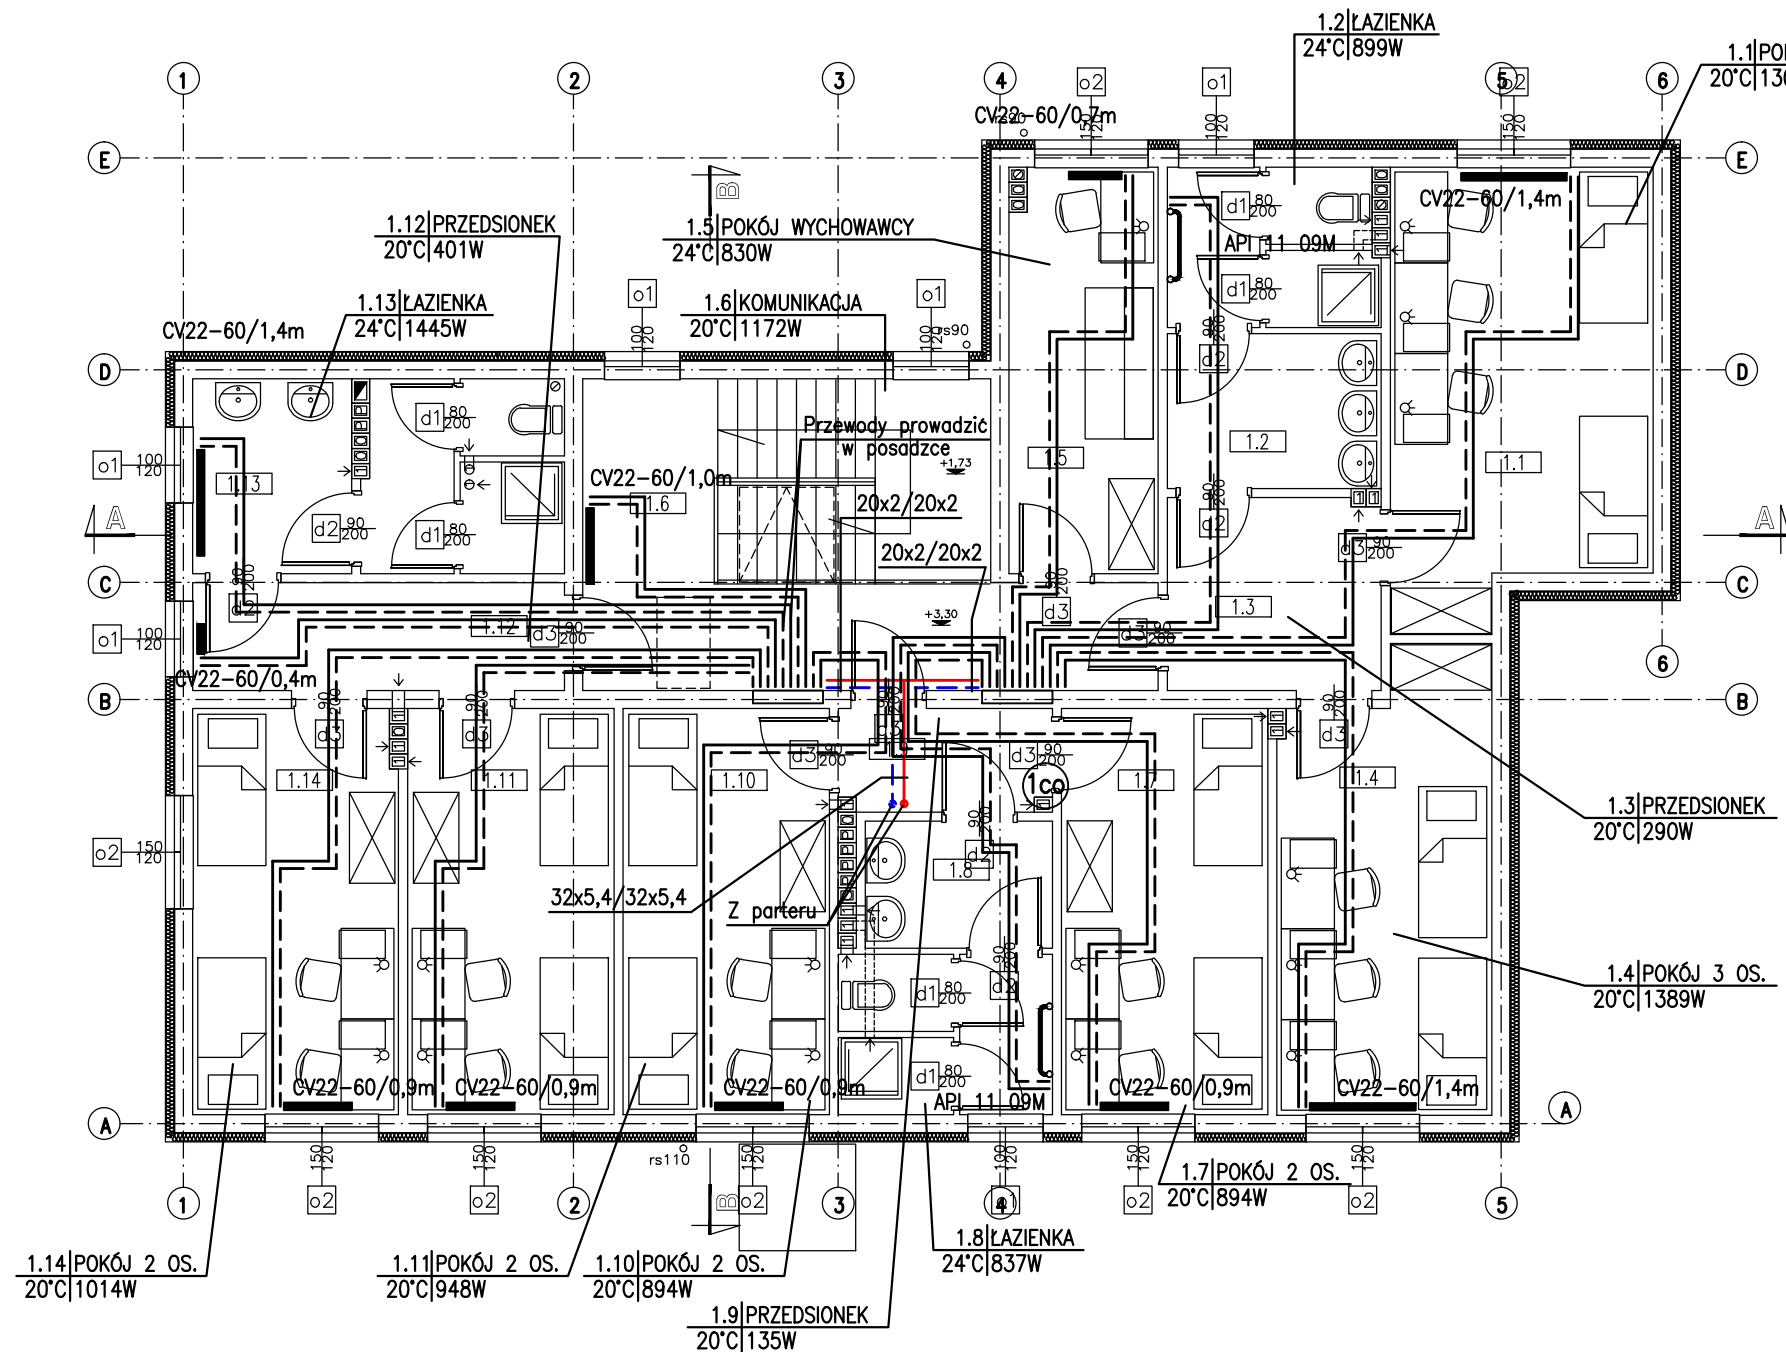

rzut pietra		
1.1	pokój 3 os.	19,52
1.2	łazienka	11,34
1.3	przedsionek	7,07
1.4	pokój 3 os.	16,22
1.5	pokój wychowawcy	10,29
1.6	komunikacja	20,30
1.7	pokój 2 os.	14,45
1.8	przedsionek	3,92
1.9	łazienka	9,75
1.10	pokój 2 os.	14,45
1.11	pokój 2 os.	14,45
1.12	przedsionek	6,86
1.13	łazienka	11,93
1.14	pokój 2 os.	14,45
		175,00

LEGENDA:

- Ø16 projektowany przewód zasilający do rozdzielaczy
- Ø16 projektowany przewód powrotny od rozdzielaczy
- Ø16 proj. przewód zasilający prowadzony w posadzce
- Ø16 proj. przewód powrotny prowadzony w posadzce
- (1co) Pion instalacji c.o.

UWAGA:

Zaprojektowano grzejniki stalowe płytowe PURMO Ventil Compact, typ CV22, o wysokości 600mm i 900mm, z wbudowanymi zaworami termostatycznymi, typ 165 11 62-66 f. Oventrop i głowicami termostatycznymi. Natomiast grzejniki łazienkowe Apia, typ API 11 06M, H=1134mm, L=600mm i typ API 11 09M, H=1134mm, L=900mm. Instalację c.o. wykonać z rur BOR Plus PN20 Stabi z polipropylenu typ 3 stabilizowane, perforowana wkładka aluminiowa. Natomiast od rozdzielacza do grzejników i od pionu do rozdzielacza na parterze i piętrze z rur wielowarstwowych PERT/AL/PERT.

Jednostka Projektowa: PPU KST WIESŁAW BRYKAŁA, 09-401 PŁOCK, UL. OKOPOWA 26/1 tel. 512 158 601		Nr proj. P20817
Temat: PROJEKT WYKONAWCZY PLACÓWKI OPIEKUNCZO-WYCHOWAWCZEJ WRAZ Z NIEZBEDNĄ INFRASTRUKTURĄ TECHNICZNĄ I ZAGOSPODAROWANIEM TERENU	Tytuł: RZUT PIĘTRA I - INSTALACJA CENTRALNEGO OGRZEWANIA	Data: GRUDZIEŃ 2017
	Projektant – sanitarna mgr inż. Anna Liszewska MAZ/0332/PWOS/04	
Adres Inwestycji: UL. POŁUDNIOWA 13 09-400 PŁOCK	Sprawdzający – sanitarna mgr inż. Iwona Gdowska upr. nr 10/92, 18/93	Skala: 1:100
Inwestor: GMINA PŁOCK STARY RYNEK 1 09-400 PŁOCK		Nr rys.: 03