


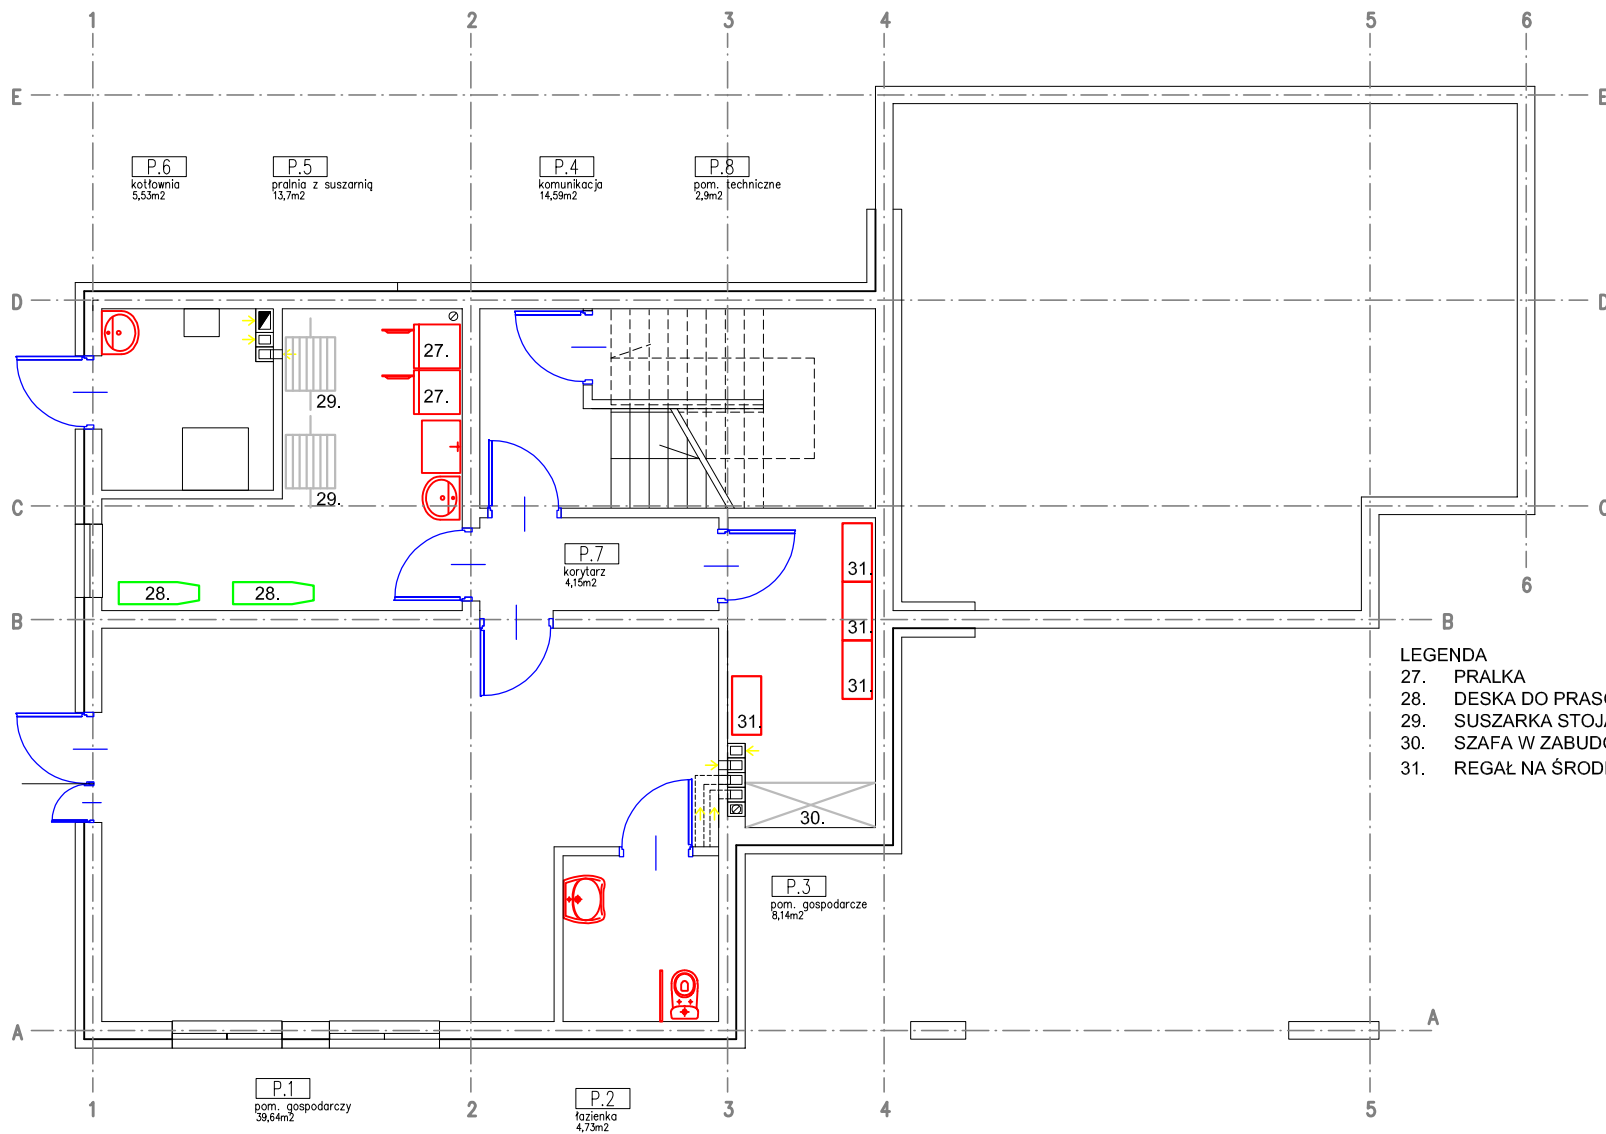

ZESTAWIENIE WYPOSAŻENIA - PIWNICA	
POZYCJA	ILOŚĆ [SZT.]
27	2
28	2
29	2
30	1
31	4

LEGENDA

- 27. PRALKA
- 28. DESKA DO PRASOWANIA
- 29. SUSZARKA STOJĄCA
- 30. SZAFKA W ZABUDOWIE
- 31. REGAŁ NA ŚRODKI CZYSTOŚCI

Jednostka Projektowa: PPU KST WIESŁAW BRYKAŁA, 09-401 PŁOCK, UL. OKOPOWA 26/1 tel. 512 158 601		Nr proj.
Temat: WYPOSAŻENIE BUDYNKU PLACÓWKI OPIEKUNICZO-WYCHOWAWCZEJ WRAZ Z NIEZBEDNĄ INFRASTRUKTURĄ TECHNICZNĄ I ZAGOSPODAROWANIEM TERENU	Tytuł: RZUT PIWNICY	P20817
		Data: grudzień 2017
Adres inwestycji: UL. POŁUDNIOWA 13 09-400 PŁOCK		Skala: 1:100
Inwestor: GMINA PŁOCK STARY RYNEK 1 09-400 PŁOCK	OPRACOWANIE mgr inż. Wiesław Brykała upr. nr MAZ/0360/POOK/06	Nr rys.: m1