


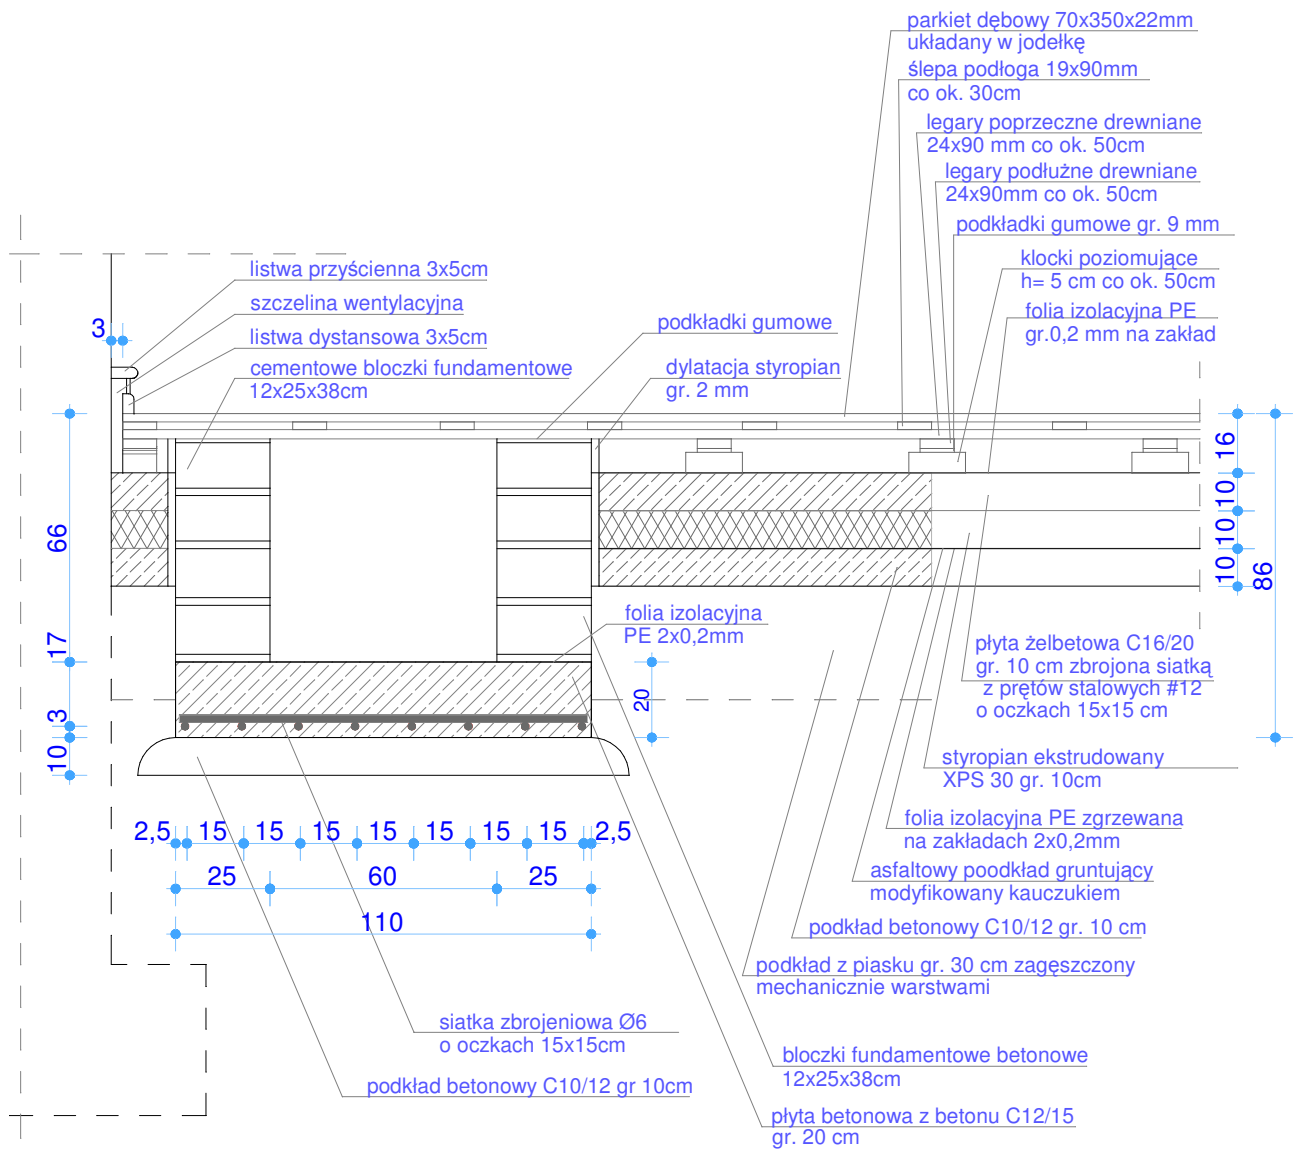

KANAŁ I PODŁOGA SPORTOWA

Zamawiający:

Gmina Miasto Płock
Pl. Stary Rynek 1
09-400 Płock

Obiekt:

Projekt remontu sali gimnastycznej przy Gimnazjum nr 6 w Płocku
Płock, ul. Jachowicza 20 (dz. nr 7-205/2)

Nazwa rysunku:

Przekrój przez kanał wentylacji mech. i podłogę sportową.

Imię i Nazwisko

Nr ewidencyjny uprawnień

Podpis

Projektant:

Mgr inż. arch.
Aleksandra Kruszyna-Ksepko

Wa-44/99

Projektant:

Mgr inż. Michał Żochowski

MAZ/0320/POOK/08

DATA

Wrzesień 2014

SKALA

1: 20

NR RYS.

2

Symbol projektu

PB-27/48/2014

PRACOWNIA PROJEKTOWA

MICHAŁ ŻOCHOWSKI

09-400 Płock, Al. Jachowicza 2/4 lok. 109

NIP 774-122-29-50
REGON 610992529

tel. kom. 605 545 287
e-mail: etasc@op.pl

Niniejszy rysunek jest własnością Pracowni Projektowej M. Żochowski i nie może być bez pisemnej zgody kopiowany, powielany oraz udostępniany stronie trzeciej dla jakichkolwiek innych celów niż opisane w umowie.

Str. 16