

UWAGI:

 
1. Rzędne wiazów dopasować do porożkowanej rzędnej drogi (prace prowadzić w koordynacji z architektonicznym projektem zagospodarowania terenu/projektem branży drogowo-vej).
2. Przed rozpoczęciem prac należy sprawdzić lokalizację oraz rzędne wysokościowe istniejących przepływów kanalizacji deszczowej
3. W przypadku kolizji z istniejącym urządzeniem należy, przy udziale projektanta, zaktualizować projekt do rzędnych rzeczywistych.
4. W przypadku kolizji z przepływem wody, przy udziale gestora sieci należy przyłączyć przebudować.
5. Sądnie typowe wykonac z kregów betonowych dn1200 (na kanale dn500 do dn800) - z pierścieniami odciążającymi i wiazem żelitywnym Ø600 B400 (w pasach drogowych) - bez pierścieniami odciążającymi z wiazem żelitywnym Ø600 B125 (tereny zielone)

Studnie należy skompletować i wykonać wg wskazań producenta.

Do regulacji wysokości wjazdu żeliwnego zastosować pierścienie dystansowe.

Zewnętrzne powierzchnie betonowe ścian studni zaizolować powłokowo materiałami bitumicznymi stosowanymi na zimno.

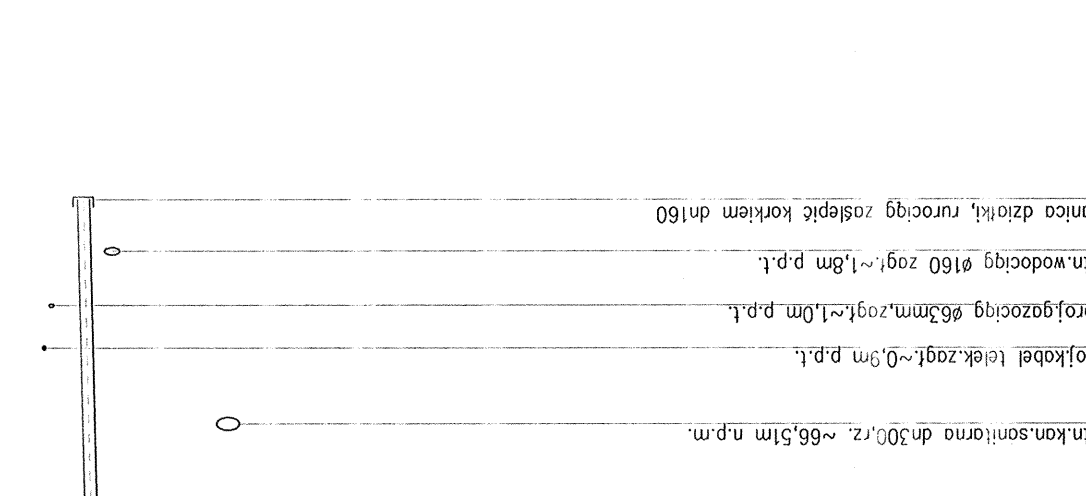
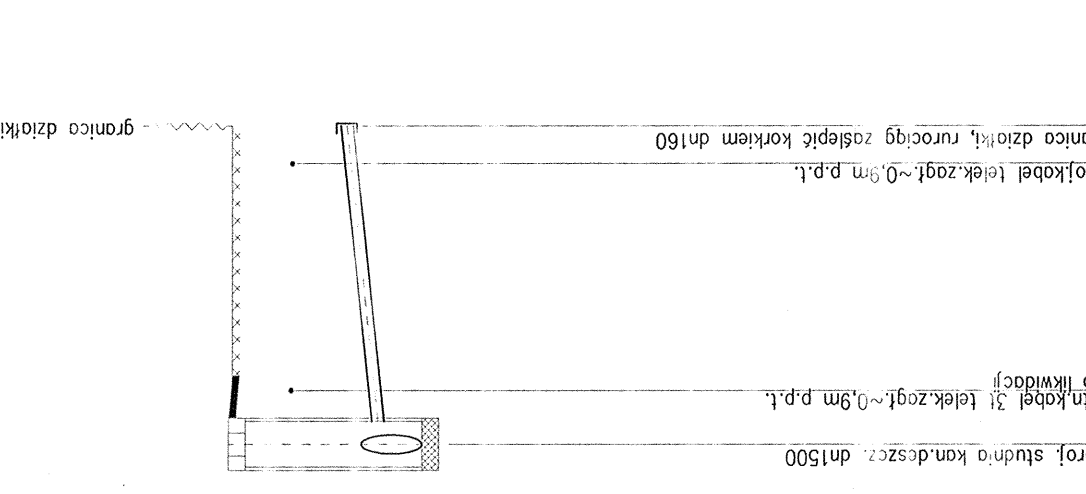
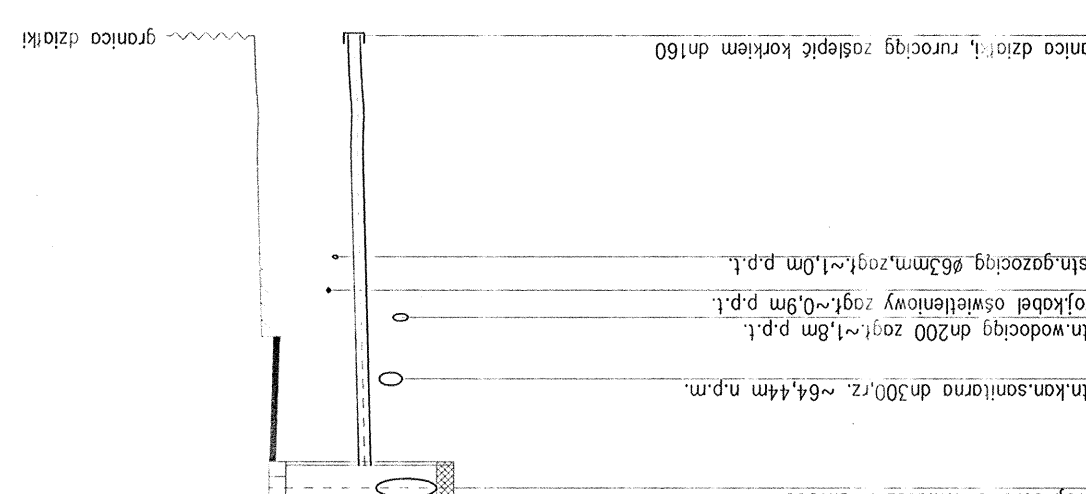
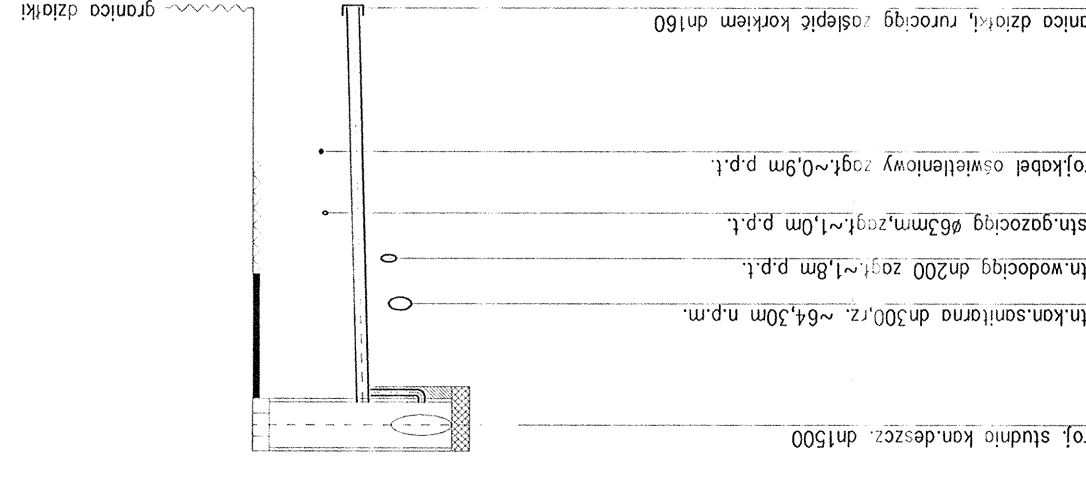
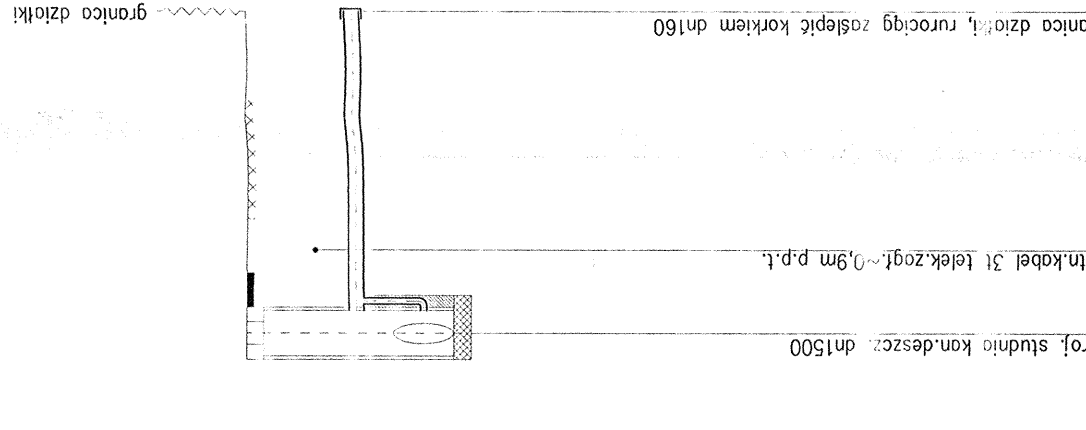
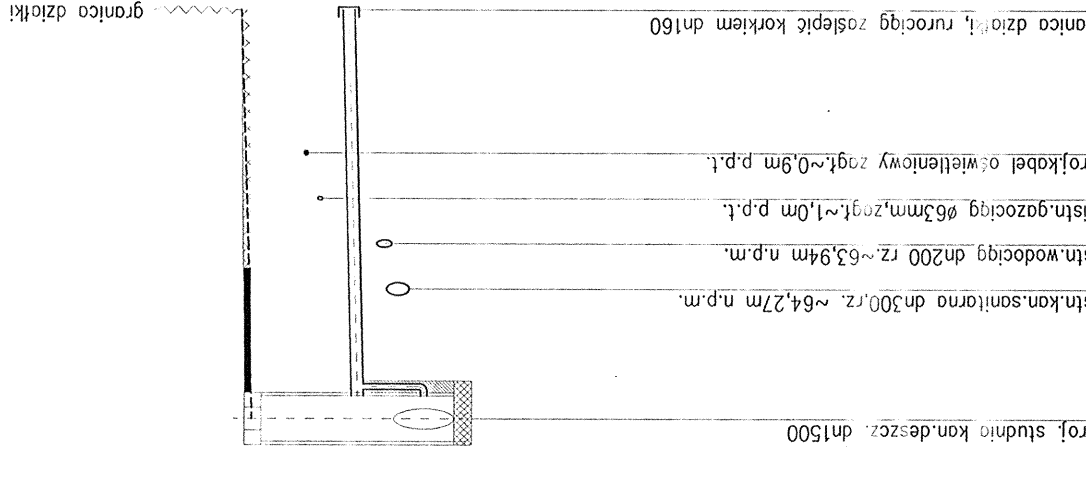
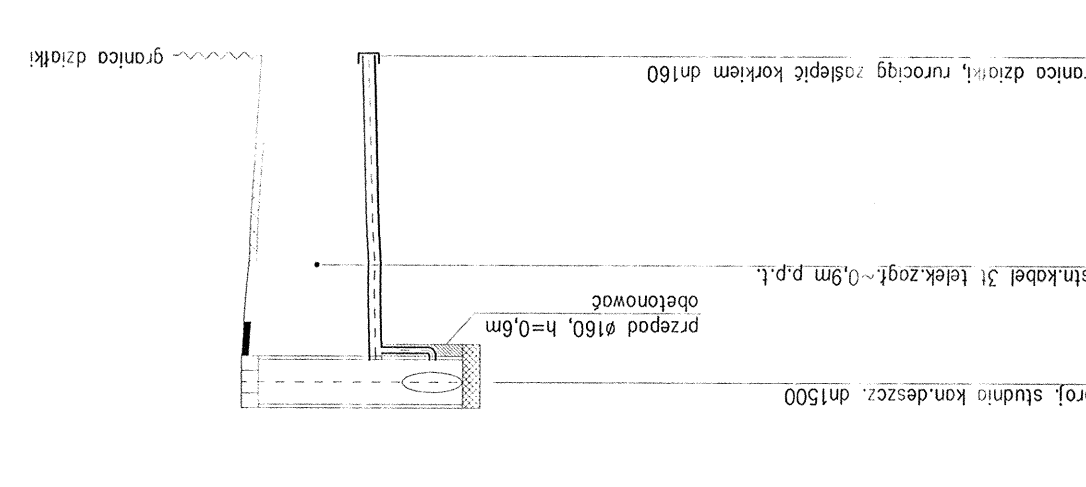
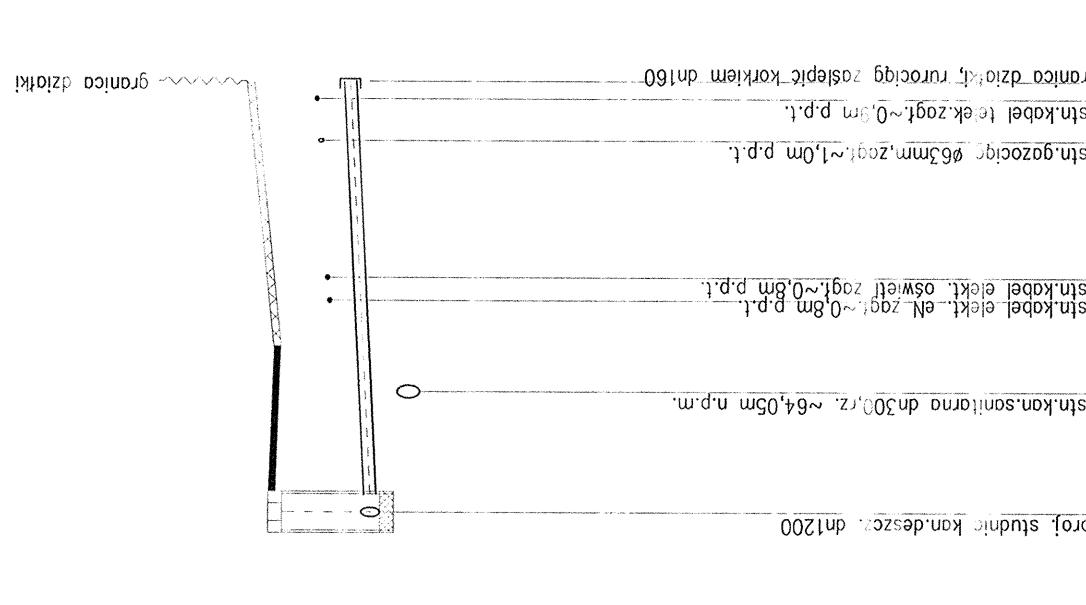
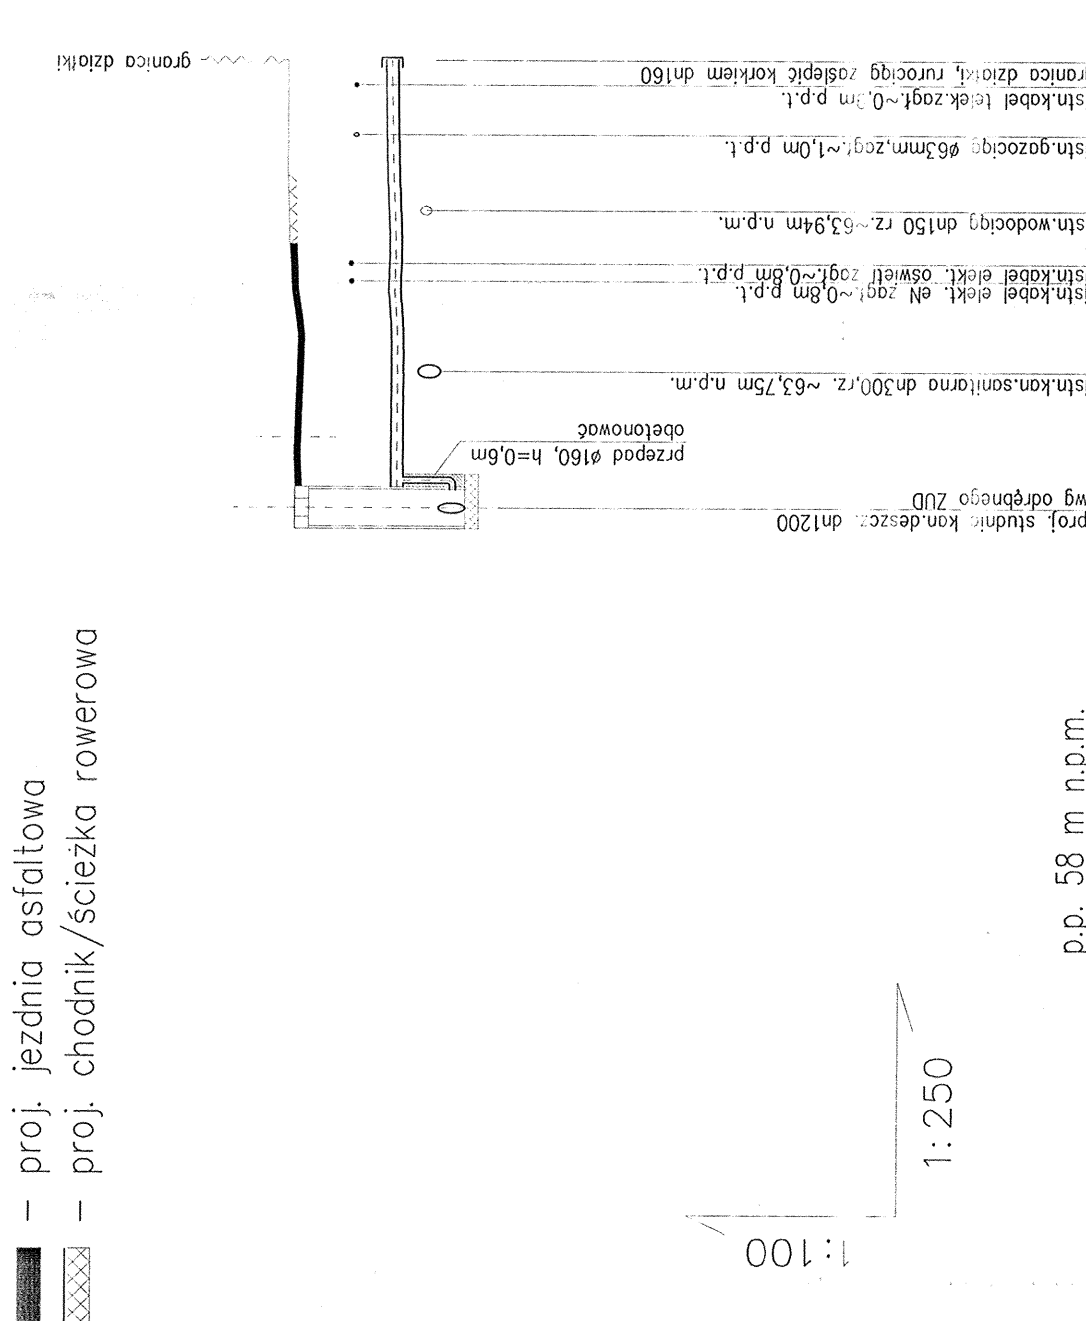
6. Przewody kanalizacji sanitarnej z rur PP SN8



- proj. jezdnia asfaltowa
- proj. chodnik/ścieżka rowerowa

1:100

1:250

[illegible]

0.00	10.6	10.6	1%	ø160PP	1.67	68.43	68.50	1.5	68.60	70.10
					3.2	2.5	1.4	1.3		

[illegible]

0,00	15,0	g18
2,22	1,50	g18
63,98	0,00	g18
66,50	66,50	g18
66,50	66,50	g18

Sdi12		g17	
0,00	13,8	1%	13,8
ø160P 4,3 1,5 1,5 1,7			
2,64	63,76	64,86	66,40
66,40	66,40	66,40	66,40
66,40	66,40	66,40	66,40

	gD34	gI6
0.00	10.7	10.7
2.8	ø160	
2.74	63.71	1.50
66.40	64.90	65.00
66.45		66.50

933	935								
0.00	13.5	13.5	13.5	13.5	13.5	13.5	13.5	13.5	13.5
4.3	4.3	4.3	4.3	4.3	4.3	4.3	4.3	4.3	4.3
2.78	63.67	64.87	66.35	66.40	66.45	66.50	66.50	66.50	66.50

[illegible]

Sd30		Sd30	
0,00	14,2	14,2	0,00
1,48	1,4	1,4	1,48
64,57	4,5	4,5	64,57
66,05	0,6	0,6	66,05
	3,0	3,0	
	4,0	4,0	
	150P	150P	
	2%	2%	
	1,45	1,45	
	64,90	64,90	
	66,35	66,35	

[illegible]

ZAKŁAD WYKONAWCZY	PROJEKT WYKONAWCZY		Sanitarna	
	Profil podłazny przyłączy kanalizacji deszczowej cz.2			
DATA: 09-2014	SKALA: 1:100/250	NAWIĄZANIE: Plan porównanie:		
UZGODNIŁ: mgr inż. Jacek Walecki OZNAKOBIŁ: mgr inż. Jacek Walecki WYKONAŁ: mgr inż. Jacek Walecki WYKONAWCA:				
WYKONAWCA:				