


BUDYNEK TYP II
RZUT PARTERU 1:100

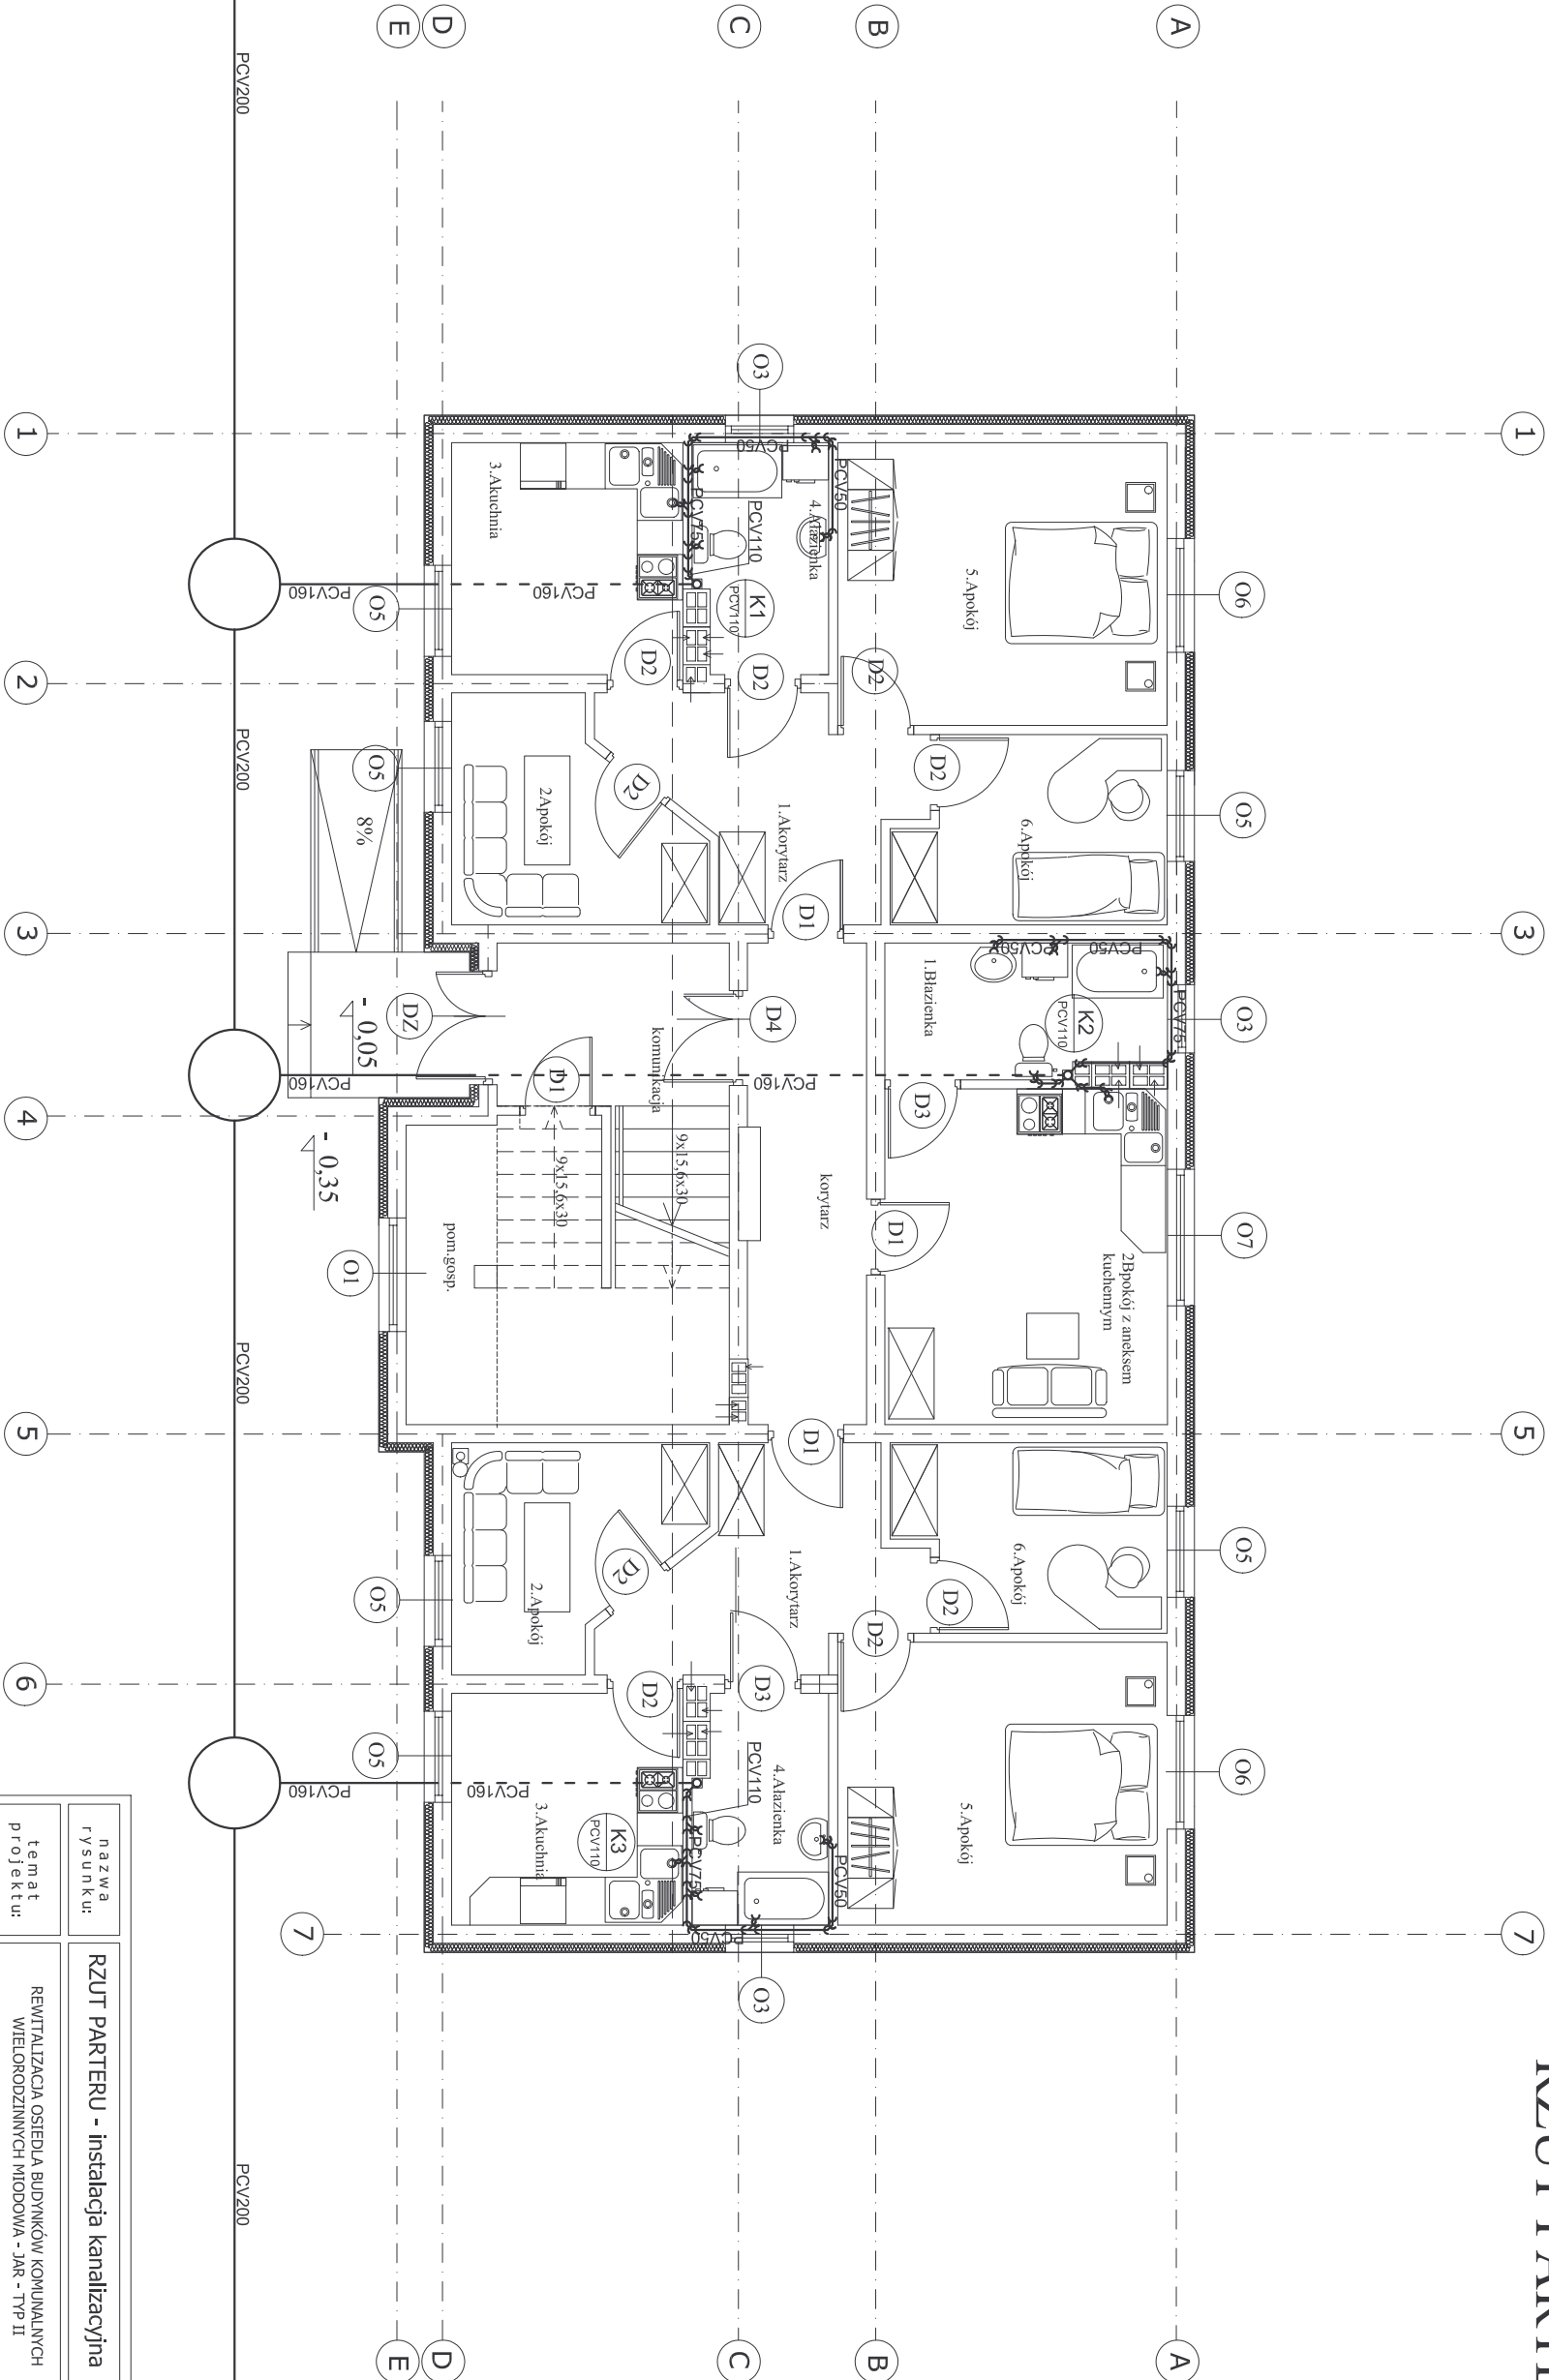

— - - - - rura kanalizacyjna prowadzona w ścianie i nad posadzką
- - - - - rura kanalizacyjna prowadzona pod posadzką
Piony kanalizacyjne należy obudować i zaizolować akustycznie

nazwa rysunku:	RZUT PARTERU - instalacja kanalizacyjna		
temat projektu:	REWITALIZACJA OSIEDLA BUDYNKÓW KOMUNALNYCH WIELORODZINNYCH MŁODOWA - JAR - TYP II		data: październik 2007
adres budowy:	dzielnica nr 220/3, ul. Młodowa, Płock		skala: 1:100
inwestor:	GMINA PŁOCK, Plac Stary Rynek 1, 09-400 Płock		nr rys.: 10
opracował:		nr upr.:	podpis:
projektant	mgr inż. Wojciech Gawarkiewicz		
asystent proj.	inż. Przemysław Pazik		
asystent proj.	inż. Iwona Szczepanek		
sprawdzający	inż. Maciej Białobrzewski		

Uwaga: Odbioranie rysunków, w całości lub w części, może nastąpić wyłącznie za zgodą Wojewódzkiej Dyrekcji Inwestycji