


BUDYNEK TYP II
RZUT PIĘTRA 1:100

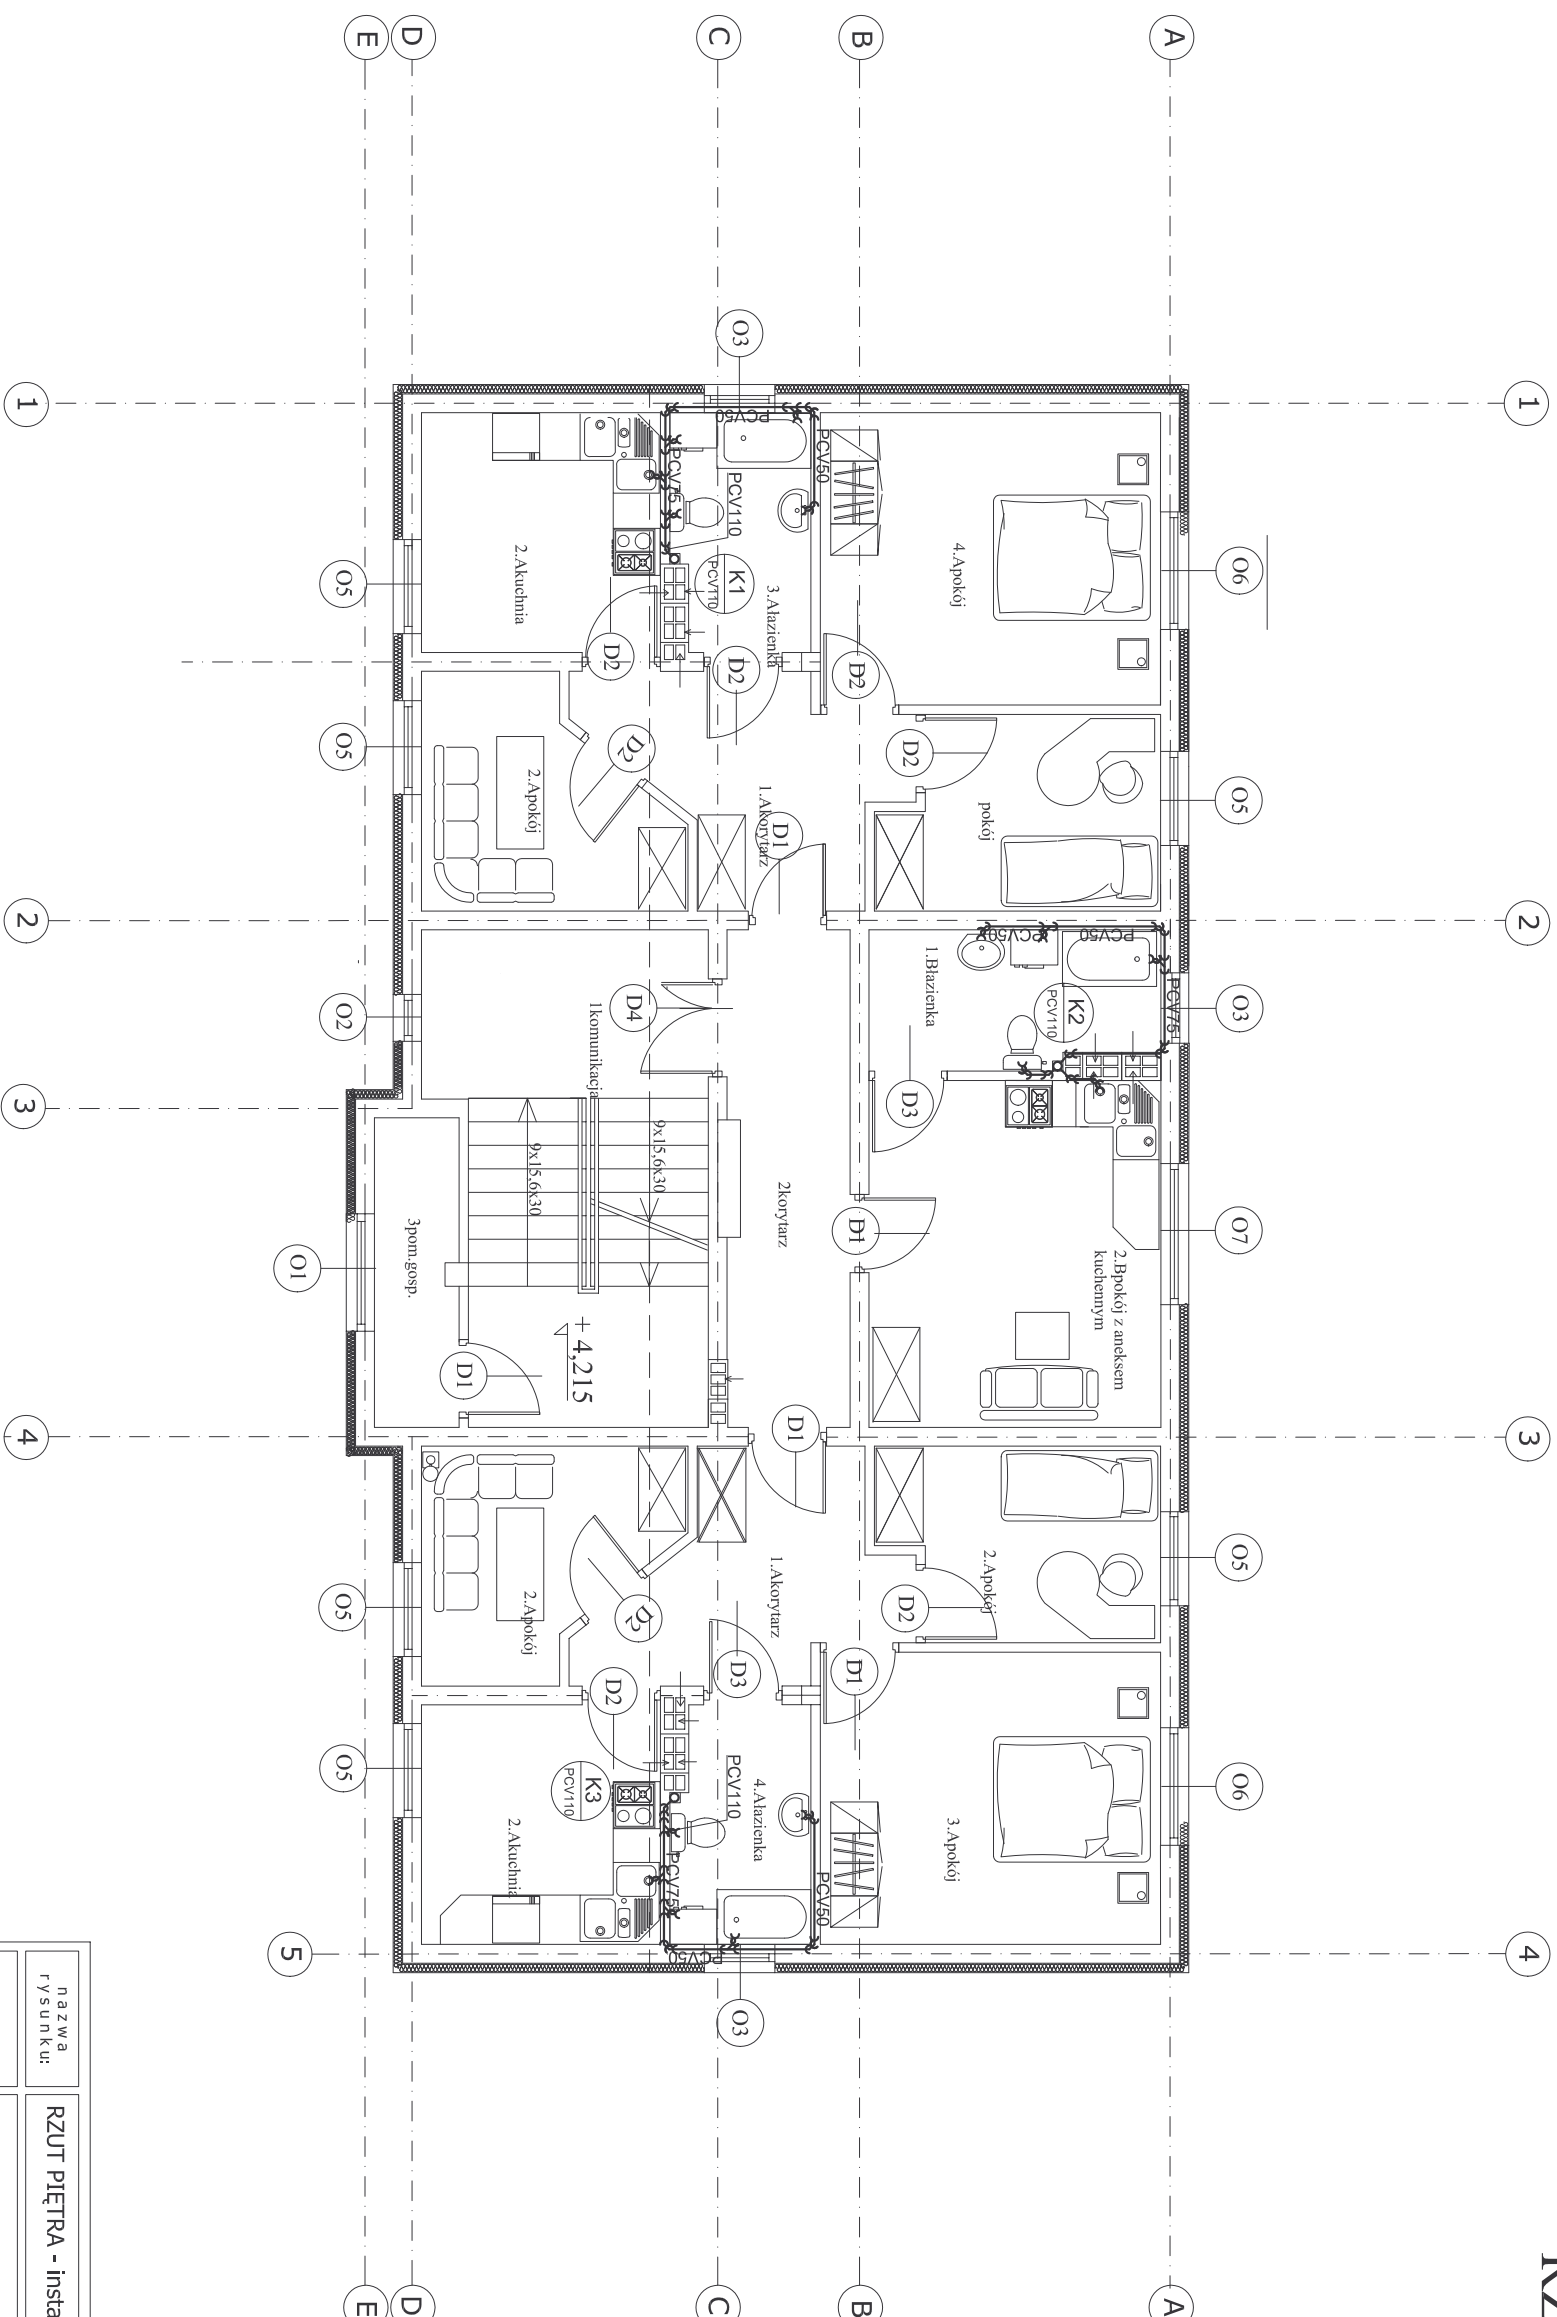

— rura kanalizacyjna prowadzona w ścianie i nad posadzką

Piony kanalizacyjne należy obudować i zaizolować akustycznie

nazwa rysunku:	RZUT PIĘTRA - instalacja kanalizacyjna			
temat projektu:	REWITALIZACJA OSIEDLA BUDYNKÓW KOMUNALNYCH WIELODRODZINNYCH MŁODOWA - JAK - TYP II			
adres budowy:	działka nr 220/3, ul. Młodowa, Płock			
inwestor:	GMINA PŁOCK, Plac Stary Rynek 1, 09-400 Płock			
opracował:		nr upr:		
projektant	mgr inż. Wojciech Gawarkiewicz	7198/OS		
asystent proj.	inż. Przemysław Pazik			
asystent proj.	inż. Iwona Szczepanek			
sprawdzający	inż. Maciej Białobrzewski	MAZ/0222/PW/OS/07		
podpis:		data: październik 2007		
		faza: projekt bud.- wykon.		skala: 1:100
		nr rys. 11		