


BUDYNEK TYP II
RZUT PARTERU 1:100

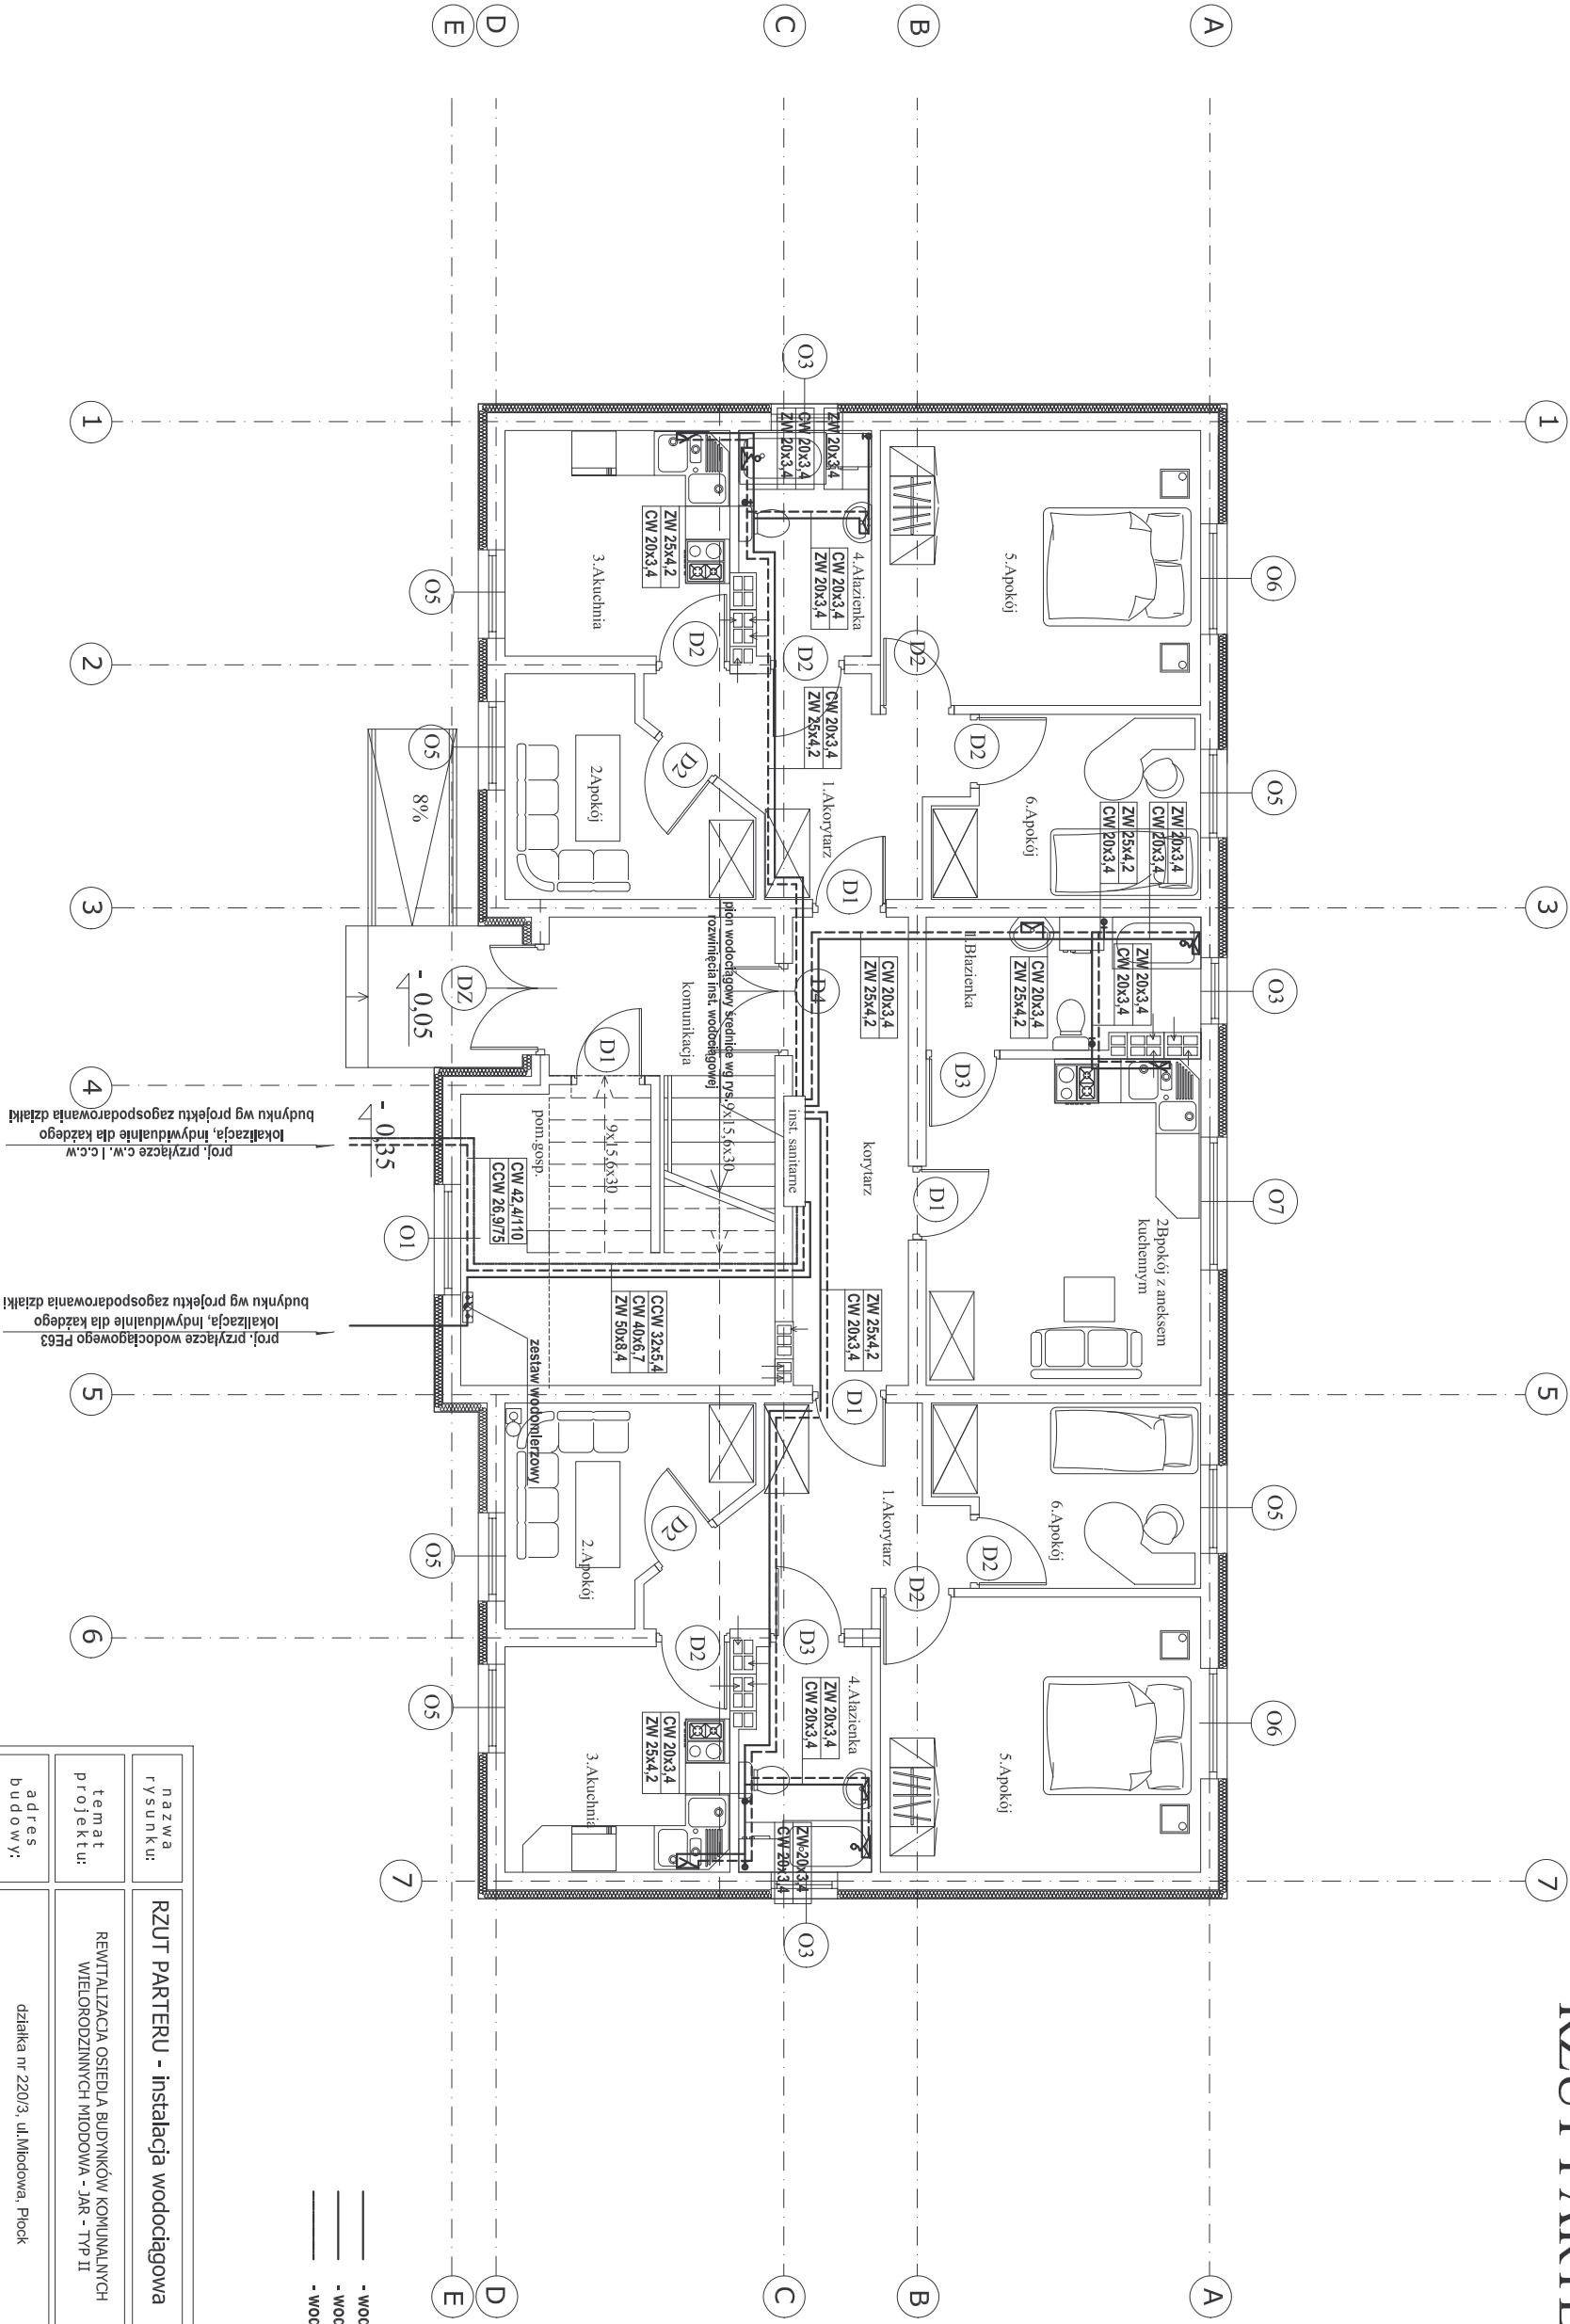

— - woda zimna
— - woda ciepła
— - woda cyrkulacyjna

nazwa rysunku:	RZUT PARTERU - instalacja wodociągowa				
temat projektu:	REWITALIZACJA OSIEDLA BUDYNKÓW KOMUNALNYCH WIELORODZINNYCH MIDOWA - JAR - TYP II			data: październik 2007	skala: 1:100
adres budowy:	działka nr 220/3, ul.Midowa, Płock			projekt: październik 2007	nr rys.: 1:100
inwestor:	GMINA PŁOCK, Plac Stary Rynek 1, 09-400 Płock			faza: projekt	nr rys.: 6
opracował:				bud.-wykon.	
projektant	mgr inż. Wojciech Gawalewicz			nr upr.:	podpis:
asystent proj.	inż. Przemysław Pazik				
asystent proj.	inż. Iwona Szczepanek				
sprawdzający	inż. Maciej Białobrzewski			MAZ/0222/PWOS/07	
Uwaga: Otwieranie rysunków, w całości lub w części, może nastąpić wyłącznie za zgodą Wojewódzkiej Dykcji Inwestycji					