


BUDYNEK TYP II
RZUT PIĘTRA 1:100

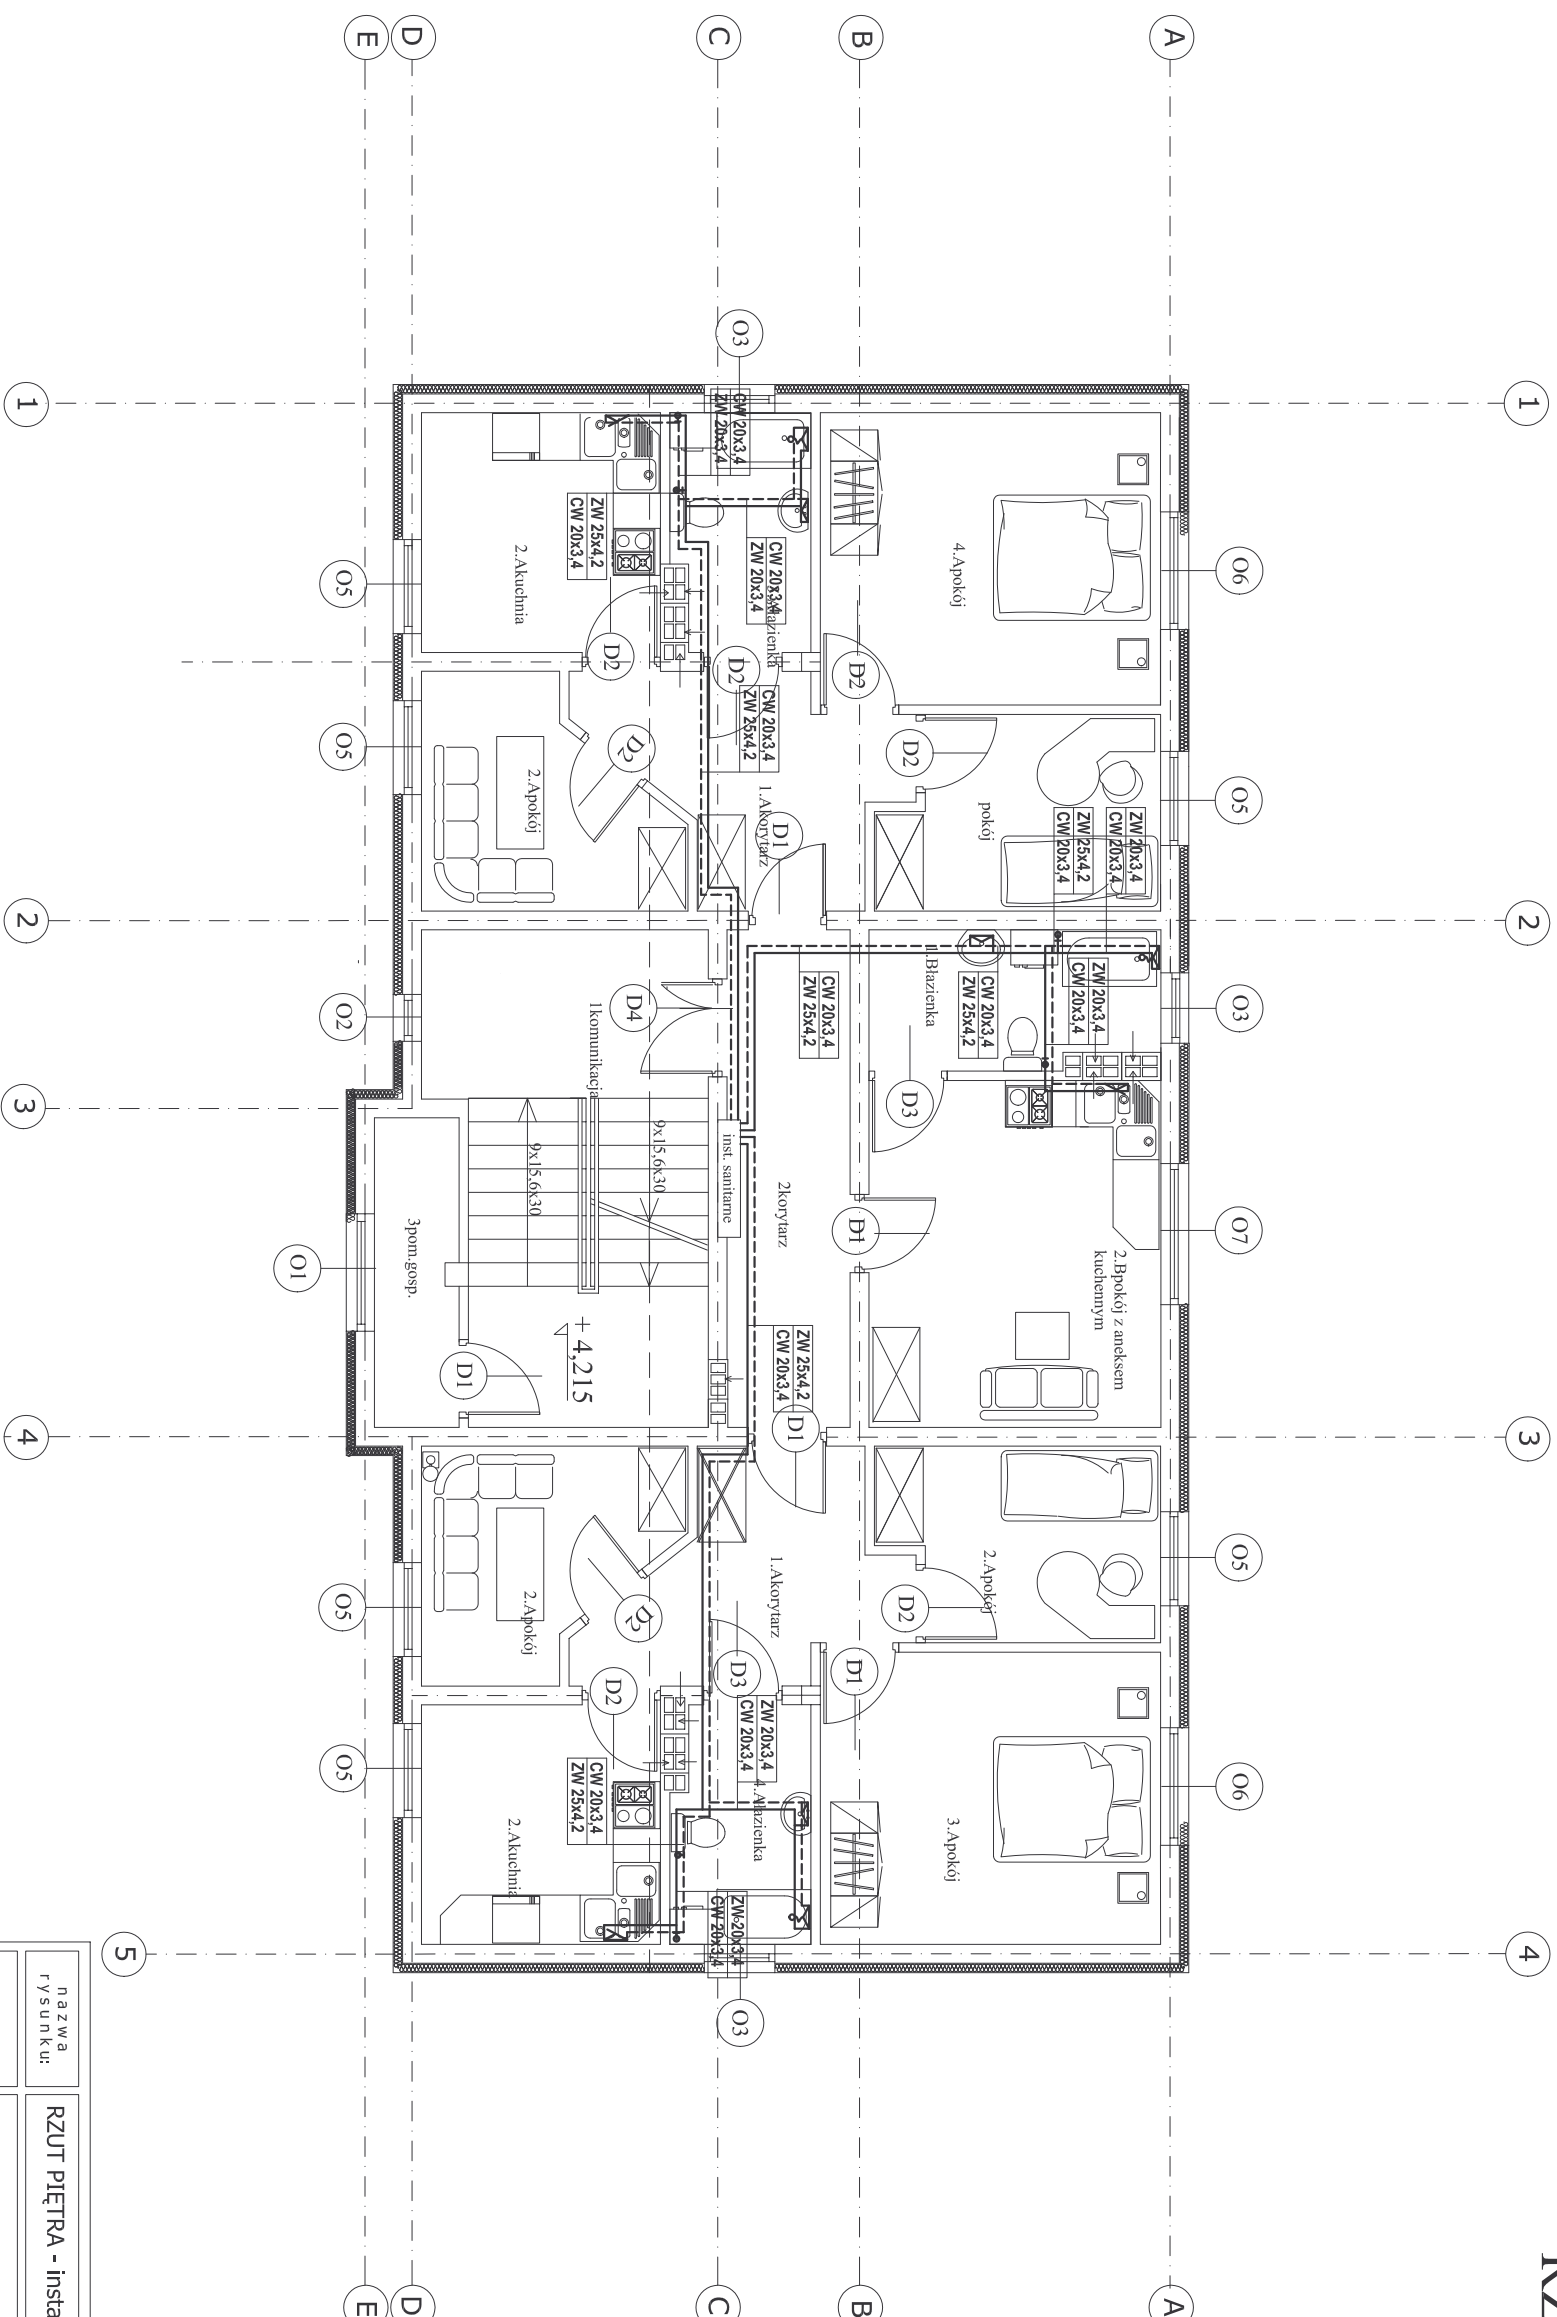

nazwa rysunku:	RZUT PIĘTRA - instalacja wodociągowa		
temat projektu:	REMONTOWANIE OSIĘDŁA BUDYNKÓW KOMUNALNYCH WIELOKODZIENNYCH MIODOWA - JAR - TYP II		
adres budowy:	działka nr 220/3, ul.Miodowa, Płock		
inwestor:	GMINA PŁOCK, Plac Stary Rynek 1, 09-400 Płock		
opracował:		nr upr:	
projektant	mgr inż. Wojciech Gawalekiewicz		7198/OS
asystent proj.	inż. Przemysław Pazik		
asystent proj.	inż. Iwona Szczepanek		
sprawdzący	inż. Maciej Białobrzewski		MAZ/0222/PWOS/07
data: patrzetanie 2007		skala: 1:100	
faza: projekt bud. - wykon.		nr rys. 7	
podpis:			