


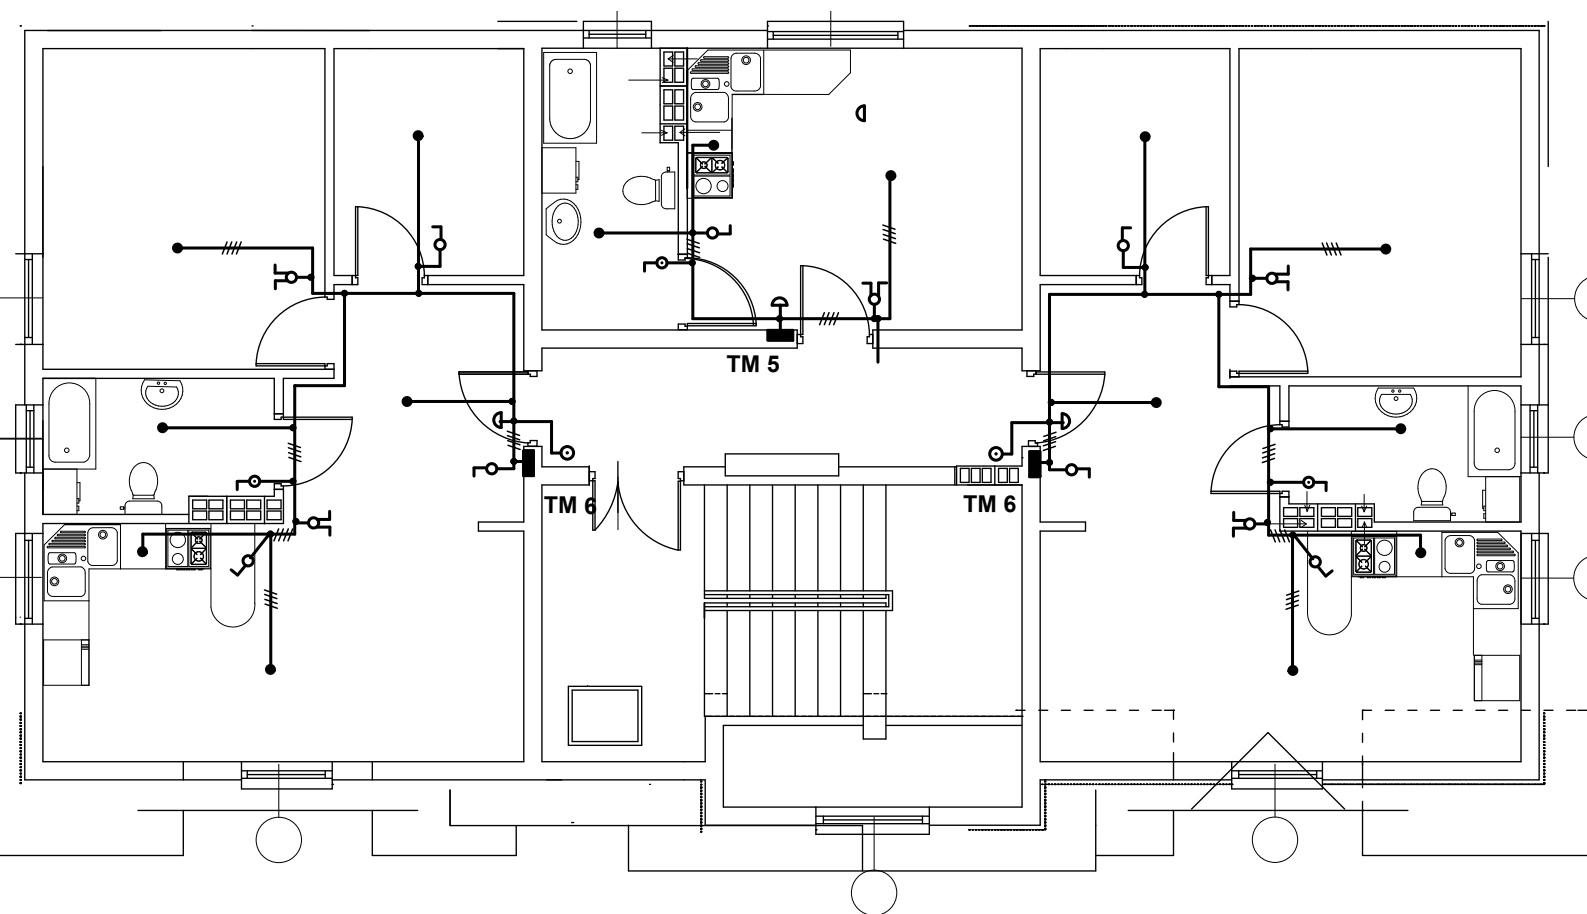

Obiekt	OSIEDLA BUDYNKÓW WIELORODZINNYCH - OSIEDLE MIODOWA-JAR Typ II; Dz. ewid. 220/3; Bud. nr 49	Nr rys. 27
Opracowanie	Część elektryczna	Data 07.2007
Temat rysunku	Plan instalacji elektrycznej poddasza - obwody oświetleniowe mieszkań	Skala 1:100
Opracował	Mgr inż. Marek Mielnicki UAN-VI 7210/502/85	Strona