


Oznaczenia:

- wypust oprawy oświetleniowej
- ⌘ oprawa oświetleniowa typu plafoniera IP 54
- |— oprawa oświetleniowa typu jarzeniowa
- ⌋— gniazdo wtykowe 220V podwójne
- ⌋— gniazdo wtykowe 220V podwójne IP 44
- ⌋○ łącznik oświetleniowy
- ⌋○ łącznik oświetleniowy IP 44
- ⊙ przycisk "dzwonek" lub "światło"
- ⌋ dzwonek 230V
- ⊙ gniazdo telefoniczne
- ⌋ gniazdo TV
- ⊙ gniazdo domofonowe
- szafka rozdzielcza
- przewód jednofazowy
- - - - - przewód telefoniczny

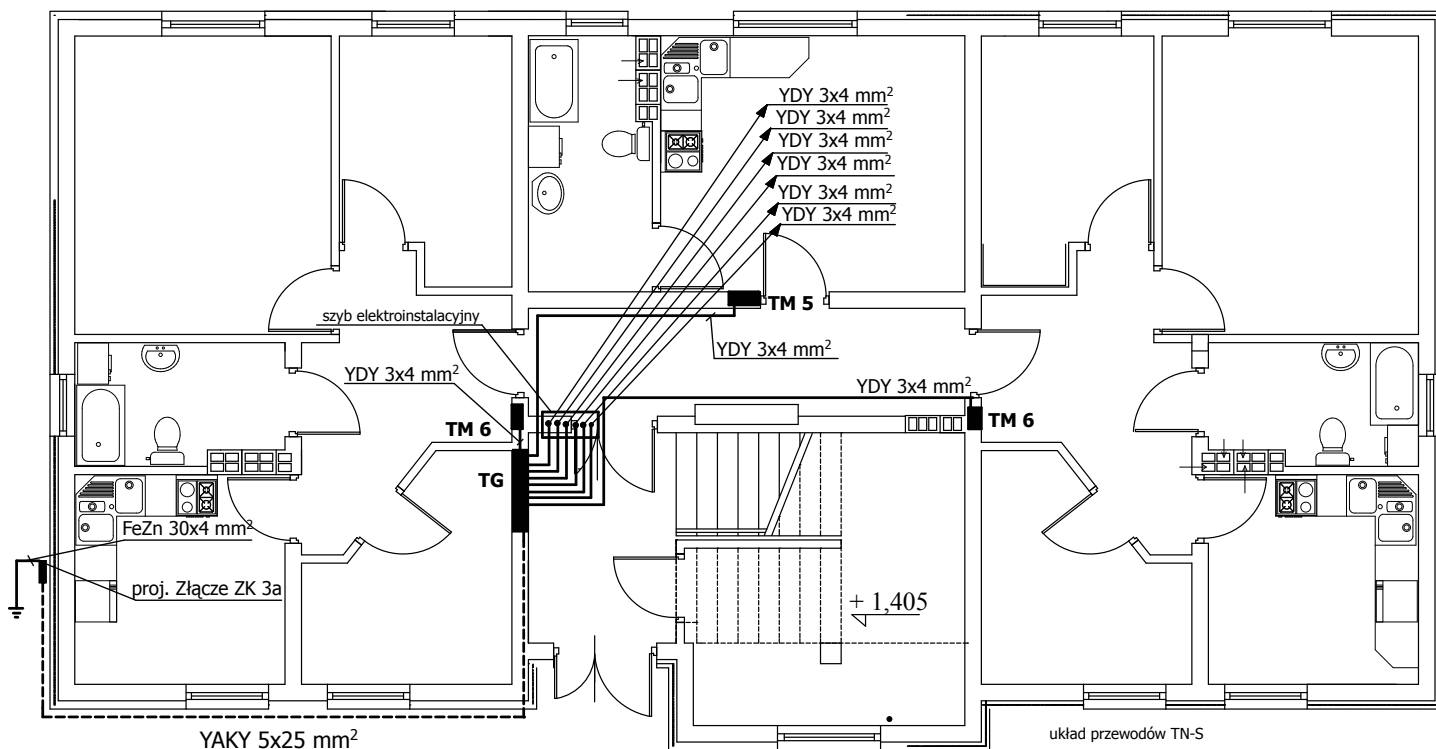

Obiekt	OSIEDLA BUDYNKÓW WIELORODZINNYCH - OSIEDLE MIODOWA-JAR Typ II; Dz. ewid. 220/3; Bud. nr 49	Nr rys. 5
Opracowanie	Część elektryczna	Data 07.2007
Temat rysunku	Plan instalacji elektrycznej parteru - w.l.z	Skala 1:100
Opracował	Mgr inż. Marek Mielnicki UAN-VI 7210/502/85	Strona