


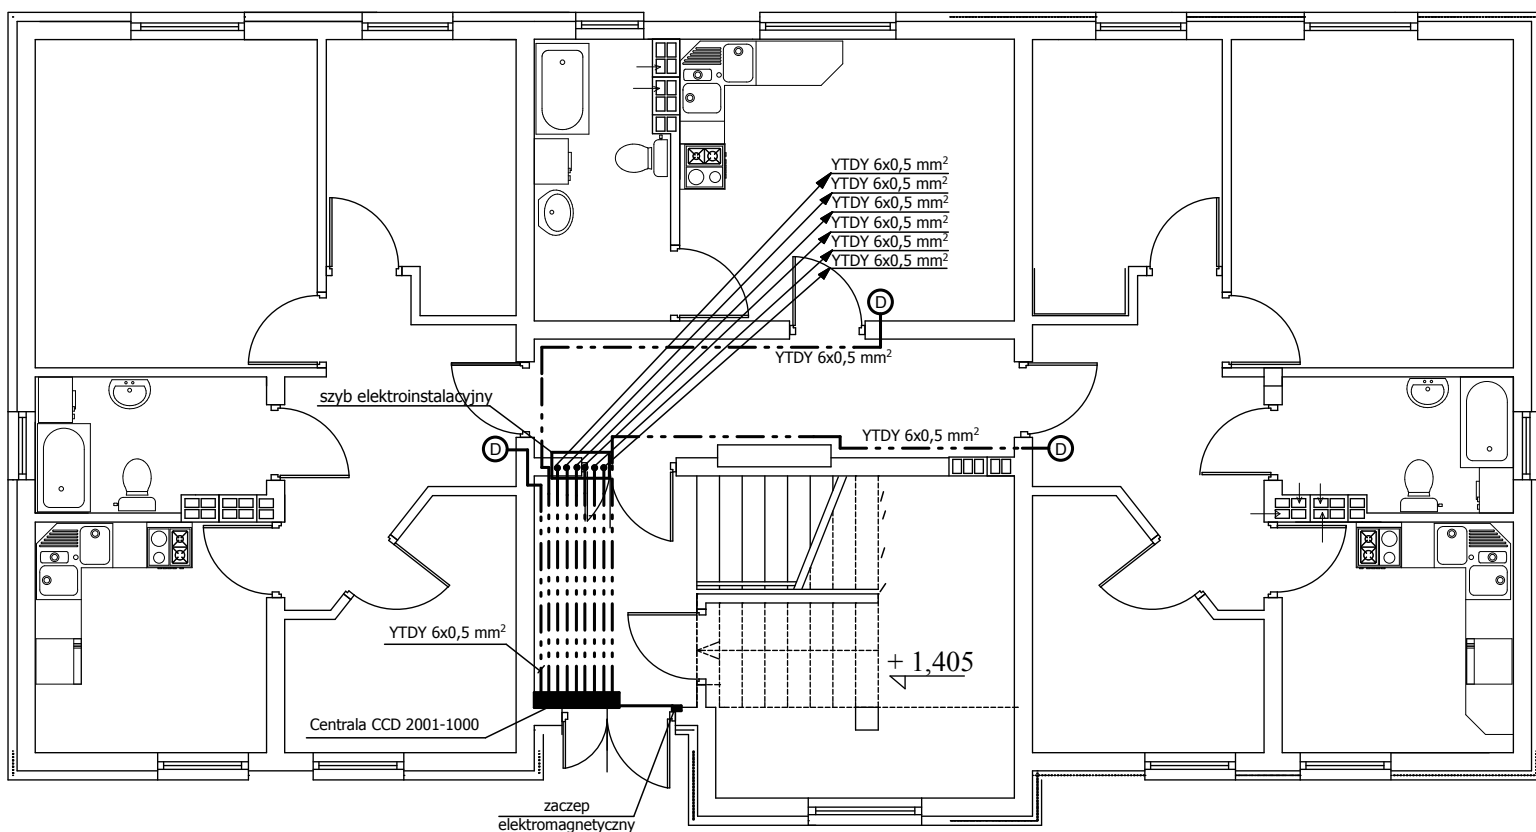

⊙ — — — — — przewód do unifonu w mieszkaniu YT DY 6x0,5 mm²

Obiekt	OSIEDLA BUDYNKÓW WIELORODZINNYCH - OSIEDLE MIODOWA-JAR Typ II; Dz. ewid. 220/3; Bud. nr 49	Nr rys. 9
Opracowanie	Część elektryczna	Data 07.2007
Temat rysunku	Plan instalacji elektrycznej parteru - instalacja domofonowa	Skala 1:100
Opracował	Mgr inż. Marek Mielnicki UAN-VI 7210/502/85	Strona