


PROFIL - nr 1
Kolizja SN-1 oraz SN-2
SKALA 1:100/500

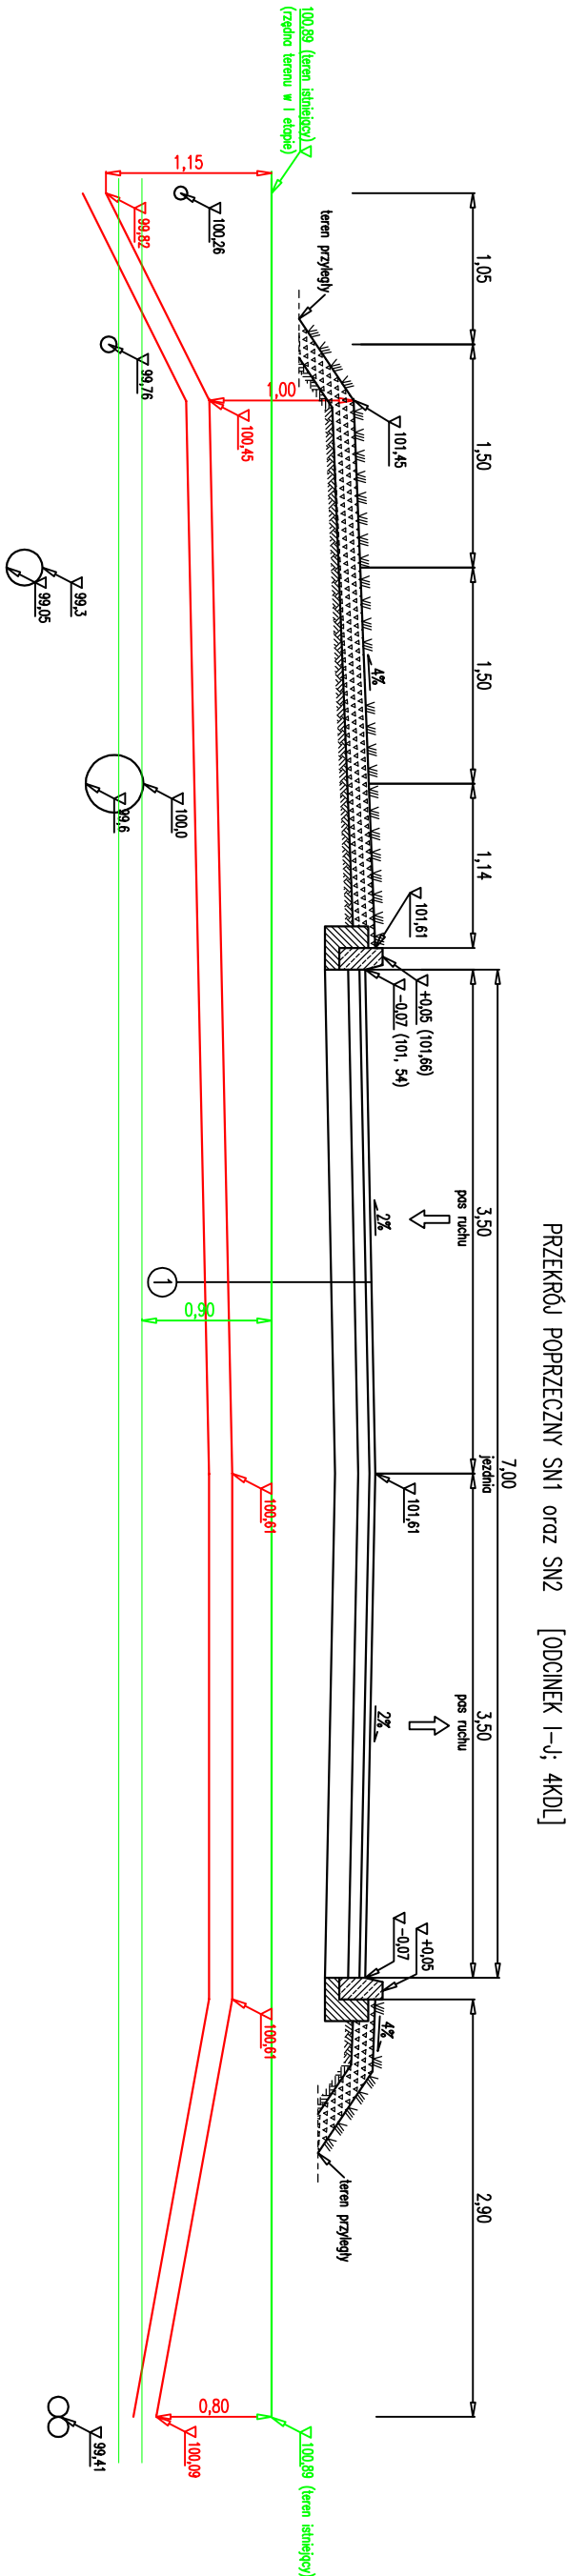

UWAGA:

Począs budowy I etapu robót kable zakopać na głębokości 0,9m w rurze ochronnej typu HDPE 160 oraz pozostawić zapas po 2m na końcach rury ochronnej. Podczas realizacji II etapu inwestycji, kabeł w rurach ochronnych przetrzeć w odniesieniu do projektowanych rzędnych układu drogowego.

NAZWA INWESTYCJI: Budowa Nowej Przemysłowej na odcinku od węzła "Trzepowo" w Plocku do skrzyżowania z drogą powiatową 5205W wraz z uzbrojeniem terenów inwestycyjnych na terenie osiedla "Trzepowo" w Plocku			
ZAKRES INWESTYCJI: Budowa układu komunikacyjnego wraz z niezbędną infrastrukturą dla strefy inwestycyjnej miasta Plocka na osiedlu "Trzepowo" - ETAP 2			
JEDNOSTKA PROJEKTOWA: MBZ Andler, Tomczak sp. j., ul. Masłana 8/10 87-800 Włocławek tel. 54 413 60 00			
INWESTOR: Prezydent Miasta Plock ul. Stary Rynek 1 09-400 Plock			
FUNKCJA:	IMIE I NAZWISKO:	URZĄDNIENIA:	PODPIS:
PROJEKTANT BRANŻY ELEKTRYCZNEJ	Łukasz Darmach	do projektowania w spec. elektrycznej POM/001/P/OCE/1/1	
SPRACUJĄCY BRANŻY ELEKTRYCZNEJ	Andrzej Raczkowski	do projektowania w spec. elektrycznej POM/0010/P/OCE/1/4	
FAZA PRACOWANIA: Projekt Wykonawczy			
BRANŻA: Elektryczna - Kołzje			
Tytuł rysunku: Profil nr 1 - kołzje SN-1 oraz SN-2			
DATA: 14.07.2017	SKALA: 1:100/500	NAZWA PLIKU: *****	NUMER ARCH: 1
WZGLĘD PRAMA AUTORSKIE ZASTĘPZCZNE, KOPLOWANIE W JAKIEKOLWIEK FORMIE CZĘŚCI LUB CAŁOŚCI NIE JEST DOZWOŁONE. ZOBOWIĄZANIE AUTORA: ZOBOWIĄZANIE AUTORA: ZOBOWIĄZANIE AUTORA Z DN. 23.02.1994 – NR 24 POZ. 83 – USTAWA PRAWO AUTORSKIE Z POZNIESTWIA ZWIAWAŁ.			NUMER RYS.: P5