
 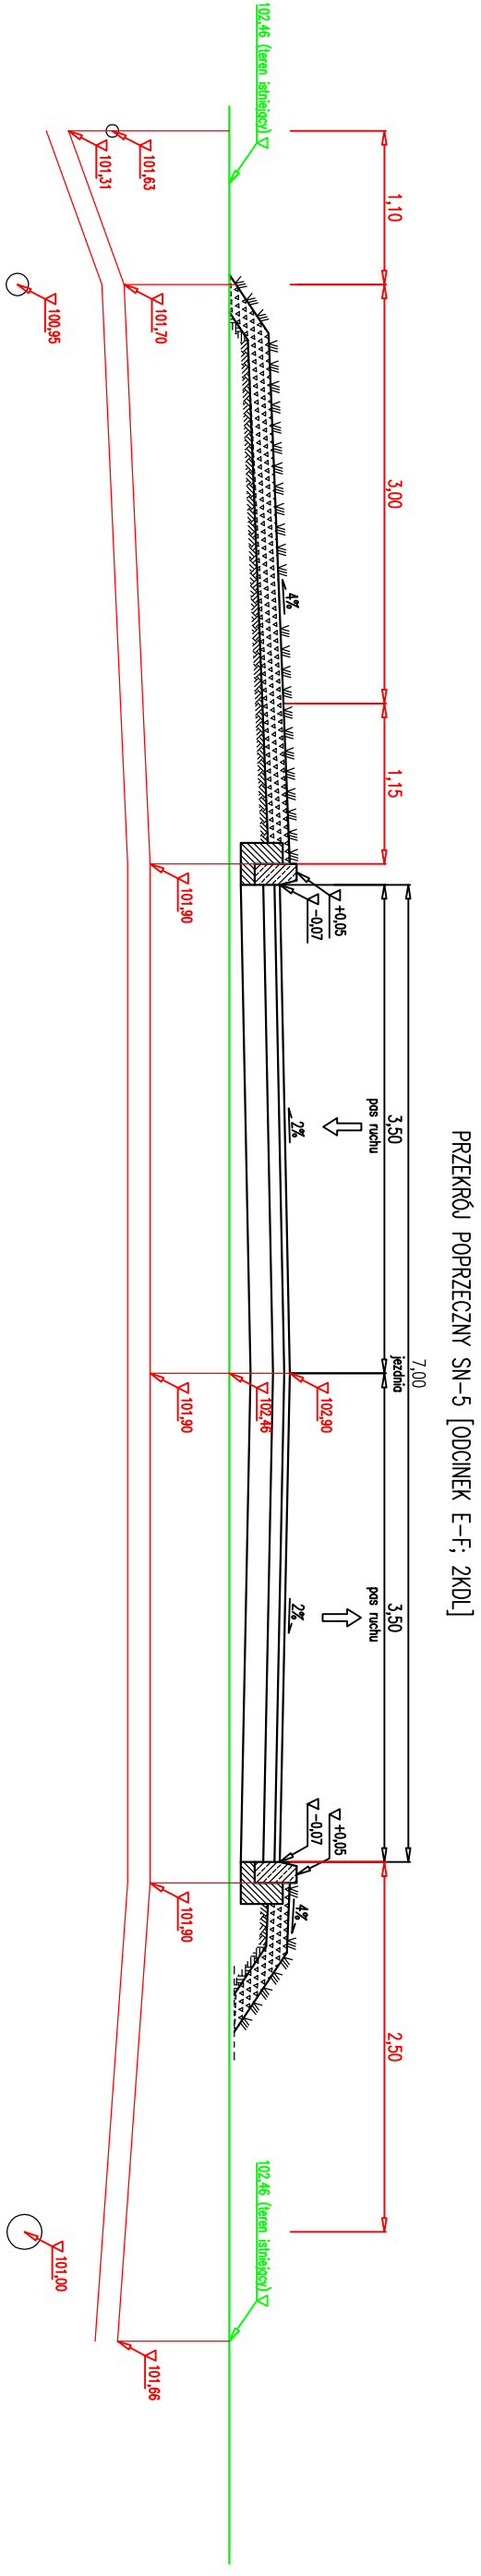


SKALA 1:100/500



NAZWA INWESTYCJI: Budowa Nowej Przemysłowej na odcinku od węzła "Trzepowo" w Płocku do skrzyżowania z drogą powiatową 5205W wraz z uzbrojeniem terenów inwestycyjnych na terenie osiedla "Trzepowo" w Płocku			
ZAKRES INWESTYCJI: Budowa Nowej Przemysłowej na odcinku od węzła "Trzepowo" obwodnicy północno - zachodniej miasta Płocka do drogi powiatowej nr 5205W - ETAP 1			
ZAKRES INWESTYTORA: Budowa układu komunikacyjnego wraz z niezbędną infrastrukturą dla strefy inwestycyjnej miasta Płocka na osiedlu "Trzepowo" - ETAP 2			
JEDNOSTKA PROJEKTOWA:  MBZ Andler, Tomczak sp. z o.o. - ul. Masłana 8/10 87-800 Włocławek tel. 54 413 60 00		INWESTOR: Prezydent Miasta Płock ul. Stary Rynek 1 09-400 Płock	
FUNKCJA:	IMIĘ I NAZWISKO:	UPRZAMNIENIA:	PODPIS:
PROJEKTANT BRANŻY ELEKTRYCZNEJ	Łukasz Darmach	do projektowania w spec. elektrycznej POM/0011/P/OE/11	
SPRAWOZDAJĄCY BRANŻY ELEKTRYCZNEJ	Andrzej Raczkowski	do projektowania w spec. elektrycznej POM/0010/P/OE/10	
FAZA OPRACOWANIA: Projekt Wykonawczy			
BRANŻA: Elektryczna - Kable			
TYTUŁ RYSUNKU: Polił nr 5 - Kable SN-5			
DATA: 14.07.2017		SKALA: 1:100/500	
NAZWA PLIKU: *****		NUMER ARCH: 1	
NUMER RYS.: P9			