
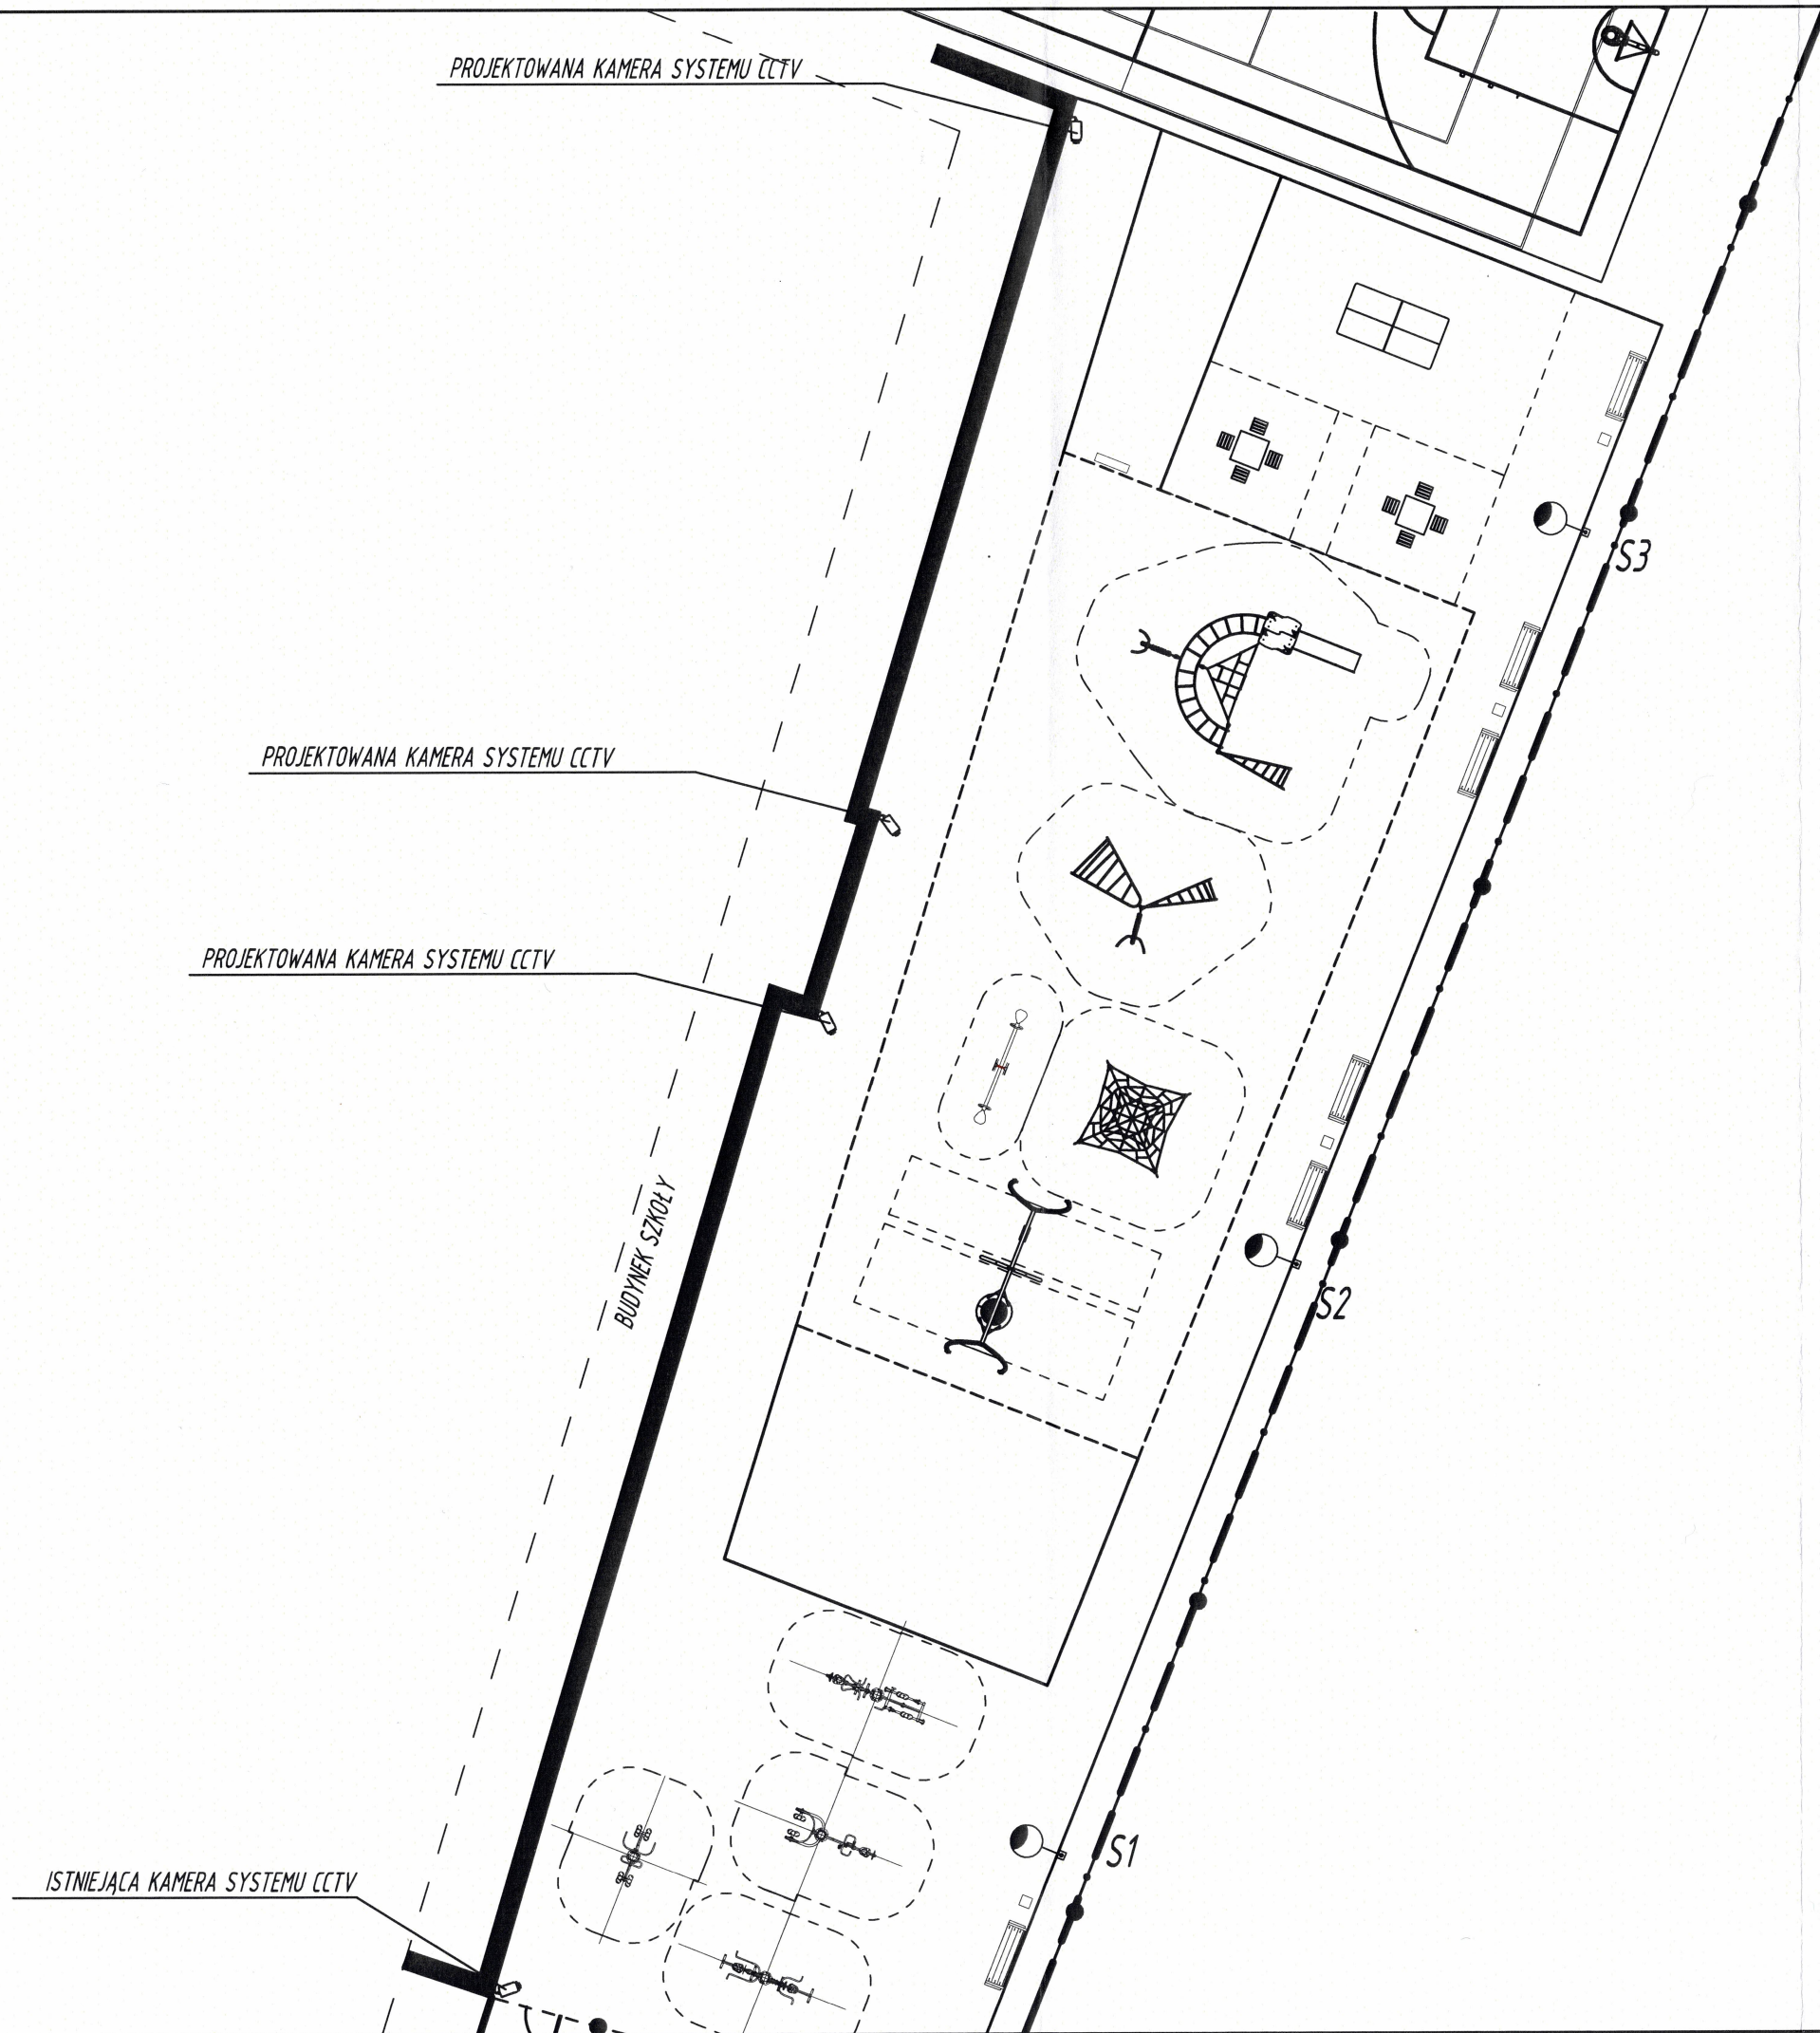


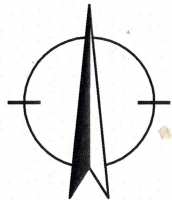

LEGENDA

- S3  słupy oświetleniowe solarne
-  kamera systemu CCTV
włączyć w istniejący system monitoringu

WSZELKIE PRAWA DO NINIEJSZEGO OPRACOWANIA ZASTRZEŻONE
ALL RIGHTS FOR THIS PROJECT RESERVED

Firma/firm:		PROOBIĘKT	
85-360 BYDGOSZCZ , UL. PAGÓREK 12C/2 TEL. 608462713 NIP 953-191-26-26			
Obiekt:	PLAC ZABAW I REKREACJI DLA DZIECI I DOROSŁYCH Projekt aktywność i dobra energia dla wszystkich		
Lokalizacja:	Płock dz. nr 205/2 obr. 7 al. Jachowicza 20		
Inwestor:	Gmina Miasto Płock Płock 09-400 Stary Rynek 1		
Faza projektu:	PROJEKT WYKONAWCZY		
Część branżowa:	ELEKTRYCZNA		
Projektant:	inż. Przemysław Proczek nr upr. KUP/0179/P00E/04 spec. inst. elektryczne bez ograniczeń	notatnik 	
Sprawdzający:	inż. Arkadiusz Dewalt nr upr. KUP/0083/PW0E/12 spec. inst. elektryczne bez ograniczeń		
Tytuł rysunku:	PROJEKT ZAGOSPODAROWANIA TERENU MONITORING /OŚWIETLENIE		skala 1:200 data 02.2019 nr rys. E1