
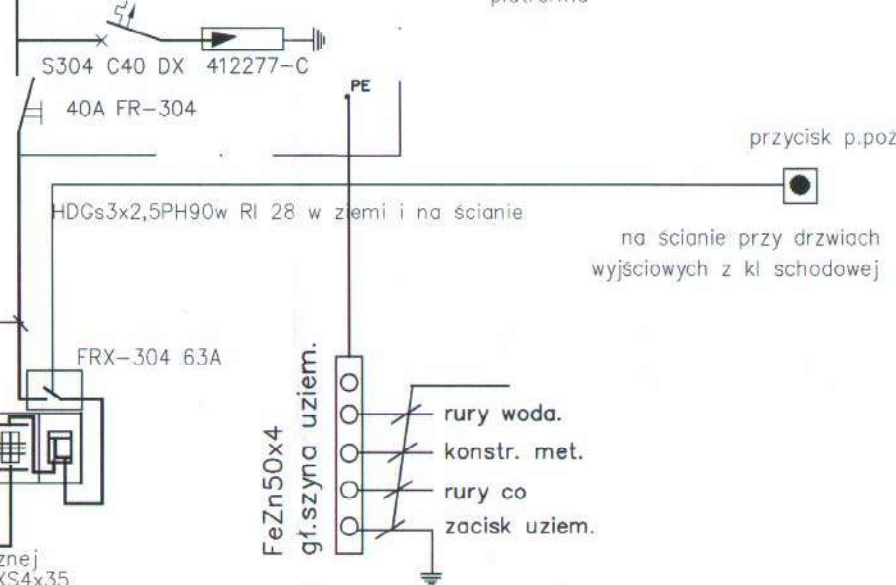


T bud
Ps=20,5 kW
PARTER

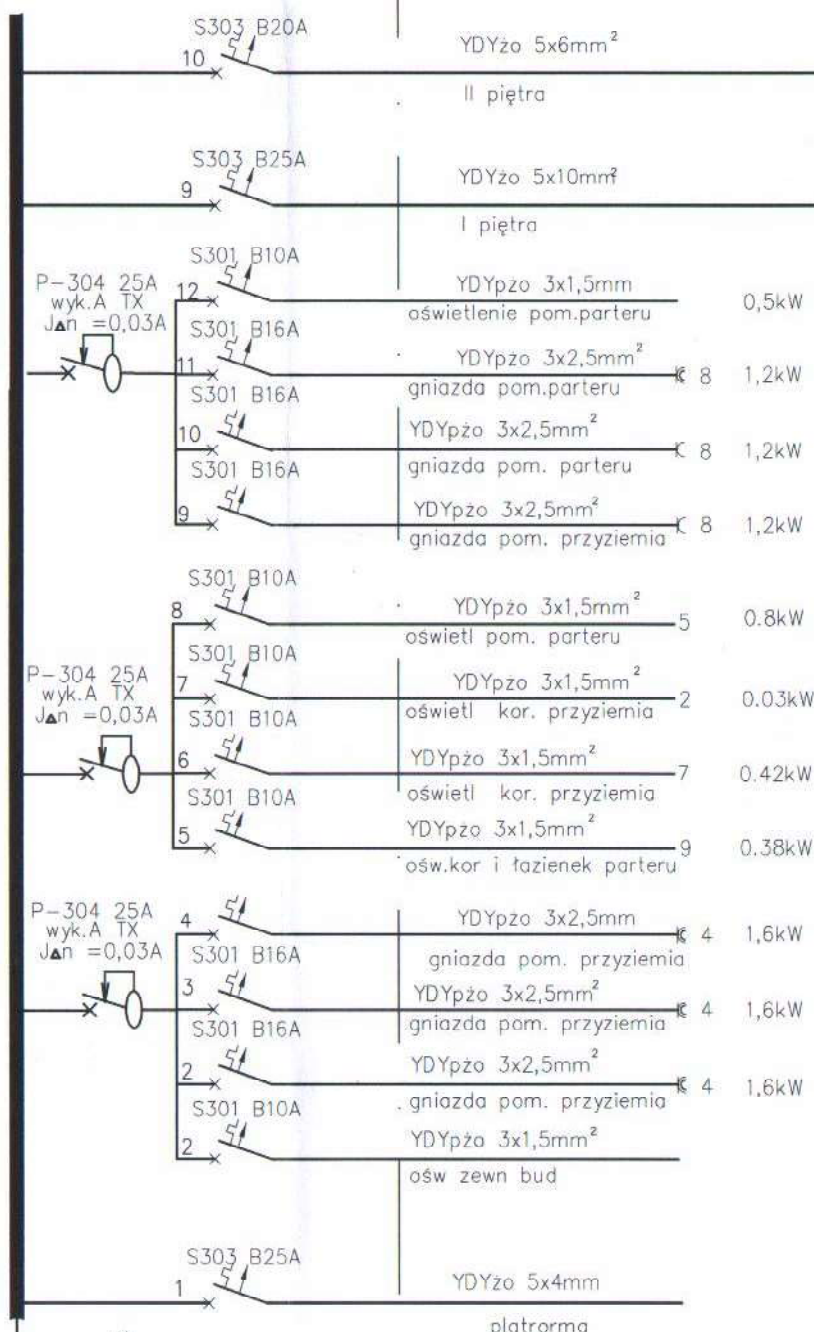


proj.ztęcze kablów-
pomiarowe w ogrodzeniu
działki

proj.przytęcze kablów
ze słupa ist. linii napowietrznej
wykonane kablem typu YAKXS4x35
wykona Energa Operator


PIĘTRO II

32A
FR-304

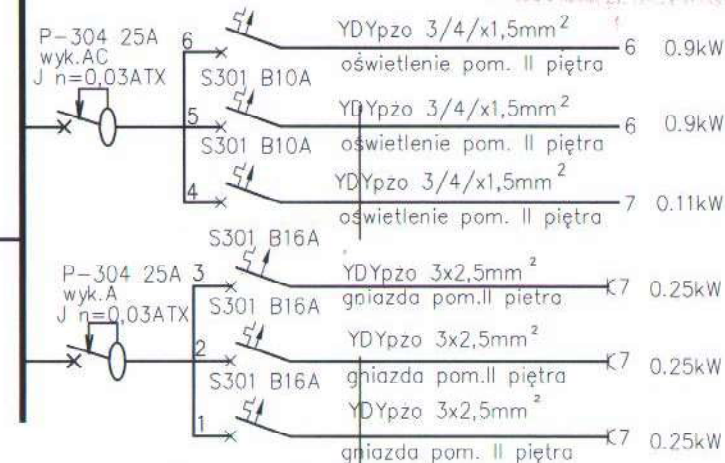

PIĘTRO I

32A
FR-304

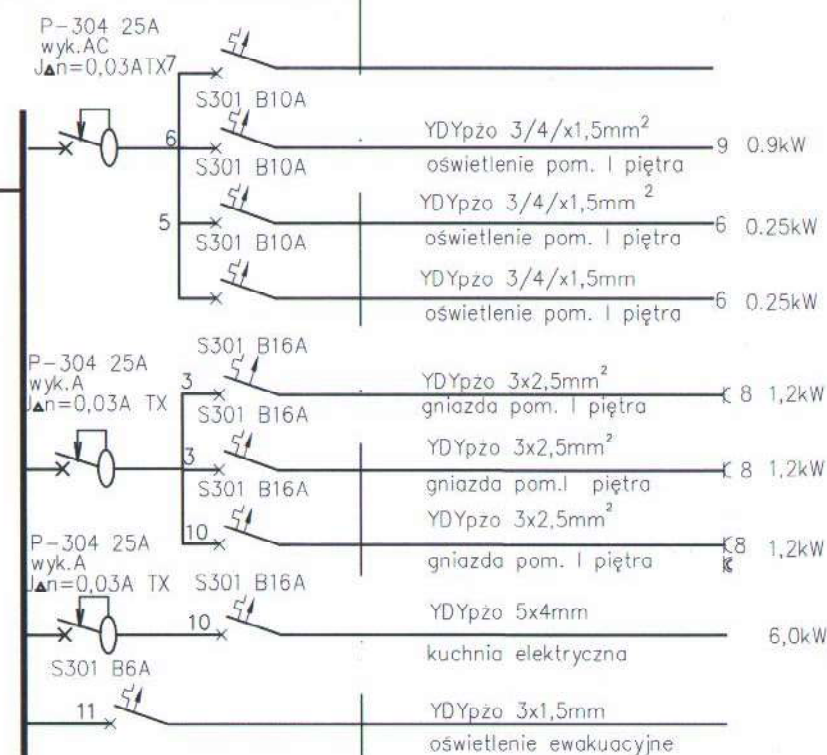

Gmina Płock, pl. Stary Rynek 1, 09-400 Płock

Rozbudowa, nadbudowa ze zmianą konstrukcji dachu
oraz zmiana sposobu użytkowania budynku mieszkalne-
go jednorodzinne na budynek usługowy przeznaczony
na potrzeby placówki opiekuńczo-wychowawczej.
Płock, ul. Kalinowa 80 (dz. nr 640)

Nazwa rysunku:

SCHEMAT IDEOWY


Imię i Nazwisko	Nr upr.	Nr ewidencyjny uprawnień	Podpis
Projektant: Jadwiga Stasiak	29/89	MAZ/IE/7841/01	
DATA Październik 2019	SKALA 1:50	NR RYS. 2	
Symbol projektu	PB-10/151/19		

PRACOWNIA PROJEKTOWA
MICHAŁ ŻOCHOWSKI
09-520 Łąck, ul. Gajowa 52
NIP 774-122-29-50 tel. kom. 605 545 287
REGON 610992529 e-mail: etasc@op.pl

Niniejszy rysunek jest własnością Pracowni Projektowej M. Żochowski i nie może
być bez pisemnej zgody kopiowany, powielany oraz udostępniany stronie trzeciej
dla jakichkolwiek innych celów niż opisanych w umowie.

Str. 23-

RZECZOZNAWCA DO SPRAW ZABEZPIECZEN
PRZECIWPOŻAROWYCH
mgr inż. Henryk Baranowski
upr. 136/2019
Kutno
Zgodność projektu z wymaganiami
ochrony przeciwpożarowej
świadczam z uwagami
bez uwag

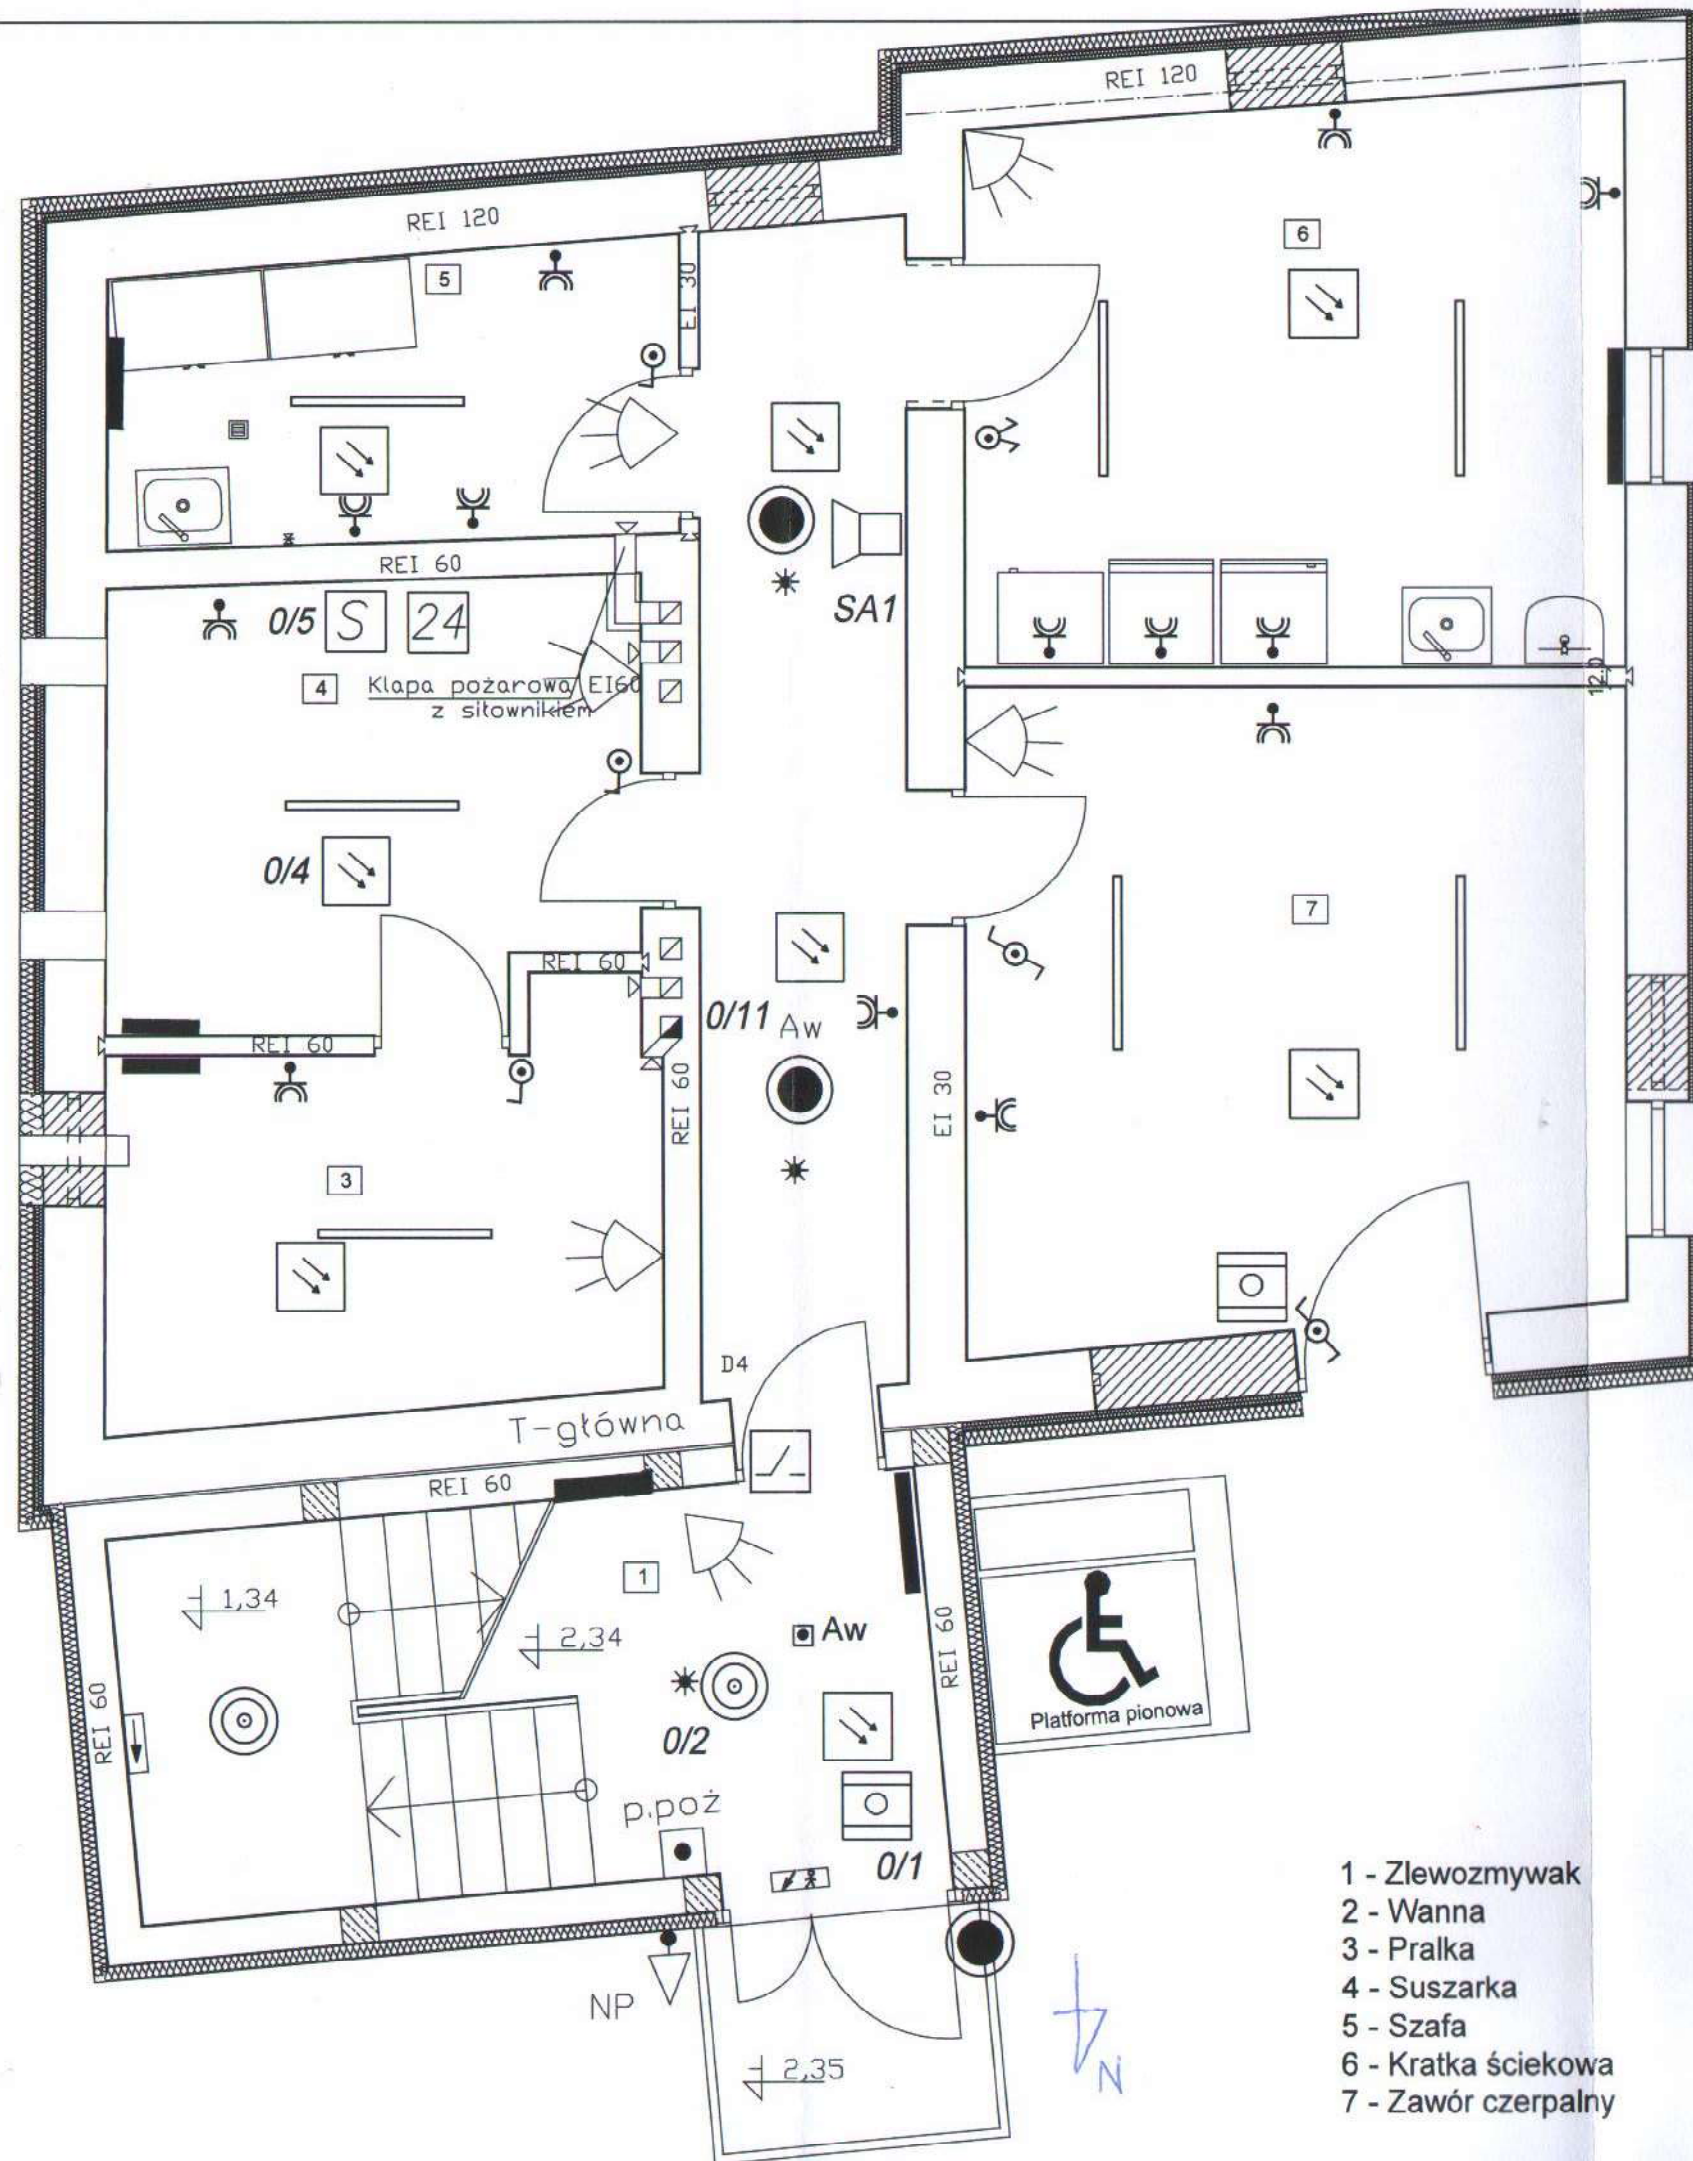

- 1 - Zlewozmywak
- 2 - Wanna
- 3 - Pralka
- 4 - Suszarka
- 5 - Szafa
- 6 - Kratka ściekowa
- 7 - Zawór czerpalny



Oznaczenia

- proj.oprawa LED o mocy 60W IP 44 szt -7
 - proj. gniazdo wtycz, 2x10A/Z bryzgoszczelne p/t szt -12
 - proj.przełącznik ściwkowy bryzgoszczelny p/t szt -1
 - proj. przełącznik schod. bryzgoszczelny szt - 2
 - proj. przełącznik bryzgoszczelny szt - 2
 - proj.oprawa LED 15W IP44 szt -3
 - proj. czujnik ruchu szt - 4
 - proj.oprawa LED 25W IP20 z modulem Aw szt - 2
 - proj. oprawa kierunkowa szt - 2
 - proj. przycisk p.poż szt - 1
 - proj. oprawa nr. policyjny szt - 1
 - proj. oprawa oś zew. szt - 1
- sterowanie czujnikiem zmierzchowym

1	Klatka schodowa
13.83m ²	Gres
2	Korytarz
10.51m ²	Gres
3	Pomieszczenie gospodarcze
8.61m ²	Gres
4	Pomieszczenie gospodarcze
10.50m ²	Gres
5	Pomieszczenie porządkowe
7.06m ²	Gres
6	Pomieszczenie gospodarcze
16.16m ²	Gres
7	Pomieszczenie gospodarcze
18.57m ²	Gres
85.24m ²	

UREAD MIASTA PŁOCKA
 Wydział Rozwoju i Polityki Gospodarczej Miasta
 Referat Administracji
 Architektoniczno - Budowlanej
 09-400 Płock, pl. Stary Rynek 1
 3

RZECZPOZNAWCA DO SPRAW ZABEZPIECZEŃ
 PRZECIWPOŻAROWYCH
 mgr inż. Henryk Baranowski
 28.11.2019
 Kuto: 136/2019
 Zgodność projektu z wymaganiami
 ochrony przeciwpożarowej
 bez uwag


Gmina Płock, pl. Stary Rynek 1, 09-400 Płock

Rozbudowa, nadbudowa ze zmianą konstrukcji dachu oraz zmiana sposobu użytkowania budynku mieszkalnego jednorodzinnego na budynek usługowy przeznaczony na potrzeby placówki opiekuńczo-wychowawczej. Płock, ul. Kalinowa 80 (dz. nr 640)

Nazwa rysunku: Rzut przyziemia - instalacje elektryczne			
Imię i Nazwisko	Nr upr.	Nr ewidencyjny uprawnień	Podpis
Projektant: Jadwiga Stasiak	29/89	MAZ/IE/7841/01	
DATA Październik 2019	SKALA 1:50	NR RYS.	3
Symbol projektu	PB-10/151/19		

PRACOWNIA PROJEKTOWA
MICHAŁ ŻOCHOWSKI
 09-520 Łąck, ul. Gajowa 52
 NIP 774-122-29-50 tel. kom. 605 545 287
 REGON 610992529 e-mail: etesc@op.pl

Niniejszy rysunek jest własnością Pracowni Projektowej M. Żochowski i nie może być bez pisemnej zgody kopiowany, powielany oraz udostępniany stronie trzeciej dla jakichkolwiek innych celów niż opisanych w umowie.

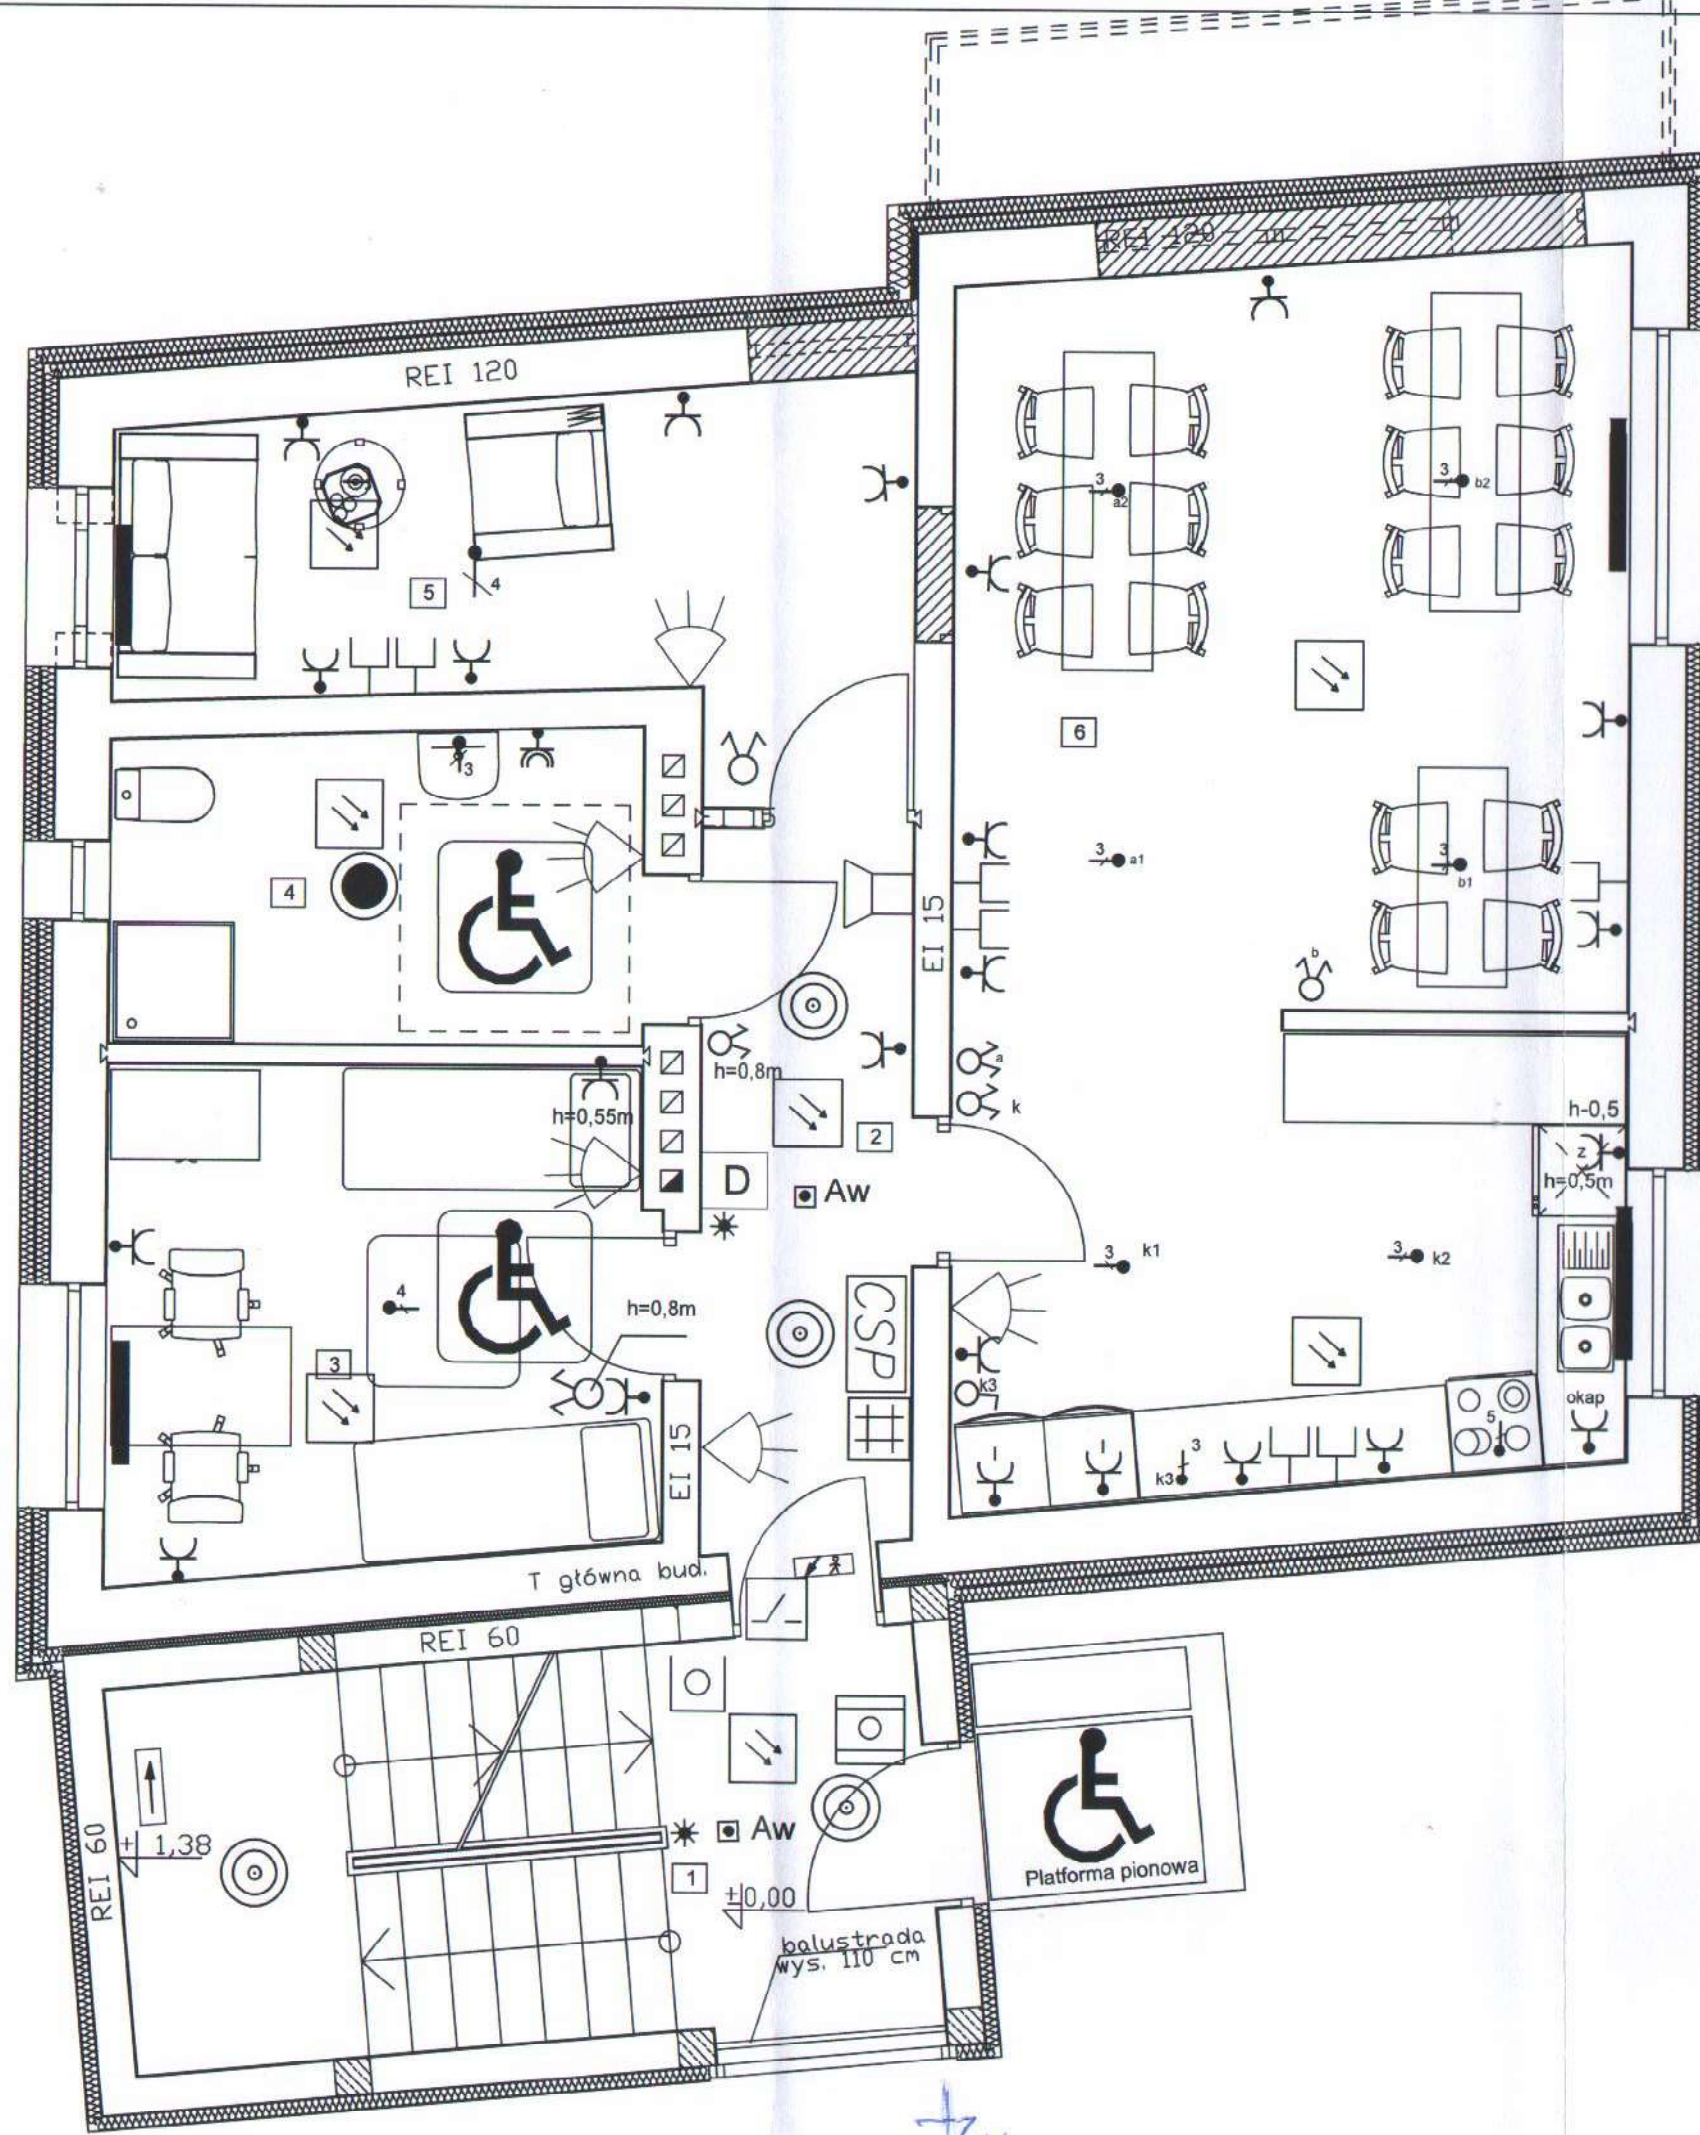

Urządzenia
ujęte w projekcie TT

grzejnik ujęty w proj. co.

Oznaczenia

- proj.wypust 3 przewodowy szt - 8
- proj.wypust 4 przewodowy szt - 2
- proj.gniazda wtycz, 2x2x10A/Z szt- 23
- proj.gniazda wtycz, 2x10A/Z bryzgoszczelne szt-1
- proj.przełącznik ścienny p/t szt-6
- proj.przełącznik p/t szt-1
- proj.oprawa LED 23W o IP20 szt-4
- proj.oprawa LED 15W IP44 szt -1
- proj. oprawa Aw o IP44 szt - 2
- proj. czujnik szt - 3
- proj. oprawa kierunkowa szt - 2

1	Klatka schodowa
13.83m²	Gres
2	Korytarz
6.59m²	Gres
3	Pokój dwuosobowy
11.19m²	Panele winylowe
4	Łazienka
7.20m²	Terakota
5	Pokój personelu
11.27m²	Panele winylowe
6	Pokój z aneksem kuchennym
35.84m²	Gres/Panele winylowe
85.92m²	

- 1 - Umywalka
- 2 - Muszla ustępowa
- 3 - Brodzik
- 4 - Uchwyt stały
- 5 - Uchwyt ruchomy
- 6 - Zlewozmywak
- 7 - Kuchnia elektryczna
- 8 - Blat
- 9 - Zmywarka w zabudowie
- 10 - Lodówka
- 11 - Stół
- 12 - Krzesło
- 13 - Łóżko
- 14 - Szafa
- 15 - Fotel
- 16 - Stolik
- 17 - Sofa

Gmina Płock, pl. Stary Rynek 1, 09-400 Płock

Rozbudowa, nadbudowa ze zmianą konstrukcji dachu oraz zmianą sposobu użytkowania budynku mieszkalnego jednorodzinnego na budynek usługowy przeznaczony na potrzeby placówki opiekuńczo-wychowawczej. Płock, ul. Kalinowa 80 (dz. nr 640)

Nazwa rysunku:
Rzut parteru - instalacje elektryczne


Imię i Nazwisko	Nr upr.	Nr ewidencyjny uprawnień	Podpis
Projektant: Jadwiga Stasiak	29/89	MAZ/IE/7841/01	
DATA Październik 2019	SKALA 1:50	NR RYS. 4	
Symbol projektu		PB-10/151/19	

PRACOWNIA PROJEKTOWA
MICHAŁ ŻOCHOWSKI
09-520 Łąck, ul. Gajowa 52

NIP 774-122-29-50 tel. kom. 605 545 287
REGON 810992520 e-mail: etasc@op.pl

Niniejszy rysunek jest własnością Pracowni Projektowej M. Żochowski i nie może być bez pisemnej zgody kopiowany, powielany oraz udostępniany stronie trzeciej dla jakichkolwiek innych celów niż opisanych w umowie.

Str. 25

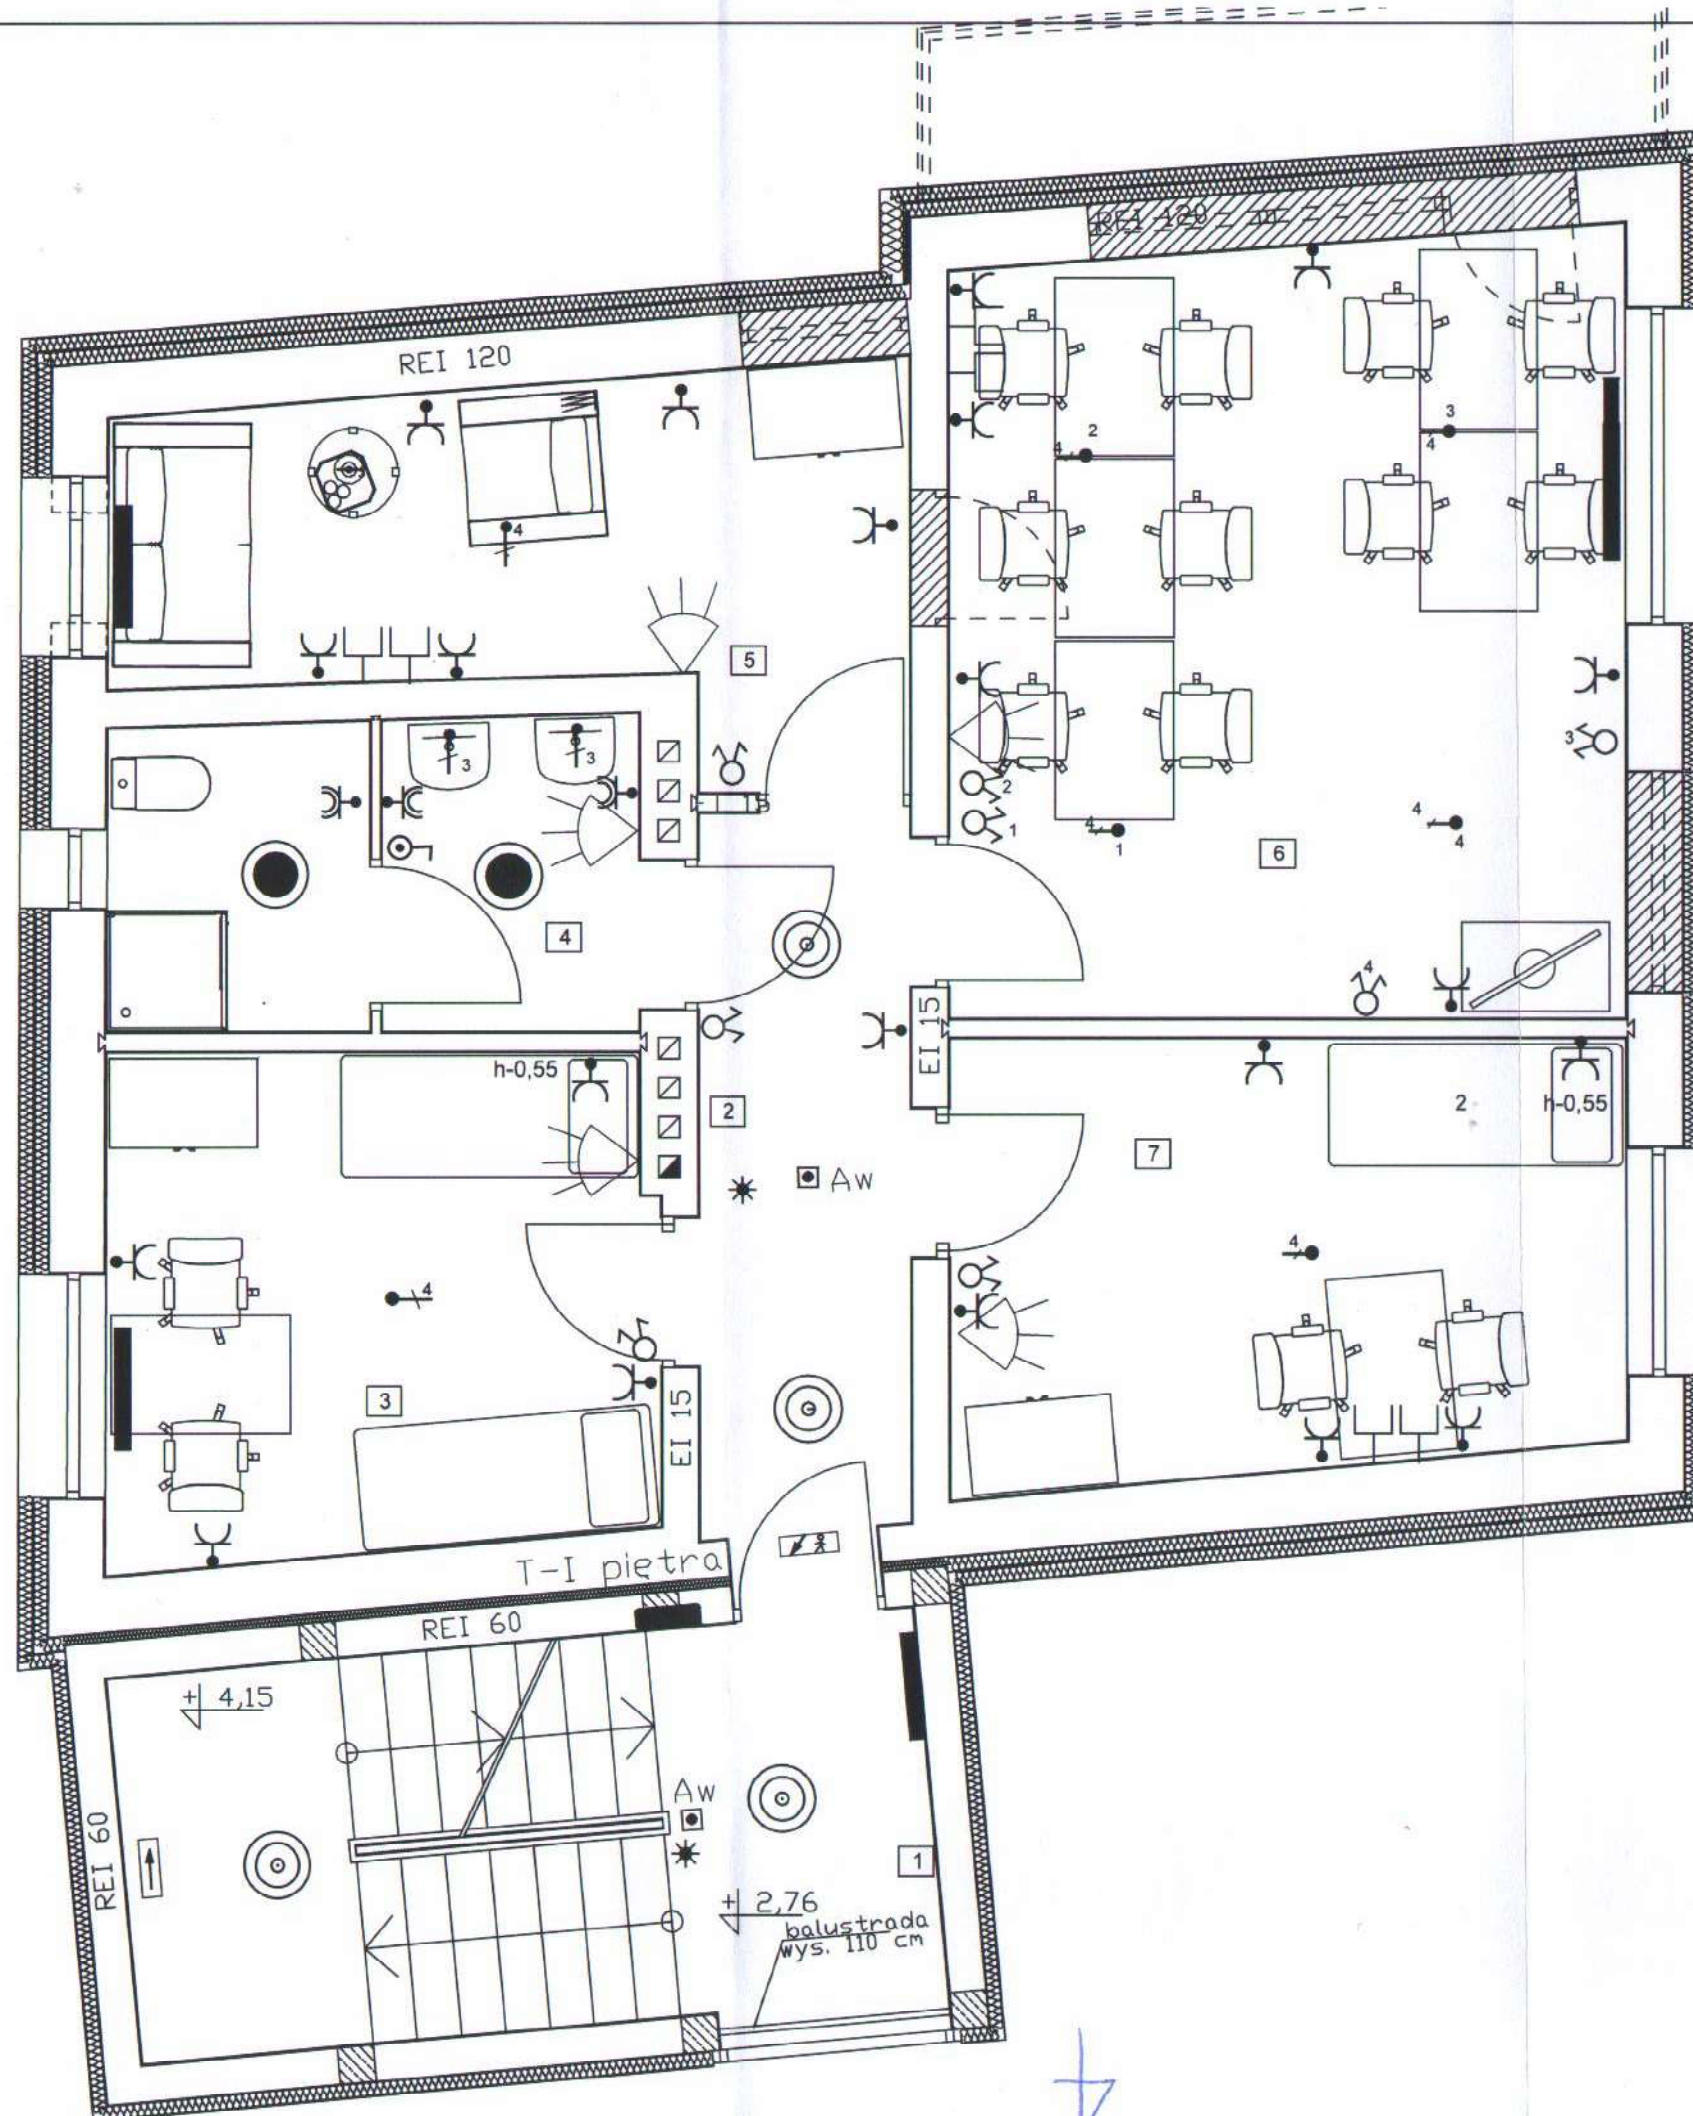

Oznaczenia

- 3 proj.wypust 3 przewodowy szt - 2szt
- 4 proj.wypust 4 przewodowy szt - 7szt
- proj.gniazda wtycz, 2x2x10A/Z szt - 20
- proj.gniazda wtycz, 2x10A/Z bryzgoszczelne szt - 3
- proj. przełącznik bryzgoszczelny p/t szt - 1
- proj.przełącznik świcznikowy p/t szt - 8
- proj.oprawa LED 15W o IP 20 szt - 4
- proj. oprawa LED o IP44 szt - 2
- proj. czujnik ruchu o IP44 szt - 2
- proj. oprawa kierunkowa szt - 2
- proj. oprawa Aw o IP44 szt - 2

- 1 - Umywalka
- 2 - Muszla ustępowa
- 3 - Kabina prysznicowa
- 4 - Stolik pod telewizor
- 5 - Odbiornik telewizyjny
- 6 - Stół
- 7 - Krzesło
- 8 - Łóżko
- 9 - Łóżko piętrowe
- 10 - Szafa
- 11 - Fotel
- 12 - Stolik
- 13 - Sofa

1	Klatka schodowa
13.83m ²	Gres
2	Korytarz
6.59m ²	Panele winylowe
3	Pokój dwuosobowy
11.92m ²	Panele winylowe
4	Łazienka
7.03m ²	Terakota
5	Pokój wychowawcy
11.27m ²	Panele winylowe
6	Pokój do nauki
22.79m ²	Panele winylowe
7	Pokój dwuosobowy
12.75m ²	Panele winylowe
86.18m ²	

URZĄD MIASTA PŁOCKA
Wydział Rozwoju i Polityki Gospodarczej Miasta
Referat Administracji
Architektoniczno - Budowlanej
09-400 Płock, pl. Stary Rynek 1

Gmina Płock, pl. Stary Rynek 1, 09-400 Płock

Rozbudowa, nadbudowa ze zmianą konstrukcji dachu oraz zmiana sposobu użytkowania budynku mieszkalnego jednorodzinnego na budynek usługowy przeznaczony na potrzeby placówki opiekuńczo-wychowawczej.
Płock, ul. Kalinowa 80 (dz. nr 640)

Nazwa rysunku:


Rzut I piętra - instalacje elektryczne

Imię i Nazwisko	Nr upr.	Nr ewidencyjny uprawnień	Podpis
Projektant: Jadwiga Stasiak	29/89	MAZ/IE/7841/01	
DATA Październik 2019	SKALA 1:50	NR RYS. 5	
Symbol projektu	PB-10/151/19		

PRACOWNIA PROJEKTOWA
MICHAŁ ŻOCHOWSKI
09-520 Łąck, ul. Gajowa 52

Niniejszy rysunek jest własnością Pracowni Projektowej M. Zochowski i nie może być bez pisemnej zgody kopiowany, powielany oraz udostępniany stronie trzeciej dla jakichkolwiek innych celów niż opisanych w umowie.

Str. 26

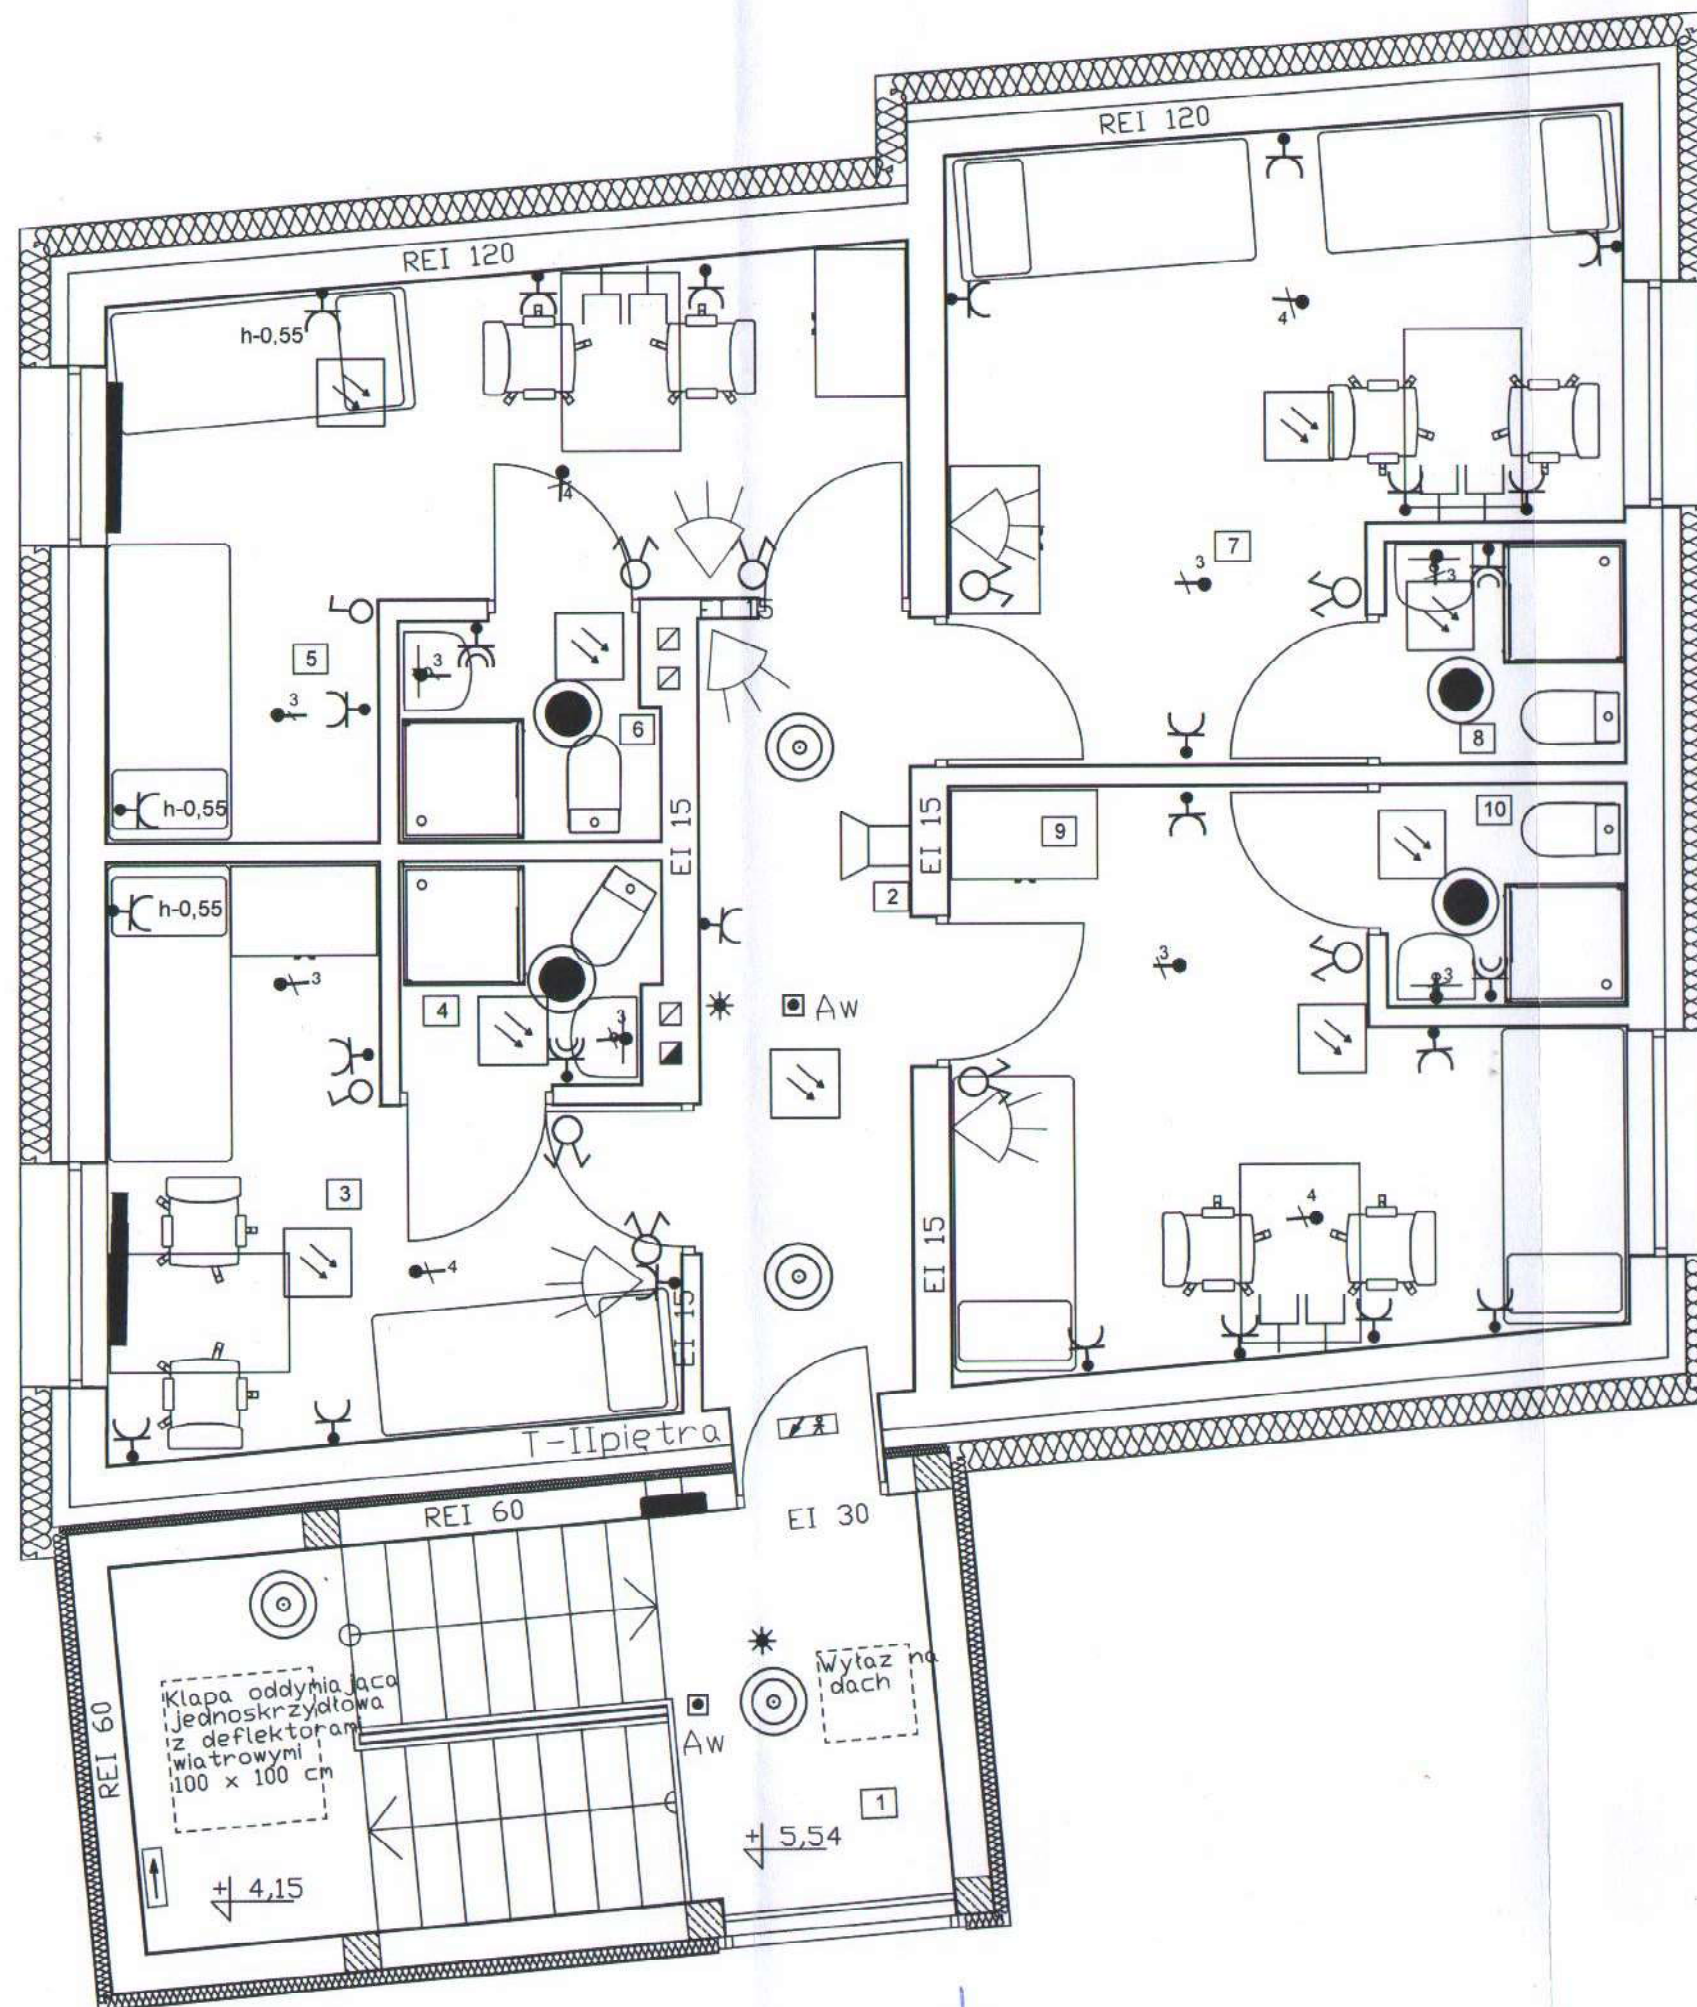

- 1 - Umywalka
2 - Muszla ustępowa
3 - Kabina prysznicowa
4 - Stół
5 - Krzesło
6 - Łóżko
7 - Szafa



Oznaczenia

- 3 • proj. wypust 3 przewodowy szt - 8
4 • proj. wypust 4 przewodowy szt - 4
• proj. gniazda wtycz. 2x2x10A/Z szt - 23
• proj. gniazda wtycz. 2x10A/Z bryzgoszczelne szt - 4
• proj. przełącznik p/t szt - 2
• proj. przełącznik świcznikowy p/t szt - 8
• proj. oprawa LED 15W IP20 szt - 4
• proj. oprawa LED 15W o IP44 szt - 5
* proj. czujnik ruchu szt - 2
• AW proj. oprawa Aw o IP44 szt - 2
• proj. oprawa kierunkowa szt - 2

1	Klatka schodowa
13.83m²	Gres
2	Korytarz
7.17m²	Gres
3	Pokój dwuosobowy
11.17m²	Panele winylowe
4	Łazienka
2.38m²	Terakota
5	Pokój dwuosobowy
14.17m²	Panele winylowe
6	Łazienka
2.29m²	Terakota
7	Pokój dwuosobowy
15.95m²	Panele winylowe
8	Łazienka
2.29m²	Terakota
9	Pokój dwuosobowy
14.02m²	Panele winylowe
10	Łazienka
2.27m²	Terakota
85.54m²	

URZĄD MIASTA PŁOCKA
Wydział Rozwoju i Polityki Gospodarczej Miasta
Referat Administracji
Architektoniczno - Budowlanej
90-400 Płock, pl. Stary Rynek 1

Gmina Płock, pl. Stary Rynek 1, 09-400 Płock

Rozbudowa, nadbudowa ze zmianą konstrukcji dachu oraz zmiana sposobu użytkowania budynku mieszkalnego jednorodzinnego na budynek usługowy przeznaczony na potrzeby placówki opiekuńczo-wychowawczej.

Płock, ul. Kalinowa 80 (dz. nr 640)

Nazwa rysunku:

Rzut II piętra - instalacje elektryczne

Imię i Nazwisko	Nr upr.	Nr ewidencyjny uprawnień	Podpis
Projektant: Jadwiga Stasiak	29/89	MAZ/IE/7841/01	
DATA Październik 2019	SKALA 1:50	NR RYS. 6	
Symbol projektu	PB-10/151/19		

PRACOWNIA PROJEKTOWA
MICHAŁ ŻOCHOWSKI
09-520 Łąck, ul. Gajowa 52

Niniejszy rysunek jest własnością Pracowni Projektowej M. Żochowski i nie może być bez pisemnej zgody kopiowany, powielany oraz udostępniany stronie trzeciej dla jakichkolwiek innych celów niż opisanych w umowie.

Oznaczenia


URZĄD MIASTA PŁOCKA
Wydział Rozwoju i Polityki Gospodarczej Miasta
Referat Administracji
Architektoniczno - Budowlanej
09-400 Płock, pl. Stary Rynek 1

proj. otok z bednarki Fe/Zn25x4 - 60m

proj. zwody na dachu z DFe/Zn08 - 80m

proj. złącze kontrolne w skrzynce za-inst.w polbruku-3szt

proj. pionowe układać pod ociepl. bud w RI 28 grubościenniej- 25m

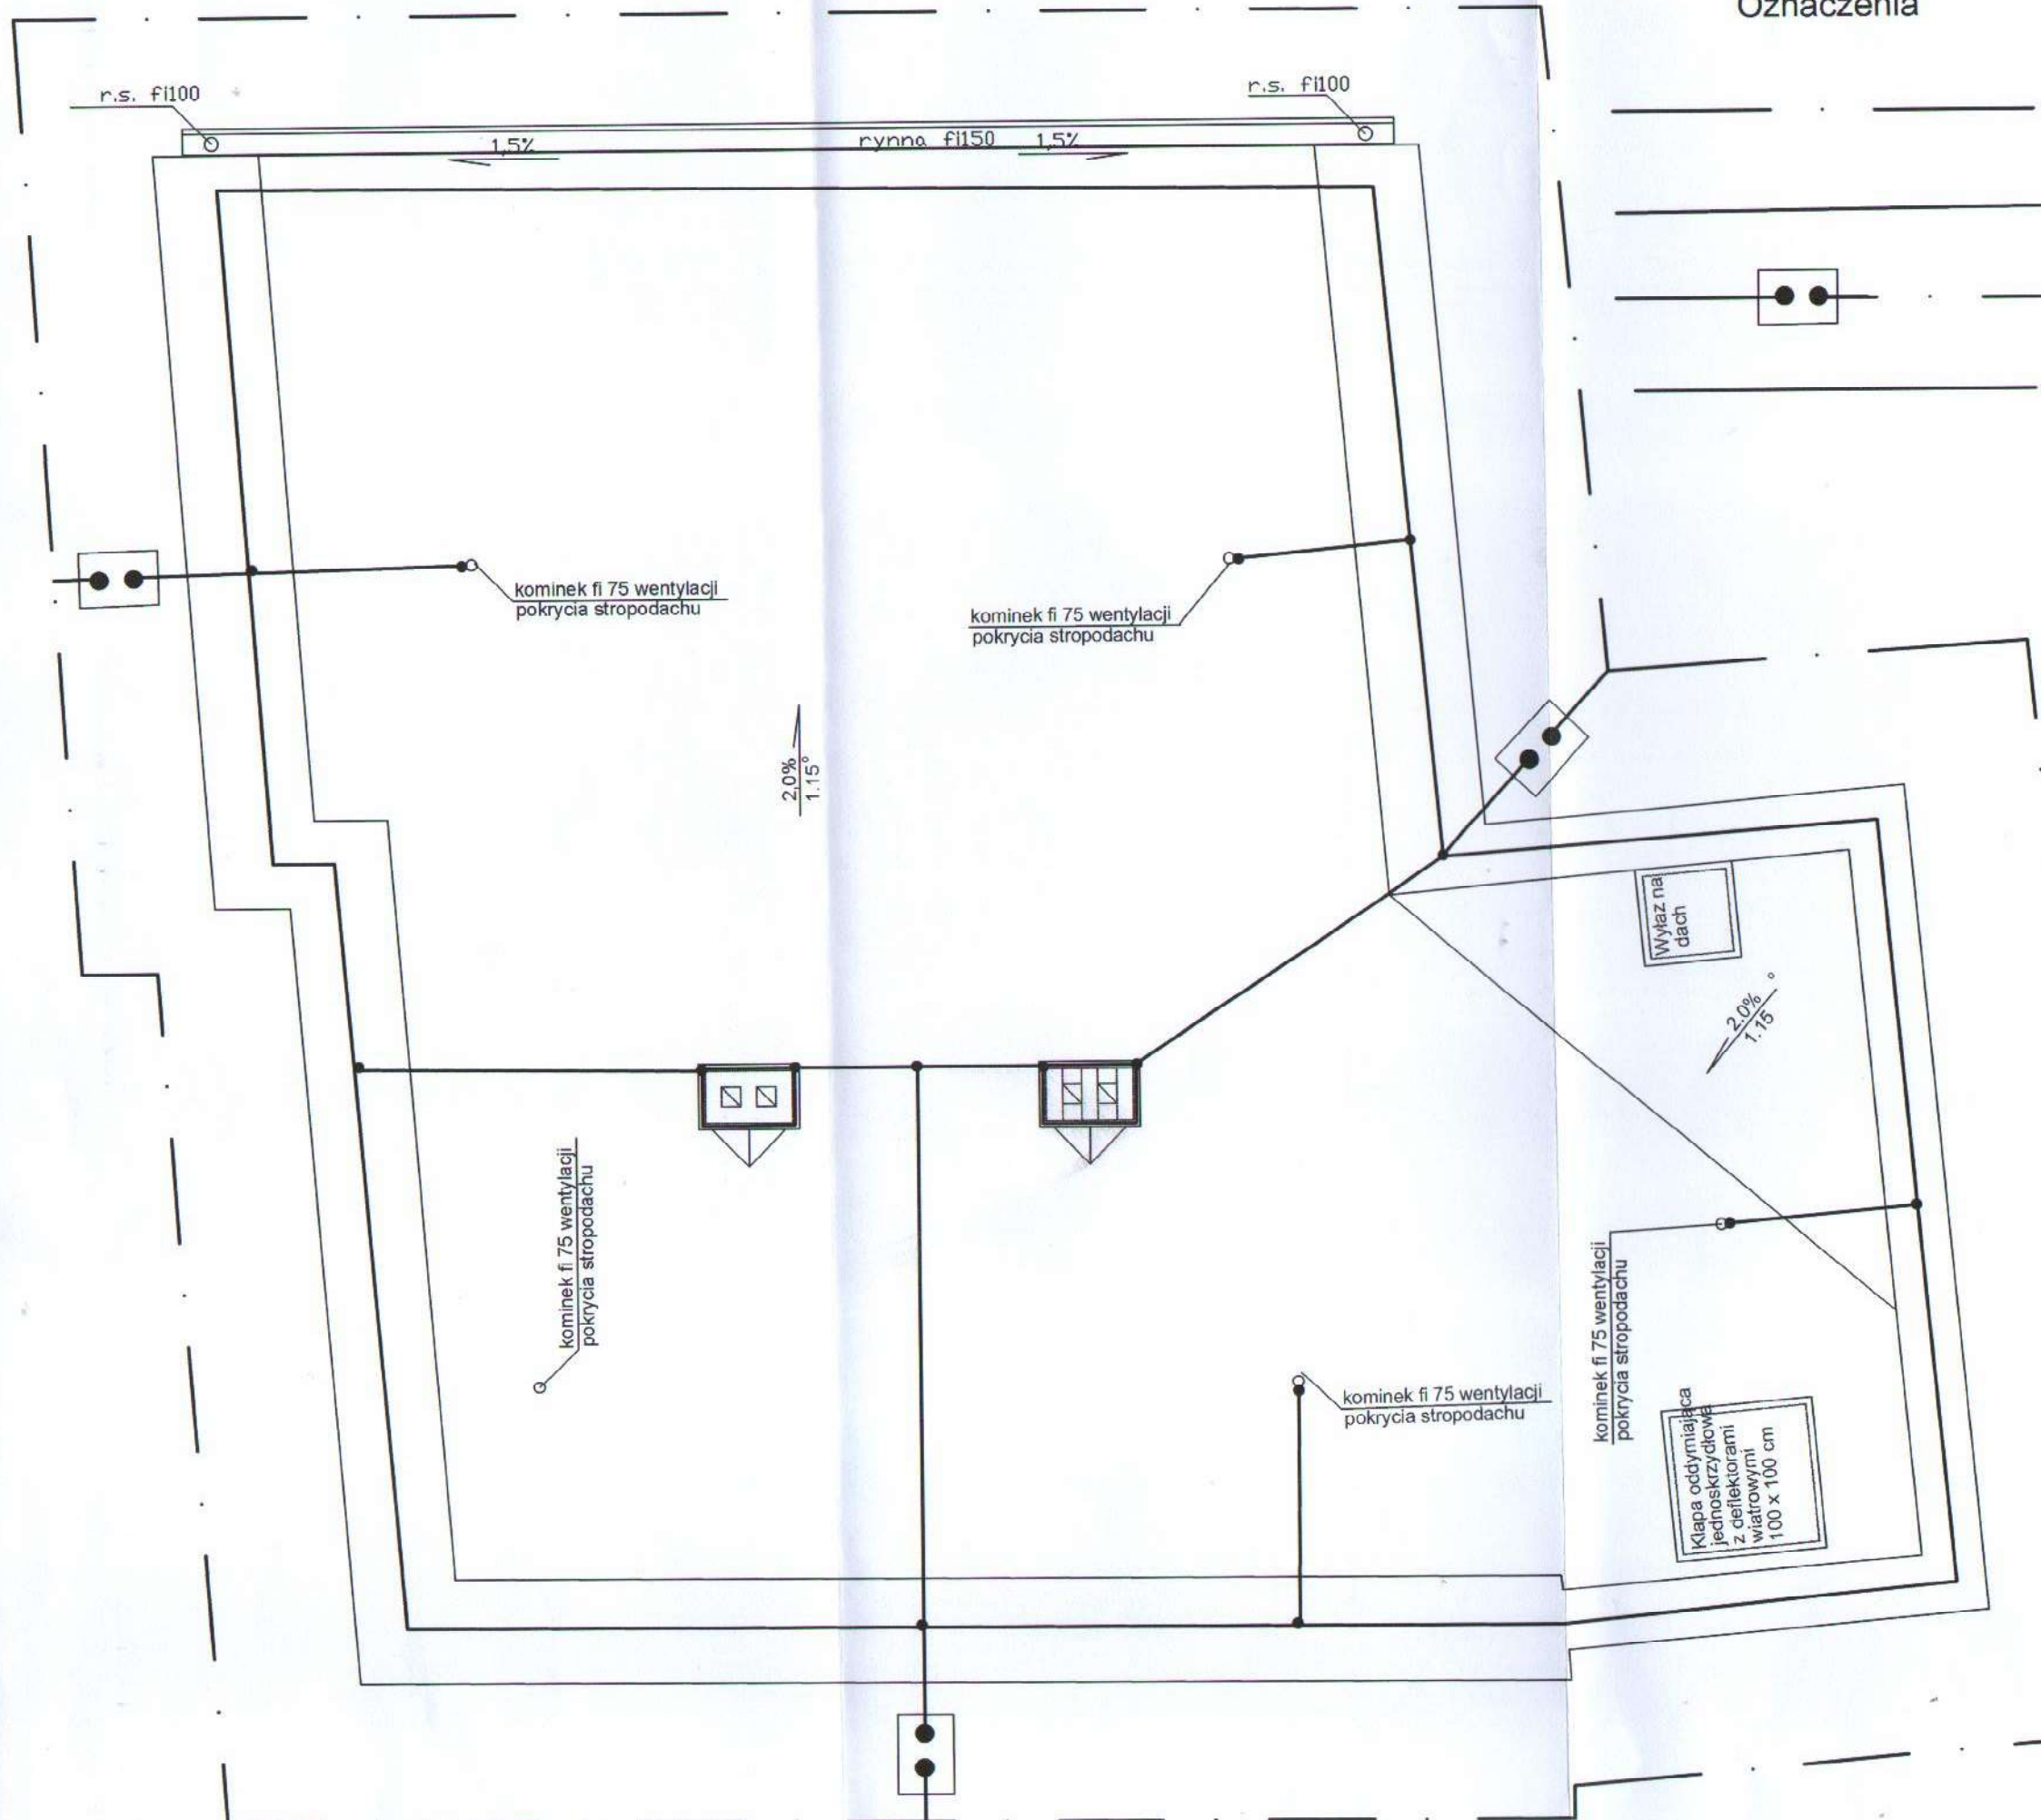

Gmina Płock, pl. Stary Rynek 1, 09-400 Płock

Rozbudowa, nadbudowa ze zmianą konstrukcji dachu oraz zmiana sposobu użytkowania budynku mieszkalnego jednorodzinnego na budynek usługowy przeznaczony na potrzeby placówki opiekuńczo-wychowawczej.

Płock, ul. Kalinowa 80 (dz. nr 640)

Nazwa rysunku:

Rzut dach- Instalacja odgromowa.


Imię i Nazwisko	Nr upr.	Nr ewidencyjny uprawnień	Podpis
Projektant: Jadwiga Stasiak	29/89	MAZ/IE/7841/01	
DATA Październik 2019	SKALA 1:50	NR RYS. 7	
Symbol projektu	PB-10/151/19		

PRACOWNIA PROJEKTOWA
MICHAŁ ŻOCHOWSKI
09-520 Łąck, ul. Gajowa 52


NIP 774-122-29-50 tel. kom. 605 545 287
REGON 610892529 e-mail: stasc@op.pl

Niniejszy rysunek jest własnością Pracowni Projektowej M. Żochowski i nie może być bez pisemnej zgody kopiowany, powielany oraz udostępniany stronie trzeciej dla jakichkolwiek innych celów niż opisanych w umowie.

Str. 28

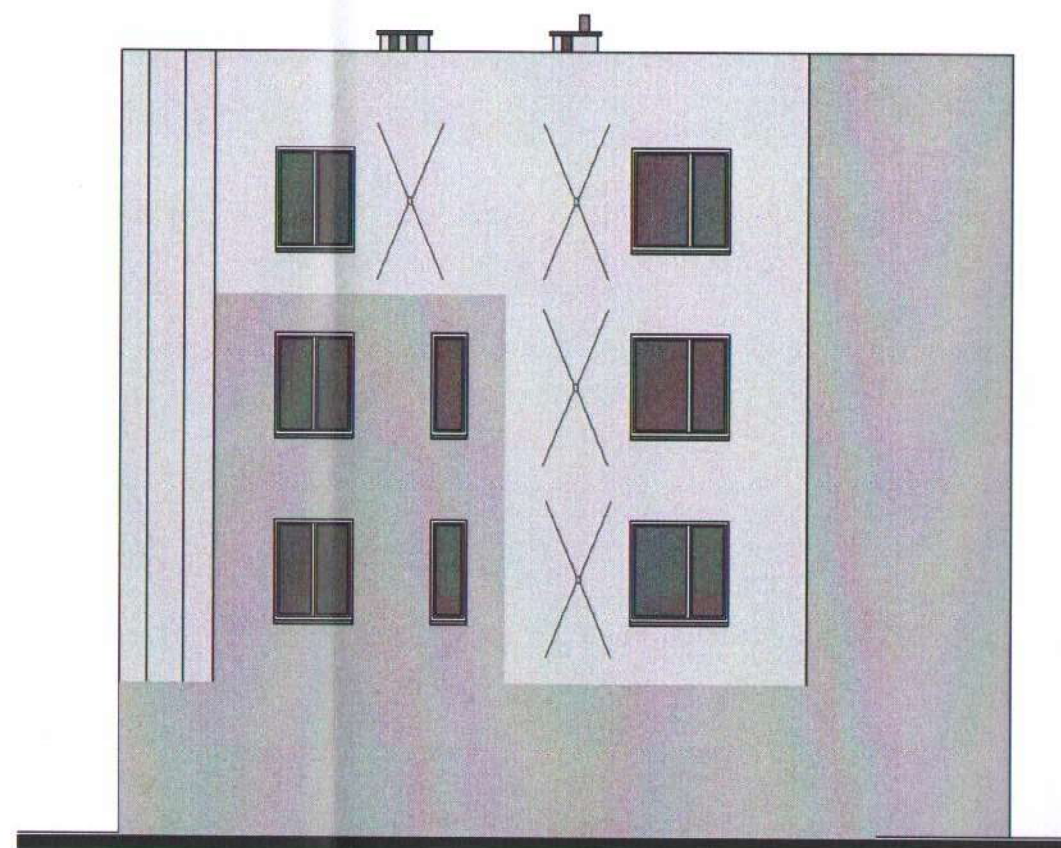

ELEWACJA WSCHODNIA

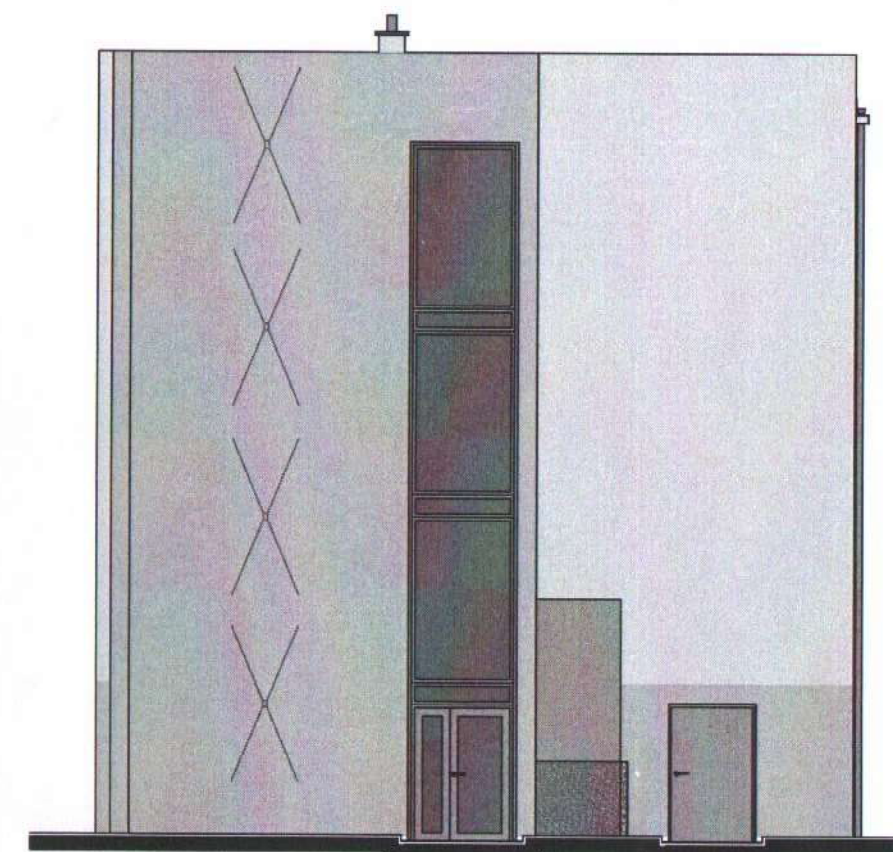

ELEWACJA PÓŁNOCNA

X naświetlacz dwustronny
Kolorystyka wg palety Ceresit
Lanzorete LN2
Lanzorete LN4

Gmina Płock, pl. Stary Rynek 1, 09-400 Płock

Rozbudowa, nadbudowa ze zmianą konstrukcji dachu oraz zmianą sposobu użytkowania budynku mieszkalnego jednorodzinnego na budynek usługowy przeznaczony na potrzeby placówki opiekuńczo-wychowawczej. Płock, ul. Kalinowa 80 (dz. nr 640)

Nazwa rysunku:
Podświetlenie elewacji wschodniej i północnej

Imię i Nazwisko	Nr upr.	Nr ewidencyjny uprawnień	Podpis
Projektant: Jadwiga Stasiak	29/89	MAZ/IE/7841/01	
DATA Październik 2019	SKALA	NR RYS.	
Symbol projektu	PB-10/151/19		

PRACOWNIA PROJEKTOWA
MICHAŁ ZOCHOWSKI
09-520 Łąck, ul. Gajowa 52
NIP 774-122-29-50 tel. kom. 605 545 287
REGON 610992529 e-mail: etaso@op.pl

Niniejszy rysunek jest własnością Pracowni Projektowej M. Zochowski i nie może być bez pisemnej zgody kopiowany, powielany oraz udostępniany stronie trzeciej dla jakichkolwiek innych celów niż opisanych w umowie.