


MAPA DO CELÓW PROJEKTOWYCH

Oznaczenie kancelaryjne zgłoszonej pracy geodezyjnej		WGD-I.6640.1099.2019
MIEJSCOWOŚĆ		Płock
Jednostka ewidencyjna	identyfikator	146201_1
	nazwa	Płock
Obręb ewidencyjny	identyfikator	146201_1.0001
	nazwa	Podolszyce Borowicki
SKALA MAPY		1:500
Nazwa układu współrzędnych	prostokątnych płaskich	PWU 2000-7
	wysokościowych	Kronsztad '60
Oznaczenie granic obszaru, który był przedmiotem aktualizacji		
Oznaczenie i informacje o służebnościach gruntowych mających wpływ na zagospodarowanie gruntów w granicach projektowanej inwestycji		Nie badano obciążeń nieruchomości służebnościami gruntowymi
Oznaczenie i symbol konturu użytku gruntowego, który nie jest ujawniony w bazie danych ewidencji gruntów i budynków		Brak
Arkusz nr 1/1 Data opracowania mapy : 02.09.2019r.		Ark. mapy zasadniczej : układ 2000(7) 7.180.10.07.3.1
Nie wyklucza się istnienia w terenie urządzeń podziemnych – nie pokazanych na mapie, które nie zostały odnalezione podczas wykonywania pomiarów lub które nie zostały zgłoszone do inwentaryzacji przed zasypaniem		
Imię i nazwisko, nr uprawnień oraz data i podpis geodety uprawnionego który opracował mapę		
GEODETA UPRAWNIONY Wiesław Łaskowski nr upr. 158 zakres 1–5		

Niniejsza mapa do celów projektowych w wersji papierowej została przyjęta do Miejskiego Ośrodka Dokumentacji Geodezyjnej i Kartograficznej w Płocku w dniu 23.09.2019r. pon numerem P.1462.2019.1918

LEGENDA

- PRZEBUDOWA INSTALACJI KANALIZACJI SANITARNEJ PVC160
- STUDNIA KANALIZACJI SANITARNEJ DN1200
- PRZEBUDOWA INSTALACJI KANALIZACJI DESZCZOWEJ PVC160
- STUDNIA KANALIZACJI DESZCZOWEJ DN1200 I DN425
- INSTALACJA GAZOWA PE DN32
- INSTALACJA ENERGETYCZNA NN
- ELEMENTY DO LIKWIDACJI

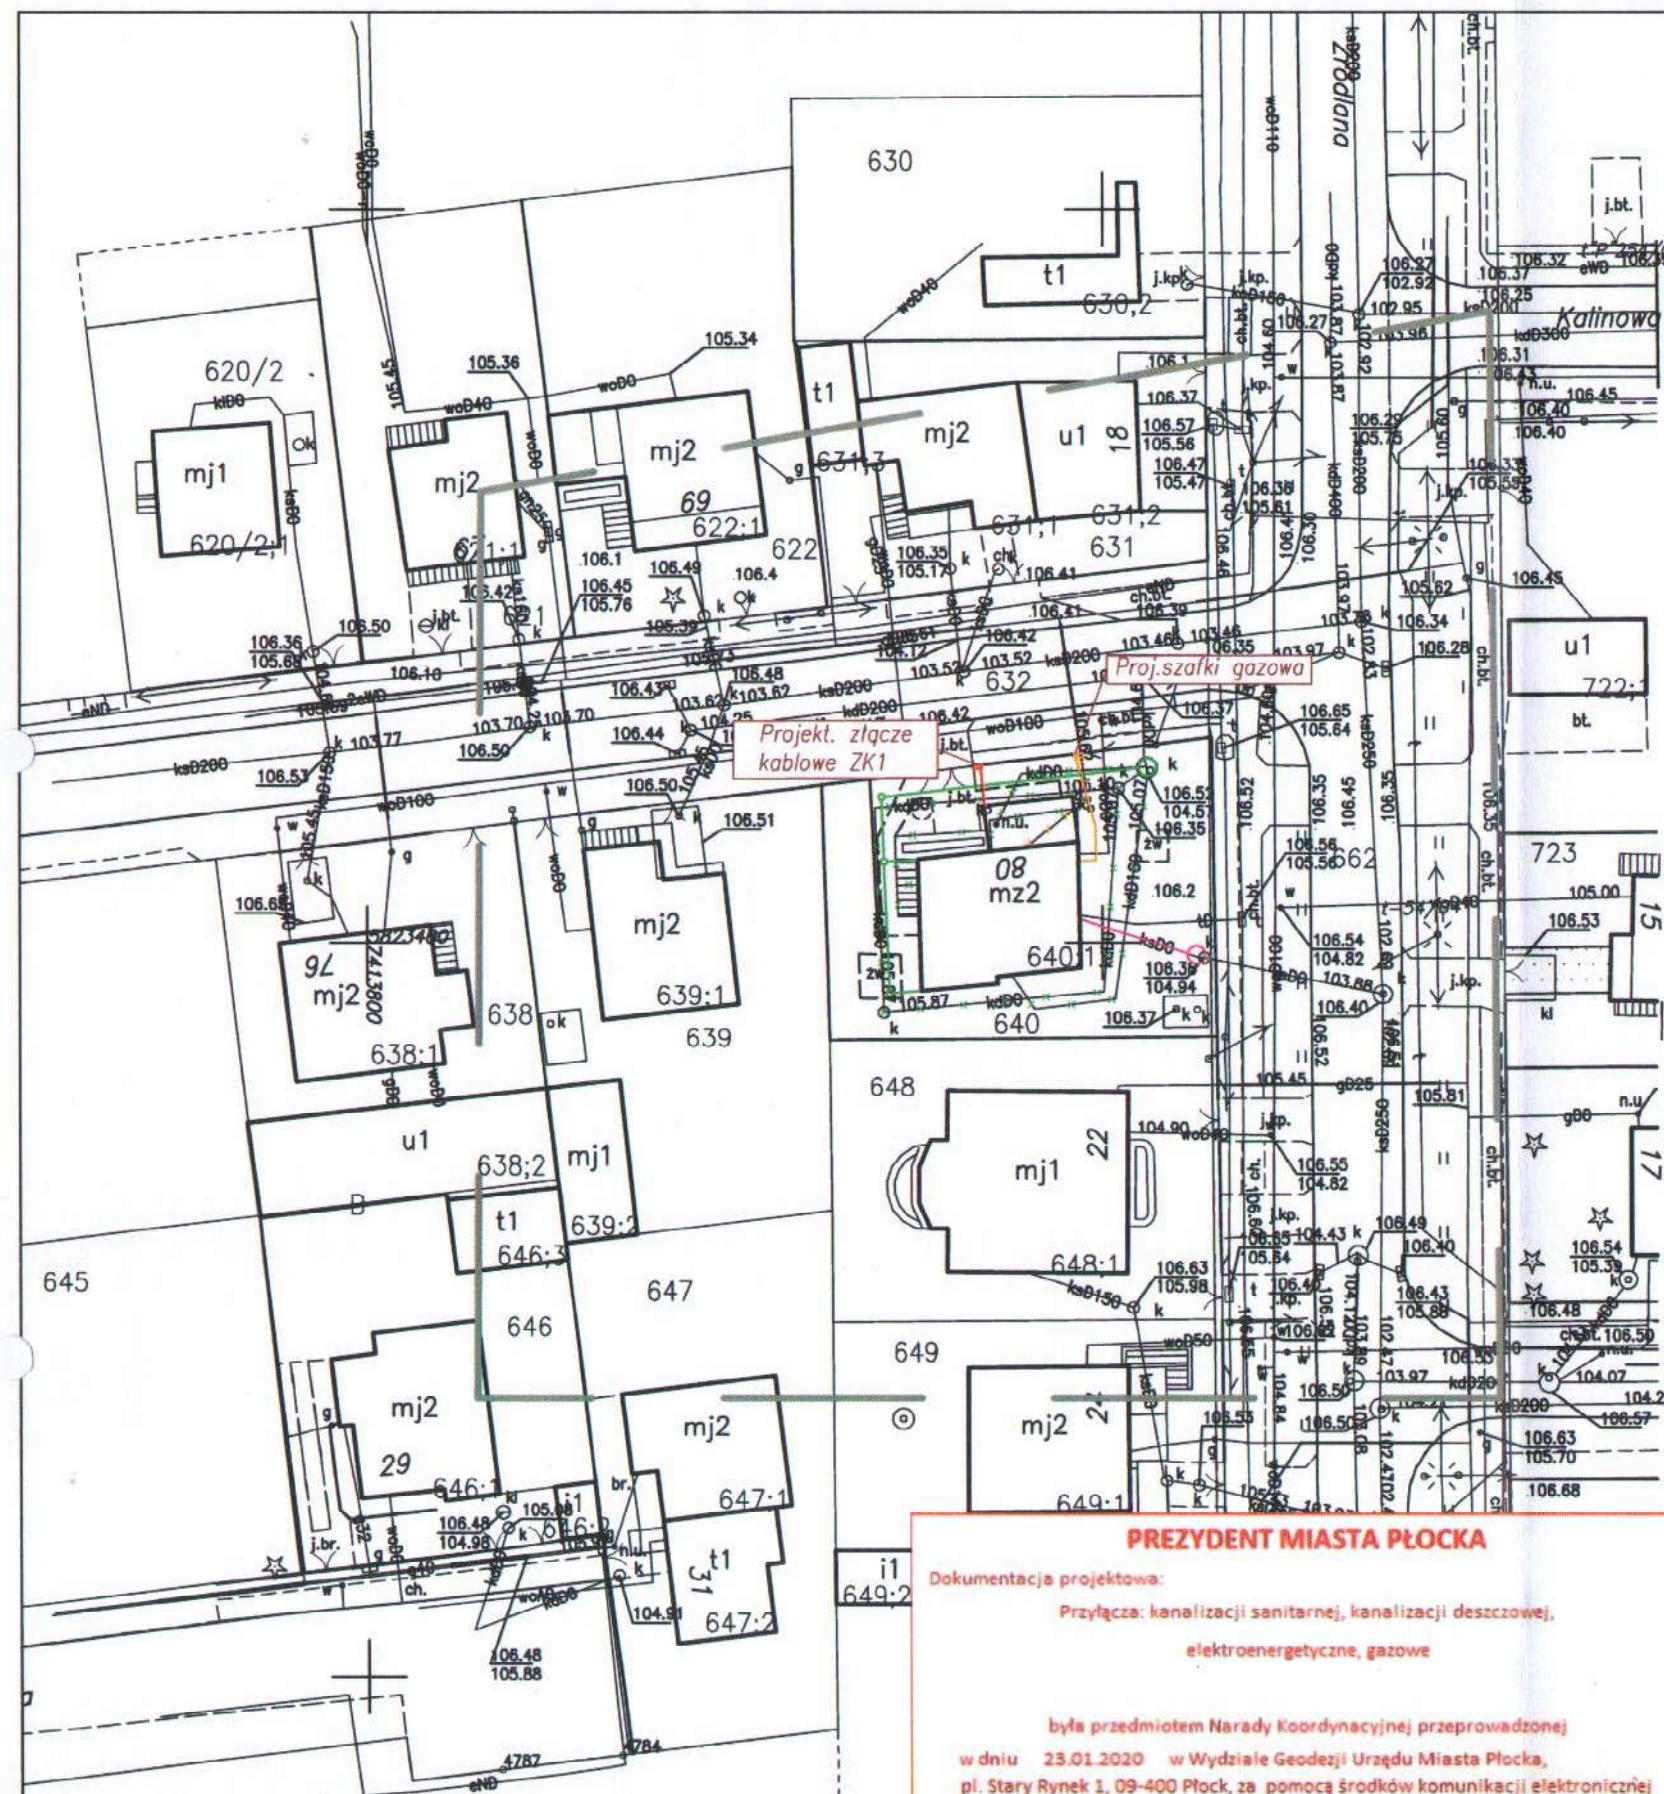

PREZYDENT MIASTA PŁOCKA

Dokumentacja projektowa:

Przyłącza: kanalizacji sanitarnej, kanalizacji deszczowej,

elektroenergetyczne, gazowe

była przedmiotem Narady Koordynacyjnej przeprowadzonej
w dniu 23.01.2020 w Wydziale Geodezji Urzędu Miasta Płocka,
pl. Stary Rynek 1, 09-400 Płock, za pomocą środków komunikacji elektronicznej

WGD-I-ZK.6630.1.2020

(znak sprawy)

Płock, 23.01.2020

(miejscowość, data)

Z up. Prezydenta Miasta Płocka

Ewa Piasecka

Główny Specjalista - Koordynator
Przewodniczący Narady Koordynacyjnej

dokument podpisano elektronicznie

ZA ZGODNOŚĆ Z ORYGINAŁEM

mgr inż. Tomasz Sęczkowski

Gmina Płock, pl. Stary Rynek 1, 09-400 Płock

Rozbudowa, nadbudowa ze zmianą konstrukcji dachu
oraz zmiana sposobu użytkowania budynku mieszkalne-
go jednorodzinne na budynek usługowy przeznaczon-
na potrzeby placówki opiekuńczo-wychowawczej.
Płock, ul. Kalinowa 80 (dz. nr 640)

Nazwa rysunku:

UZGODNIENIE ZUDP

Imię i Nazwisko	Nr ewidencyjny uprawnień	Podpis
Projektant branży sanitarnej: Tomasz Sęczkowski	MAZ/0038/PWOS/04	
Projektant branży elektrycznej: Jadwiga Stasiak	29/89	
DATA	SKALA	NR RYS.
Styczeń 2020	1:500	
Symbol projektu	PB-10/151/19	

PRACOWNIA PROJEKTOWA

MICHAŁ ŻOCHOWSKI

09-520 Łąck, ul. Gajowa 52


NIP 774-122-29-50 tel. kom. 605 545 28

REGON 610992529 e-mail: etasc@op.pl

Niniejszy rysunek jest własnością Pracowni Projektowej M. Żochowski i nie może
być bez pisemnej zgody kopiowany, powielany oraz udostępniany stronie trzeciej
dla jakichkolwiek innych celów niż opisanych w umowie.

← Drogi ewakuacyjne

być bez pisemnej zgody opiewany, powielany oraz udostępniany stronie trzeciej dla jakichkolwiek innych celów niż opisanych w umowie. Str. 39

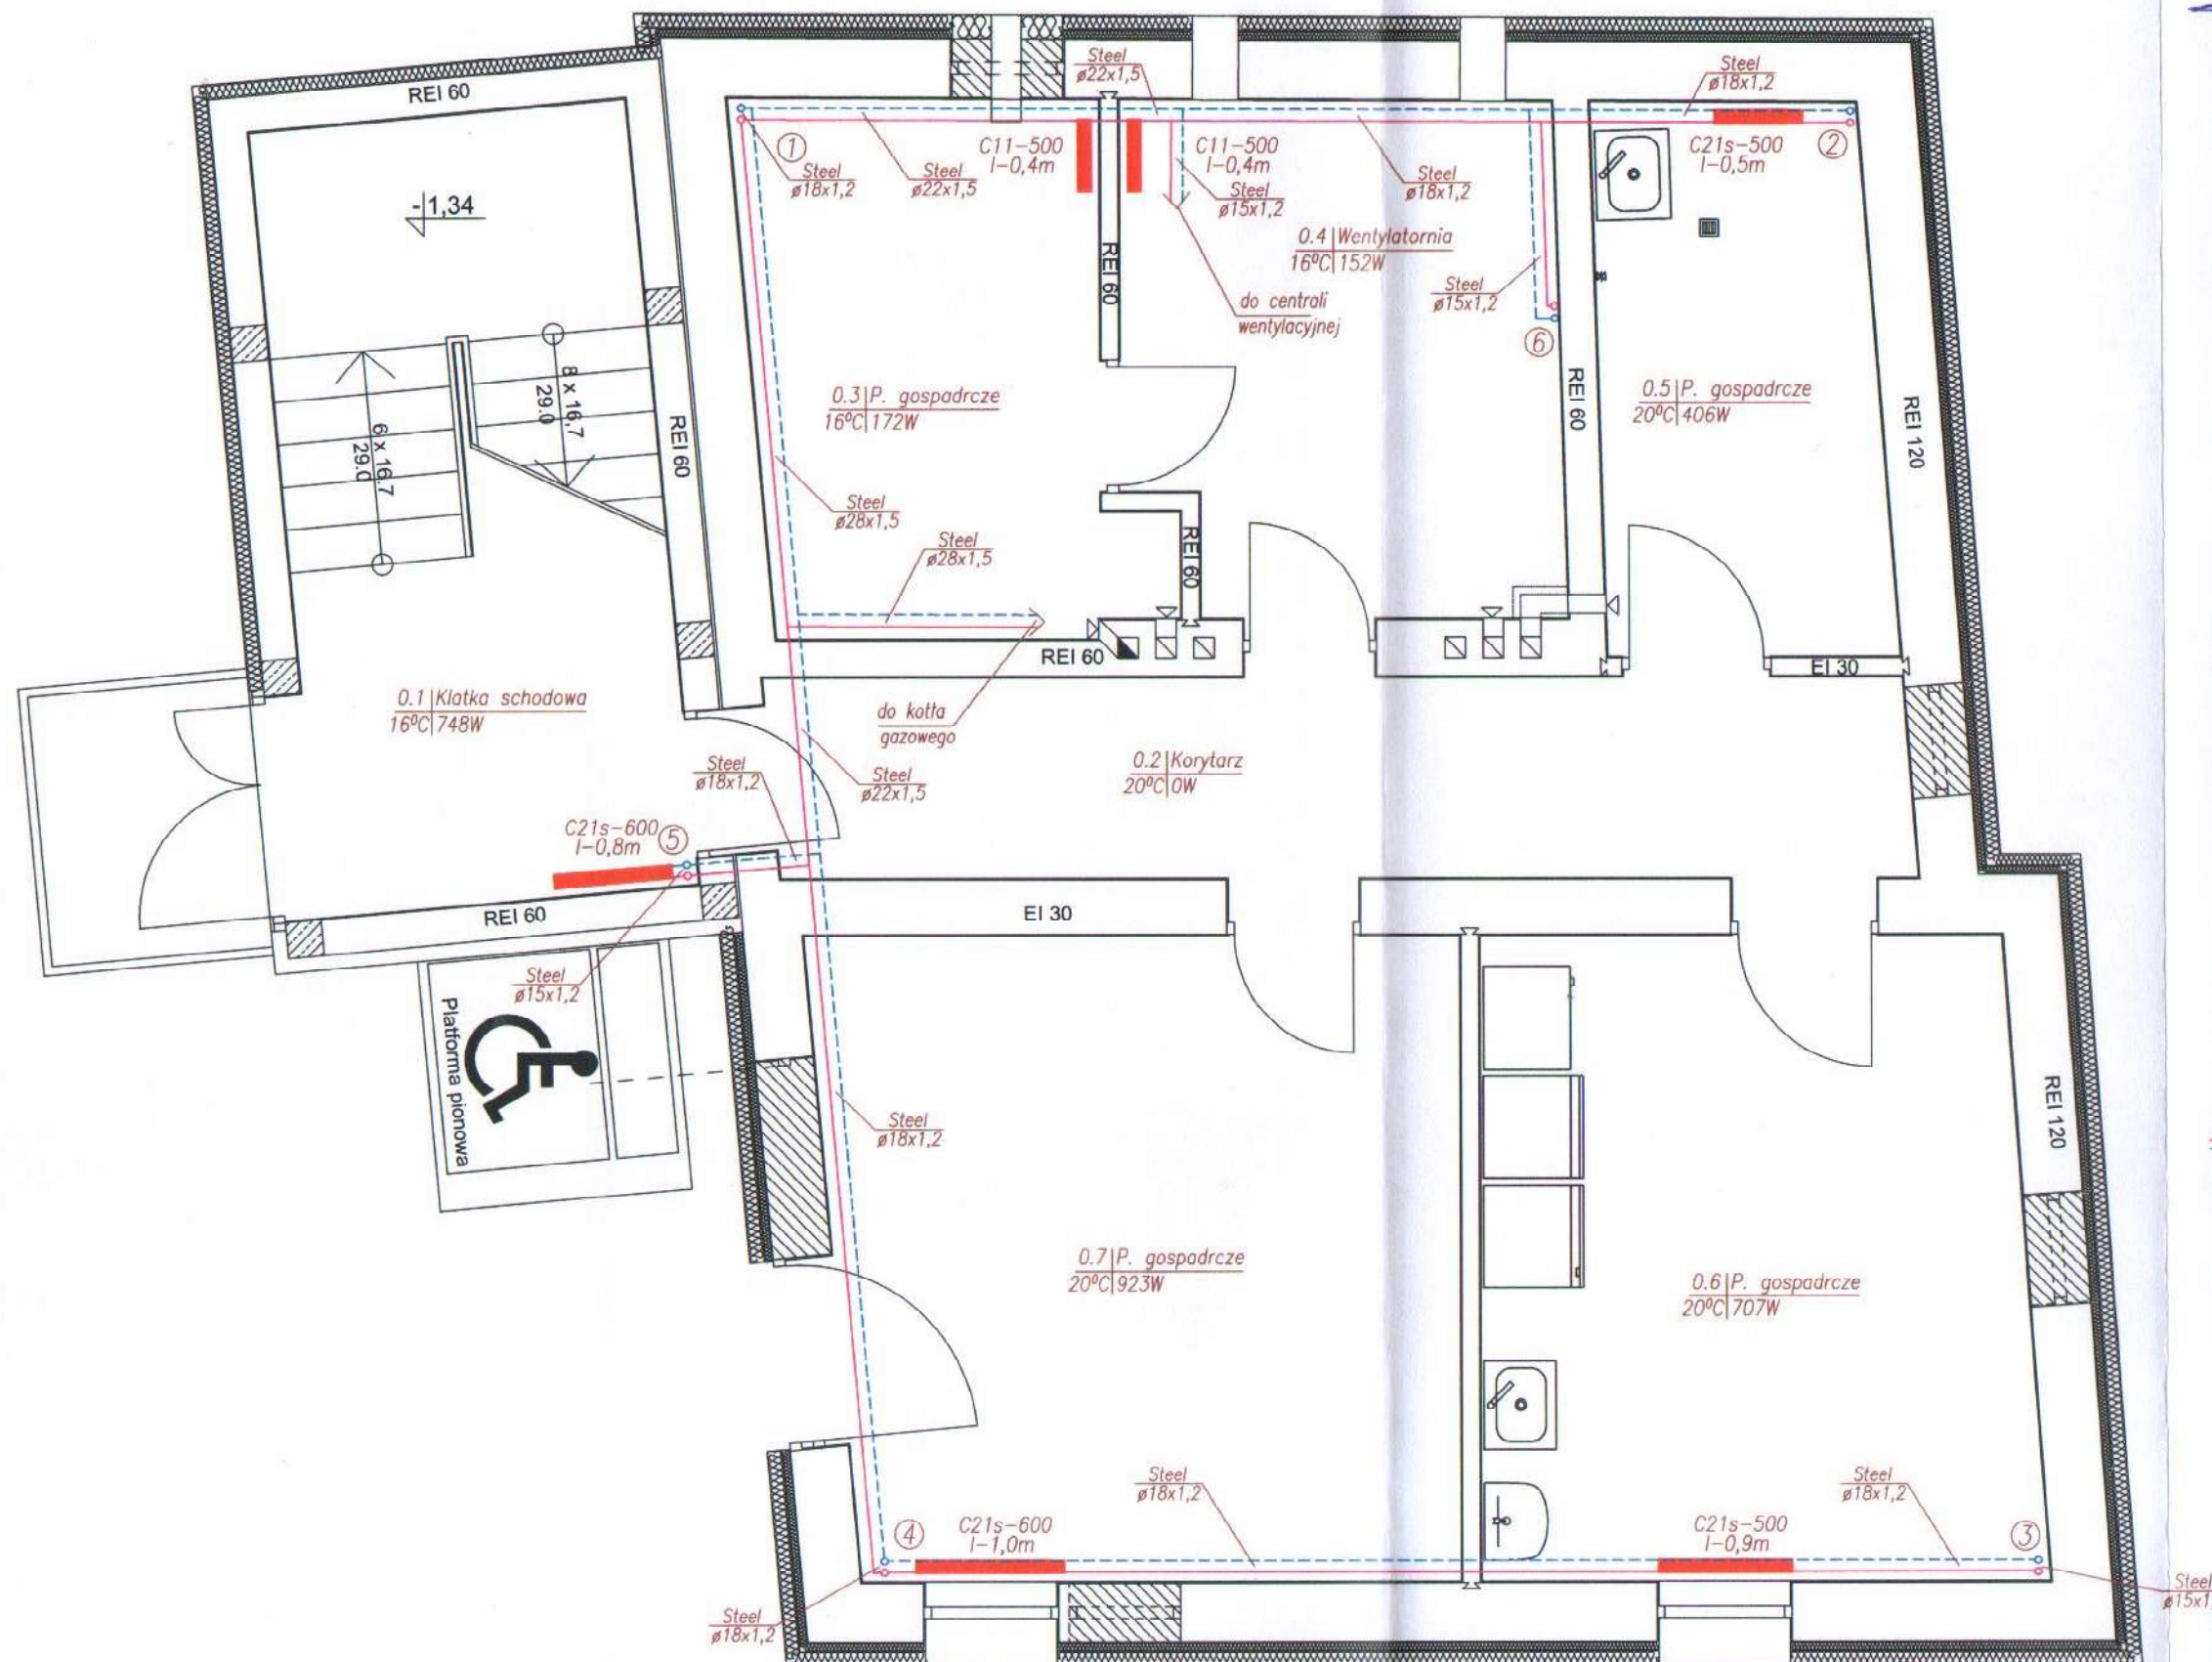

UWAGI:

1. Zaprojektowano grzejniki stalowe płytowe typu CV, C oraz SAN
2. Podejścia od szafek do grzejników typu CV wykonać z rur PE-RT/AL/PE-HD Platinum $\varnothing 14 \times 2,0$
3. Grzejniki typu CV podłączać od podłogi lub od ściany za pomocą zaworów z odcięciem np typu RLV-KS.
4. Podejścia od pionów do grzejników typu C wykonać z rur ze stali węglowej typu Steel $\varnothing 15 \times 1,2$
5. Piony i poziomy wykonać z rur typu Steel

WSZELKIE PRZEJŚCIA INSTALACJI C.O. PRZEZ PRZEGRODY ODDZIELENIA PPOŻ.
ZABEZPIECZAĆ DO ODPORNOŚCI OGNIOWEJ PRZEGRODY.

1	Klatka schodowa
13.83m ²	Gres
2	Korytarz
10.51m ²	Gres
3	Pomieszczenie gospodarcze
9.01m ²	Gres
4	Wentylatornia
10.10m ²	Gres
5	Pomieszczenie porządkowe
7.06m ²	Gres
6	Pomieszczenie gospodarcze
16.16m ²	Gres
7	Pomieszczenie gospodarcze
18.57m ²	Gres
85.24m ²	

URZĄD MIASTA PŁOCKA
Wydział Rozwoju i Polityki Gospodarczej Miasta
Referat Administracji
Architektoniczno - Budowlanej
09-400 Płock, pl. Stary Rynek 1

LEGENDA:

- Instalacja centralnego ogrzewania
n - wartość nastawy wstępnej zaworu termostatycznego

Gmina Płock, pl. Stary Rynek 1, 09-400 Płock

Rozbudowa, nadbudowa ze zmianą konstrukcji dachu oraz zmianą sposobu użytkowania budynku mieszkalnego jednorodzinne na budynek usługowy przeznaczony na potrzeby placówki opiekuńczo-wychowawczej wraz z budową, rozbudową i przebudową instalacji wewnętrznych oraz budową, rozbudową i przebudową zewnętrznych instalacji elektrycznej, gazu ziemnego, kanalizacji deszczowej i sanitarnej Płock, ul. Kalinowa 80 (dz. nr 640)

Nazwa rysunku:

Instalacja centralnego ogrzewania - rzut przyziemia

Imię i Nazwisko	Nr ewidencyjny uprawnień	Podpis
Projektant: mgr inż. Tomasz Sęczkowski	MAZ/0038/PWOS/04	
Projektant: mgr inż. Sylwia Paszkiewicz	MAZ/0470/POOS/10	
DATA Listopad 2019	SKALA 1:50	NR RYS. 2
Symbol projektu	PB-10/151/19	

PRACOWNIA PROJEKTOWA

MICHAŁ ŻOCHOWSKI
09-520 Łąck, ul. Gajowa 52

NIP 774-122-26-50 tel. kom. 605 545 287
REGON 610992529 e-mail: stas@op.pl

Niniejszy rysunek jest własnością Pracowni Projektowej M. Żochowski i nie może być bez pisemnej zgody kopiowany, powielany oraz udostępniany stronie trzeciej dla jakiegokolwiek innych celów niż opisanych w umowie.



UWAGI:

1. Zaprojektowano grzejniki stalowe płytowe typu CV, C oraz SAN
2. Podejścia od szafek do grzejników typu CV wykonać z rur PE-RT/AL/PE-HD Platinum $\varnothing 14 \times 2,0$
3. Grzejniki typu CV podłączać od podłogi lub od ściany za pomocą zaworów z odcięciem np typu RLV-KS.
4. Podejścia od pionów do grzejników typu C wykonać z rur ze stali węglowej typu Steel $\varnothing 15 \times 1,2$
5. Piony i poziomy wykonać z rur typu Steel

WSZELKIE PRZEJŚCIA INSTALACJI C.O. PRZEZ PRZEGRODY ODDZIELENIA PPOŻ.
ZABEZPIECZAĆ DO ODPORNOŚCI OGNIOWEJ PRZEGRODY.

1	Klatka schodowa
13.83m ²	Gres
2	Korytarz
6.59m ²	Gres
3	Pokój dwuosobowy
11.19m ²	Panele winylowe
4	Łazienka
7.20m ²	Terakota
5	Pokój personelu
11.27m ²	Panele winylowe
6	Pokój z aneksem kuchennym
35.84m ²	Gres/Panele winylowe
85.92m ²	

URZĄD MIASTA PŁOCKA
Wydział Rozwoju i Polityki Gospodarczej Miasta
Referat Administracji
Architektura - Budowlana
09-400 Płock, pl. Stary Rynek 1

LEGENDA:

- Instalacja centralnego ogrzewania
n - wartość nastawy wstępnej zaworu termostatycznego

Gmina Płock, pl. Stary Rynek 1, 09-400 Płock

Rozbudowa, nadbudowa ze zmianą konstrukcji dachu oraz zmianą sposobu użytkowania budynku mieszkalnego jednorodzinnego na budynek usługowy przeznaczony na potrzeby placówki opiekuńczo-wychowawczej wraz z budową, rozbudową i przebudową instalacji wewnętrznych oraz budową, rozbudową i przebudową zewnętrznych instalacji elektrycznej, gazu ziemnego, kanalizacji deszczowej i sanitarnej Płock, ul. Kalinowa 80 (dz. nr 640)

Nazwa rysunku:

Instalacja centralnego ogrzewania - rzut parteru


Imię i Nazwisko	Nr ewidencyjny uprawnień	Podpis
Projektant: mgr inż. Tomasz Sęczkowski	MAZ/0038/PWOS/04	
Projektant: mgr inż. Sylwia Paszkiewicz	MAZ/0470/POOS/10	
DATA Listopad 2019	SKALA 1:50	NR RYS. 3
Symbol projektu	PB-10/151/19	

PRACOWNIA PROJEKTOWA

MICHAŁ ŻOCHOWSKI
09-520 Łąck, ul. Gajowa 52

NIP 774-122-29-50 tel. kom. 605 545 207
REGON 610902520 e-mail: elasc@op.pl

Niniejszy rysunek jest własnością Pracowni Projektowej M. Zochowski i nie może być bez pisemnej zgody kopiowany, powielany oraz udostępniany stronie trzeciej dla jakiegokolwiek innych celów niż opisanych w umowie.

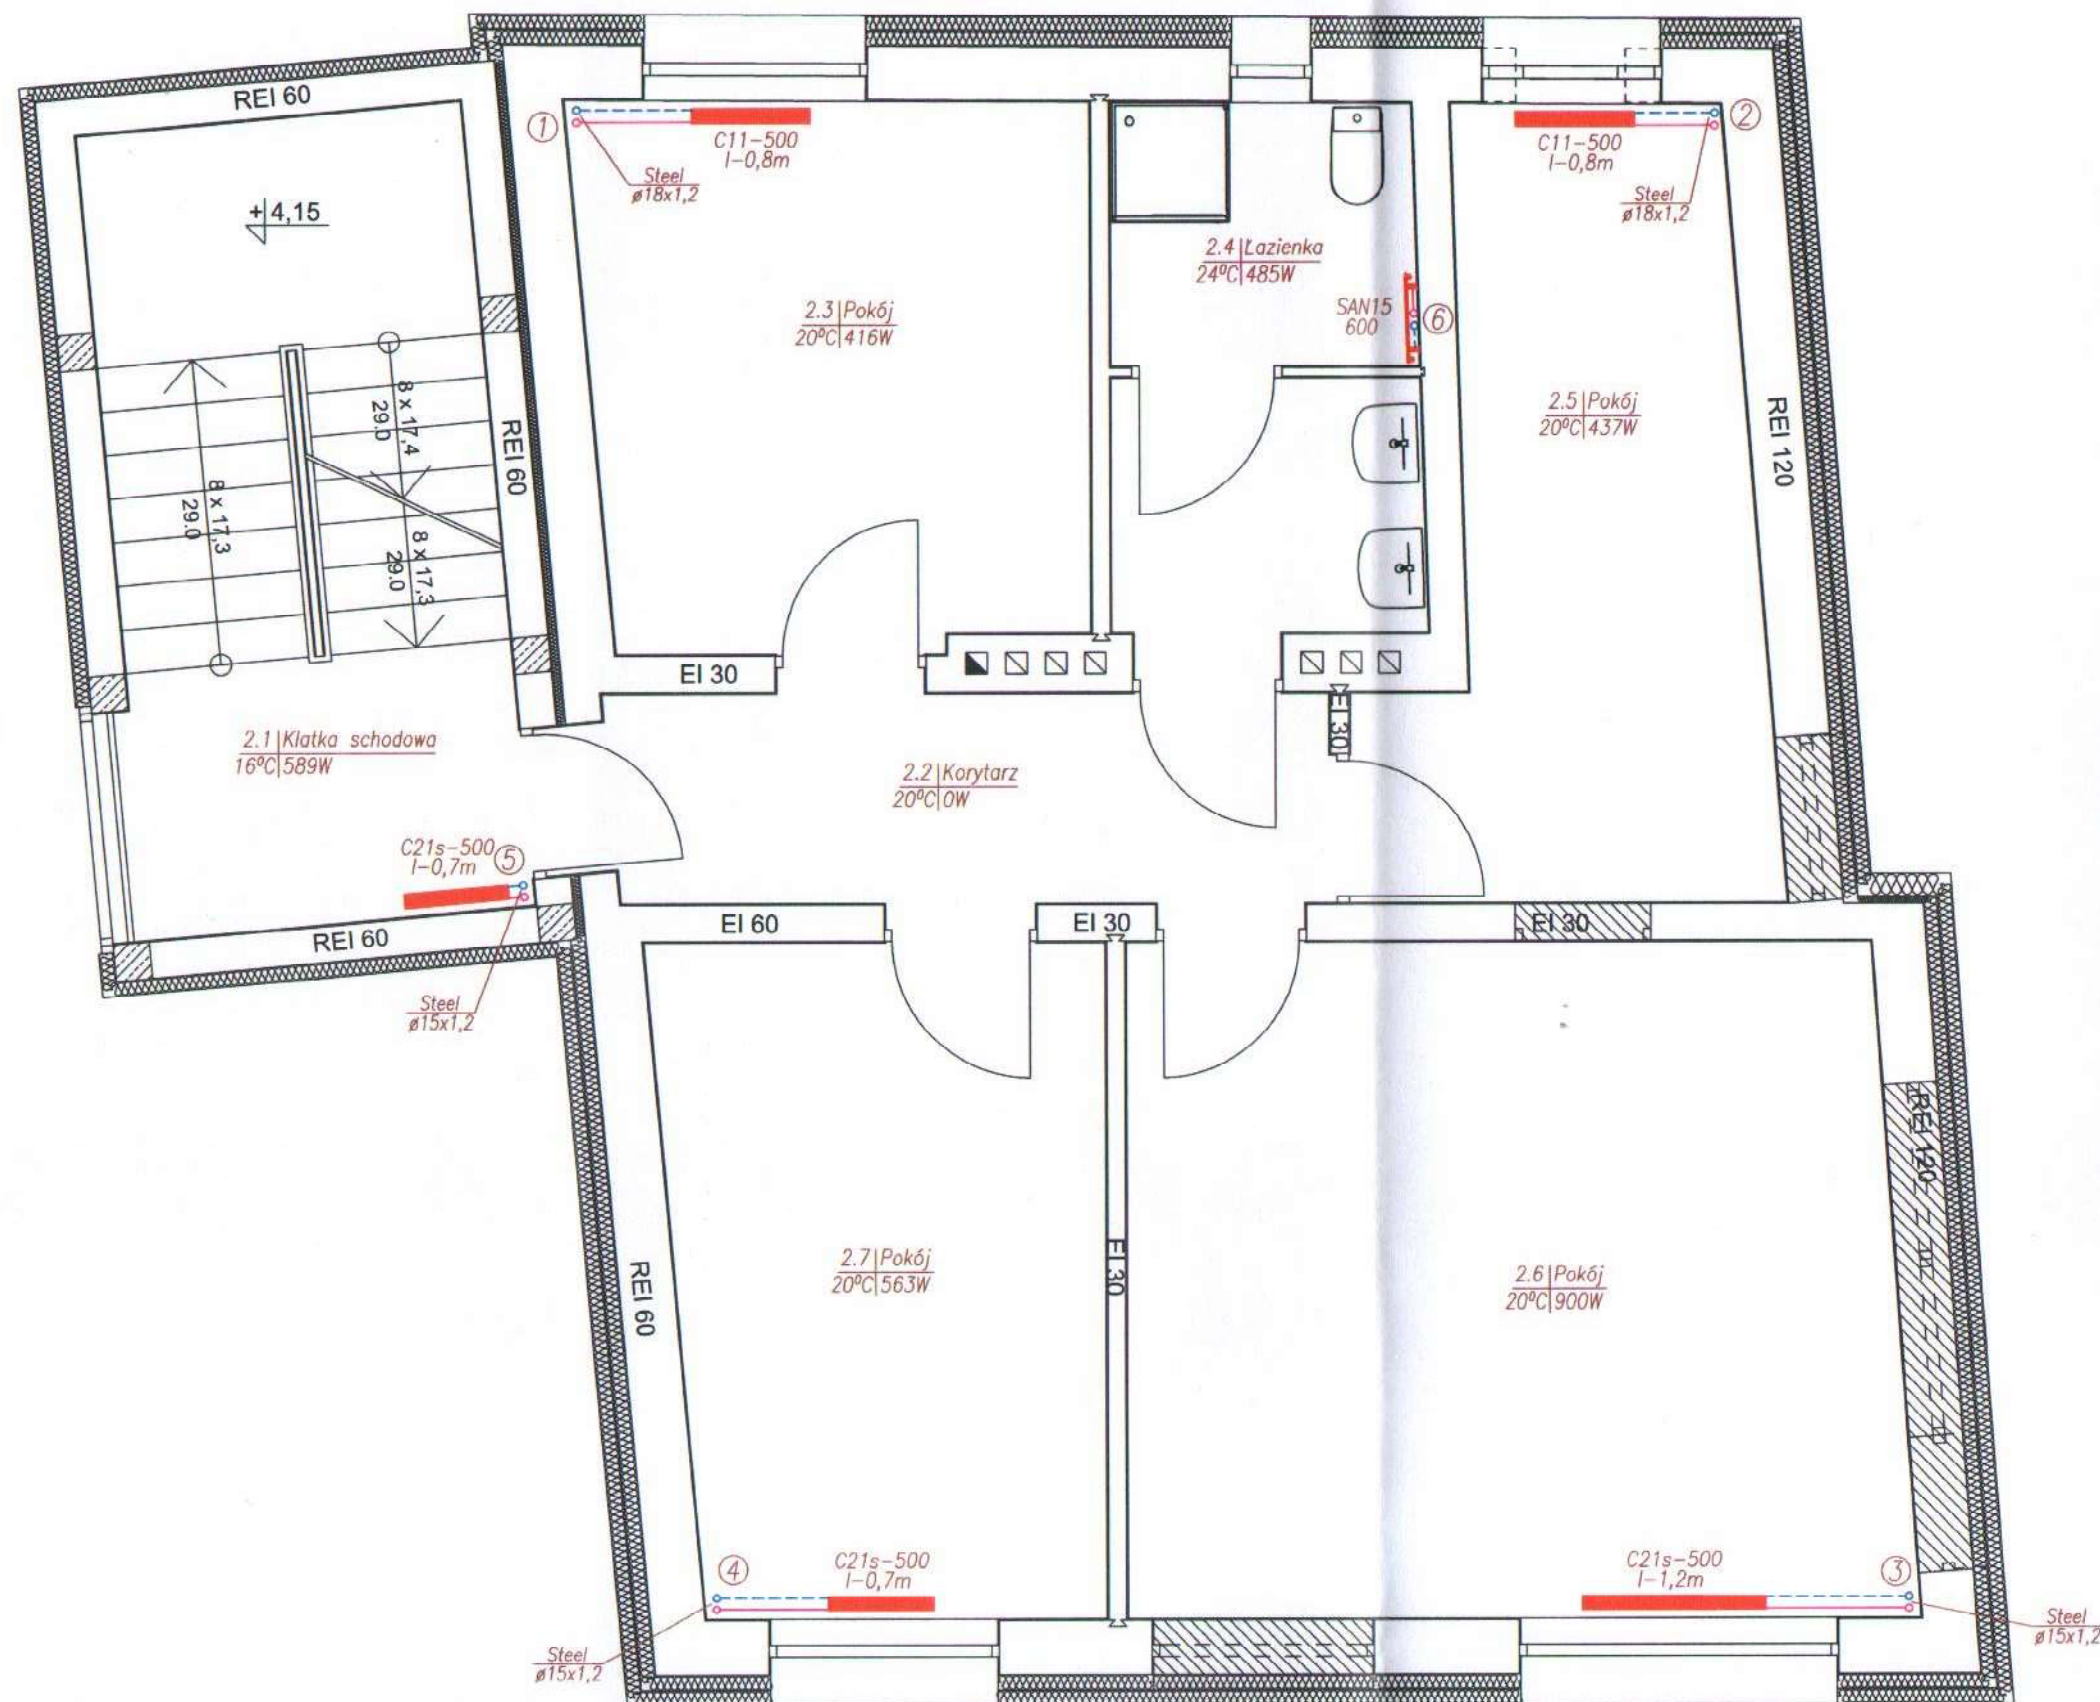

UWAGI:

1. Zaprojektowano grzejniki stalowe płytowe typu CV, C oraz SAN
2. Podeszścia od szafek do grzejników typu CV wykonać z rur PE-RT/AL/PE-HD Platinum $\phi 14 \times 2,0$
3. Grzejniki typu CV podłączać od podłogi lub od ściany za pomocą zaworów z odcięciem np typu RLV-KS.
4. Podeszścia od pionów do grzejników typu C wykonać z rur ze stali węglowej typu Steel $\phi 15 \times 1,2$
5. Piony i poziomy wykonać z rur typu Steel

WSZELKIE PRZEJŚCIA INSTALACJI C.O. PRZEZ PRZEGRODY ODDZIELENIA PPOŻ.
ZABEZPIECZAĆ DO ODPORNOŚCI OGNIOWEJ PRZEGRODY.

42

1	Klatka schodowa
13.83m ²	Gres
2	Korytarz
6.59m ²	Panele winylowe
3	Pokój dwuosobowy
11.92m ²	Panele winylowe
4	Łazienka
7.03m ²	Terakota
5	Pokój wychowawczy
11.27m ²	Panele winylowe
6	Pokój do nauki
22.79m ²	Panele winylowe
7	Pokój dwuosobowy
12.75m ²	Panele winylowe
86.18m ²	

URZĄD MIASTA PŁOCKA
Wydział Rozwoju i Polityki Gospodarczej Miasta
Referat Administracji
Architektoniczno - Budowlanej
09-400 Płock, pl. Stary Rynek 1

LEGENDA:

- Instalacja centralnego ogrzewania
n - wartość nastawy wstępnej zaworu termostatycznego

Gmina Płock, pl. Stary Rynek 1, 09-400 Płock

Rozbudowa, nadbudowa ze zmianą konstrukcji dachu oraz zmianą sposobu użytkowania budynku mieszkalnego jednorodzinnego na budynek usługowy przeznaczony na potrzeby placówki opiekuńczo-wychowawczej wraz z budową, rozbudową i przebudową instalacji wewnętrznych oraz budową, rozbudową i przebudową zewnętrznych instalacji elektrycznej, gazu ziemnego, kanalizacji deszczowej i sanitarnej Płock, ul. Kalinowa 80 (dz. nr 640)

Nazwa rysunku:

Instalacja centralnego ogrzewania - rzut I piętra

Imię i Nazwisko	Nr ewidencyjny uprawnień	Podpis
Projektant: mgr inż. Tomasz Sęczkowski	MAZ/0038/PWOS/04	
Projektant: mgr inż. Sylwia Paszkiewicz	MAZ/0470/POOS/10	
DATA Listopad 2019	SKALA 1:50	NR RYS. 4
Symbol projektu	PB-10/151/19	


PRACOWNIA PROJEKTOWA

MICHAŁ ŻOCHOWSKI

09-520 Łąck, ul. Gajowa 52

NIP 774-122-29-50 tel. kom. 605 545 287
REGON 610992529 e-mail: etaco@op.pl

Niniejszy rysunek jest własnością Pracowni Projektowej M. Zochowski i nie może być bez pisemnej zgody kopiowany, powielany oraz udostępniany stronie trzeciej dla jakichkolwiek innych celów niż opisanych w umowie.

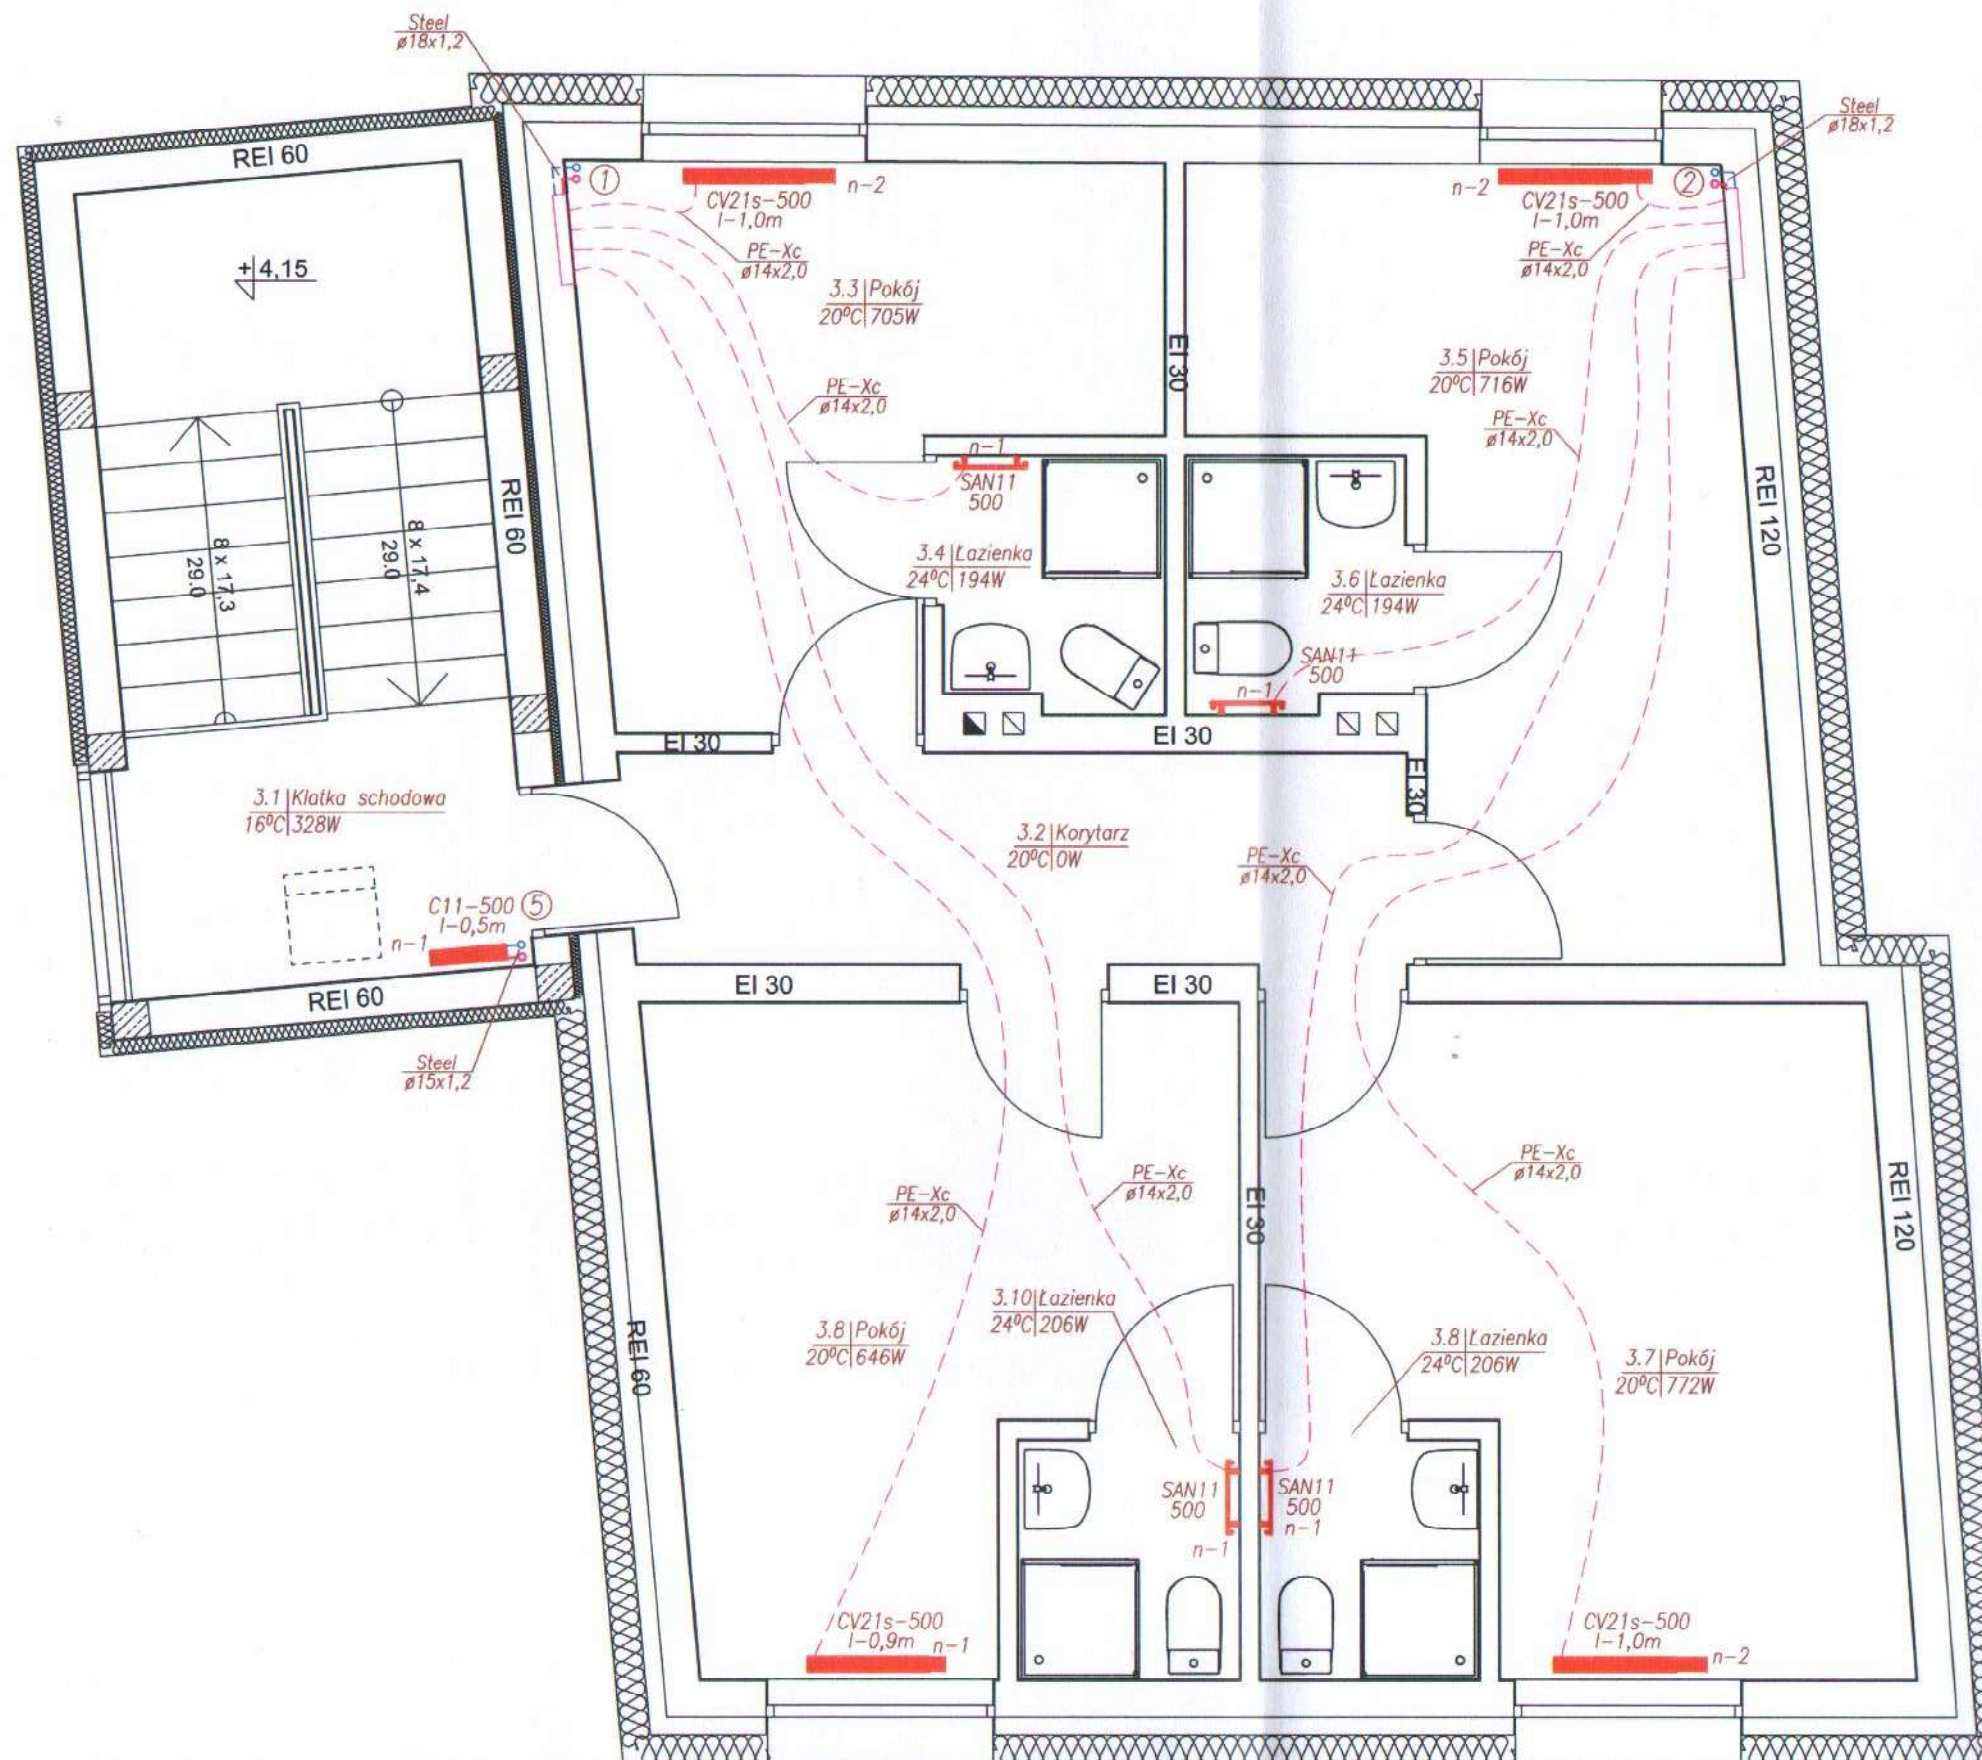

UWAGI:

1. Zaprojektowano grzejniki stalowe płytowe typu CV, C oraz SAN
2. Podejścia od szafek do grzejników typu CV wykonać z rur PE-RT/AL/PE-HD Platinum $\phi 14 \times 2,0$
3. Grzejniki typu CV podłączać od podłogi lub od ściany za pomocą zaworów z odcięciem np typu RLV-KS.
4. Podejścia od pionów do grzejników typu C wykonać z rur ze stali węglowej typu Steel $\phi 15 \times 1,2$
5. Piony i poziomy wykonać z rur typu Steel

WSZELKIE PRZEJŚCIA INSTALACJI C.O. PRZEZ PRZEGRODY ODDZIELENIA PPOŻ.
ZABEZPIECZAĆ DO ODPORNOŚCI OGNIOWEJ PRZEGRODY.

LEGENDA:

- Instalacja centralnego ogrzewania
n - wartość nastawy wstępnej zaworu termostatycznego

Gmina Płock, pl. Stary Rynek 1, 09-400 Płock

Rozbudowa, nadbudowa ze zmianą konstrukcji dachu oraz zmianą sposobu użytkowania budynku mieszkalnego jednorodzinnego na budynek usługowy przeznaczony na potrzeby placówki opiekuńczo-wychowawczej wraz z budową, rozbudową i przebudową instalacji wewnętrznych oraz budową, rozbudową i przebudową zewnętrznych instalacji elektrycznej, gazu ziemnego, kanalizacji deszczowej i sanitarnej Płock, ul. Kalinowa 80 (dz. nr 640)

Nazwa rysunku:

Instalacja centralnego ogrzewania - rzut II piętra

Imię i Nazwisko	Nr ewidencyjny uprawnień	Podpis
Projektant: mgr inż. Tomasz Sęczkowski	MAZ/0038/PWOS/04	
Projektant: mgr inż. Sylwia Paszkiewicz	MAZ/0470/POOS/10	
DATA Listopad 2019	SKALA 1:50	NR RYS. 5
Symbol projektu	PB-10/151/19	


PRACOWNIA PROJEKTOWA

MICHAŁ ŻOCHOWSKI
09-520 Łąck, ul. Gajowa 52

NIP 774-122-29-50 tel. kom. 605 545 287
REGON 610992529 e-mail: elasc@op.pl

Niniejszy rysunek jest własnością Pracowni Projektowej M. Żochowski i nie może być bez pisemnej zgody kopiowany, powielany oraz udostępniany stronie trzeciej dla jakichkolwiek innych celów niż opisanych w umowie.

Str. 38

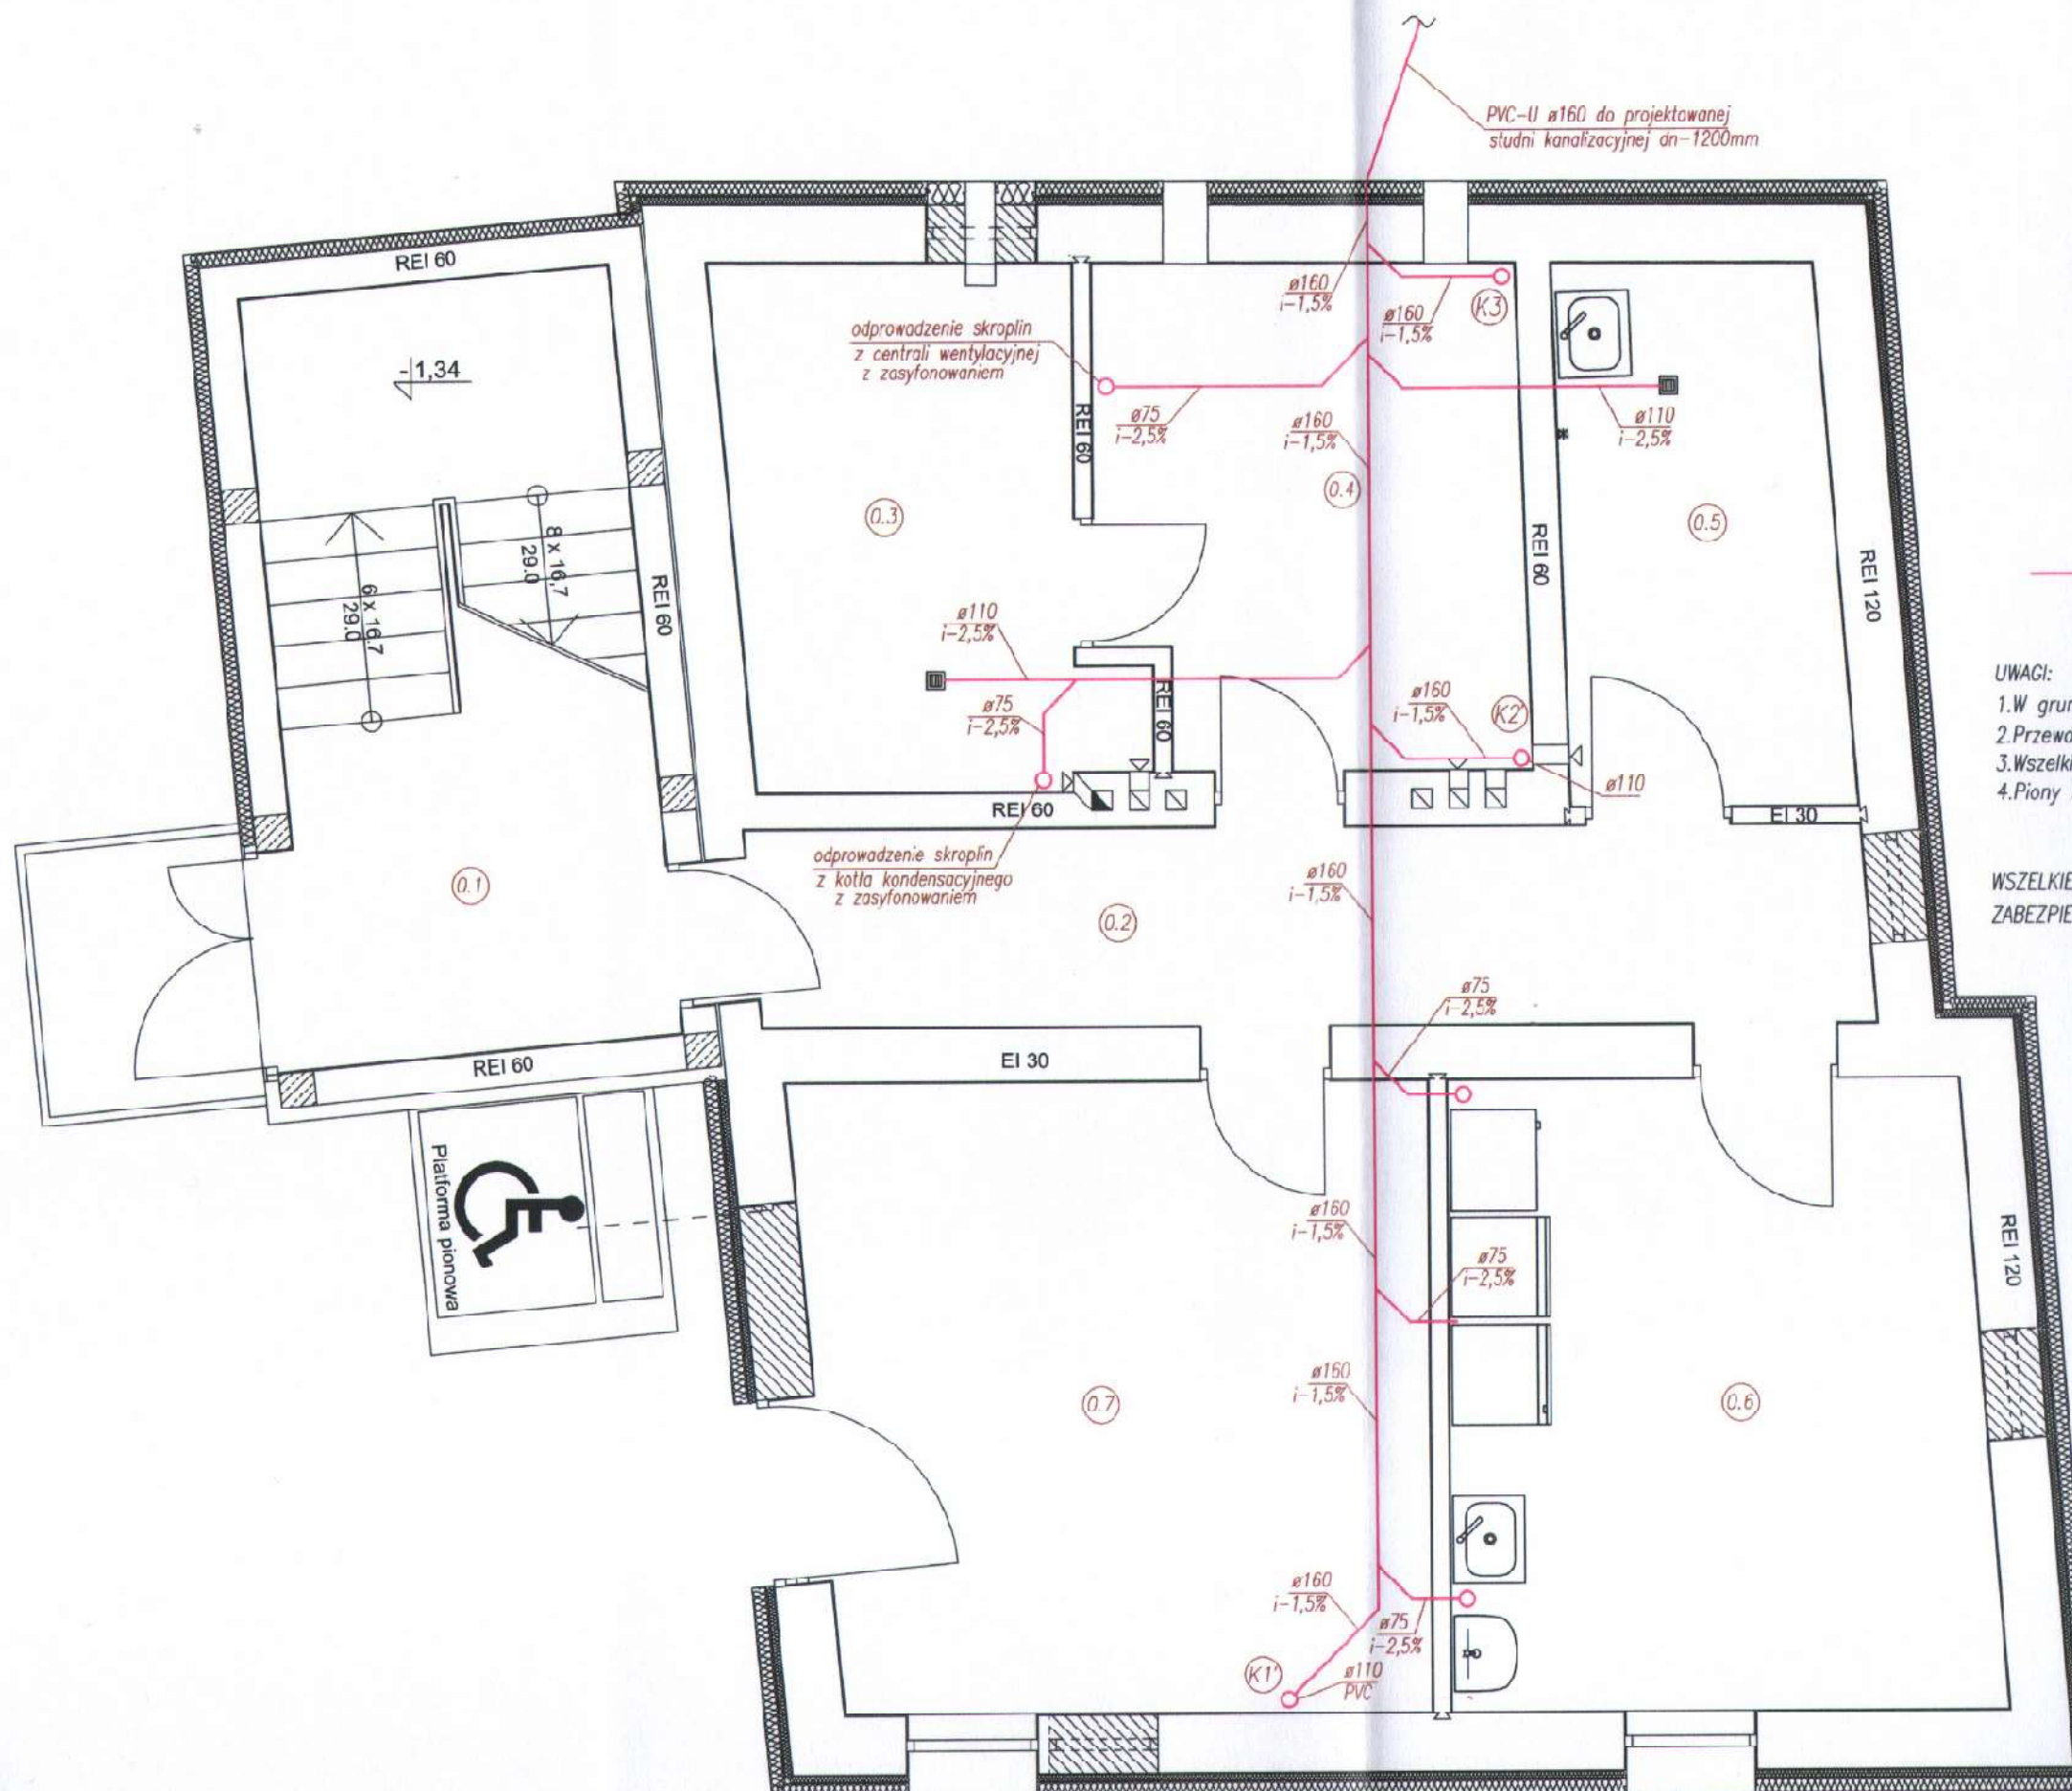

42

1	Klatka schodowa
13.83m ²	Gres
2	Korytarz
10.51m ²	Gres
3	Pomieszczenie gospodarcze
9.01m ²	Gres
4	Wentylatoria
10.10m ²	Gres
5	Pomieszczenie porządkowe
7.06m ²	Gres
6	Pomieszczenie gospodarcze
16.16m ²	Gres
7	Pomieszczenie gospodarcze
18.57m ²	Gres
85.24m ²	

URZĄD MIASTA PŁOCKA
Wydział Rozwoju i Polityki Gospodarczej Miasta
Referat Administracji
Elektroniczno - Budowlanej
09-400 Płock, pl. Stary Rynek 1
+4

Przewody kanalizacji sanitarnej grawitacyjnej

UWAGI:

1. W gruncie prowadzić rury PVC-u (pomarańczowe).
2. Przewody kanalizacji sanitarnej z rur PVC łączonych na uszczelki gumowe.
3. Wszelkie zmiany kierunku wykonywać za pomocą kolanek do 45°.
4. Piony kanalizacyjne K1, K2, wyprowadzić ponad dach za pomocą wywiewek dachowych.

WSZELKIE PRZEJŚCIA INSTALACJI KANALIZACJI PRZEZ PRZEGRODY ODDZIELENIA PPOŻ.
ZABEZPIECZAĆ DO ODPORNOŚCI OGNIOWEJ PRZEGRODY.

Gmina Płock, pl. Stary Rynek 1, 09-400 Płock

Rozbudowa, nadbudowa ze zmianą konstrukcji dachu oraz zmiana sposobu użytkowania budynku mieszkalnego jednorodzinnego na budynek usługowy przeznaczony na potrzeby placówki opiekuńczo-wychowawczej wraz z budową, rozbudową i przebudową instalacji wewnętrznych oraz budową, rozbudową i przebudową zewnętrznych instalacji elektrycznej, gazu ziemnego, kanalizacji deszczowej i sanitarnej Płock, ul. Kalinowa 80 (dz. nr 640)

Nazwa rysunku:

Instalacja kanalizacji sanitarnej - rzut przyziemia

Imię i Nazwisko	Nr ewidencyjny uprawnień	Podpis
Projektant: mgr inż. Tomasz Sęczkowski	MAZ/0038/PWOS/04	
Projektant: mgr inż. Sylwia Paszkiewicz	MAZ/0470/POOS/10	

DATA Listopad 2019	SKALA 1:50	NR RYS. 6
-----------------------	---------------	--------------

Symbol projektu	PB-10/151/19
-----------------	--------------

PRACOWNIA PROJEKTOWA
MICHAŁ ŻOCHOWSKI
09-520 Łąck, ul. Gajowa 52
NIP 774-122-29-50 tel. kom. 605 545 267
REGON 610002620 e-mail: etaso@op.pl

Niniejszy rysunek jest własnością Pracowni Projektowej M. Żochowski i nie może być bez pisemnej zgody kopiowany, powielany oraz udostępniany stronie trzeciej dla jakiegokolwiek innych celów niż opisanych w umowie.

42

1	Klatka schodowa
13.83m ²	Gres
2	Korytarz
6.59m ²	Gres
3	Pokój dwuosobowy
11.19m ²	Panele winylowe
4	Łazienka
7.20m ²	Terakota
5	Pokój personelu
11.27m ²	Panele winylowe
6	Pokój z aneksem kuchennym
35.84m ²	Gres/Panele winylowe
85.92m ²	

URZĄD MIASTA PŁOCKA
Wydział Rozwoju i Polityki Gospodarczej Miasta
Referat Administracji
Architektoniczno - Budowlany
09-400 Płock, pl. Stary Rynek 1

Przewody kanalizacji sanitarnej grawitacyjnej

UWAGI:

- 1.W gruncie prowadzić rury PVC-u (pomarańczowe).
- 2.Przewody kanalizacji sanitarnej z rur PVC łączonych na uszczelki gumowe
- 3.Wszelkie zmiany kierunku wykonywać za pomocą kolank do 45°
- 4.Piony kanalizacyjne K1, K2, wyprowadzić ponad dach za pomocą wywiewek dachowych.

WSZELKIE PRZEJŚCIA INSTALACJI KANALIZACJI PRZEZ PRZEGRODY ODDZIELENIA PPOŻ.
ZABEZPIECZAĆ DO ODPORNOŚCI OGNIOWEJ PRZEGRODY.

Gmina Płock, pl. Stary Rynek 1, 09-400 Płock

Rozbudowa, nadbudowa ze zmianą konstrukcji dachu oraz zmianą sposobu użytkowania budynku mieszkalnego jednorodzinnego na budynek usługowy przeznaczony na potrzeby placówki opiekuńczo-wychowawczej wraz z budową, rozbudową i przebudową instalacji wewnętrznych oraz budową, rozbudową i przebudową zewnętrznych instalacji elektrycznej, gazu ziemnego, kanalizacji deszczowej i sanitarnej Płock, ul. Kalinowa 80 (dz. nr 640)

Nazwa rysunku:

Instalacja kanalizacji sanitarnej - rzut parteru

Imię i Nazwisko	Nr ewidencyjny uprawnień	Podpis
Projektant: mgr inż. Tomasz Sęczkowski	MAZ/0038/PWOS/04	
Projektant: mgr inż. Sylwia Paszkiewicz	MAZ/0470/POOS/10	

DATA Listopad 2019	SKALA 1:50	NR RYS. 7
Symbol projektu	PB-10/151/19	


PRACOWNIA PROJEKTOWA
MICHAŁ ŻOCHOWSKI

09-520 Łąck, ul. Gajowa 52

NIP 774-122-29-50 tel. kom. 605 545 287
REGON 610962529 e-mail: etasc@op.pl

Niniejszy rysunek jest własnością Pracowni Projektowej M. Żochowski i nie może być bez pisemnej zgody kopiowany, powielany oraz udostępniany stronie trzeciej dla jakichkolwiek innych celów niż opisanych w umowie.

Str. 40

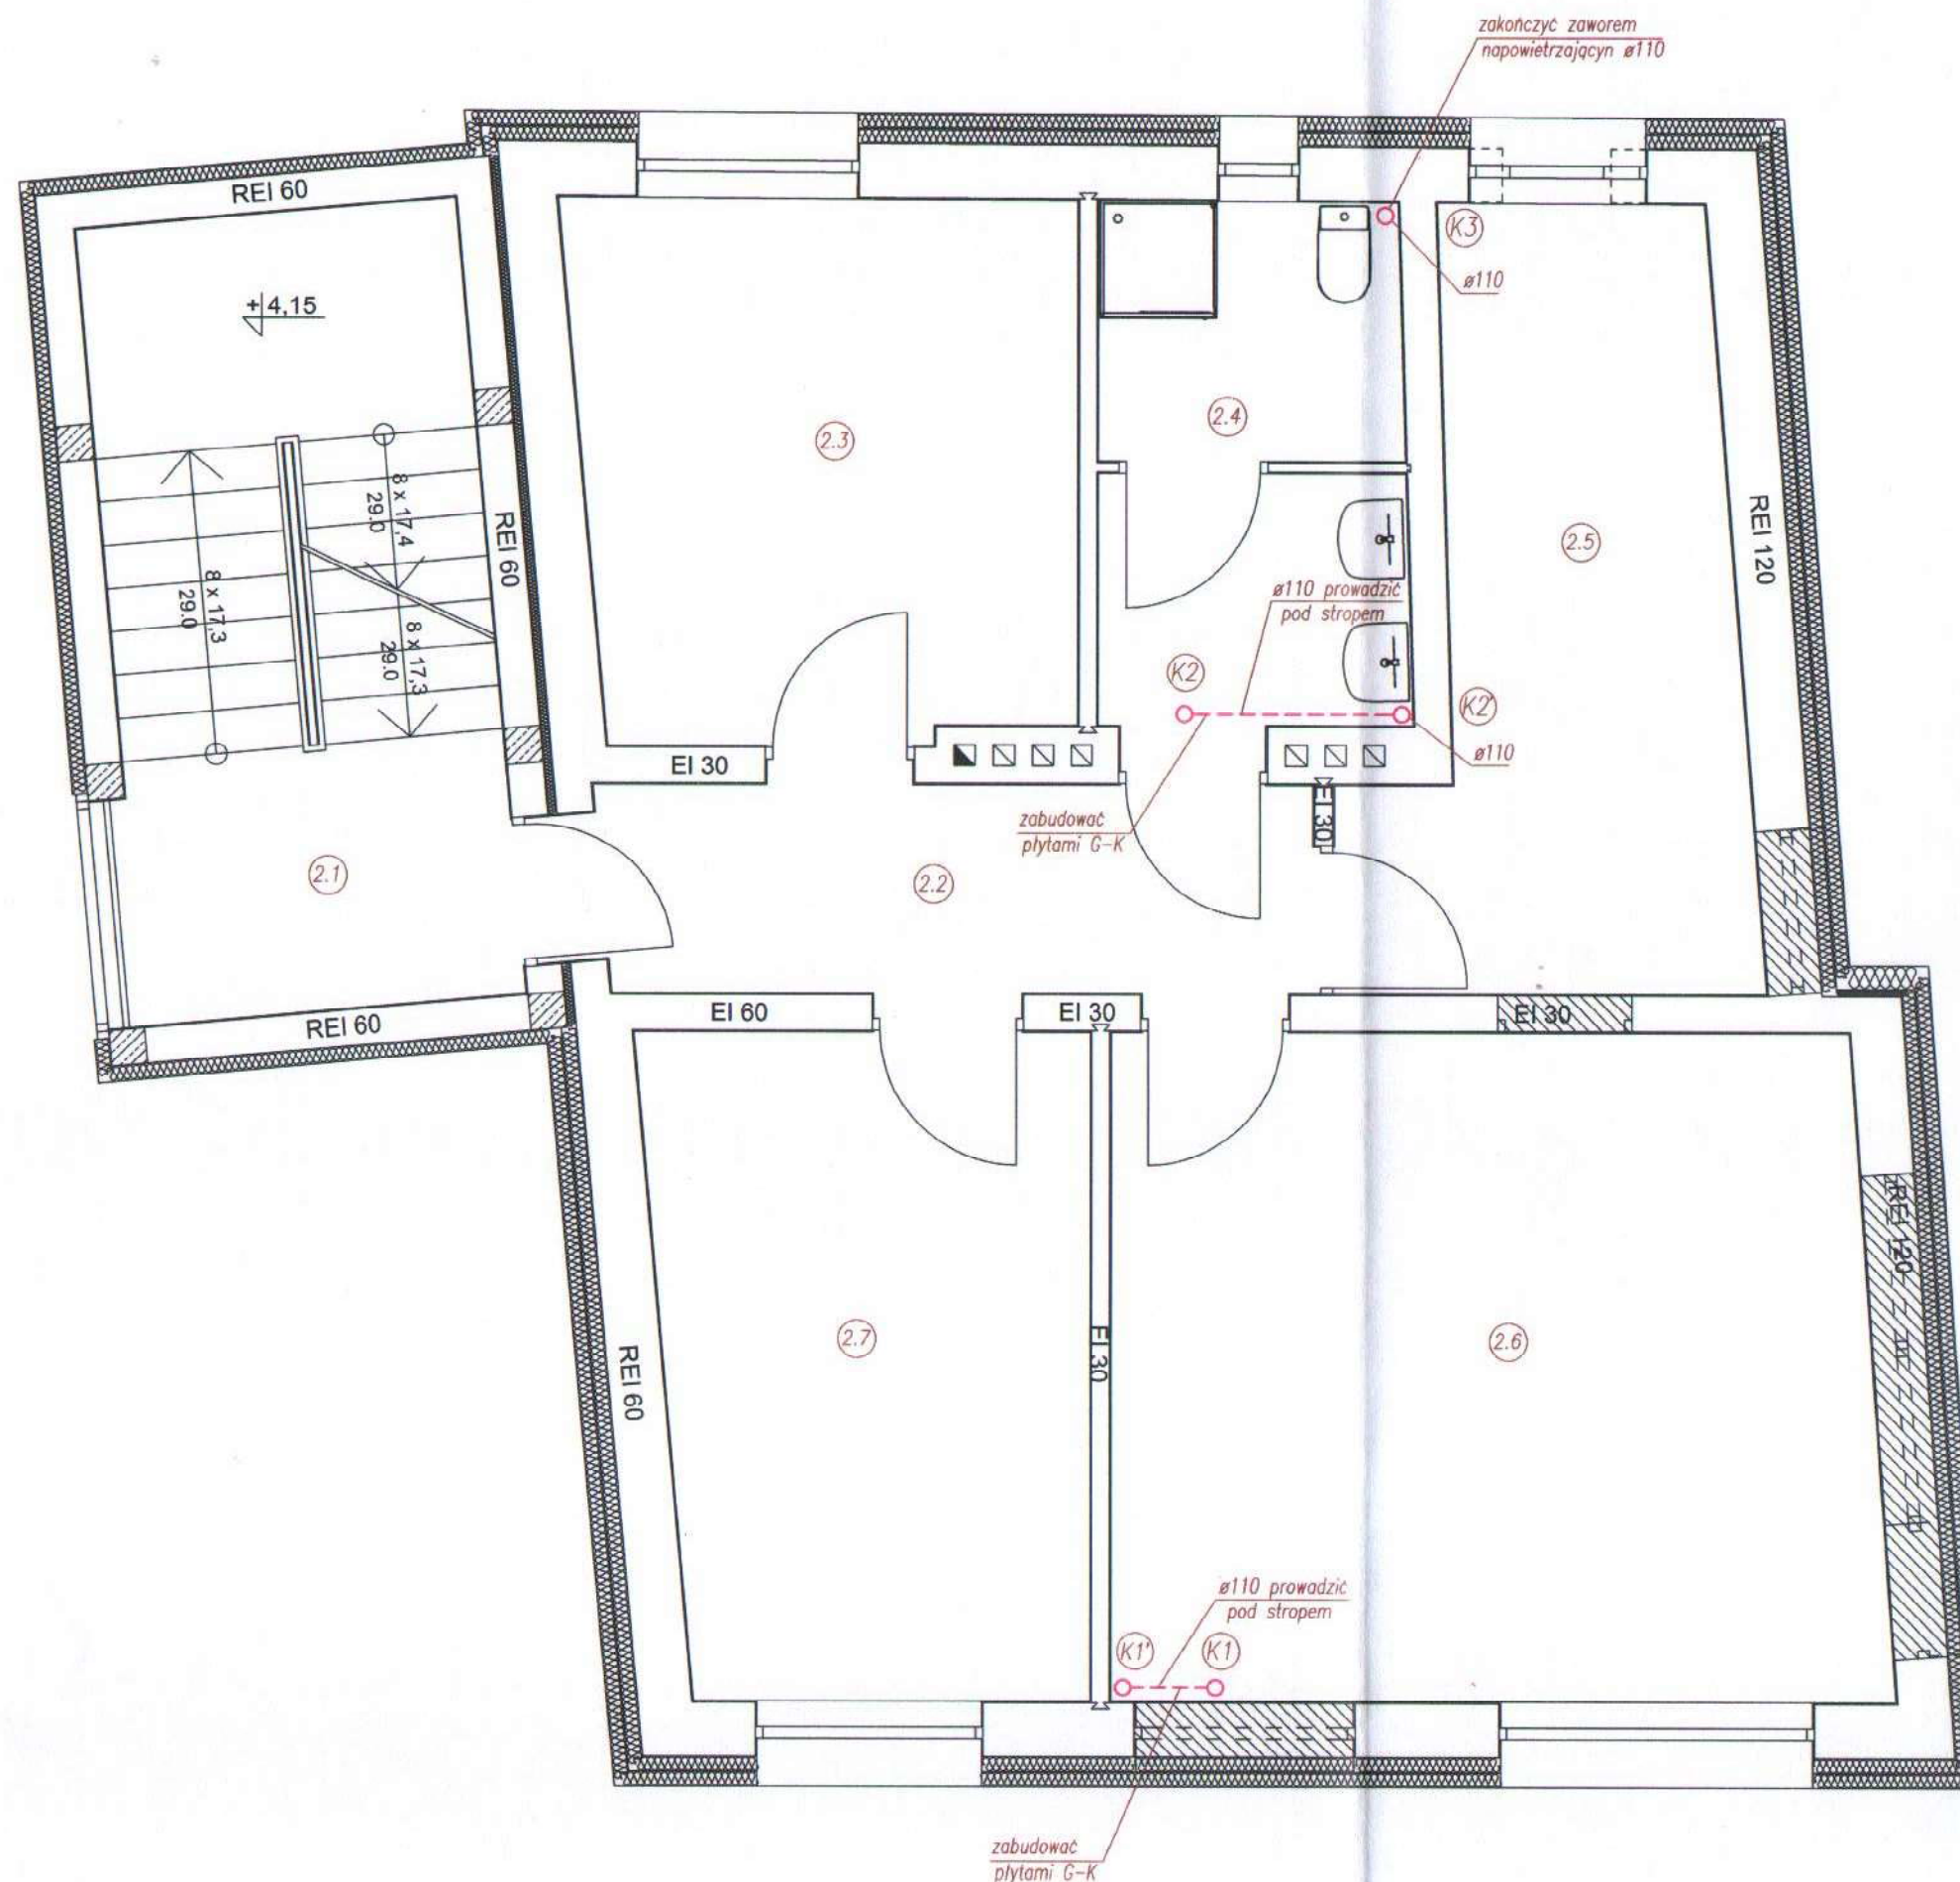

UWAGI:

1. W gruncie prowadzić rury PVC-u (pomarańczowe).
2. Przewody kanalizacji sanitarnej z rur PVC łączonych na uszczelki gumowe
3. Wszelkie zmiany kierunku wykonywać za pomocą kolanek do 45°
4. Piony kanalizacyjne K1, K2, wyprowadzić ponad dach za pomocą wywiewek dachowych.

WSZELKIE PRZEJŚCIA INSTALACJI KANALIZACJI PRZEZ PRZEGRODY ODDZIELENIA PPOŻ.
ZABEZPIECZAĆ DO ODPORNOŚCI OGNIOWEJ PRZEGRODY.

Gmina Płock, pl. Stary Rynek 1, 09-400 Płock

Rozbudowa, nadbudowa ze zmianą konstrukcji dachu oraz zmianą sposobu użytkowania budynku mieszkalnego jednorodzinnego na budynek usługowy przeznaczony na potrzeby placówki opiekuńczo-wychowawczej wraz z budową, rozbudową i przebudową instalacji wewnętrznych oraz budową, rozbudową i przebudową zewnętrznych instalacji elektrycznej, gazu ziemnego, kanalizacji deszczowej i sanitarnej Płock, ul. Kalinowa 80 (dz. nr 640)

Nazwa rysunku:

Instalacja kanalizacji sanitarnej - rzut I piętra


Imię i Nazwisko	Nr ewidencyjny uprawnień	Podpis
mgr inż. Tomasz Sęczkowski	MAZ/0038/PWOS/04	
mgr inż. Sylwia Paszkiewicz	MAZ/0470/POOS/10	

DATA	SKALA	NR RYS.
Listopad 2019	1:50	8
Symbol projektu	PB-10/151/19	

PRACOWNIA PROJEKTOWA MICHĄŁ ŻOCHOWSKI

09-520 Łąck, ul. Gajowa 52
NIP 774-122-29-00 tel. kom. 605 545 267
REGON 810902529 e-mail: etaso@op.pl

Niniejszy rysunek jest własnością Pracowni Projektowej M. Żochowski i nie może być bez pisemnej zgody kopiowany, powielany oraz udostępniany stronie trzeciej dla jakichkolwiek innych celów niż opisanych w umowie.

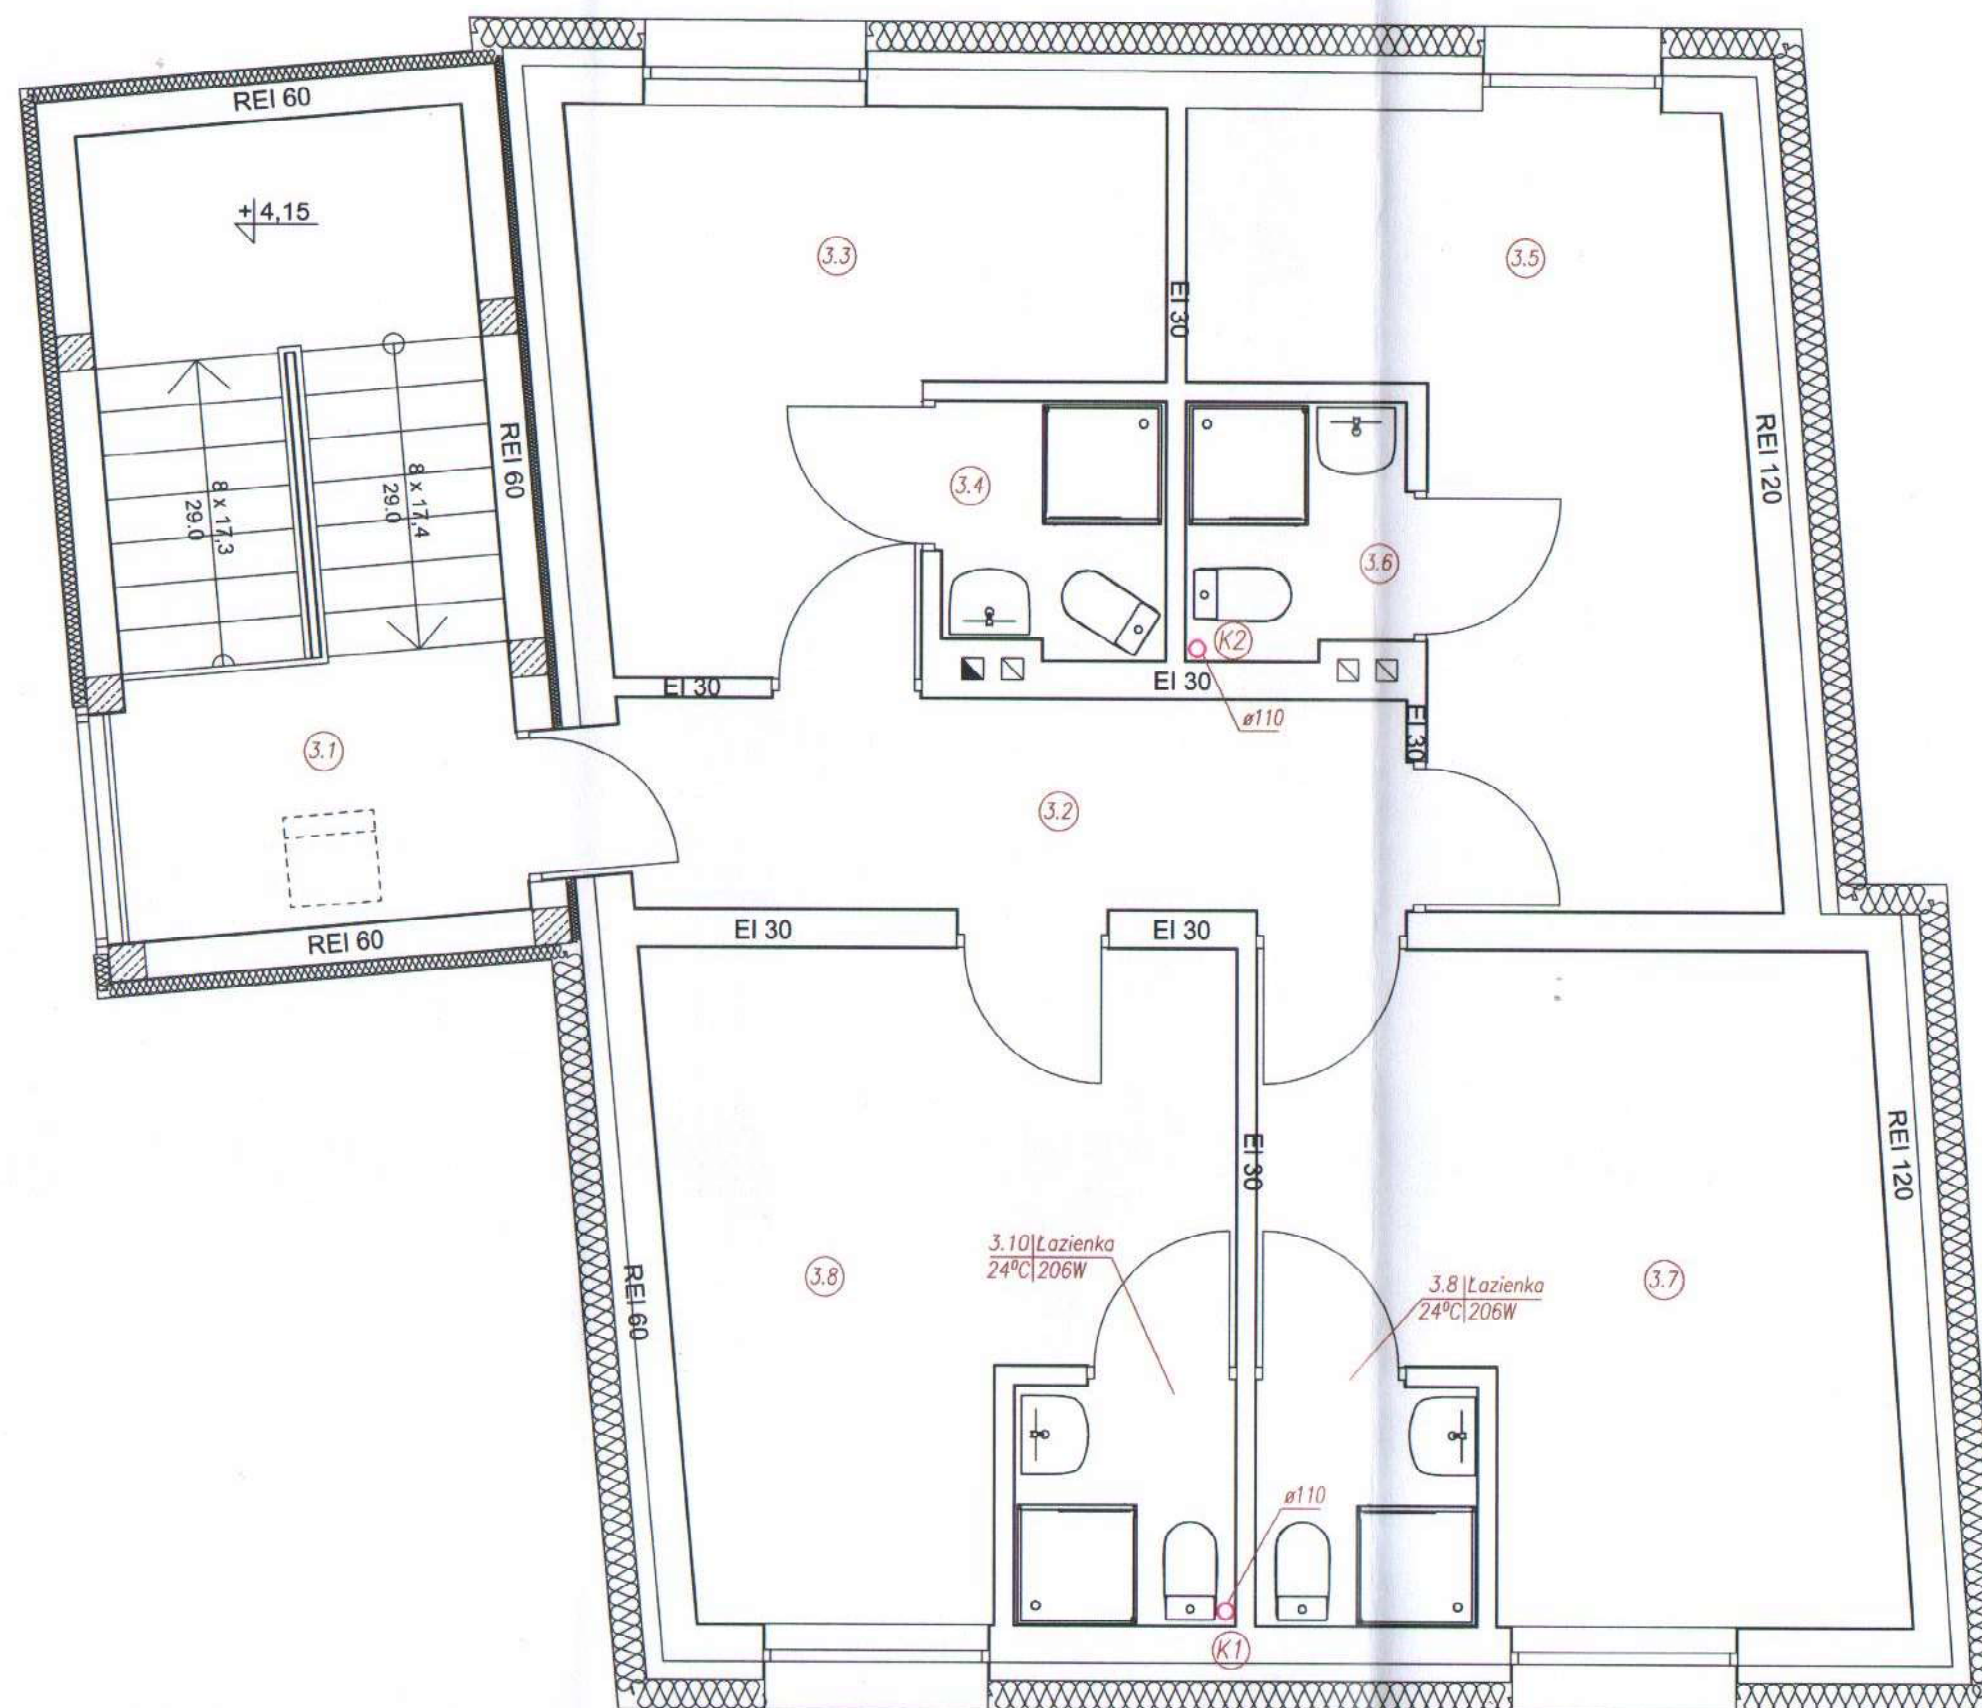

42

1	Klatka schodowa
13.83m ²	Gres
2	Korytarz
7.17m ²	Gres
3	Pokój dwuosobowy
11.17m ²	Panele winylowe
4	Łazienka
2.38m ²	Terakota
5	Pokój dwuosobowy
14.17m ²	Panele winylowe
6	Łazienka
2.29m ²	Terakota
7	Pokój dwuosobowy
15.95m ²	Panele winylowe
8	Łazienka
2.29m ²	Terakota
9	Pokój dwuosobowy
14.02m ²	Panele winylowe
10	Łazienka
2.27m ²	Terakota
85.54m ²	

URZĄD MIASTA PŁOCKA
Wydział Rozwoju i Polityki Gospodarczej Miasta
Referat Administracji
Architektoniczno - Budowlanej
09-400 Płock, pl. Stary Rynek 1

Przewody kanalizacji sanitarnej grawitacyjnej

UWAGI:

1. W gruncie prowadzić rury PVC-u (pomarańczowe).
2. Przewody kanalizacji sanitarnej z rur PVC łączonych na uszczelki gumowe.
3. Wszelkie zmiany kierunku wykonywać za pomocą kolanek do 45°.
4. Piony kanalizacyjne K1, K2, wyprowadzić ponad dach za pomocą wywiewek dachowych.

WSZELKIE PRZEJŚCIA INSTALACJI KANALIZACJI PRZEZ PRZEGRODY ODDZIELENIA PPOŻ. ZABEZPIECZAĆ DO ODPORNOŚCI OGNIOWEJ PRZEGRODY.

Gmina Płock, pl. Stary Rynek 1, 09-400 Płock

Rozbudowa, nadbudowa ze zmianą konstrukcji dachu oraz zmianą sposobu użytkowania budynku mieszkalnego jednorodzinnego na budynek usługowy przeznaczony na potrzeby placówki opiekuńczo-wychowawczej wraz z budową, rozbudową i przebudową instalacji wewnętrznych oraz budową, rozbudową i przebudową zewnętrznych instalacji elektrycznej, gazu ziemnego, kanalizacji deszczowej i sanitarnej Płock, ul. Kalinowa 80 (dz. nr 640)

Nazwa rysunku:

Instalacja kanalizacji sanitarnej - rzut II piętra

Imię i Nazwisko	Nr ewidencyjny uprawnień	Podpis
Projektant: mgr inż. Tomasz Sęczkowski	MAZ/0038/PWOS/04	
Projektant: mgr inż. Sylwia Paszkiewicz	MAZ/0470/POOS/10	
DATA Listopad 2019	SKALA 1:50	NR RYS. 9
Symbol projektu	PB-10/151/19	

PRACOWNIA PROJEKTOWA

MICHAŁ ŻOCHOWSKI
09-520 Łąck, ul. Gajowa 52

NIP 774-123-29-50 tel. kom. 605 545 287
REGON 610692529 e-mail: elasc@op.pl

Niniejszy rysunek jest własnością Pracowni Projektowej M. Żochowski i nie może być bez pisemnej zgody kopiowany, powielany oraz udostępniany stronie trzeciej dla jakichkolwiek innych celów niż opisanych w umowie.

Str. 42



Gmina Płock, pl. Stary Rynek 1, 09-400 Płock

Rozbudowa, nadbudowa ze zmianą konstrukcji dachu oraz zmianą sposobu użytkowania budynku mieszkalnego jednorodzinnego na budynek usługowy przeznaczony na potrzeby placówki opiekuńczo-wychowawczej wraz z budową, rozbudową i przebudową instalacji wewnętrznych oraz budową, rozbudową i przebudową zewnętrznych instalacji elektrycznej, gazu ziemnego, kanalizacji deszczowej i sanitarnej Płock, ul. Kalinowa 80 (dz. nr 640)

Nazwa rysunku:


Instalacja kanalizacji sanitarnej - rzut dachu

Imię i Nazwisko	Nr ewidencyjny uprawnień	Podpis
Projektant: mgr inż. Tomasz Sęczkowski	MAZ/0038/PWOS/04	
Projektant: mgr inż. Sylwia Paszkiewicz	MAZ/0470/POOS/10	
DATA Listopad 2019	SKALA 1:50	NR RYS. 10
Symbol projektu	PB-10/151/19	

PRACOWNIA PROJEKTOWA MICHAŁ ŻOCHOWSKI

09-520 Łąck, ul. Gajowa 52 NIP 774-122-29-50 tel kom 805 545 287
REGON 610992529 e-mail: elasc@op.pl

Niniejszy rysunek jest własnością Pracowni Projektowej M. Żochowski i nie może być bez pisemnej zgody kopiowany, powielany oraz udostępniany stronie trzeciej dla jakichkolwiek innych celów niż opisanych w umowie.

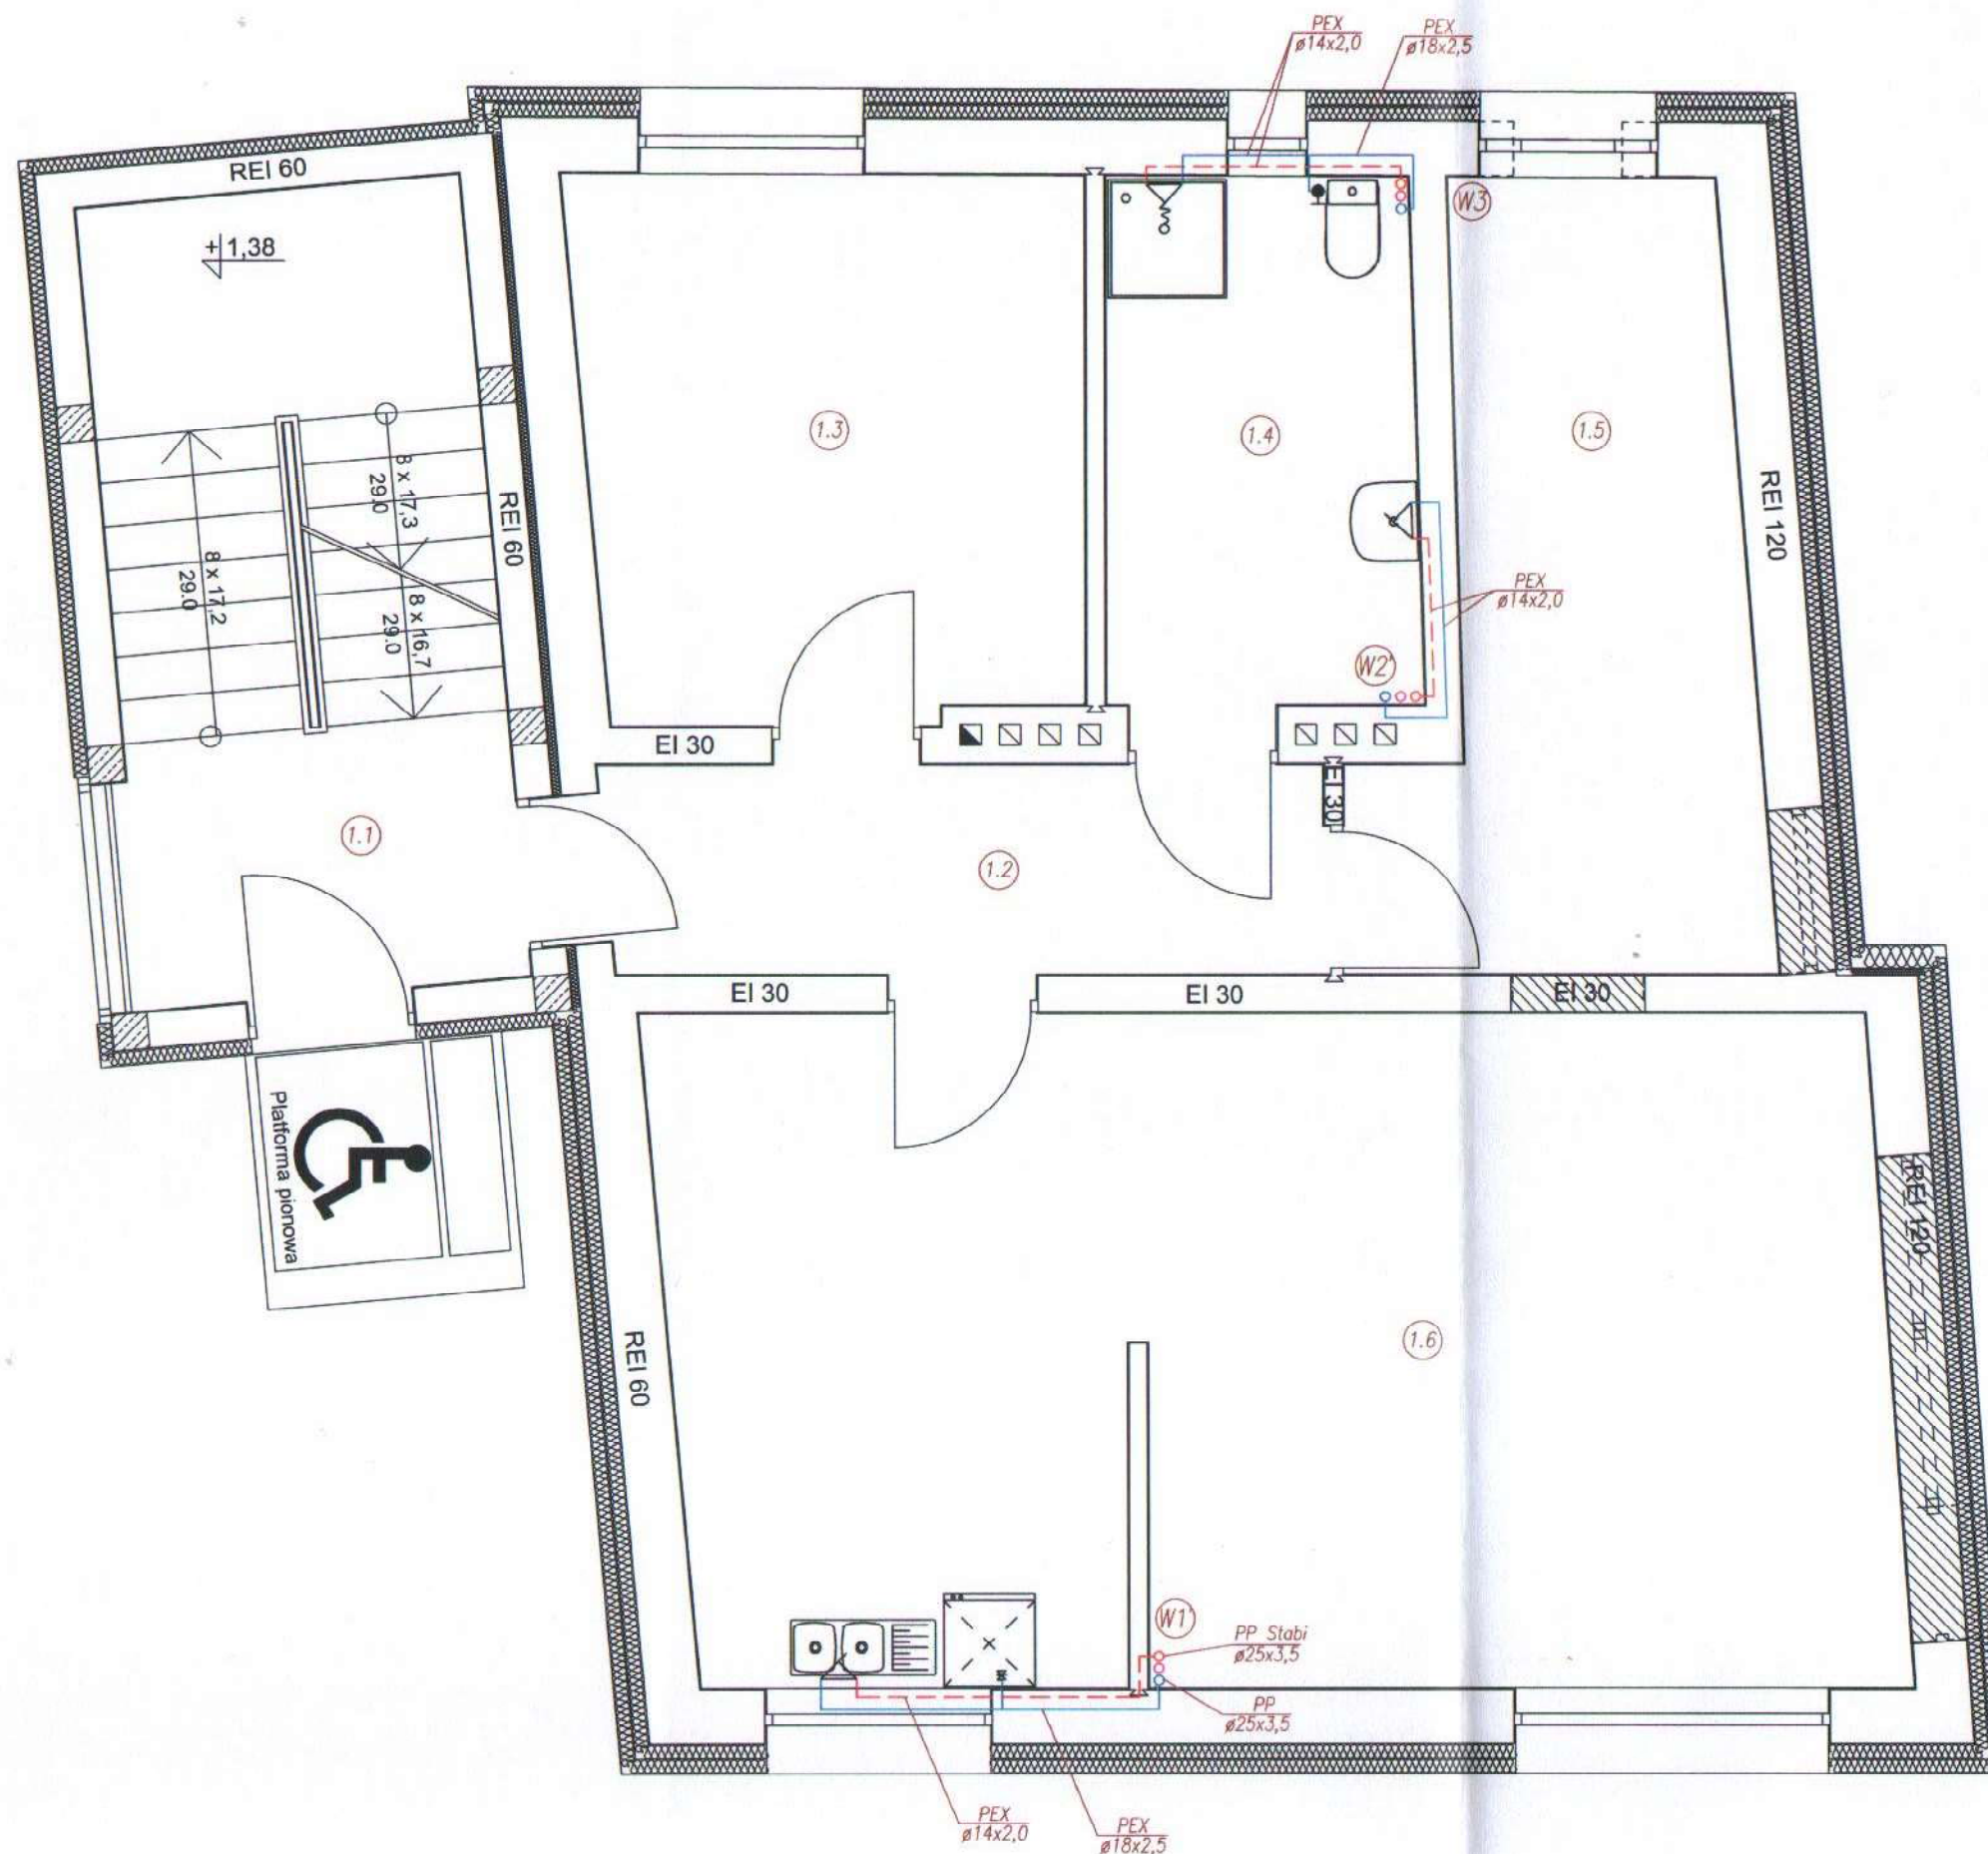

UWAGI:

1. Rurociągi prowadzone po zewnątrz ścian i w szachtach wykonać z rur PP-Stabi Al
2. Podejścia pod armaturę czerpalną wykonać z rur PE-RT/AL/PE-HD Platinum $\varnothing 14 \times 2,0$
3. Podejścia pod pralkę i spluczkę wykonać z rur PE-RT/AL/PE-HD Platinum $\varnothing 18 \times 2,5$

- Przewód wody zimnej
- - - Przewód wody ciepłej
- · - Przewód cyrkulacji

WSZELKIE PRZEJŚCIA INSTALACJI WODOCIĄGOWEJ PRZEZ PRZEGRODY ODDZIELENIA PPOŻ. ZABEZPIECZAĆ DO ODPORNOŚCI OGNIOWEJ PRZEGRODY.

1	Klatka schodowa
13.83m ²	Gres
2	Korytarz
6.59m ²	Gres
3	Pokój dwuosobowy
11.19m ²	Panele winylowe
4	Łazienka
7.20m ²	Terakota
5	Pokój personelu
11.27m ²	Panele winylowe
6	Pokój z aneksem kuchennym
35.84m ²	Gres/Panele winylowe
85.92m ²	

URZĄD MIASTA PŁOCKA
Wydział Rozwoju i Polityki Gospodarczej Miasta
Registru Administracji
Architektoniczno-Budowlanej
09-400 Płock, pl. Stary Rynek 1

Gmina Płock, pl. Stary Rynek 1, 09-400 Płock

Rozbudowa, nadbudowa ze zmianą konstrukcji dachu oraz zmianą sposobu użytkowania budynku mieszkalnego jednorodzinnego na budynek usługowy przeznaczony na potrzeby placówki opiekuńczo-wychowawczej wraz z budową, rozbudową i przebudową instalacji wewnętrznych oraz budową, rozbudową i przebudową zewnętrznych instalacji elektrycznej, gazu ziemnego, kanalizacji deszczowej i sanitarnej Płock, ul. Kalinowa 80 (dz. nr 640)

Nazwa rysunku:

Instalacja wodociągowa - rzut parteru


Imię i Nazwisko	Nr ewidencyjny uprawnień	Podpis
Projektant: mgr inż. Tomasz Sęczkowski	MAZ/0038/PWOS/04	
Projektant: mgr inż. Sylwia Paszkiewicz	MAZ/0470/POOS/10	
DATA Listopad 2019	SKALA 1:50	NR RYS. 12
Symbol projektu	PB-10/151/19	

PRACOWNIA PROJEKTOWA

MICHAŁ ŻOCHOWSKI
09-520 Łąck, ul. Gajowa 52

NIP 774-122-29-50 tel. kom. 605 645 287
REGON 610992529 e-mail: elasc@op.pl

Niniejszy rysunek jest własnością Pracowni Projektowej M. Żochowski i nie może być bez pisemnej zgody kopiowany, powielany oraz udostępniany stronie trzeciej dla jakichkolwiek innych celów niż opisanych w umowie.

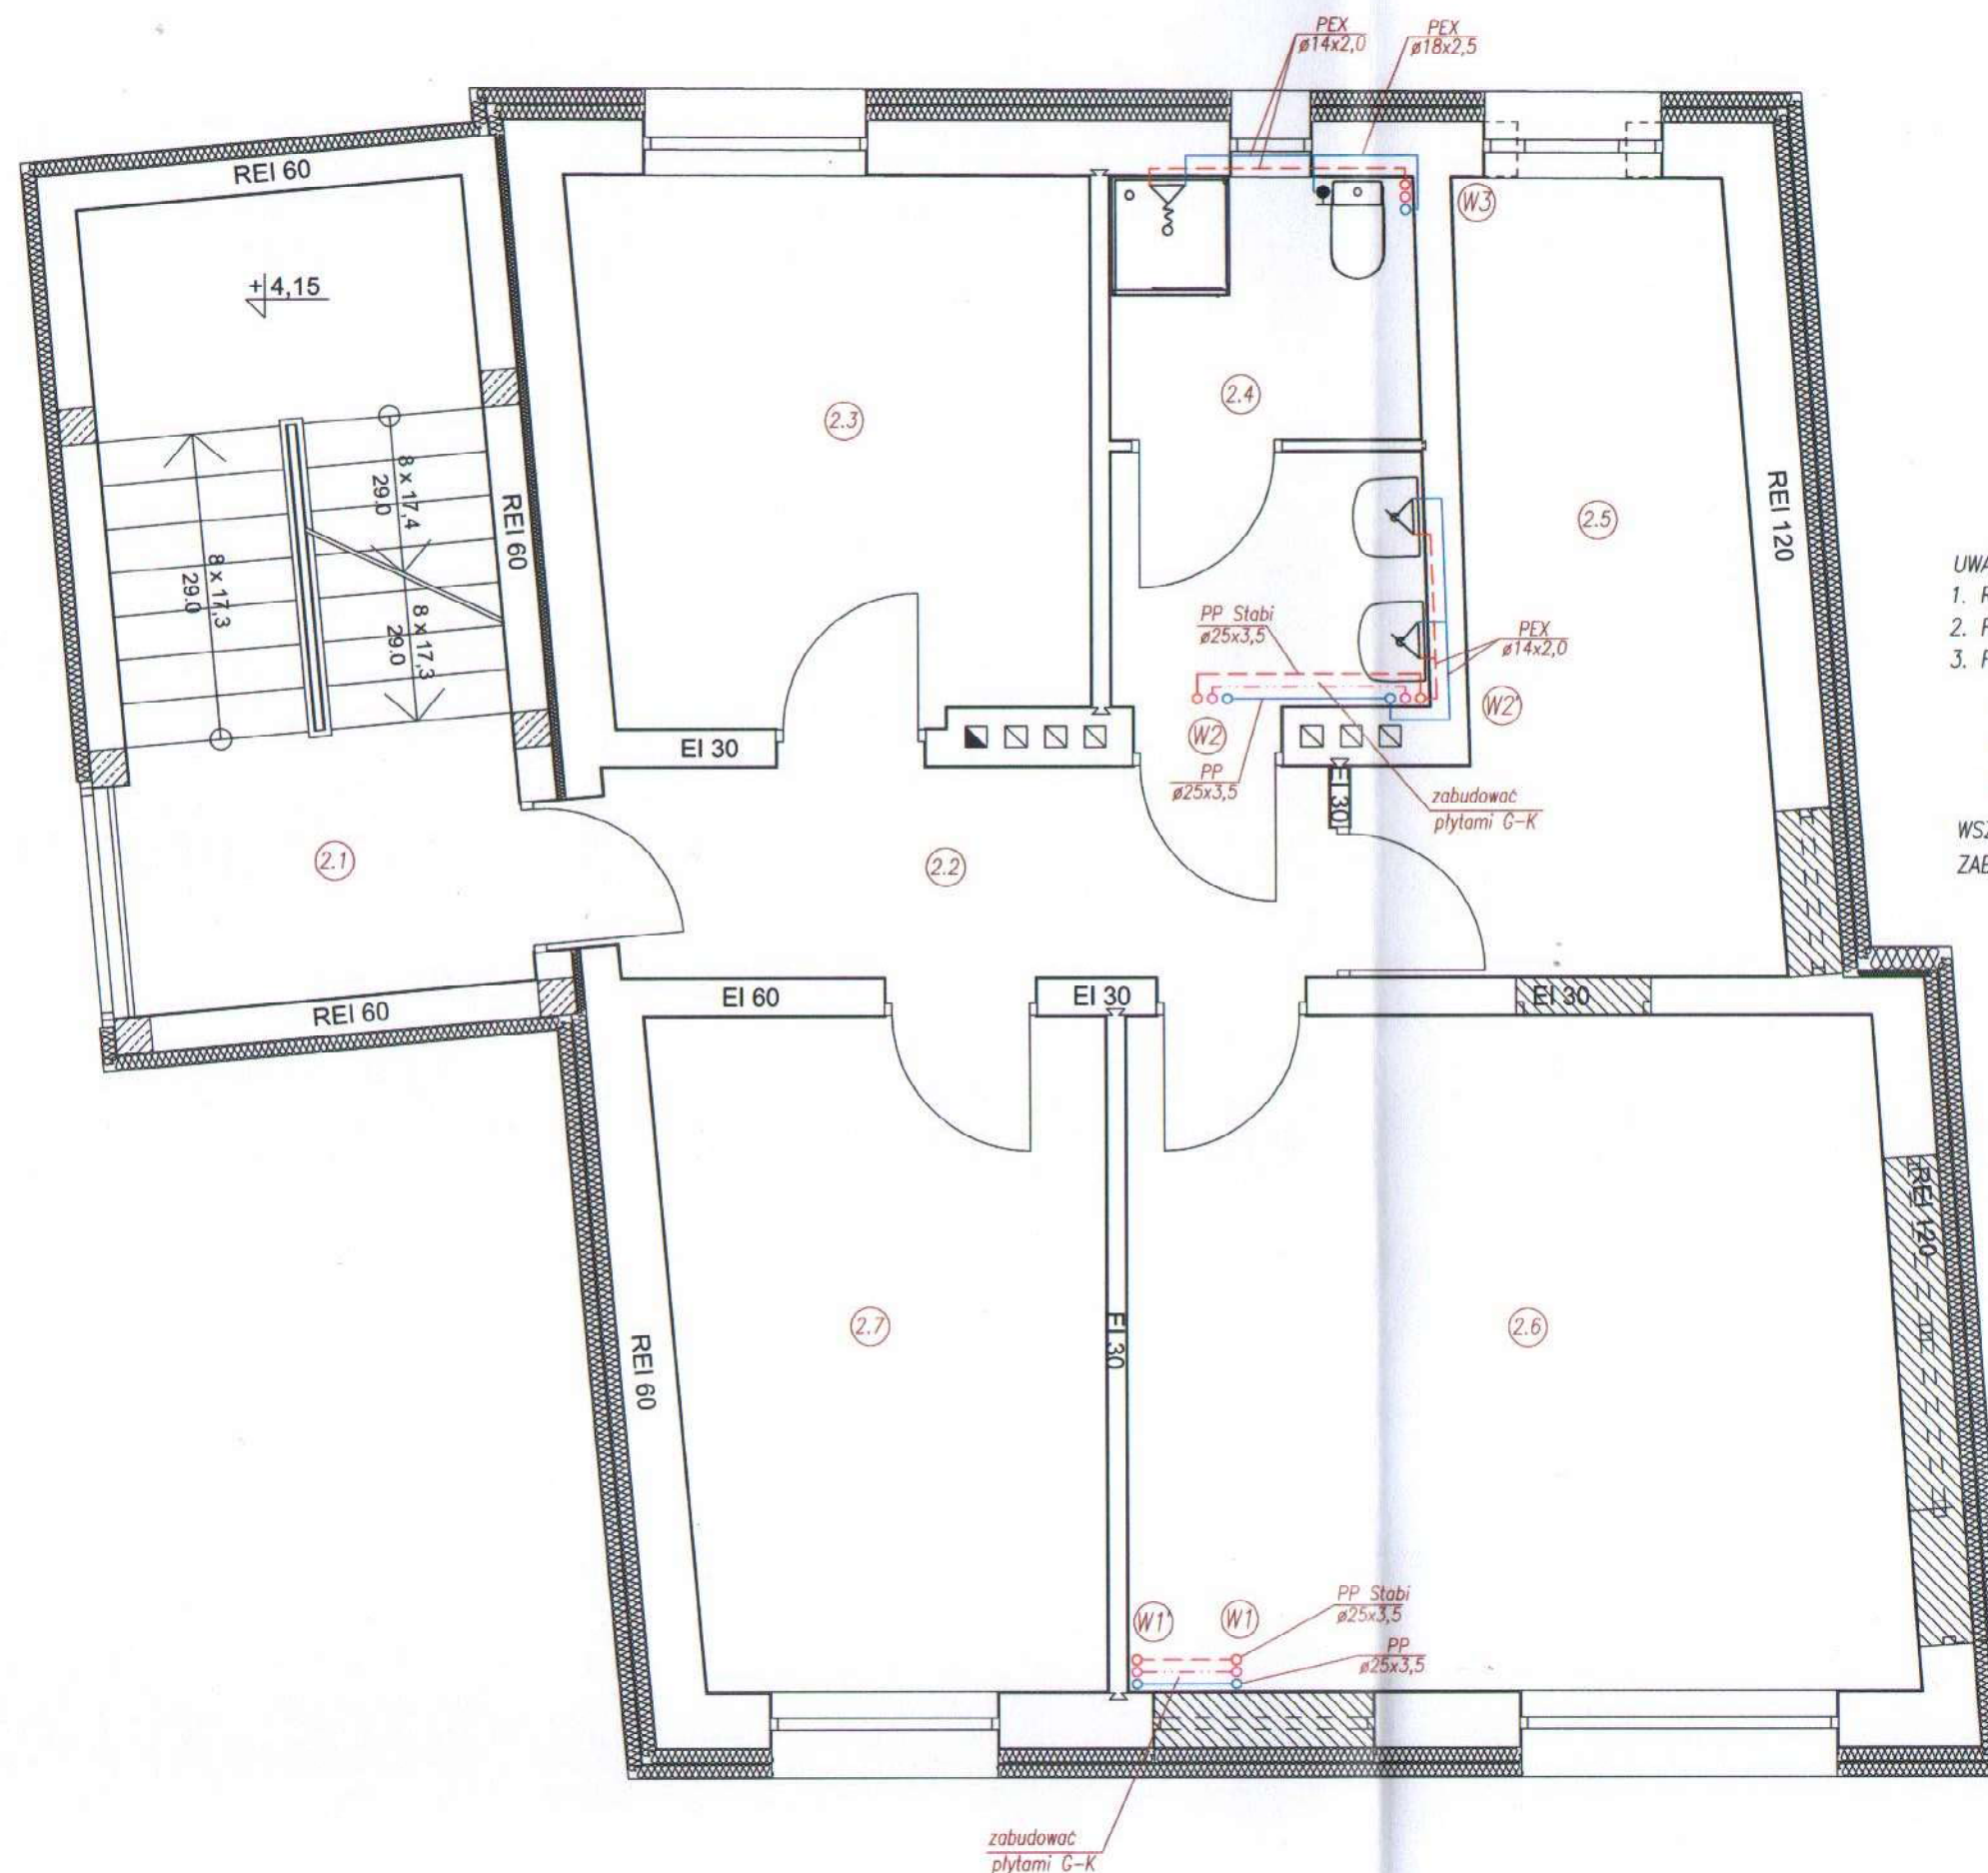

UWAGI:

1. Rurociągi prowadzone po zewnątrz ścian i w szachtach wykonać z rur PP-Stabi AI
2. Podejścia pod armaturę czerpalną wykonać z rur PE-RT/AL/PE-HD Platinum $\phi 14 \times 2,0$
3. Podejścia pod pralkę i spluczkę wykonać z rur PE-RT/AL/PE-HD Platinum $\phi 18 \times 2,5$

- Przewód wody zimnej
- - - Przewód wody ciepłej
- · - Przewód cyrkulacji

WSZELKIE PRZEJŚCIA INSTALACJI WODOCIĄGOWEJ PRZEZ PRZEGRODY ODDZIELENIA PPOŻ. ZABEZPIECZAĆ DO ODPORNOŚCI OGNIOWEJ PRZEGRODY.

42

1	Klatka schodowa
13.83m ²	Gres
2	Korytarz
6.59m ²	Panele winylowe
3	Pokój dwuosobowy
11.92m ²	Panele winylowe
4	Łazienka
7.03m ²	Terakota
5	Pokój wychowawczy
11.27m ²	Panele winylowe
6	Pokój do nauki
22.79m ²	Panele winylowe
7	Pokój dwuosobowy
12.75m ²	Panele winylowe

URZĄD MIASTA PŁOCKA
Wydział Rozwoju i Polityki Gospodarczej Miasta
Referat Administracji
Architektoniczno - Budowlanej
09-400 Płock, pl. Stary Rynek 1

Gmina Płock, pl. Stary Rynek 1, 09-400 Płock

Rozbudowa, nadbudowa ze zmianą konstrukcji dachu oraz zmianą sposobu użytkowania budynku mieszkalnego jednorodzinnego na budynek usługowy przeznaczony na potrzeby placówki opiekuńczo-wychowawczej wraz z budową, rozbudową i przebudową instalacji wewnętrznych oraz budową, rozbudową i przebudową zewnętrznych instalacji elektrycznej, gazu ziemnego, kanalizacji deszczowej i sanitarnej Płock, ul. Kalinowa 80 (dz. nr 640)

tworzą rysunku:

Instalacja wodociągowa - rzut I piętra


Imię i Nazwisko	Nr ewidencyjny uprawnień	Podpis
Projektant: mgr inż. Tomasz Sęczkowski	MAZ/0038/PWOS/04	
Projektant: mgr inż. Sylwia Paszkiewicz	MAZ/0470/POOS/10	
DATA Listopad 2019	SKALA 1:50	NR RYS. 13
Symbol projektu	PB-10/151/19	

PRACOWNIA PROJEKTOWA

MICHAŁ ŻOCHOWSKI
09-520 Łąck, ul. Gajowa 52

NIP 774-122-29-00 tel. kom. 005 045 287
REGON 810992520 e-mail: elasc@op.pl

Niniejszy rysunek jest własnością Pracowni Projektowej M. Żochowski i nie może być bez pisemnej zgody kopiowany, powielany oraz udostępniany stronie trzeciej dla jakichkolwiek innych celów niż opisanych w umowie.

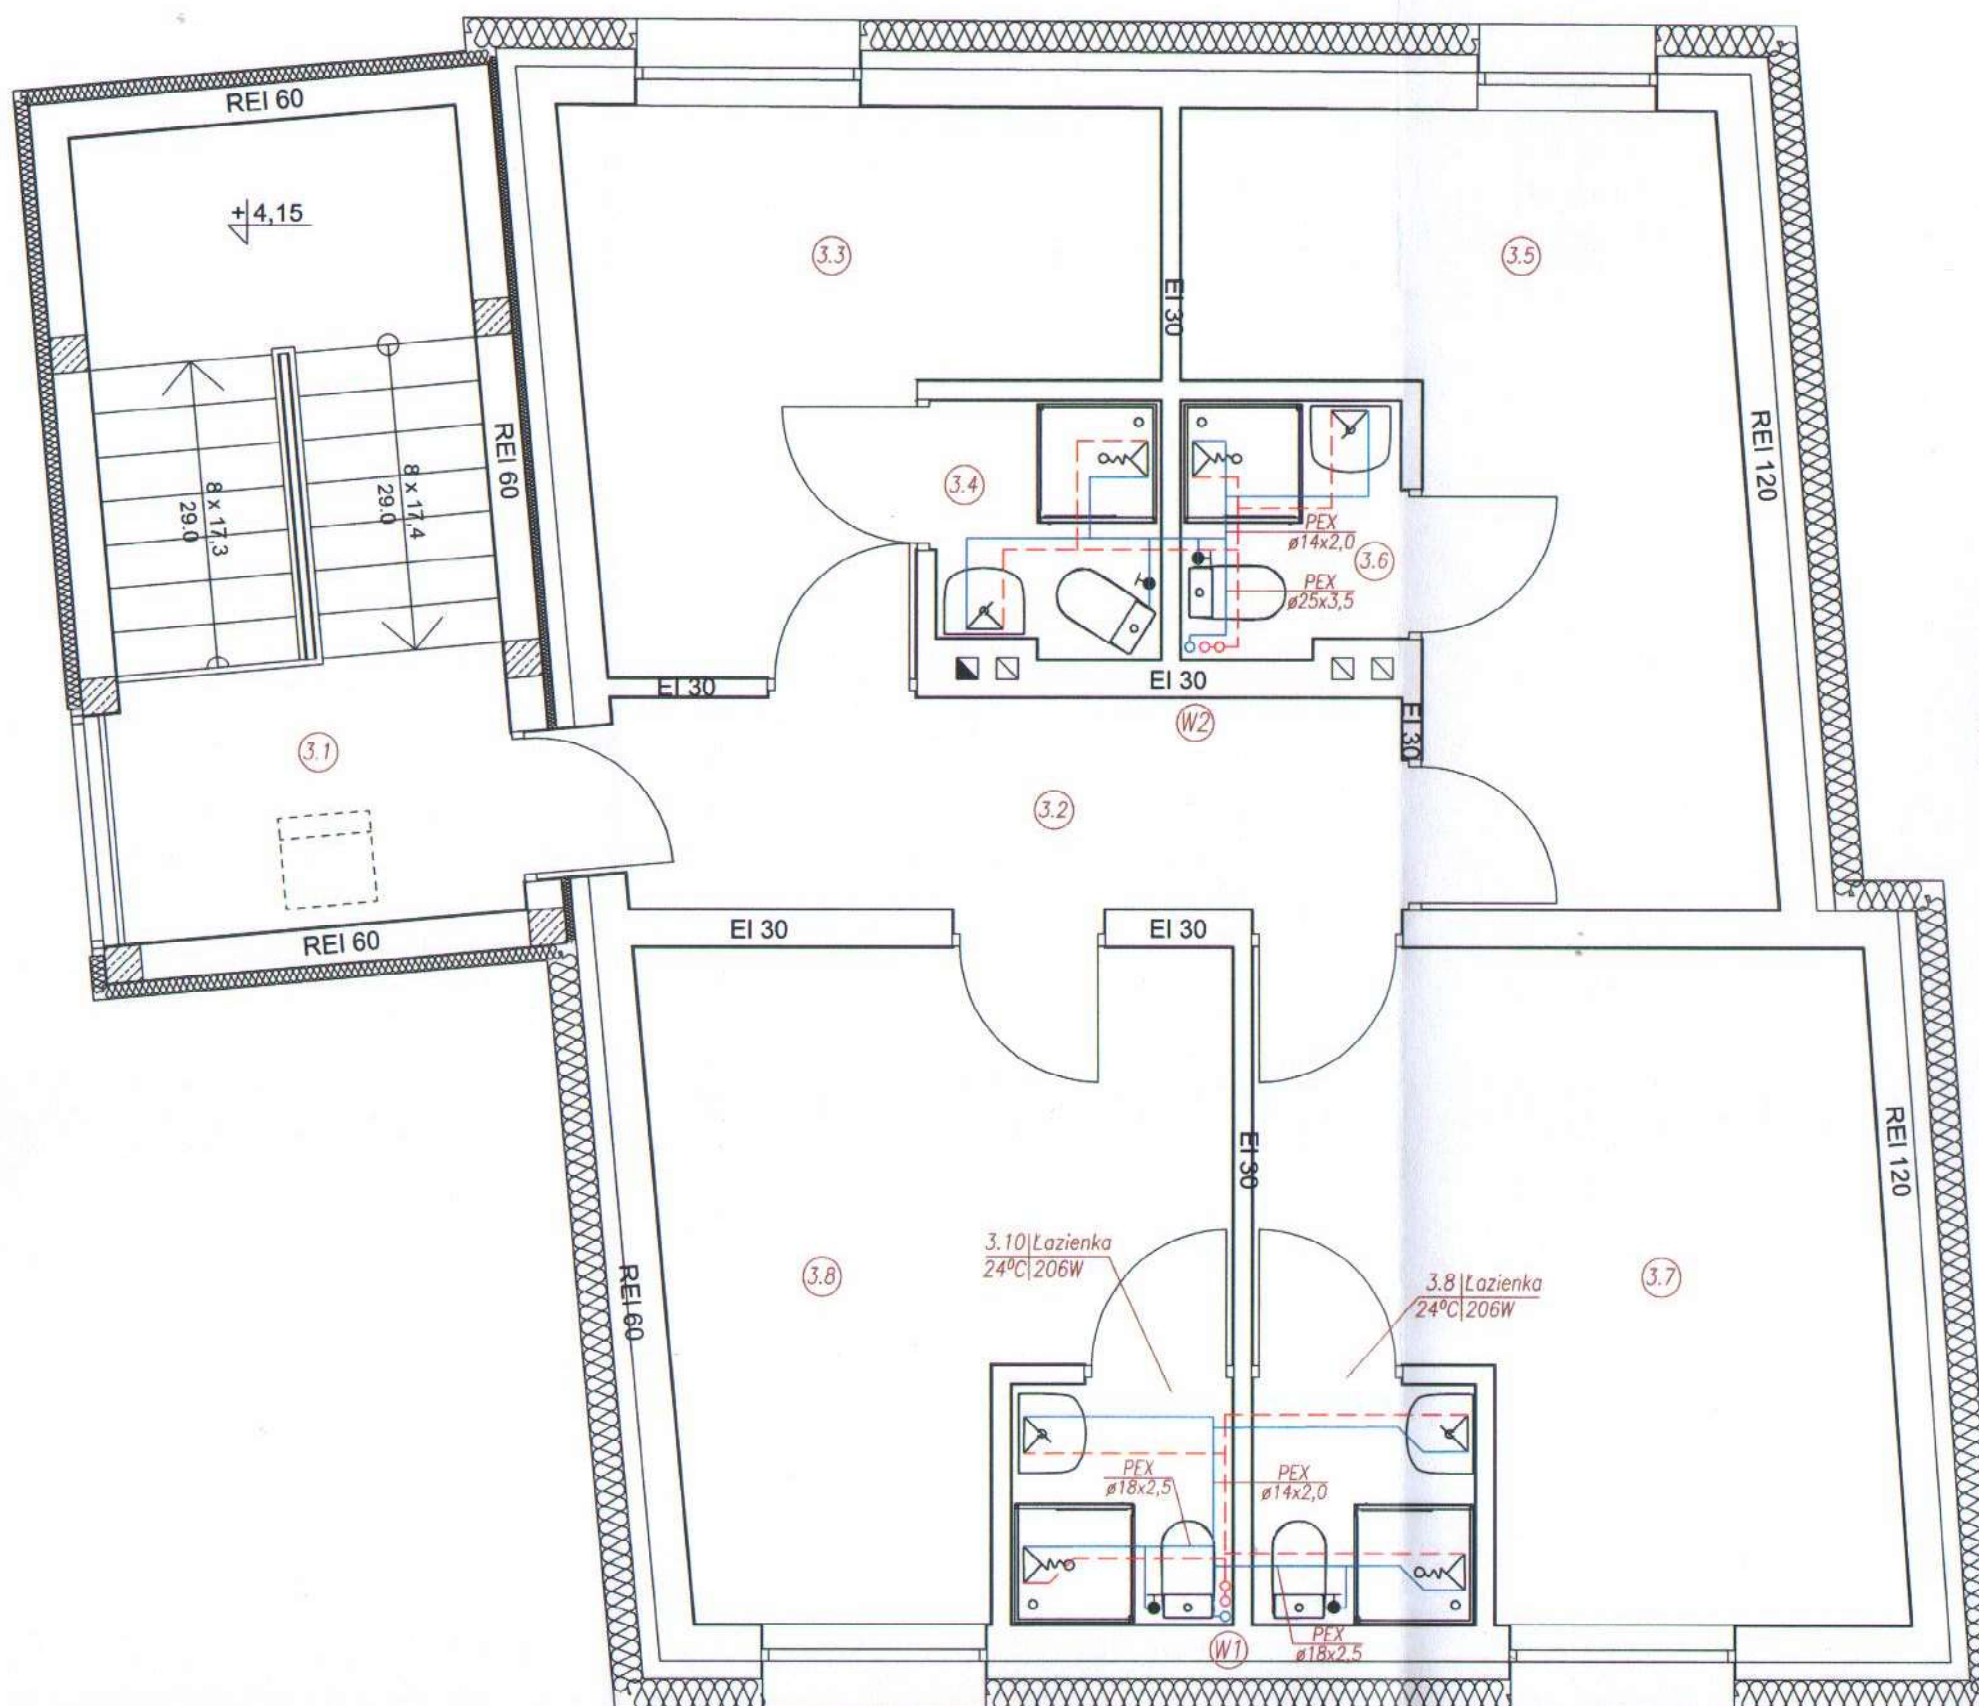

UWAGI:

1. Rurociągi prowadzone po zewnątrz ścian i w szachtach wykonać z rur PP-Stabi Al
2. Podejścia pod armaturę czerpalną wykonać z rur PE-RT/AL/PE-HD Platinum ø14x2,0
3. Podejścia pod pralkę i spluczkę wykonać z rur PE-RT/AL/PE-HD Platinum ø18x2,5

- Przewód wody zimnej
- - - Przewód wody ciepłej
- ... Przewód cyrkulacji

WSZELKIE PRZEJŚCIA INSTALACJI WODOCIĄGOWEJ PRZEZ PRZEGRODY ODDZIELENIA PPOŻ. ZABEZPIECZAĆ DO ODPORNOŚCI OGNIOWEJ PRZEGRODY.

Gmina Płock, pl. Stary Rynek 1, 09-400 Płock

Rozbudowa, nadbudowa ze zmianą konstrukcji dachu oraz zmianą sposobu użytkowania budynku mieszkalnego jednorodzinnego na budynek usługowy przeznaczony na potrzeby placówki opiekuńczo-wychowawczej wraz z budową, rozbudową i przebudową instalacji wewnętrznych oraz budową, rozbudową i przebudową zewnętrznych instalacji elektrycznej, gazu ziemnego, kanalizacji deszczowej i sanitarnej Płock, ul. Kalinowa 80 (dz. nr 640)

Nazwa rysunku:

Instalacja wodociągowa - rzut II piętra

Imię i Nazwisko	Nr ewidencyjny uprawnień	Podpis
mgr inż. Tomasz Sęczkowski	MAZ/0038/PWOS/04	
mgr inż. Sylwia Paszkiewicz	MAZ/0470/POOS/10	
DATA	SKALA	NR RYS.
Listopad 2019	1:50	14
Symbol projektu	PB-10/151/19	

PRACOWNIA PROJEKTOWA

MICHAŁ ŻOCHOWSKI
09-520 Łąck, ul. Gajowa 52


NIP 774-122-29-50 tel. kom. 605 545 287
REGON 610992529 e-mail: otas@op.pl

Niniejszy rysunek jest własnością Pracowni Projektowej M. Żochowski i nie może być bez pisemnej zgody kopiowany, powielany oraz udostępniany stronie trzeciej dla jakichkolwiek innych celów niż opisanych w umowie.

proj. wyrzutnia ścienna $\phi 315$
 $W=920\text{m}^3/\text{h}$
 montaż min. 2m w pionie od okien
 oraz min. 3m w poziomie

proj. czerpnia ścienna $\phi 315$
 $N=920\text{m}^3/\text{h}$; montaż min. 2m
 nad terenem; wlot zabezpieczyć
 siatką ochronną oczko 13-15mm

Centrala nawiewno-wyiewna z odzyskiem ciepła
 typ VERSO-R-1300-V-W-R1-F7/M5-C5.1-SL/A
 Komfovent; wydaj. $920\text{m}^3/\text{h}$

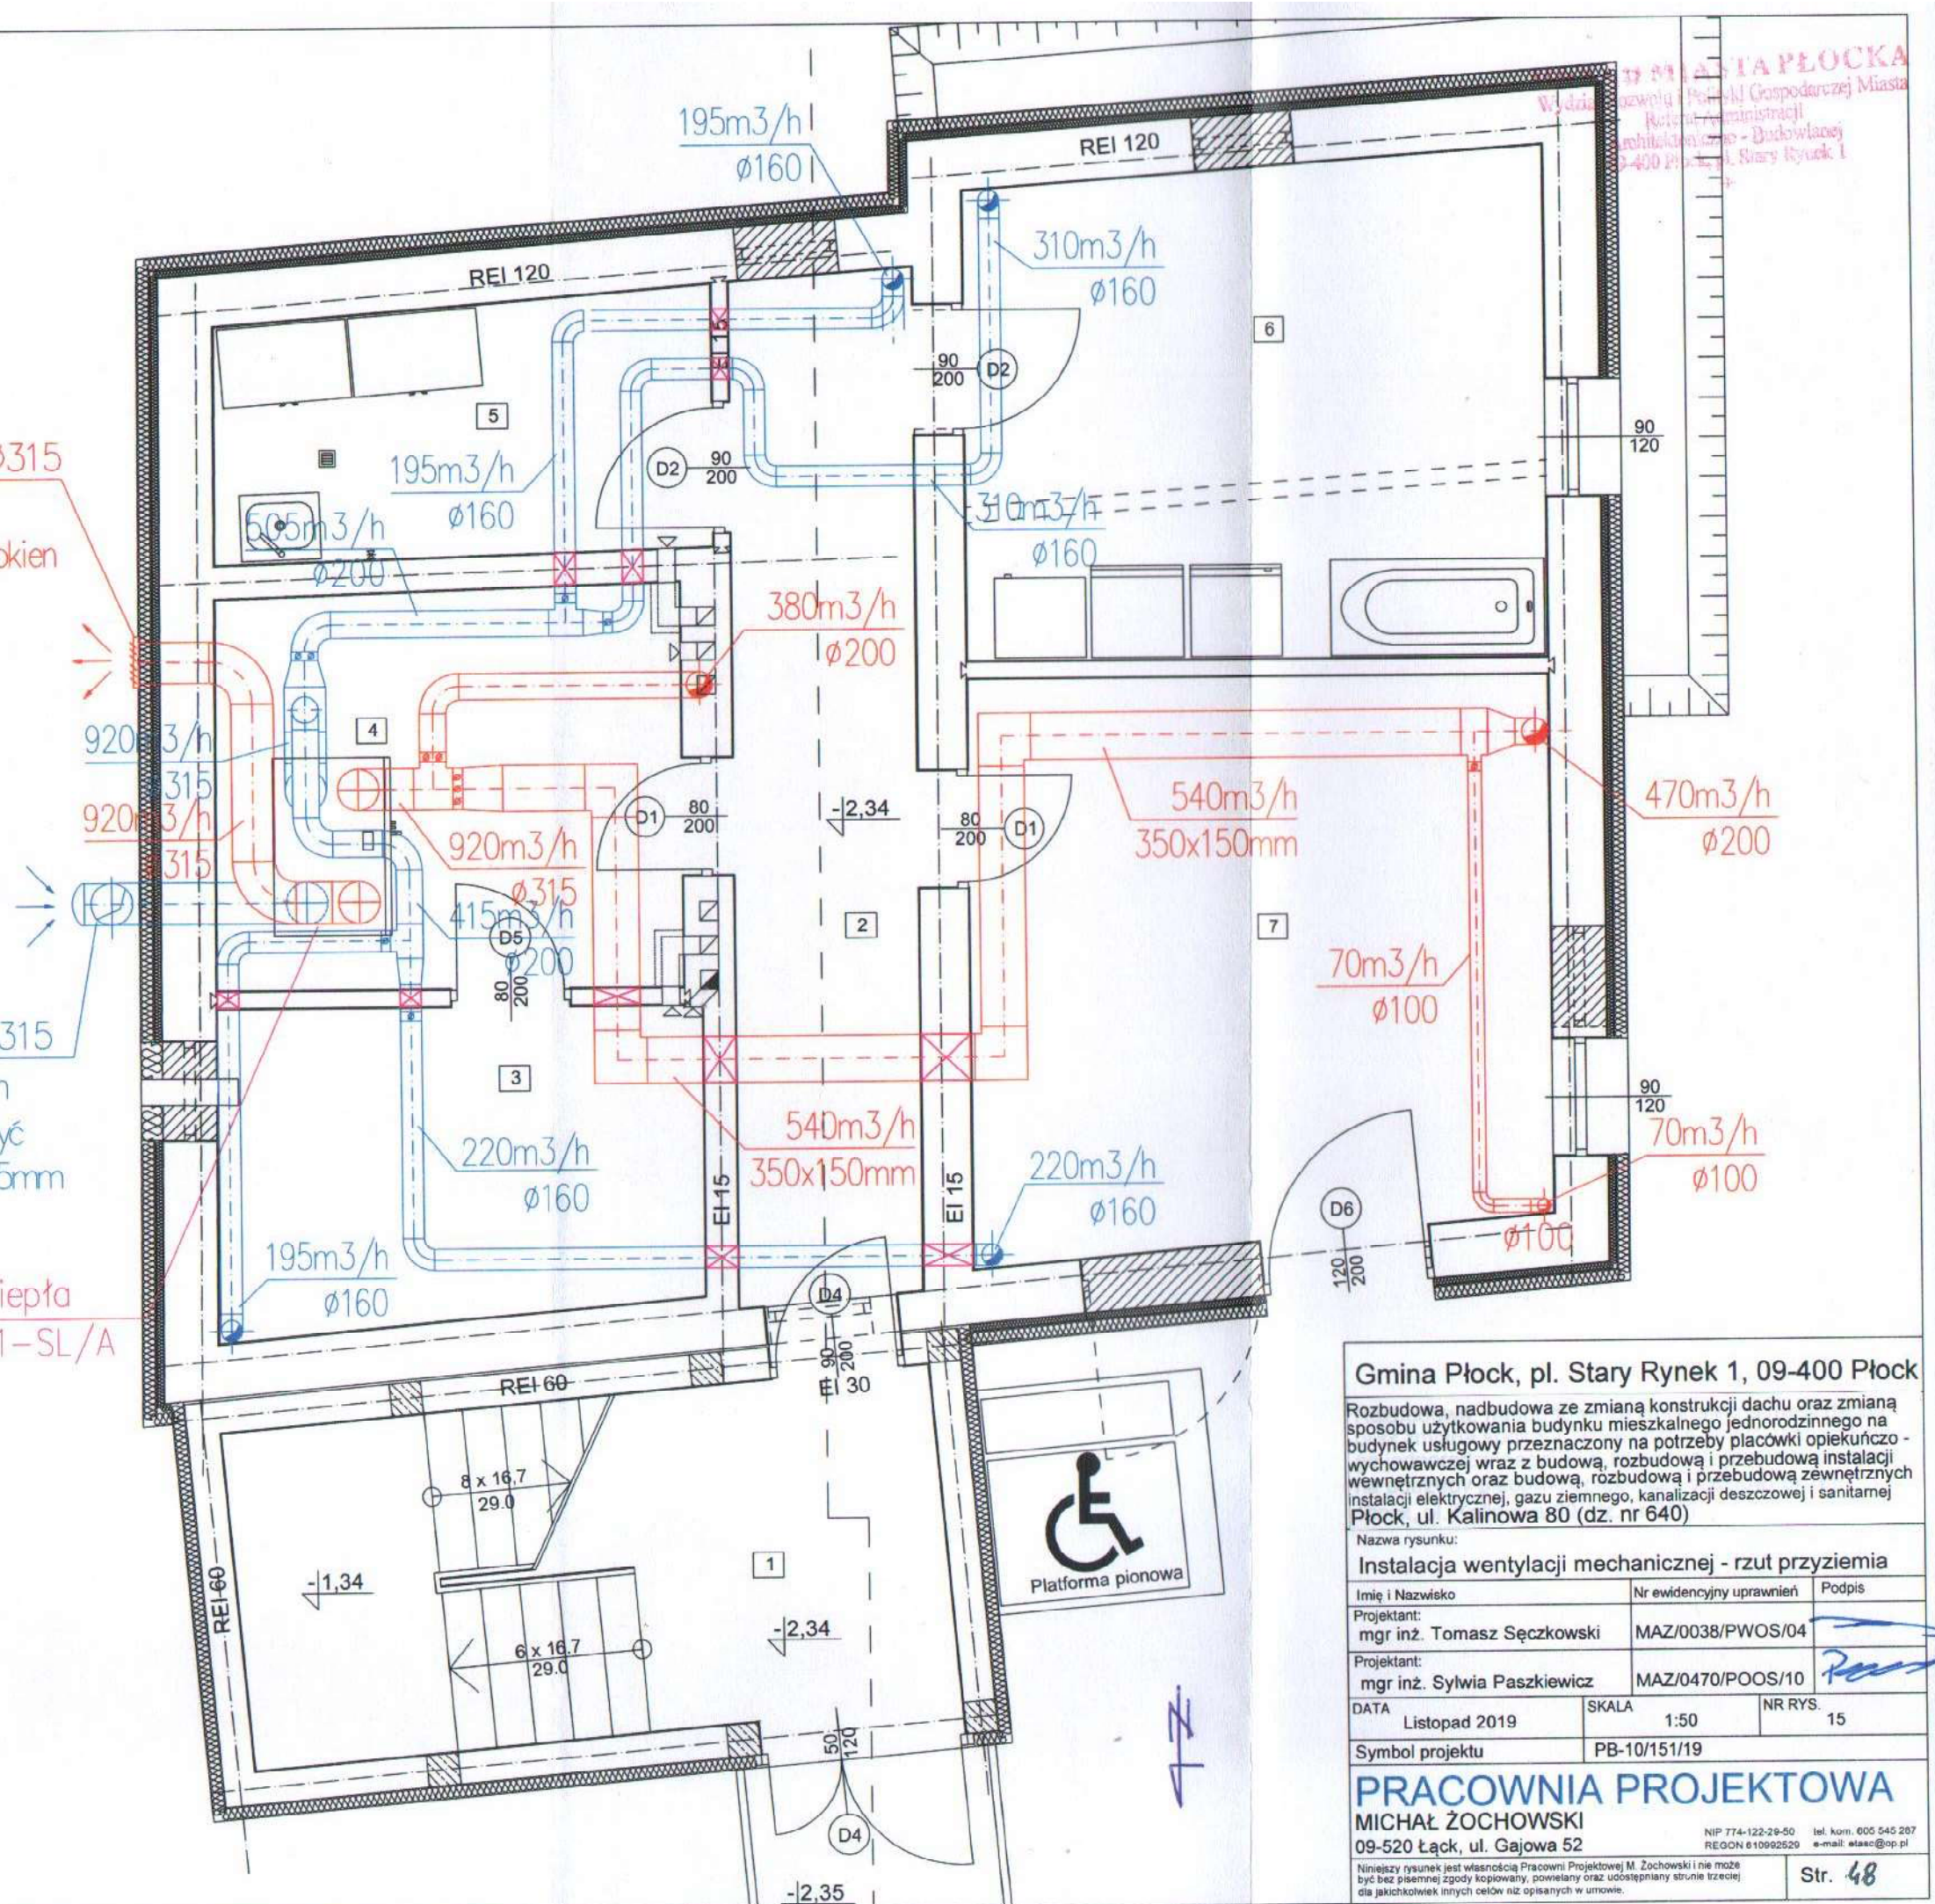

Gmina Płock, pl. Stary Rynek 1, 09-400 Płock

Rozbudowa, nadbudowa ze zmianą konstrukcji dachu oraz zmianą sposobu użytkowania budynku mieszkalnego jednorodzinnego na budynek usługowy przeznaczony na potrzeby placówki opiekuńczo-wychowawczej wraz z budową, rozbudową i przebudową instalacji wewnętrznych oraz budową, rozbudową i przebudową zewnętrznych instalacji elektrycznej, gazu ziemnego, kanalizacji deszczowej i sanitarnej Płock, ul. Kalinowa 80 (dz. nr 640)

Nazwa rysunku:

Instalacja wentylacji mechanicznej - rzut przyziemia

Imię i Nazwisko	Nr ewidencyjny uprawnień	Podpis
mgr inż. Tomasz Sęczkowski	MAZ/0038/PWOS/04	
mgr inż. Sylwia Paszkiewicz	MAZ/0470/POOS/10	

DATA	SKALA	NR RYS.
Listopad 2019	1:50	15

Symbol projektu	PB-10/151/19
-----------------	--------------

PRACOWNIA PROJEKTOWA


MICHAŁ ŻOCHOWSKI

09-520 Łąck, ul. Gajowa 52

NIP 774-122-29-50 tel. kom. 605 545 207
 REGON 610992529 e-mail: mlaso@op.pl

Niniejszy rysunek jest własnością Pracowni Projektowej M. Żochowski i nie może być bez pisemnej zgody kopiowany, powielany oraz udostępniany stronie trzeciej dla jakichkolwiek innych celów niż opisanych w umowie.

Str. 48

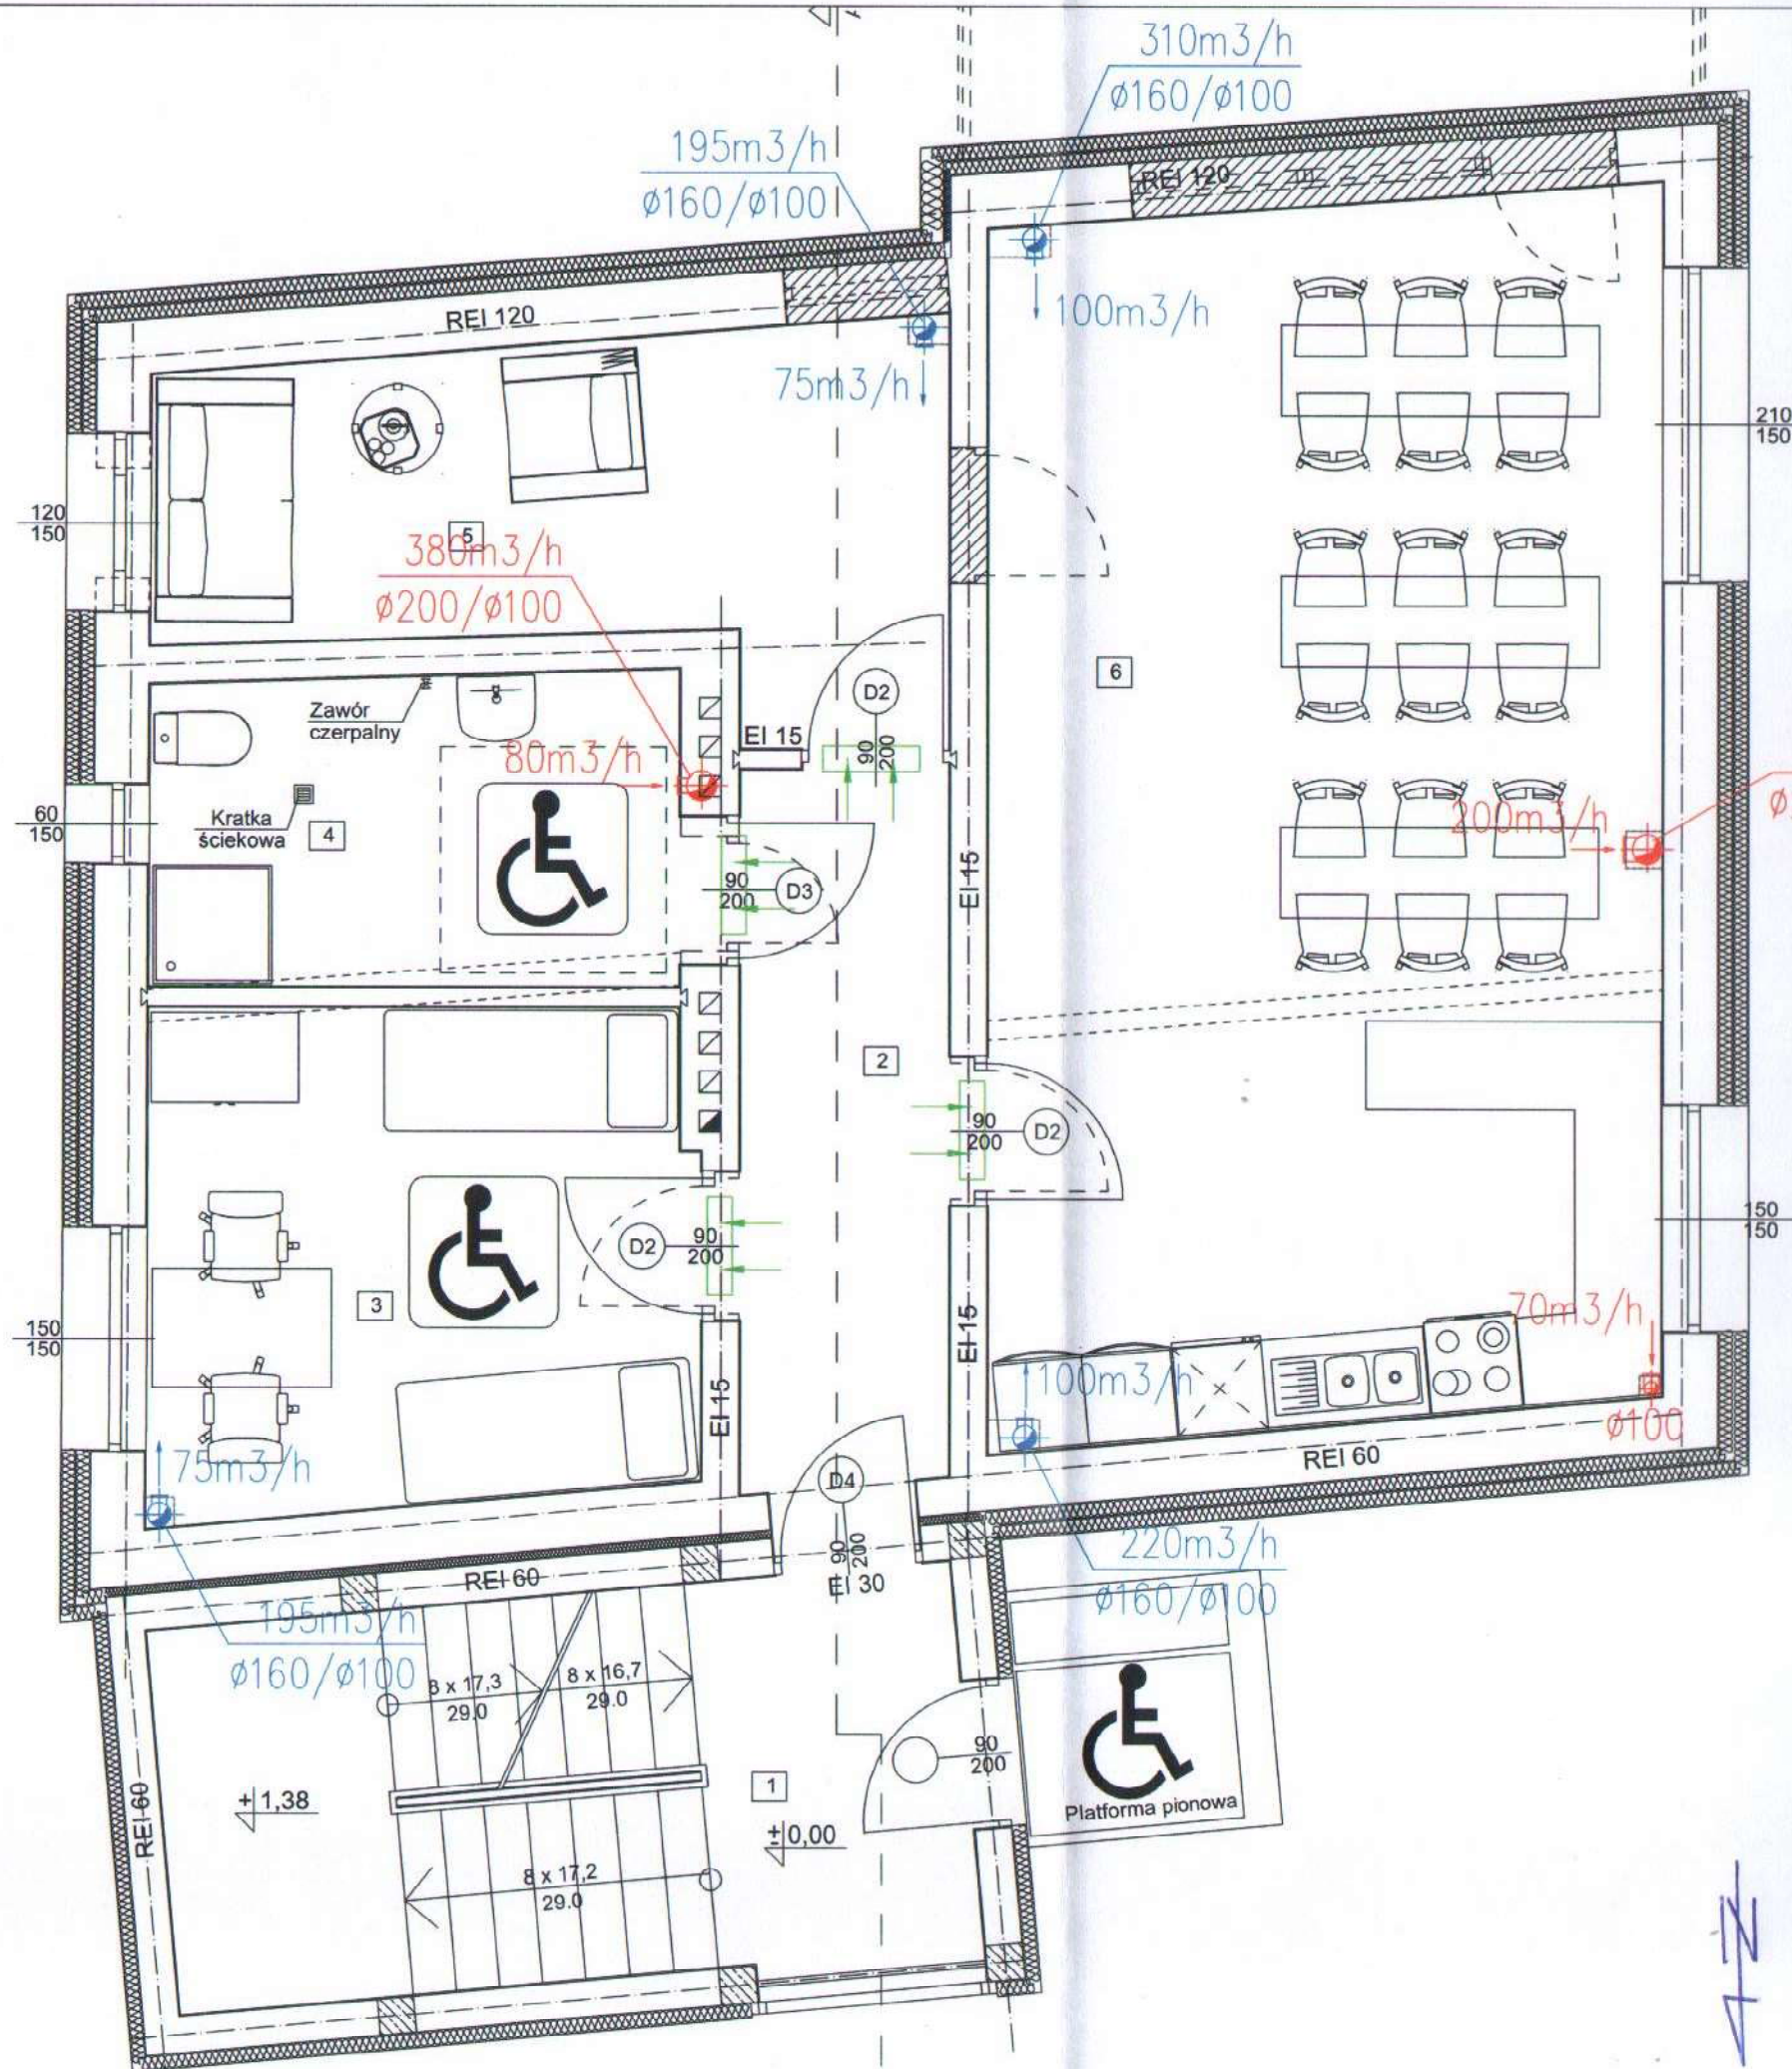

Gmina Płock, pl. Stary Rynek 1, 09-400 Płock

Rozbudowa, nadbudowa ze zmianą konstrukcji dachu oraz zmianą sposobu użytkowania budynku mieszkalnego jednorodzinnego na budynek usługowy przeznaczony na potrzeby placówki opiekuńczo-wychowawczej wraz z budową, rozbudową i przebudową instalacji wewnętrznych oraz budową, rozbudową i przebudową zewnętrznych instalacji elektrycznej, gazu ziemnego, kanalizacji deszczowej i sanitarnej Płock, ul. Kalinowa 80 (dz. nr 640)

Nazwa rysunku:

Instalacja wentylacji mechanicznej - rzut parteru

Imię i Nazwisko	Nr ewidencyjny uprawnień	Podpis
mgr inż. Tomasz Sęczkowski	MAZ/0038/PWOS/04	
mgr inż. Sylwia Paszkiewicz	MAZ/0470/POOS/10	
DATA	SKALA	NR RYS.
Listopad 2019	1:50	16
Symbol projektu	PB-10/151/19	


PRACOWNIA PROJEKTOWA

MICHAŁ ŻOCHOWSKI
09-520 Łąck, ul. Gajowa 52

NIP 774-122-29-50 tel. kom. 605 545 287
REGON 610962529 e-mail: slasc@op.pl

Niniejszy rysunek jest własnością Pracowni Projektowej M. Żochowski i nie może być bez pisemnej zgody kopiowany, powielany oraz udostępniany stronie trzeciej dla jakichkolwiek innych celów niż opisanych w umowie.

Str. 49

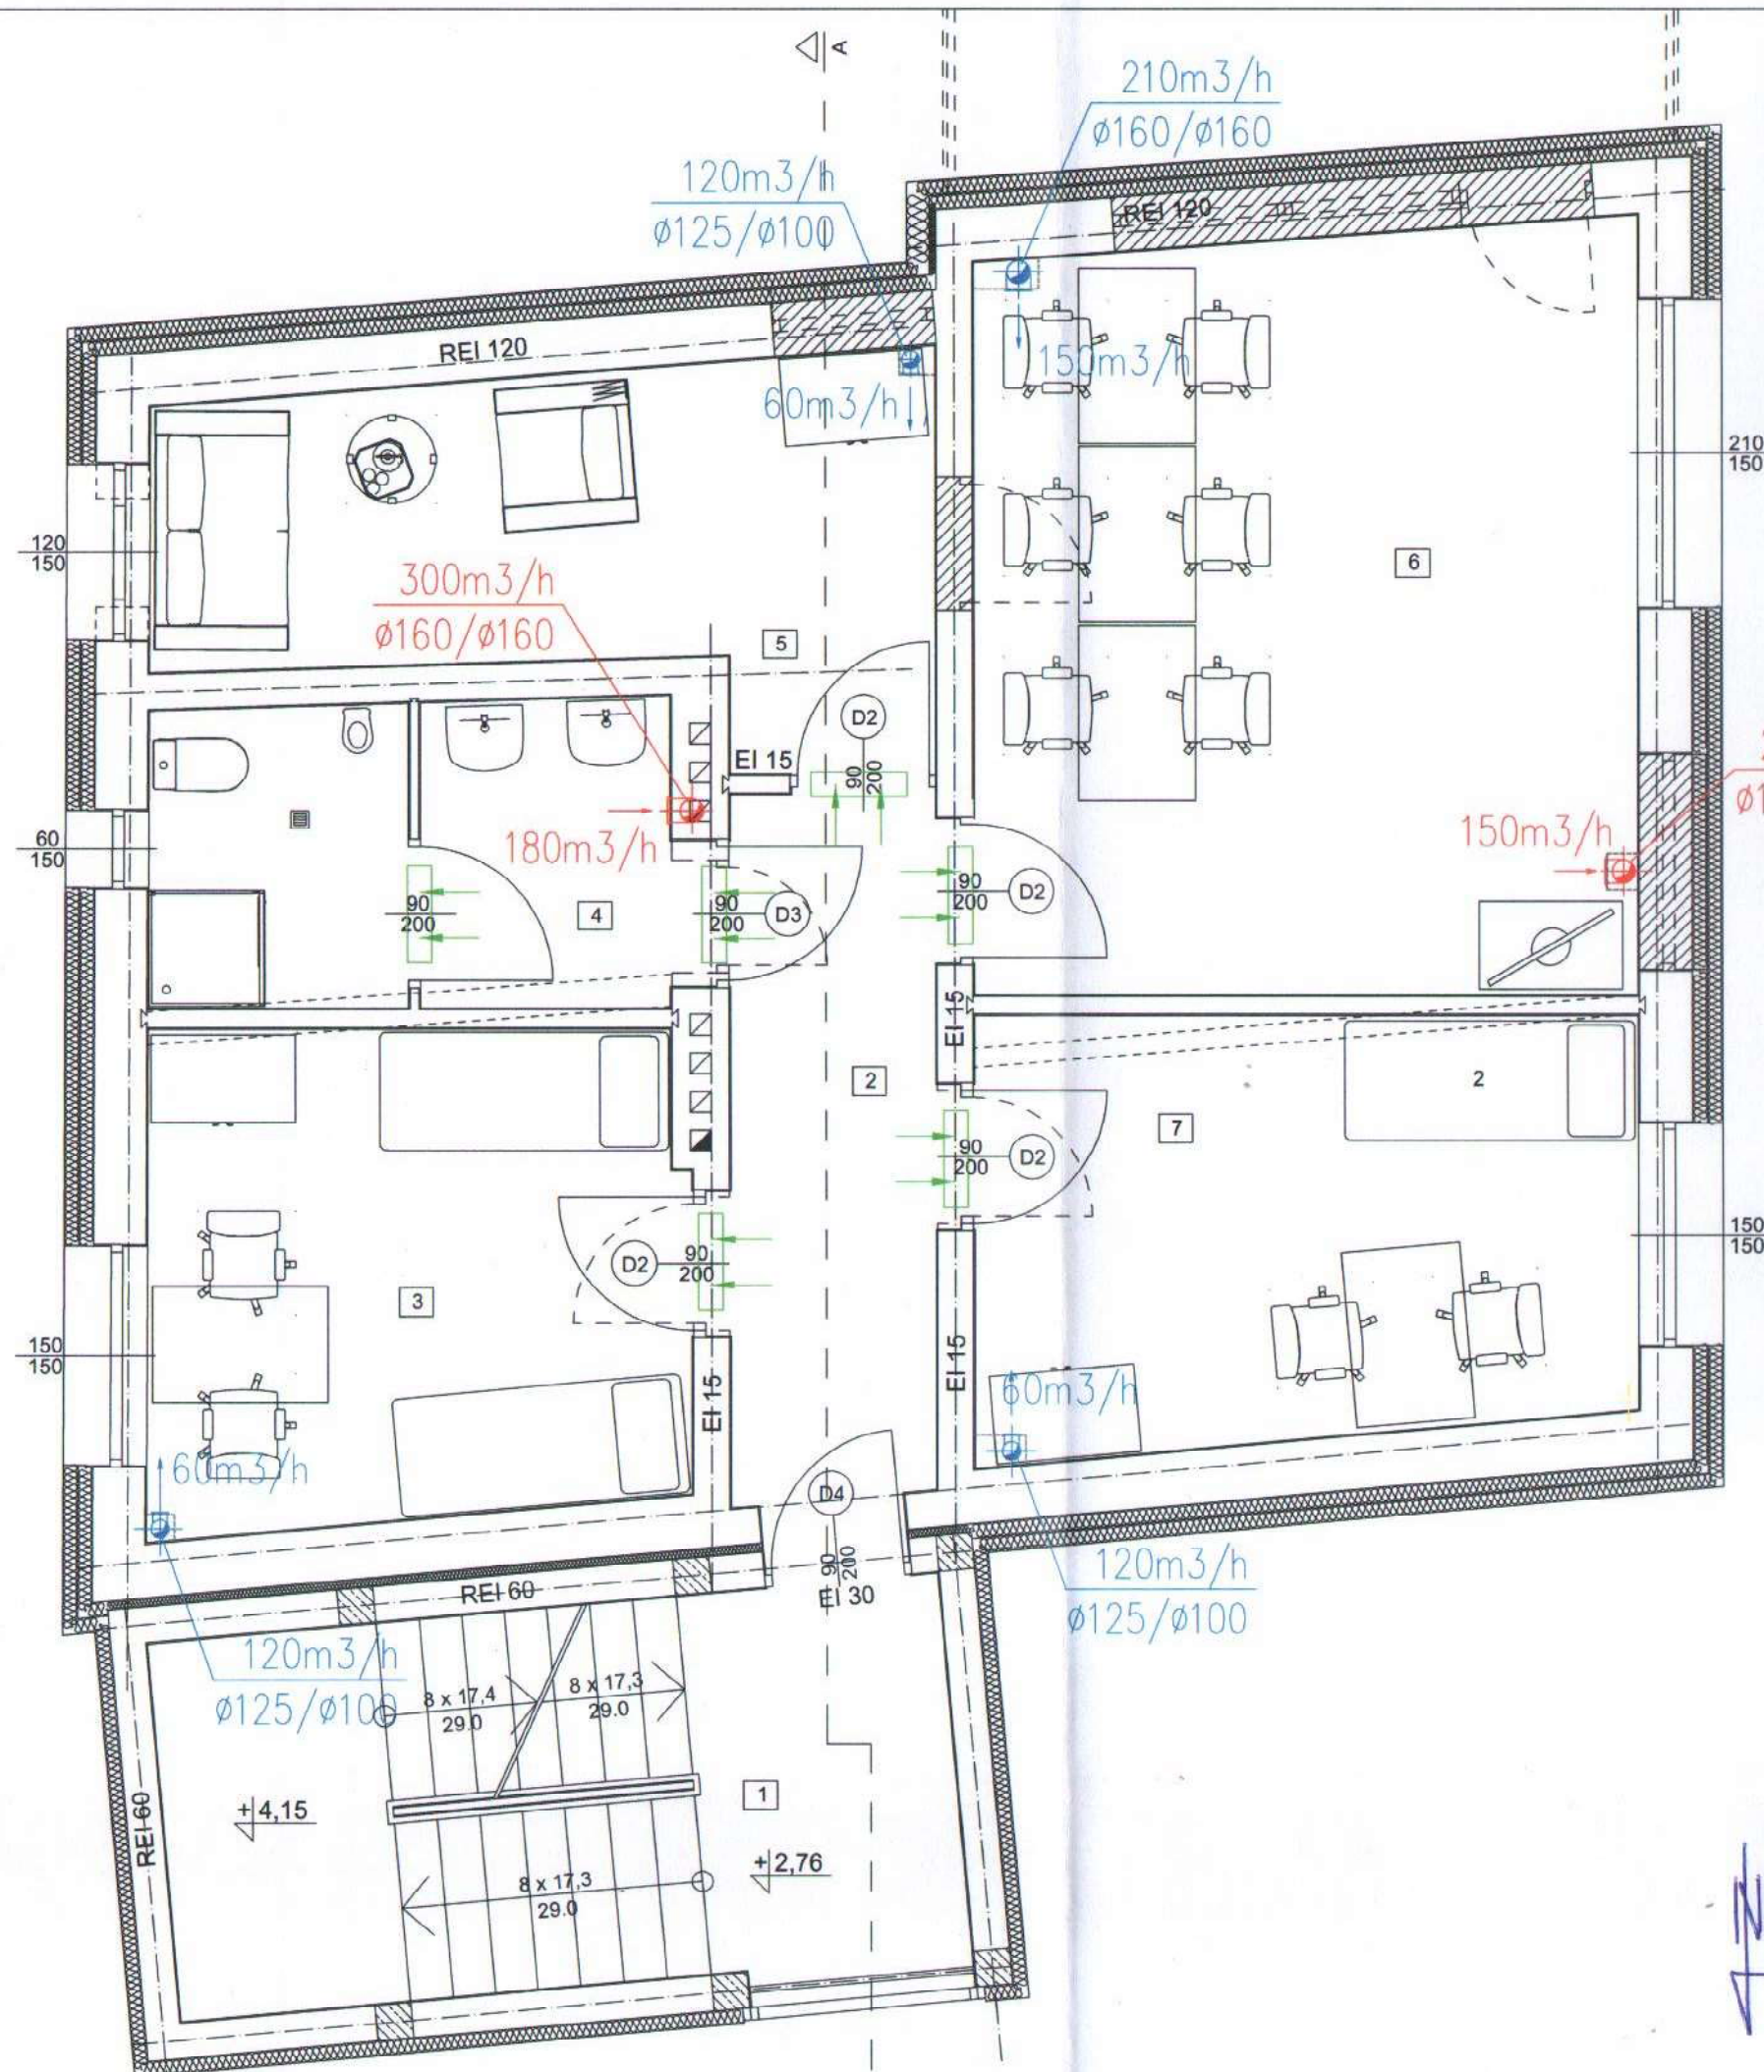

Gmina Płock, pl. Stary Rynek 1, 09-400 Płock

Rozbudowa, nadbudowa ze zmianą konstrukcji dachu oraz zmianą sposobu użytkowania budynku mieszkalnego jednorodzinnego na budynek usługowy przeznaczony na potrzeby placówki opiekuńczo-wychowawczej wraz z budową, rozbudową i przebudową instalacji wewnętrznych oraz budową, rozbudową i przebudową zewnętrznych instalacji elektrycznej, gazu ziemnego, kanalizacji deszczowej i sanitarnej Płock, ul. Kalinowa 80 (dz. nr 640)

Nazwa rysunku:

Instalacja wentylacji mechanicznej - rzut I piętra


Imię i Nazwisko	Nr ewidencyjny uprawnień	Podpis
Projektant: mgr inż. Tomasz Sęczkowski	MAZ/0038/PWOS/04	
Projektant: mgr inż. Sylwia Paszkiewicz	MAZ/0470/POOS/10	

DATA Listopad 2019	SKALA 1:50	NR RYS. 17
Symbol projektu	PB-10/151/19	

PRACOWNIA PROJEKTOWA
MICHAŁ ŻOCHOWSKI
09-520 Łąck, ul. Gajowa 52

NIP 774-122-29-00 tel. kom. 005 545 207
REGON 610002520 e-mail: etasc@op.pl

Niniejszy rysunek jest własnością Pracowni Projektowej M. Żochowski i nie może być bez pisemnej zgody kopiowany, powielany oraz udostępniany stronie trzeciej dla jakiegokolwiek innych celów niż opisanych w umowie.

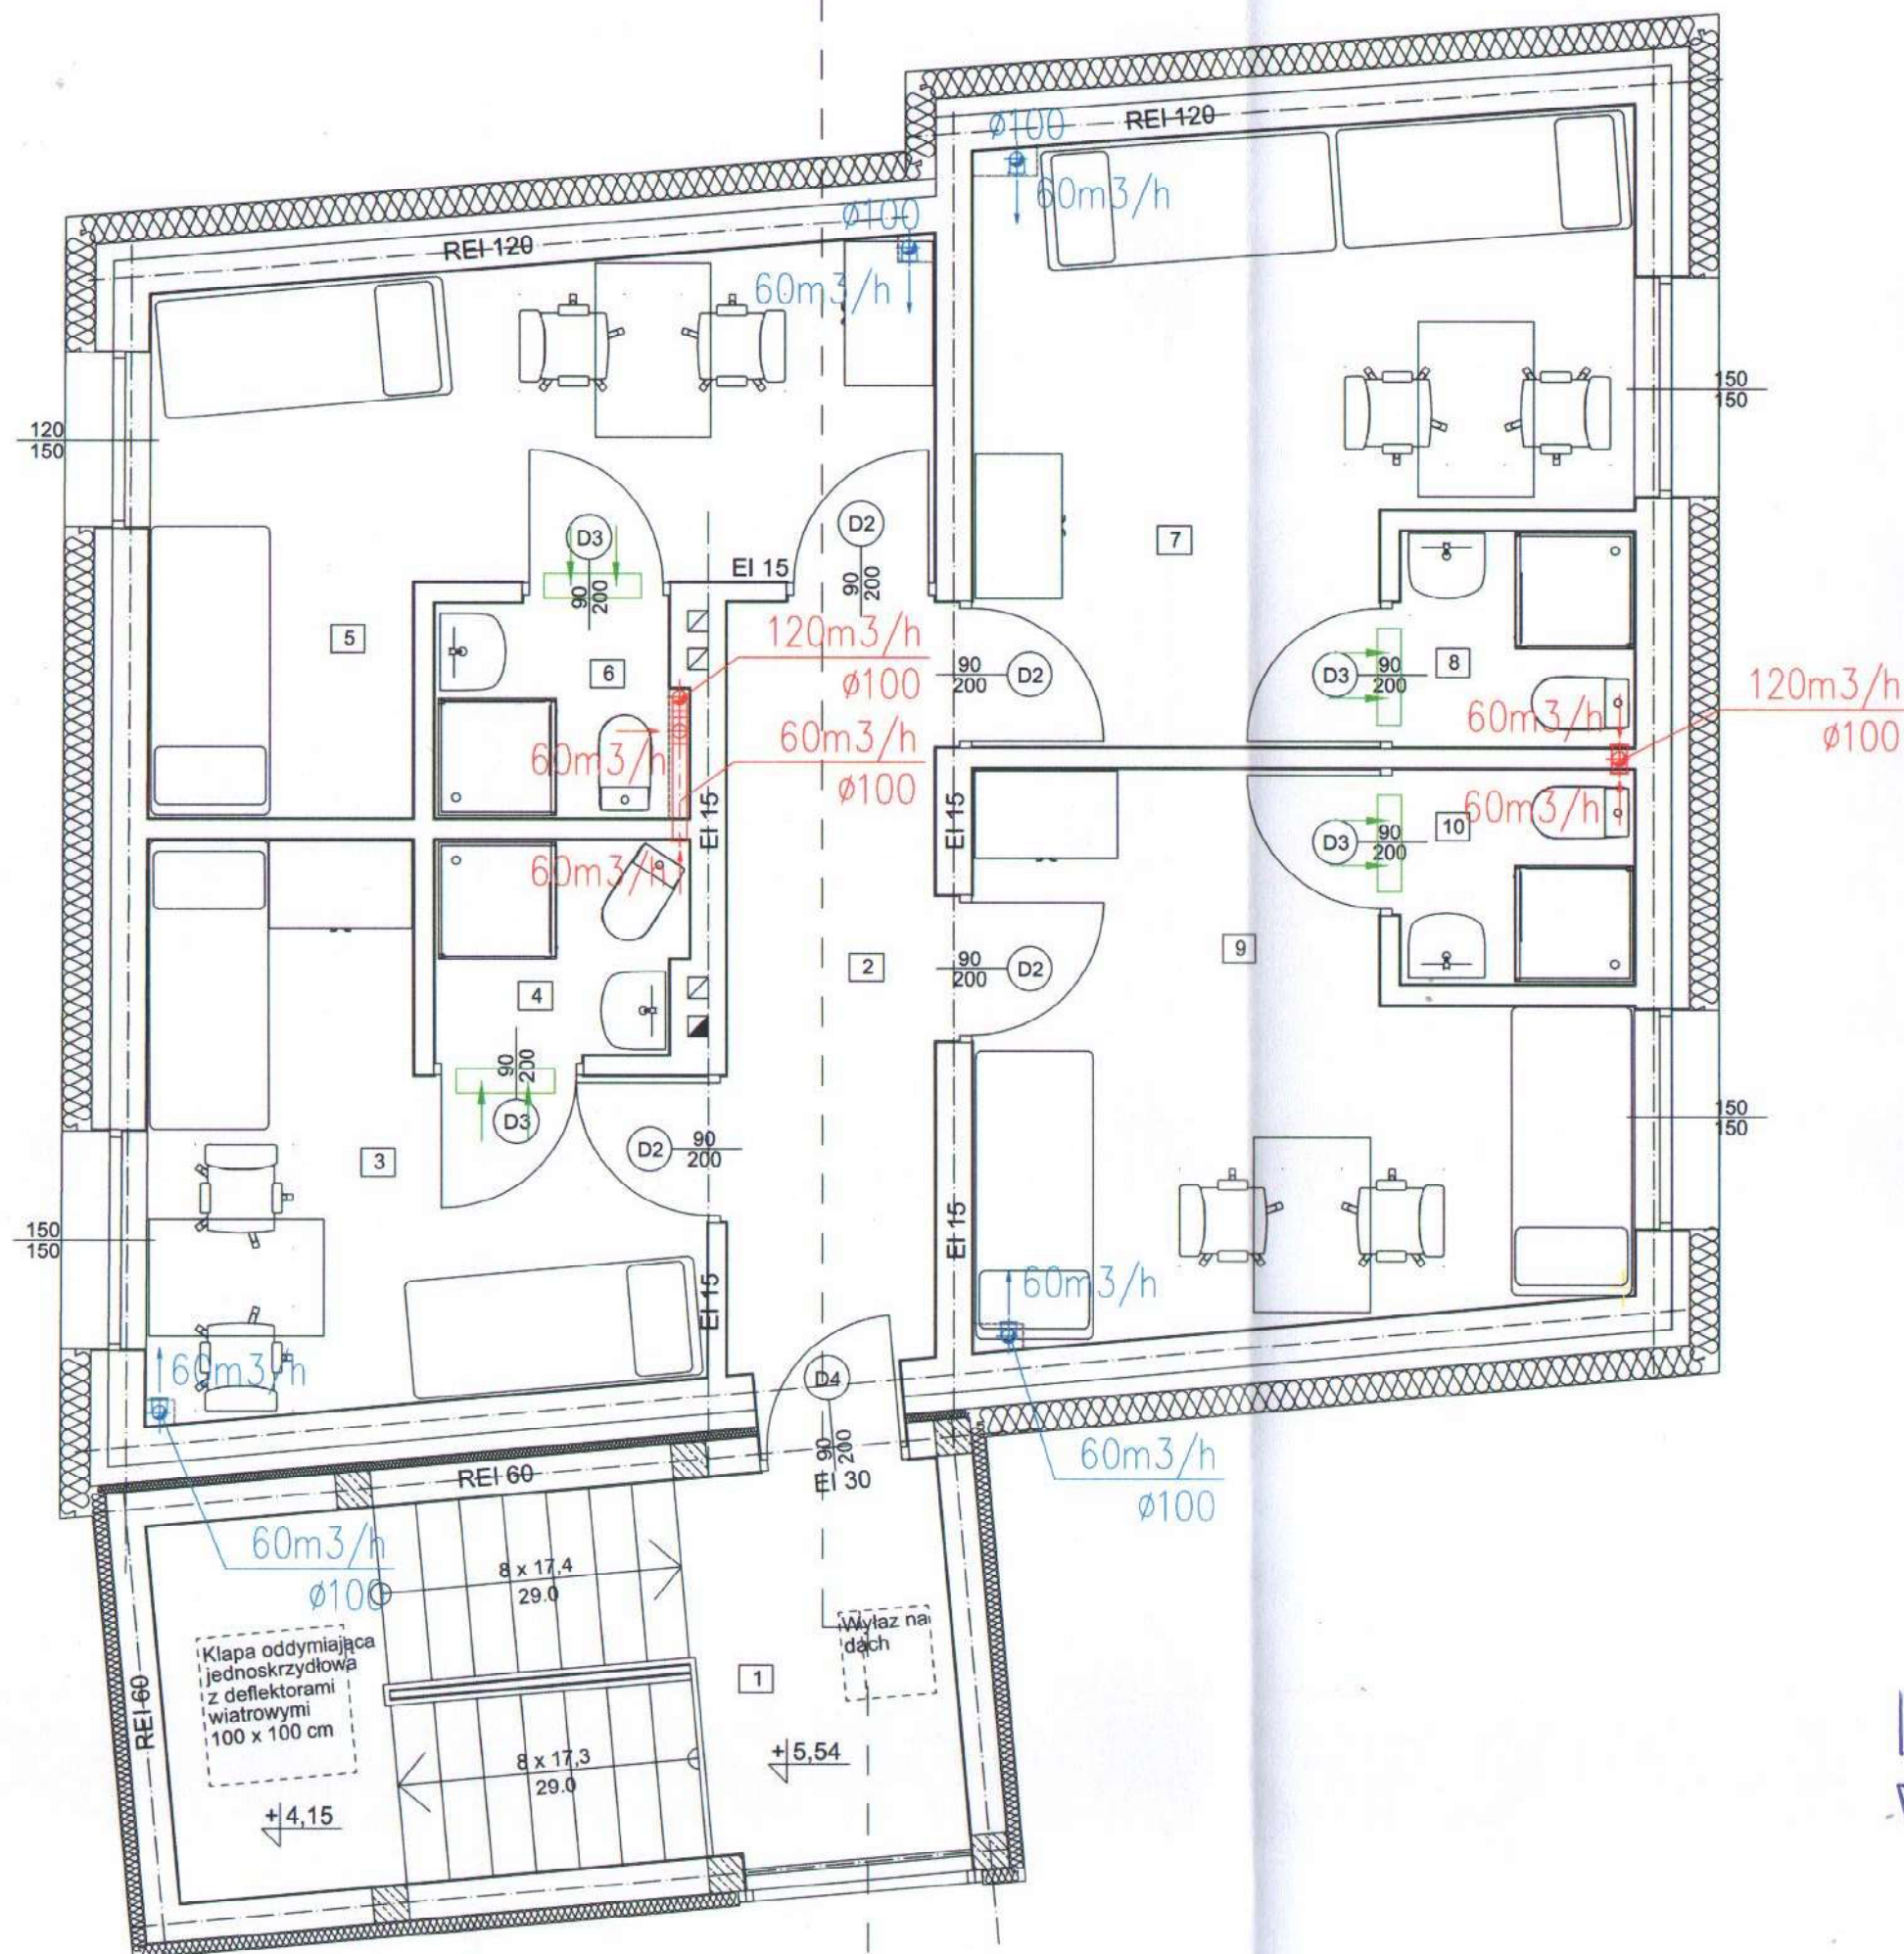

Gmina Płock, pl. Stary Rynek 1, 09-400 Płock

Rozbudowa, nadbudowa ze zmianą konstrukcji dachu oraz zmianą sposobu użytkowania budynku mieszkalnego jednorodzinnego na budynek usługowy przeznaczony na potrzeby placówki opiekuńczo-wychowawczej wraz z budową, rozbudową i przebudową instalacji wewnętrznych oraz budową, rozbudową i przebudową zewnętrznych instalacji elektrycznej, gazu ziemnego, kanalizacji deszczowej i sanitarnej Płock, ul. Kalinowa 80 (dz. nr 640)

Nazwa rysunku:

Instalacja wentylacji mechanicznej - rzut II piętra

Imię i Nazwisko	Nr ewidencyjny uprawnień	Podpis
mgr inż. Tomasz Sęczkowski	MAZ/0038/PWOS/04	
mgr inż. Sylwia Paszkiewicz	MAZ/0470/POOS/10	
DATA	SKALA	NR RYS.
Listopad 2019	1:50	18
Symbol projektu	PB-10/151/19	

PRACOWNIA PROJEKTOWA

MICHAŁ ŻOCHOWSKI
09-520 Łąck, ul. Gajowa 52

NIP 774-122-29-50 tel. kom. 605 545 287
REGON 610982529 e-mail: elaso@op.pl

Niniejszy rysunek jest własnością Pracowni Projektowej M. Żochowski i nie może być bez pisemnej zgody kopiowany, powielany oraz udostępniany stronie trzeciej dla jakichkolwiek innych celów niż opisanych w umowie.