


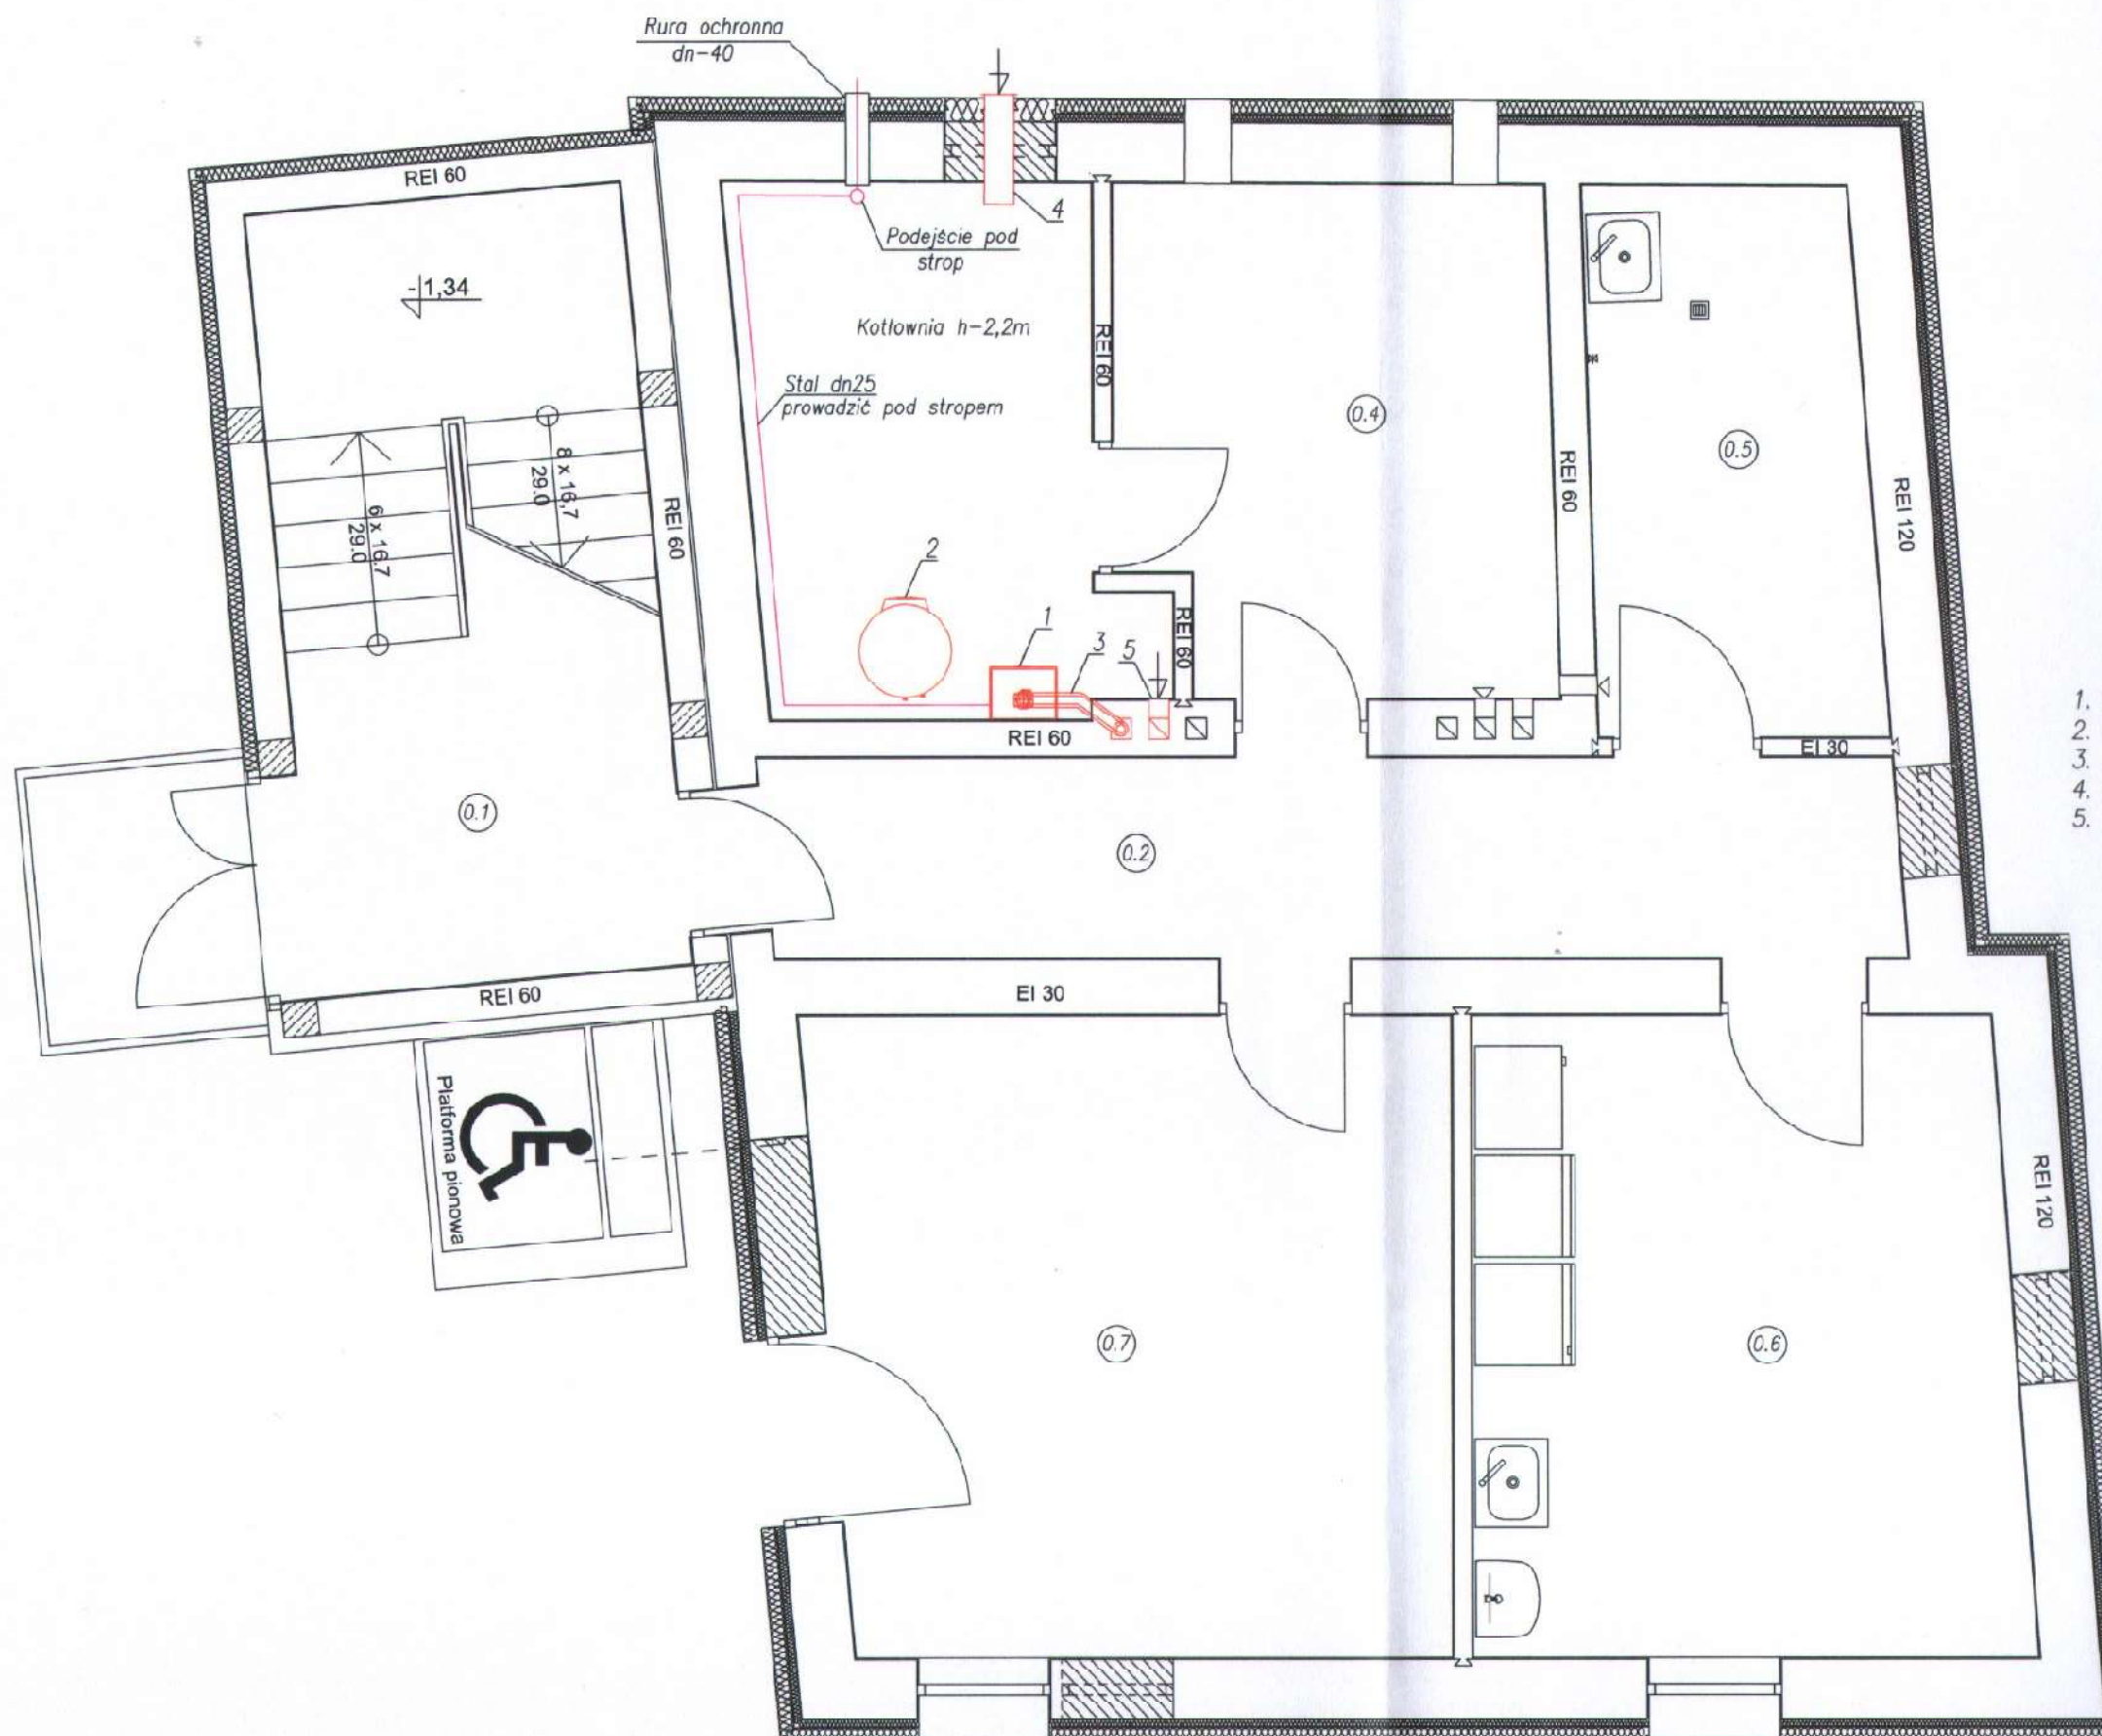

1. Kocioł gazowy np. Vitodens 200W 1,9-25,0 kW
2. Pionowy podgrzewacz c.w.u. o pojemności 300dm³
3. Komin powietrzno - spalinowy ø60/100mm
4. Kanał nawiewny 200x150mm (sprowadzić 30cm nad posadzkę)
5. Kanał wywiewny 150x150mm (pod sufitem kotłowni)

1	Klatka schodowa
13.83m ²	Gres
2	Korytarz
10.51m ²	Gres
3	Pomieszczenie gospodarcze
9.01m ²	Gres
4	Wentylatornia
10.10m ²	Gres
5	Pomieszczenie porządkowe
7.06m ²	Gres
6	Pomieszczenie gospodarcze
16.16m ²	Gres
7	Pomieszczenie gospodarcze
18.57m ²	Gres
85.24m ²	

URZĄD MIASTA PŁOCKA
Wydział Rozwoju i Polityki Gospodarczej Miasta
Referat Administracji
Architektoniczno - Budowlanej
09-400 Płock, pl. Stary Rynek 1

Gmina Płock, pl. Stary Rynek 1, 09-400 Płock

Rozbudowa, nadbudowa ze zmianą konstrukcji dachu oraz zmianą sposobu użytkowania budynku mieszkalnego jednorodzinnego na budynek usługowy przeznaczony na potrzeby placówki opiekuńczo-wychowawczej wraz z budową, rozbudową i przebudową instalacji wewnętrznych oraz budową, rozbudową i przebudową zewnętrznych instalacji elektrycznej, gazu ziemnego, kanalizacji deszczowej i sanitarnej Płock, ul. Kalinowa 80 (dz. nr 640)

Nazwa rysunku:

Rzut instalacji gazowej wewnątrz budynku

Imię i Nazwisko	Nr ewidencyjny uprawnień	Podpis
Projektant: mgr inż. Tomasz Sęczkowski	MAZ/0038/PWOS/04	
Projektant: mgr inż. Sylwia Paszkiewicz	MAZ/0470/POOS/10	

DATA Listopad 2019	SKALA 1:50	NR RYS. 21
Symbol projektu	PB-10/151/19	

PRACOWNIA PROJEKTOWA MICHAŁ ŻOCHOWSKI

09-520 Łąck, ul. Gajowa 52
NIP 774-122-20-50 tel. kom. 605 545 287
REGON 61092529 e-mail: slawo@up.pl

Niniejszy rysunek jest własnością Pracowni Projektowej M. Żochowski i nie może być bez pisemnej zgody kopiowany, powielany oraz udostępniany stronie trzeciej dla jakichkolwiek innych celów niż opisanych w umowie.