


PARTER

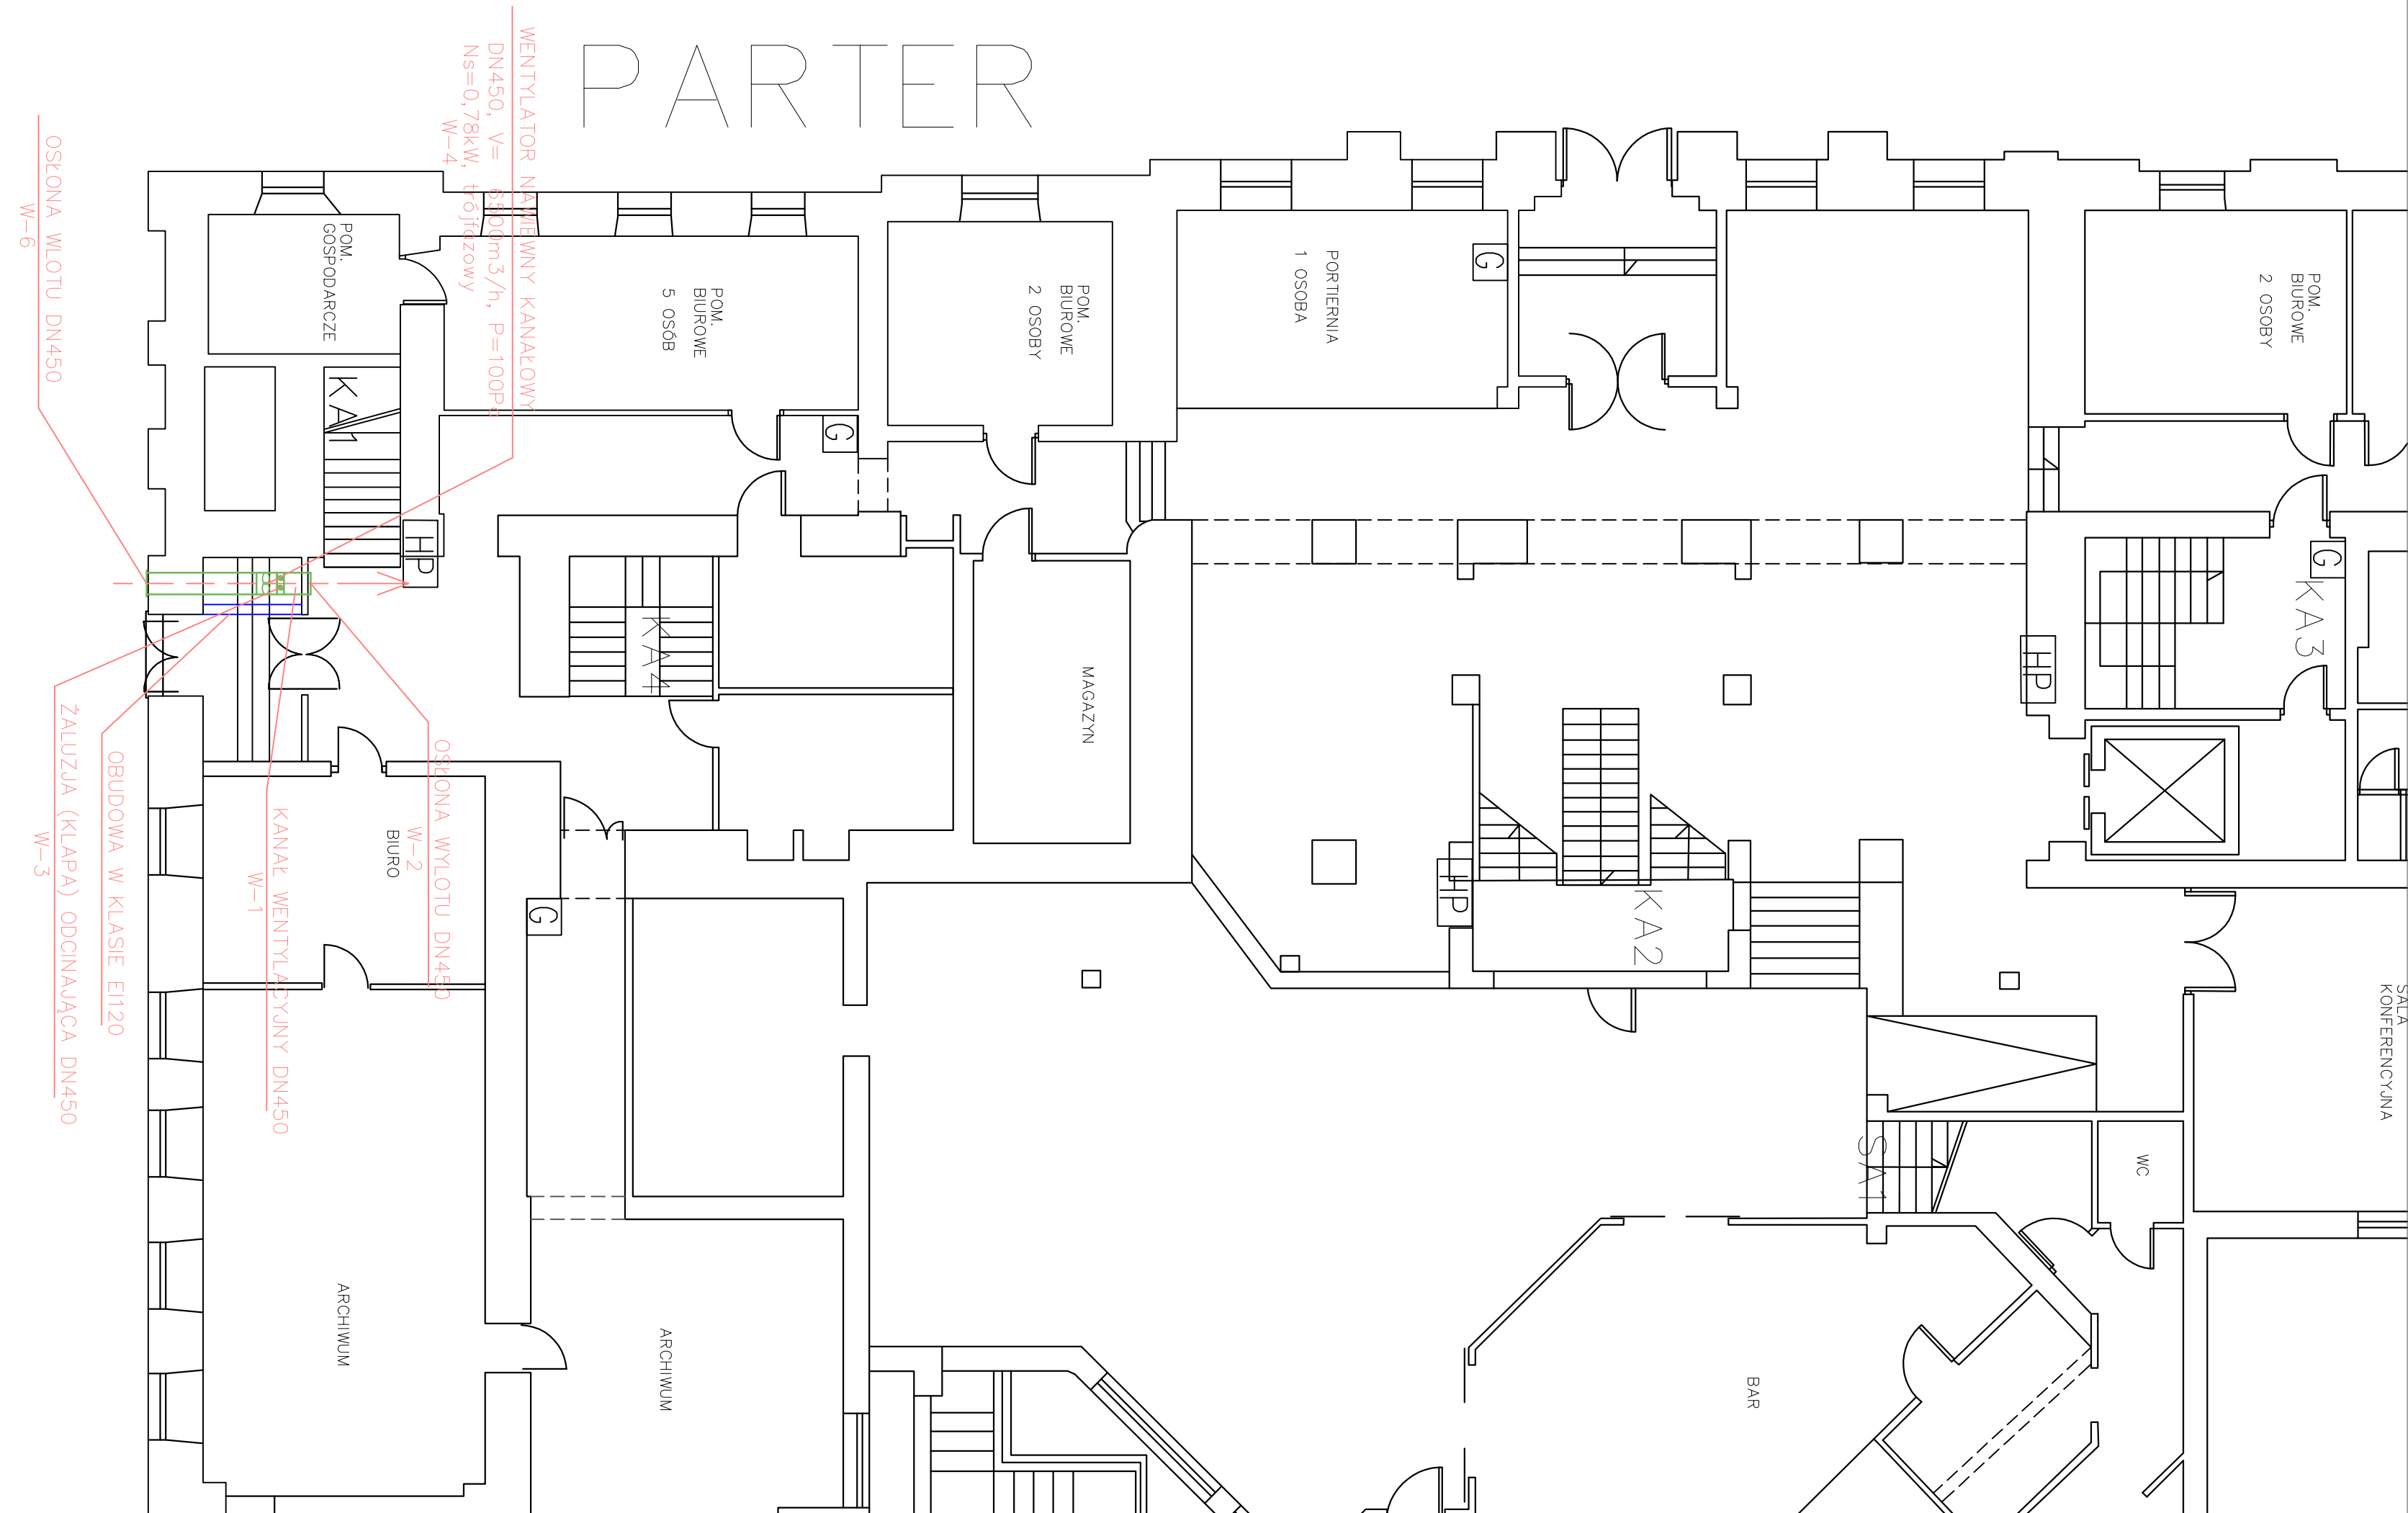

LEGENDA:

- projektowana instalacja oddymiająca

SYSTAL		SYSTAL Cieśliński Andrzej ul. Graniczna 48, 09-407 PŁOCK tel.: 24 264-57-79, fax.: 24 265-91-54 www.systal.pl biuro@systal.pl	
Investor	URZĄD MIASTA PŁOCKA ul. Stary Rynek 1, 09-400 Płock		
Adres inwestycji	URZĄD MIASTA PŁOCKA ul. Stary Rynek 1, 09-400 Płock		
Nazwa opracowania	Dostosowanie budynków Urzędu Miasta Płocka A, B, C, D i E przy pl. Stary Rynek 1 - do wymagań z zakresu ochrony przeciwpożarowej		
AUTORZY OPRACOWANIA		NR UPRAWNIEŃ	PODPIS
PROJEKTANT	mgr inż. Maria Nowak	43/89	
SPRAWDZAJĄCY	mgr inż. Jarosław Moderacki	Wa-68/01	
OPRACOWAŁ	mgr inż. Cezary Drązkiewicz		
Temat rysunku	RZUT PARTERU - budynek "A" Instalacja oddymiająca		Branża: SANITARNA Skala: 1:100 Nr rys.: PW_IS-05 Data: 28.10.2016