


PARTER

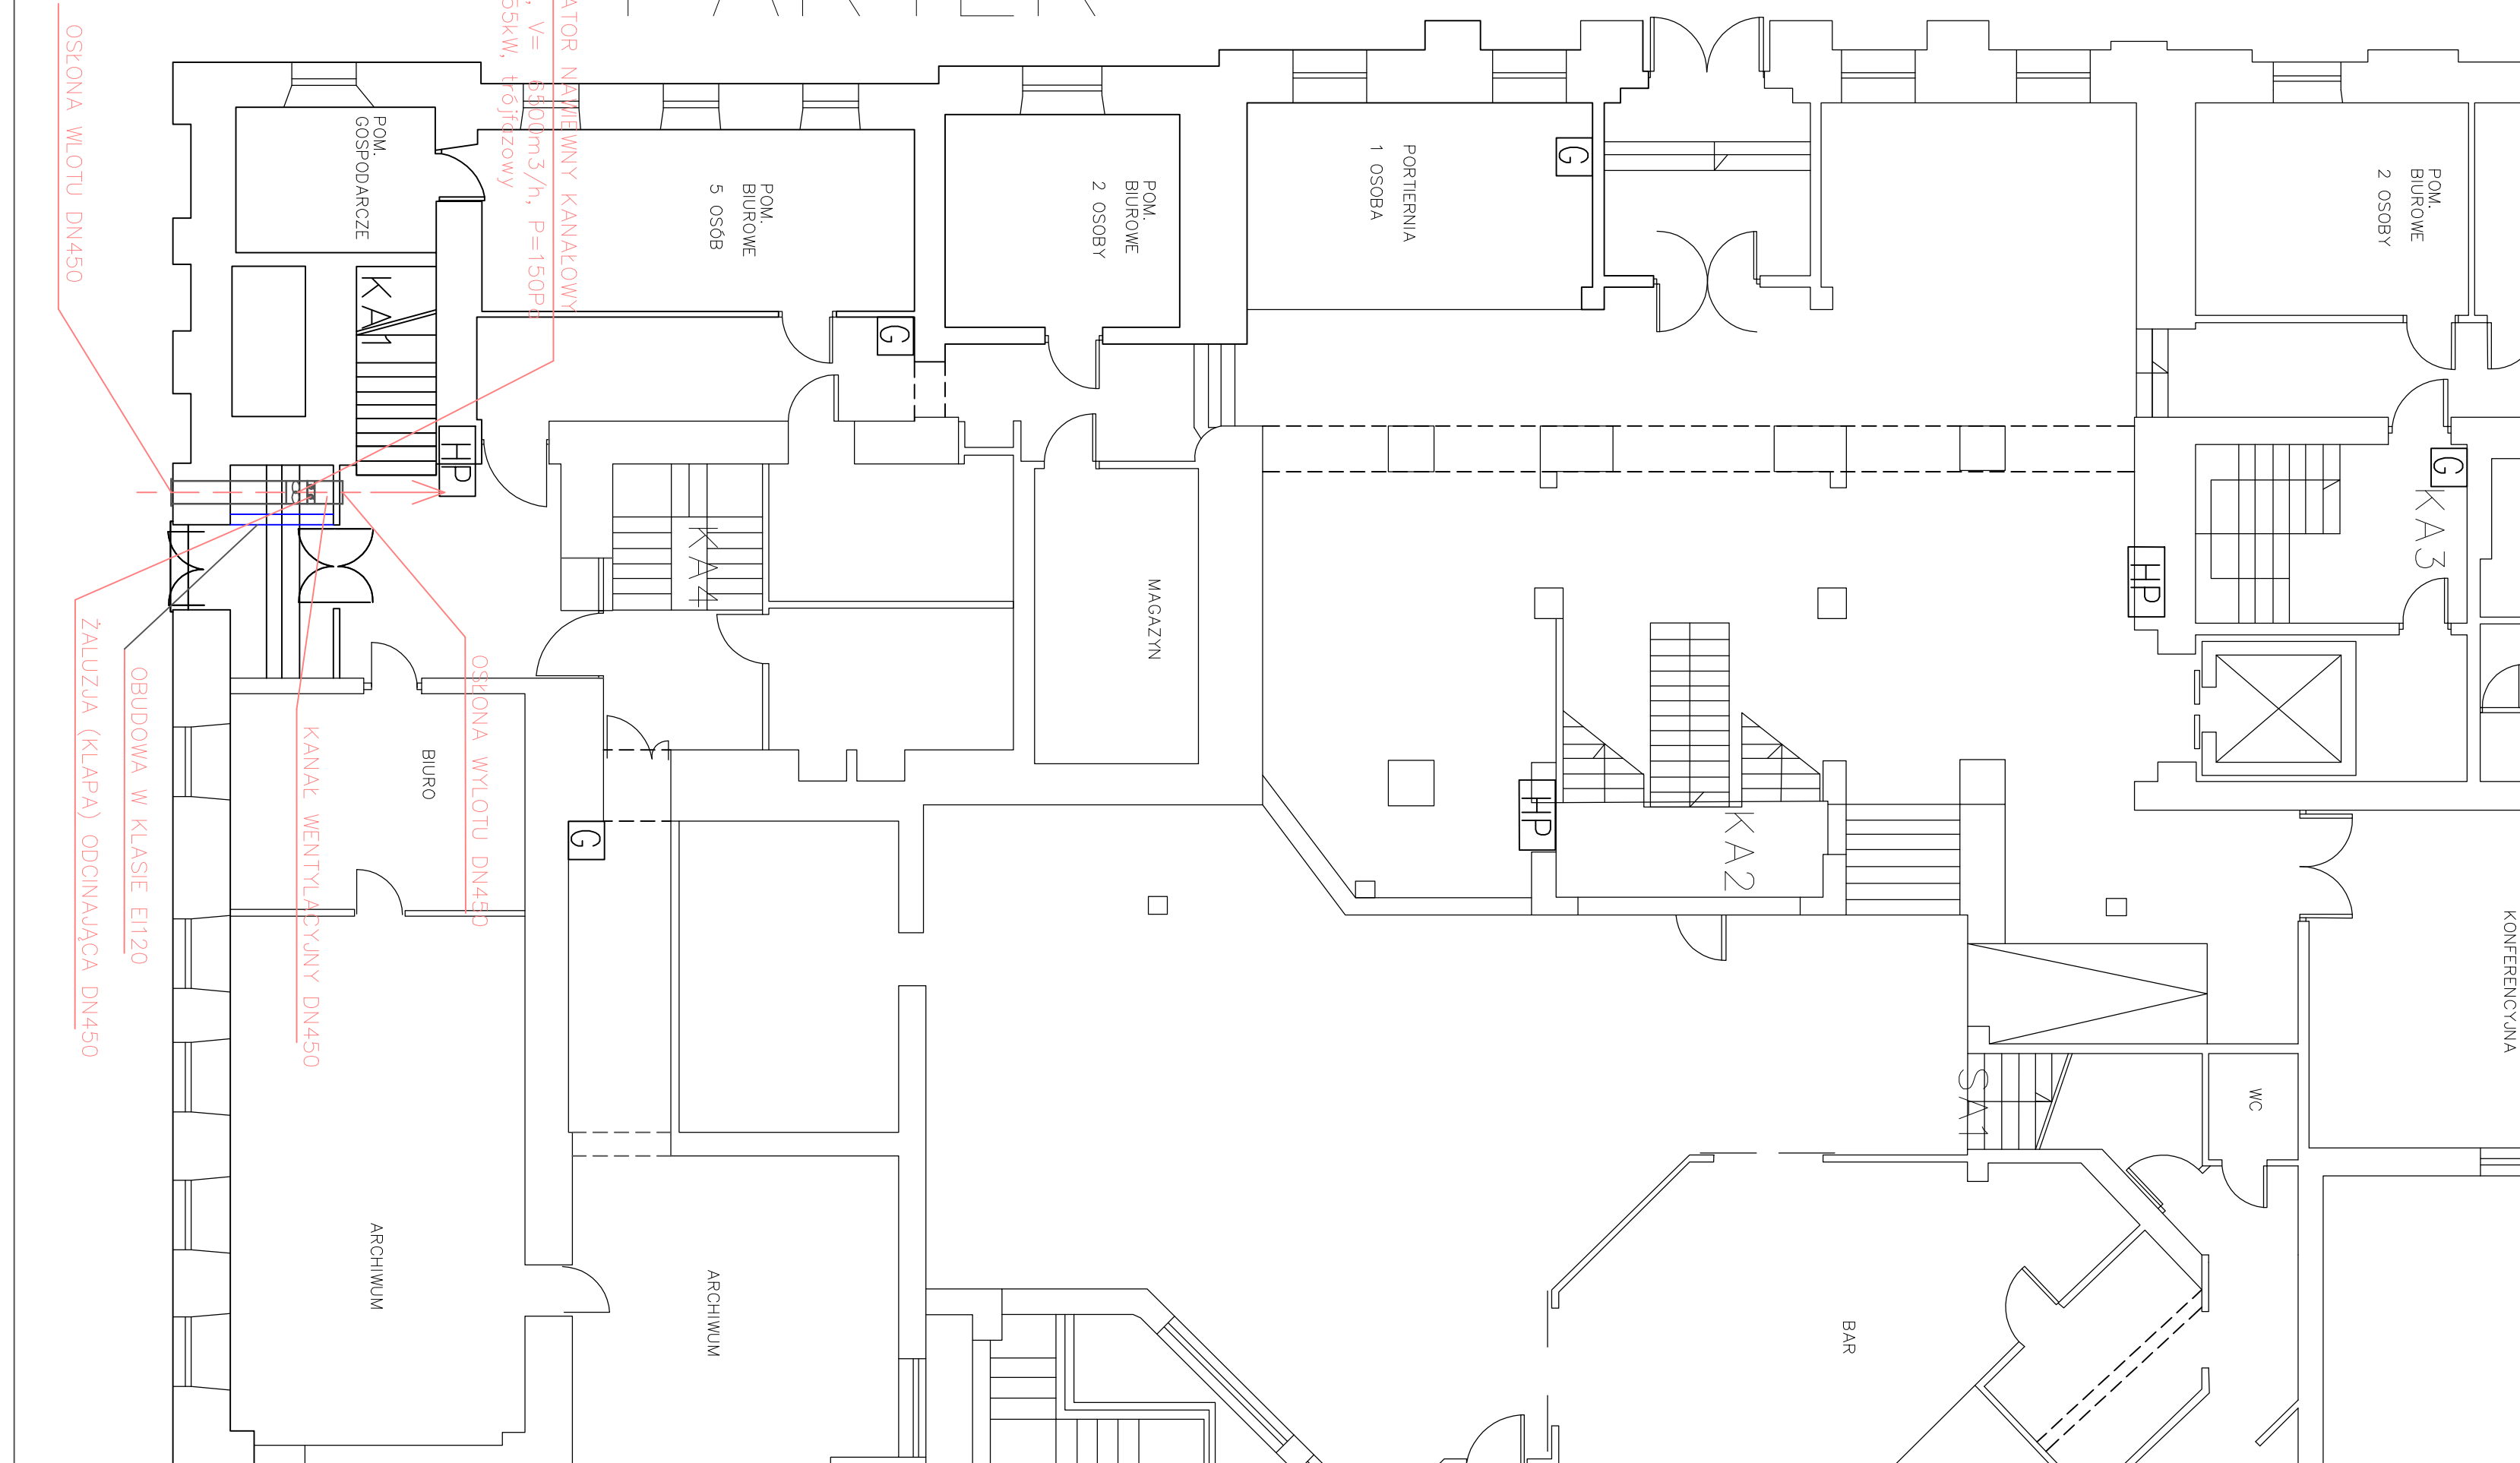

LEGENDA:

 projektowana instalacja oddymiająca

 SYSTAL Cieśliński Andrzej ul. Graniczna 48, 09-407 PŁOCK tel.: 24 264-57-79, fax.: 24 265-91-54 www.systal.pl biuro@systal.pl		NR UPRAWNIENI		PODPIS
		Inwestor URZĄD MIASTA PŁOCKA ul. Stary Rynek 1, 09-400 Płock		43/89
Adres inwestycji URZĄD MIASTA PŁOCKA ul. Stary Rynek 1, 09-400 Płock		Nazwa opracowania Dostosowanie budynków Urzędu Miasta Płocka A, B, C, D i E przy pl. Stary Rynek 1 - do wymagań z zakresu ochrony przeciwpożarowej		
AUTORZY OPRACOWANIA		PROJEKTANT mgr inż. Maria Nowak		
SPRAWDZAJĄCY mgr inż. Jarosław Moderacki		Wa-68/01		
OPRACOWAŁ mgr inż. Cezary Drążkiewicz		Temat rysunku RZUT PARTERU - budynek "A" Instalacja oddymiająca		
Skala: 1:100		Nr rys.: S5		Data: 28.10.2016