

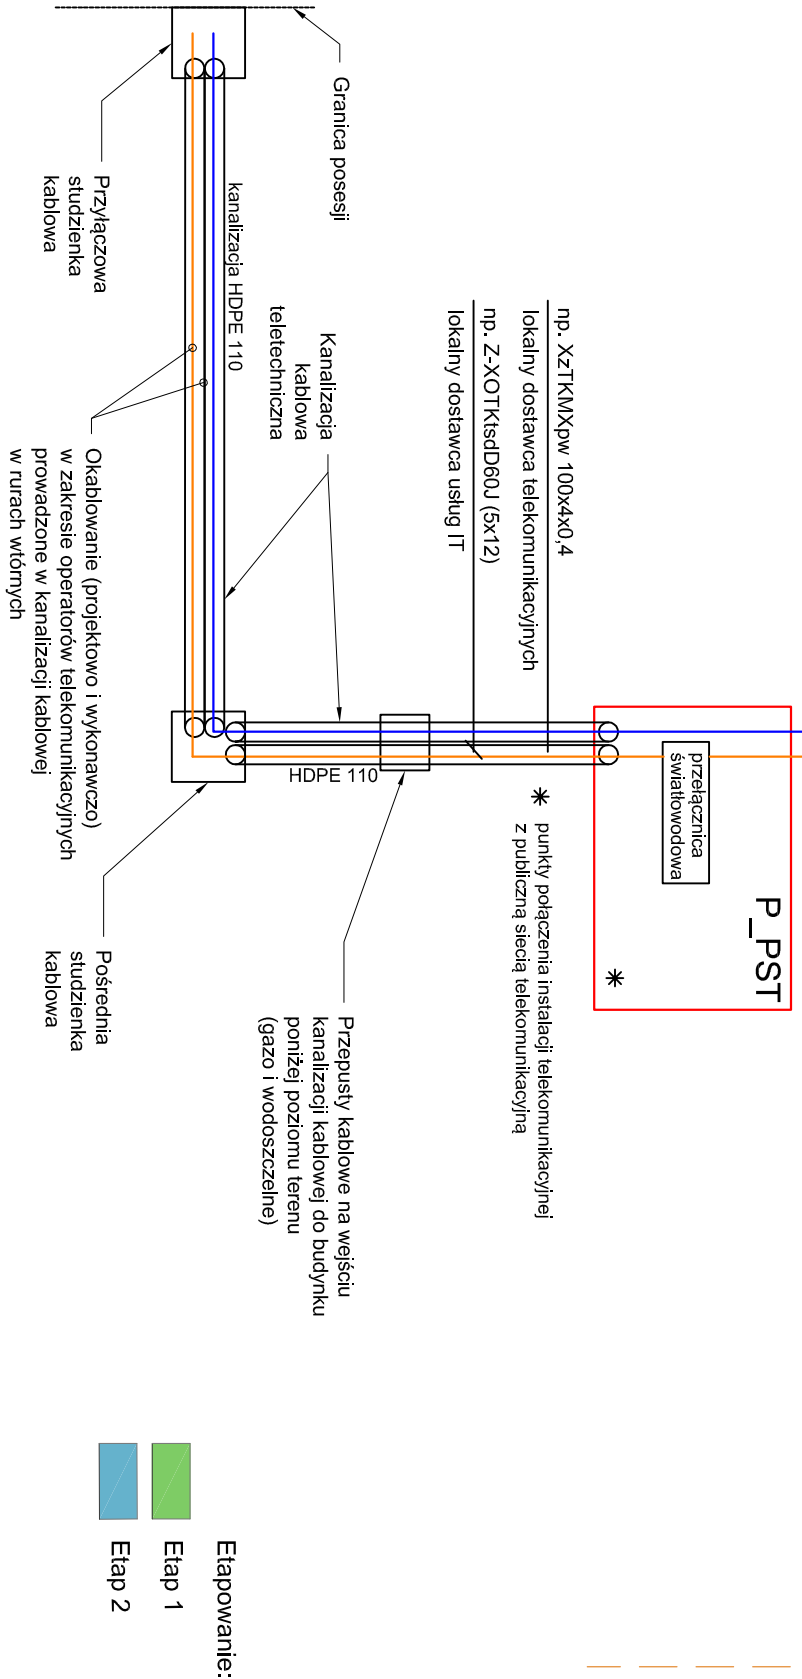


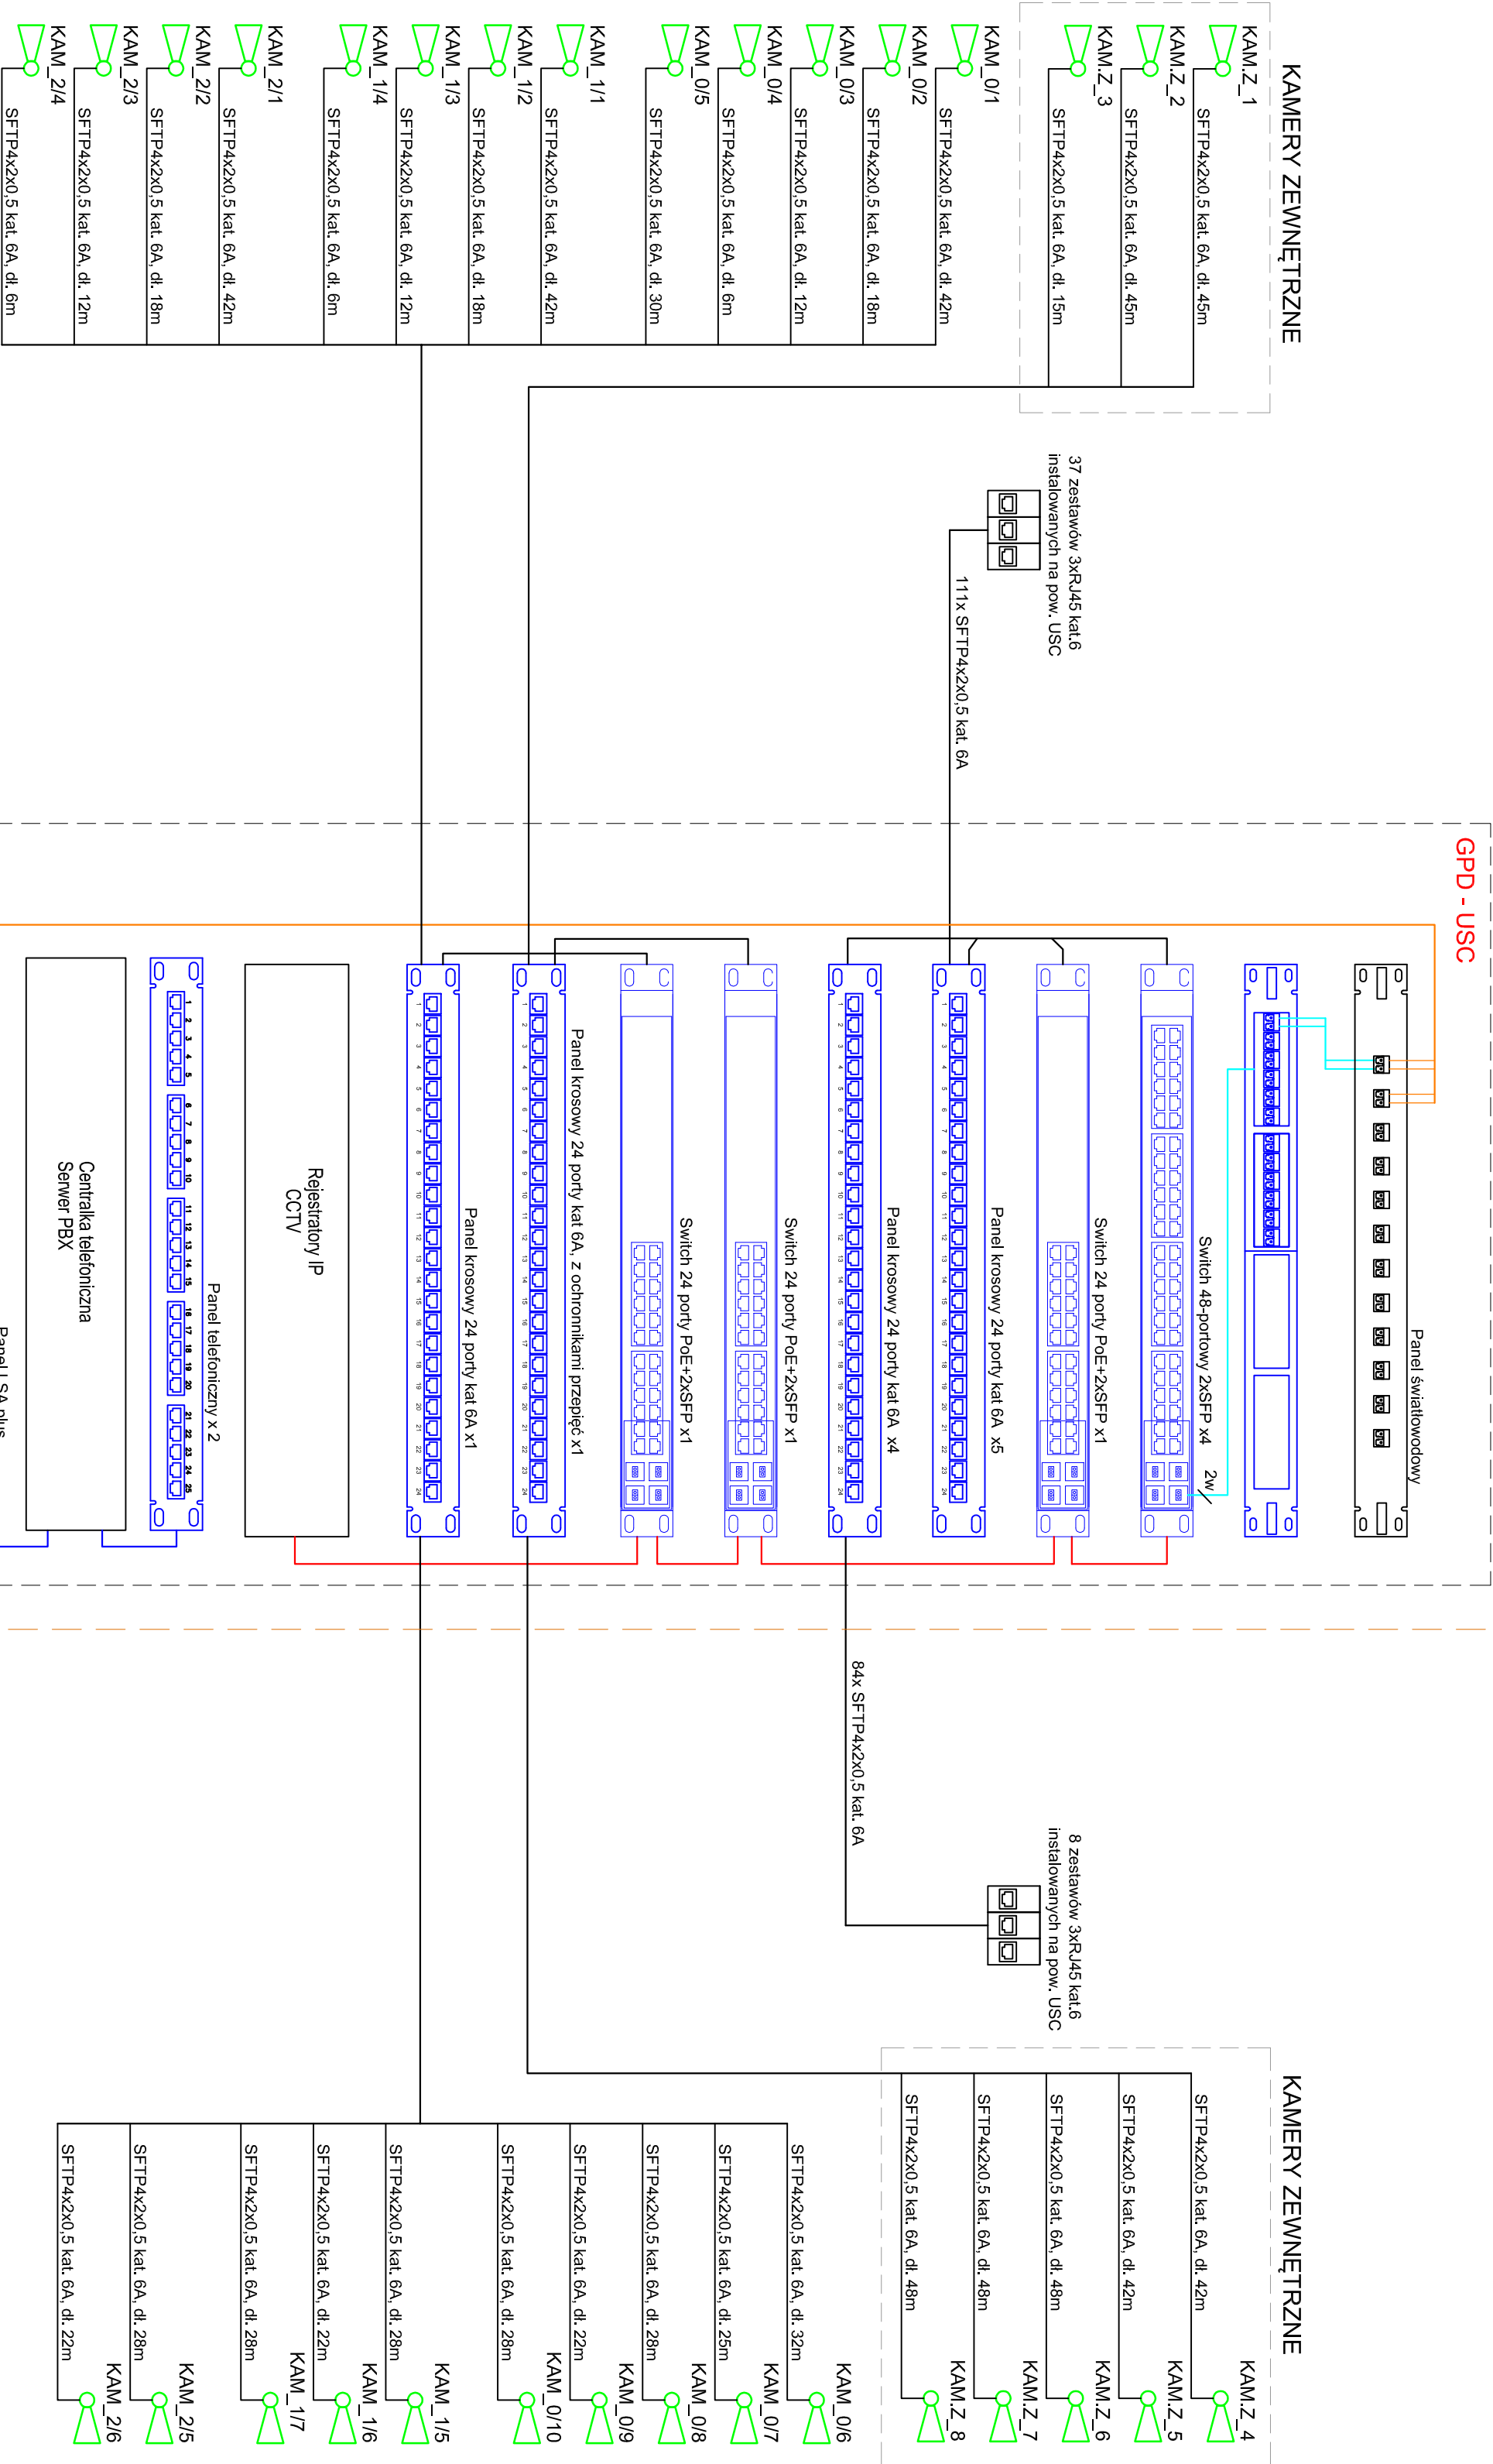

SCHEMAT (SKALA 1:1000)

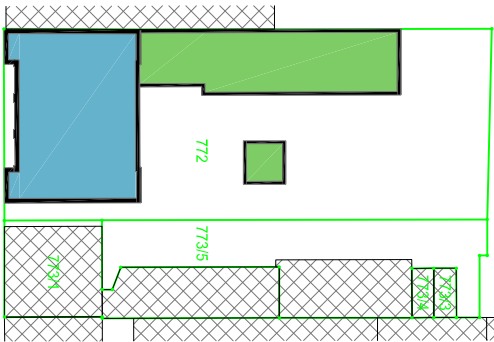

INWESTOR	
GMINA MIASTO PŁOCK	
Pl. Stary Rynek 1, 09-400 Płock	
ZESPÓŁ PROJEKTOWY	
WAW	
BIURO PROJEKTOWANIA I REALIZACJI ARCHITEKTURY UL. CYGANKA 7 87-800 WŁOCŁAWEK e-mail: wloclaw@waw.pl	
PROJEKTANT	inż. Tadeusz Półbicki upr. nr 182/Gd09 bez ogr. w specjał. inst. w zakr. skł. instalacji i urz. elek. oraz elektroin.
SPRAWDZAJĄCY	mgr inż. Andrzej Świdziński m. upr. 63/Gd2002 bez ogr. do proj. i inst. obiektów bud. oraz elektroin. i urz. elek. oraz elektroin.
OBJEKT	
REMONT, PRZEBUDOWA, NADBUDOWA I ROZBUDOWA BUDYNKU URZĘDU STANU CYWILNEGO 09-402 PŁOCK, UL. KOLEGIALNA 9 DZ. NR: 772, 773/1, 773/5 (obręb 8 Śródmieście)	
STADIUM	
PROJEKT WYKONAWCZY - E2	
BRANŻA	
ELEKTRYCZNY	
TYTUŁ RYSUNKU	
SCHEMAT BLOKOWY INSTALACJI TELETECHNICZNYCH	
DATA WYDANIA	
30.10.2019	
NR RYSUNKU	
E1-002	
SKALA	
-	
NR STRONY	