


OCHRONA PRZECIWPORAŻENIOWA
SZYBKE, SAMOCZYNNE WYŁĄCZENIE ZASILANIA
W UKŁADZIE SIECIOWYM TN-C-S

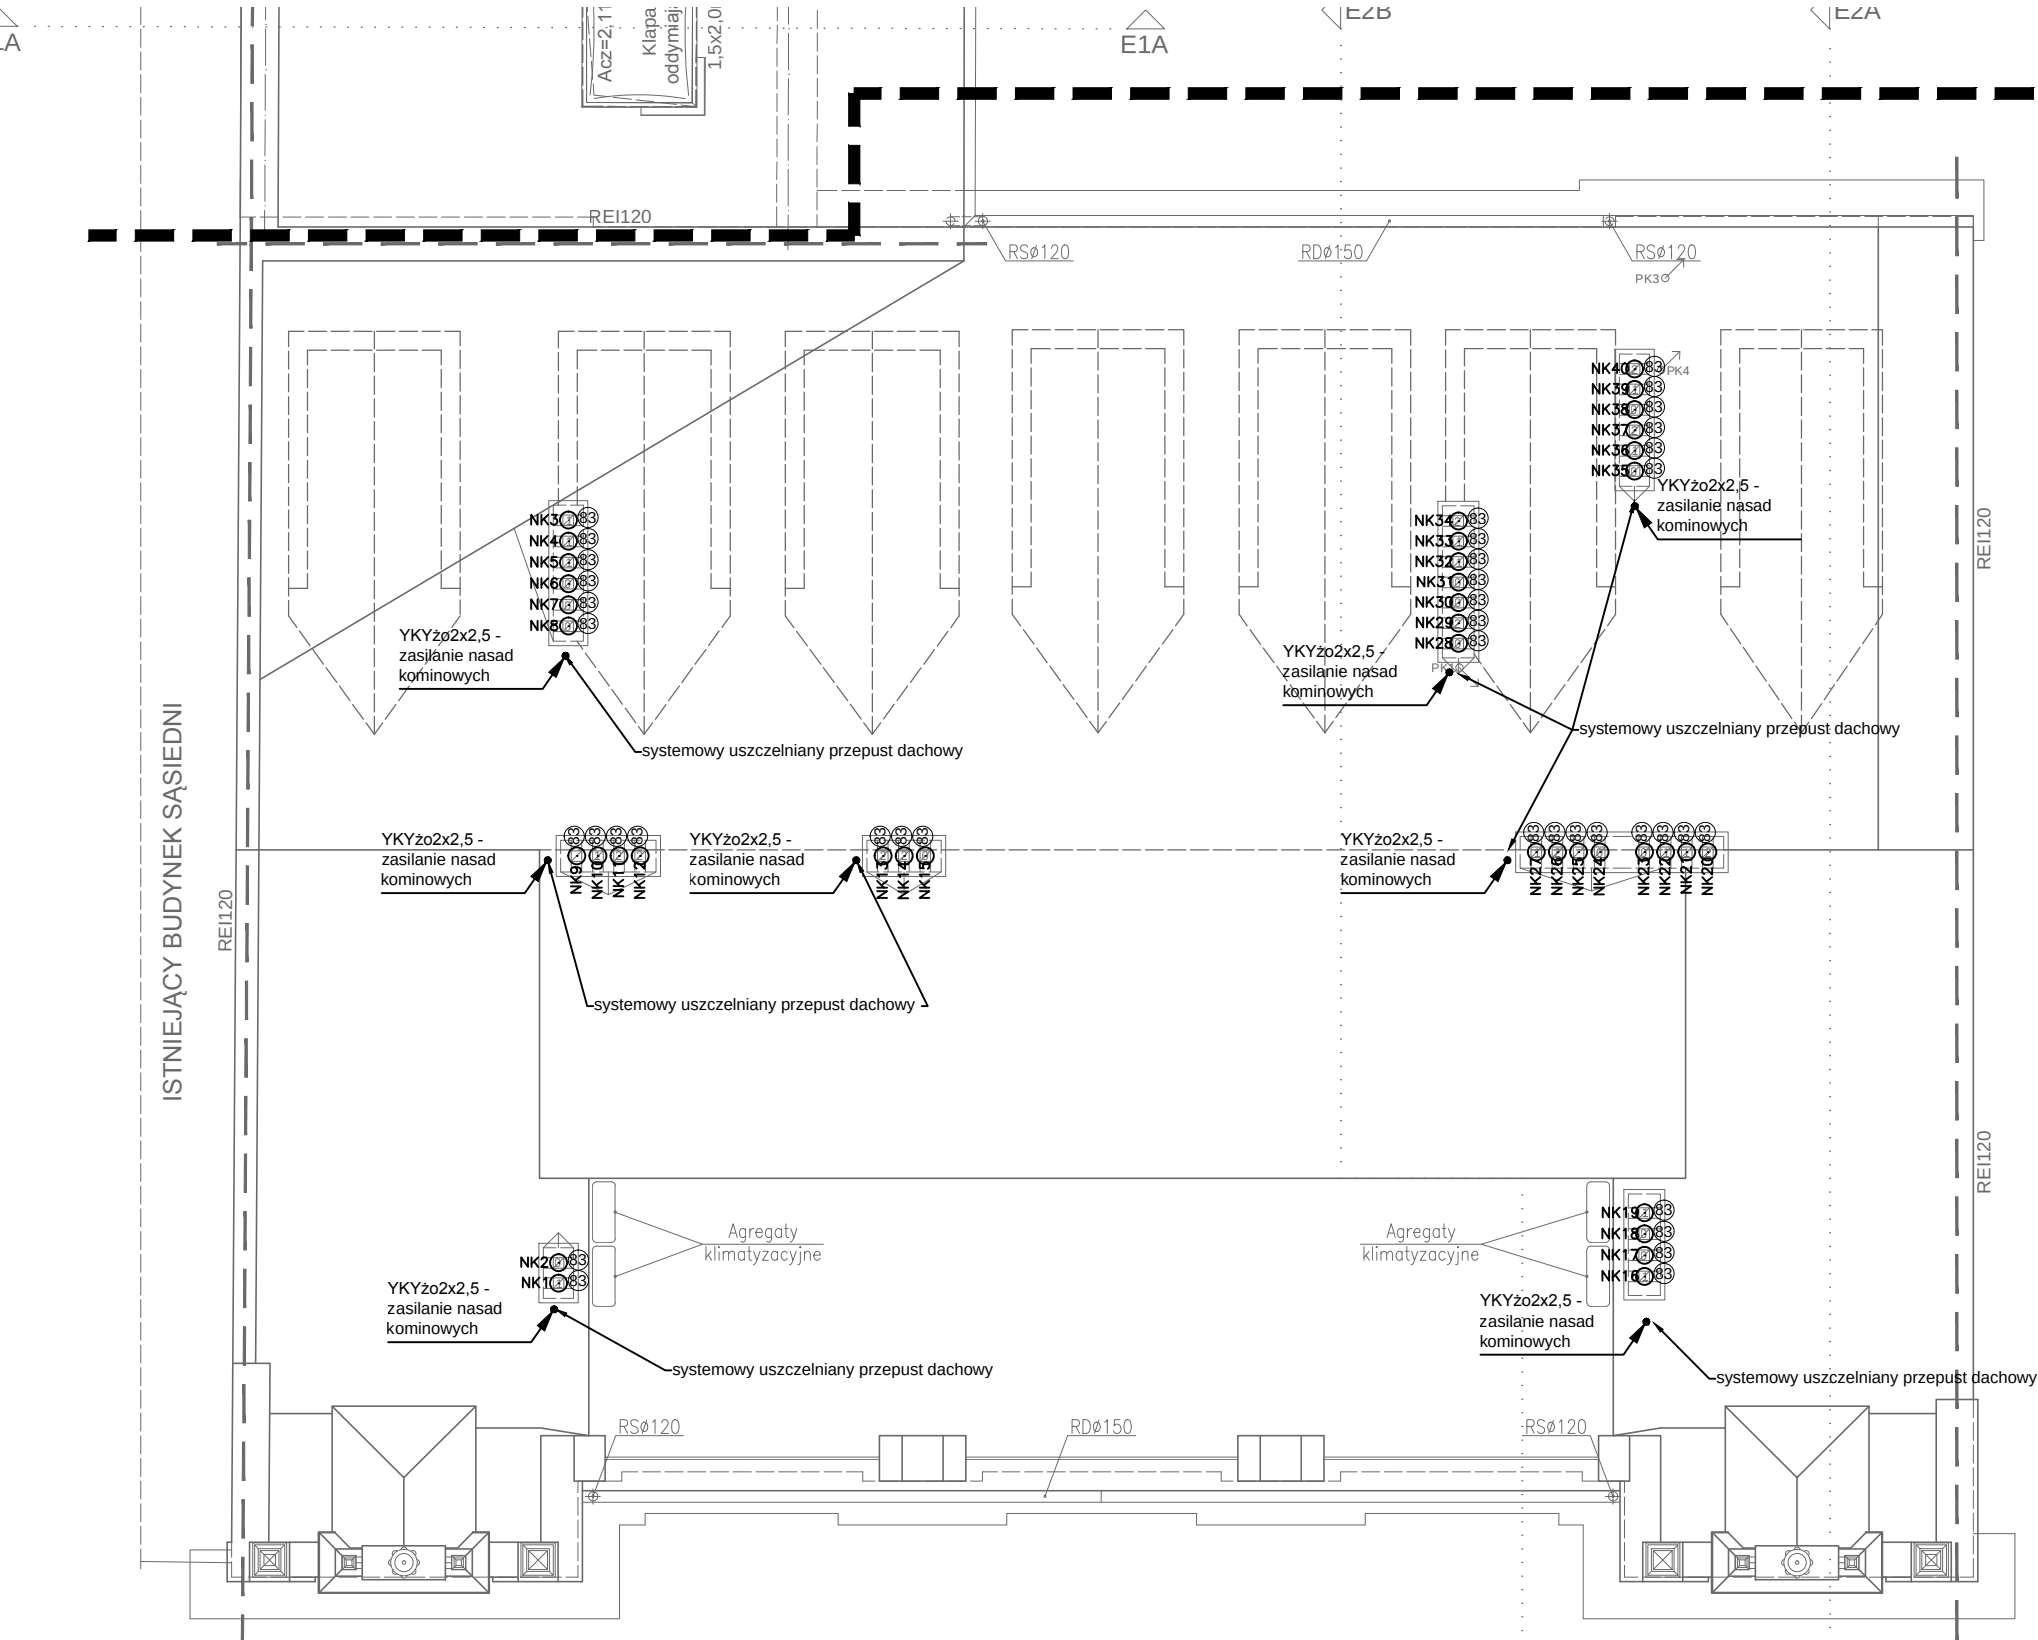

ETAP 1
ETAP 2



OZNACZENIE ELEMENTÓW INSTALACJI

	element zasilany z obwodu „YY”, dla opraw oświetleniowych i łączników-segment ośw. „ss” nr bazowy elementu w zestawieniu materiałów „XX”
--	---

SYMBOLE ELEMENTÓW INSTALACJI

	rozdzielnica, tablica rozdzielcza
	gniazdo wtykowe 230V 2P+N+PE gniazdo wtykowe 230V 2P+N+PE bryzgoszczelne
	puszka przyłączeniowa dla podłączenia urządzeń elektryczn.
	wypust dla instalacji siłowych
	ramka gniazd wtykowych, puszka podłogowa, kolumna lub panel

SCHEMAT (SKALA 1:1000)

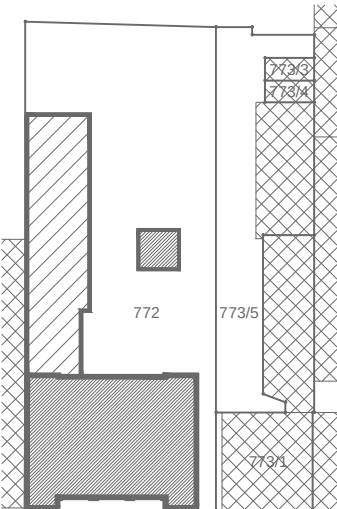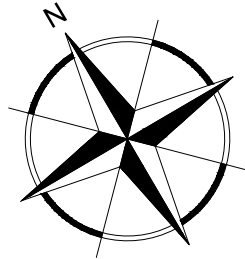

Etapowanie:



2A

INWESTOR	
GMINA MIASTO PŁOCK Pl. Stary Rynek 1, 09-400 Płock	
ZESPÓŁ PROJEKTOWY	
WAW BIURO PROJEKTOWANIA I REALIZACJI ARCHITEKTURY UL. CYGANKA 7 87-800 WŁOCŁAWEK e-mail: włodzimierzkaniewski@wp.pl	
PROJEKTANT	inż. Tadeusz Pobłocki upr. nr 182/Gd/99 upr. bud. do proj. i kier. robotami bud. bez ogr. w specjal.: inst. w zakr. sieci, instalacji i urz. ele. oraz elektroten.
SPRAWDZAJĄCY	mgr inż. Andrzej Gwizdała nr upr. 63/Gd/2002 upr. bud. do proj. i kier. robotami bud. bez ogr. w specjal.: inst. w zakr. sieci, instalacji i urz. ele. oraz elektroten.
OBIEKT	
REMONT, PRZEBUDOWA, NADBUDOWA I ROZBUDOWA BUDYNKU URZĘDU STANU CYWILNEGO 09-402 PŁOCK, UL. KOLEGIALNA 9 DZ. NR: 772, 773/1, 773/5 (obręb 8 Śródmieście)	
STADIUM	
PROJEKT WYKONAWCZY - E2	
BRANŻA	
ELEKTRYCZNY	
TYTUŁ RYSUNKU	
PLAN INSTALACJI ELEKTRYCZNYCH - POZIOM DACHU	
DATA WYDANIA	30.10.2019
NR RYSUNKU	E2-010a
PRAWA AUTORSKIE ZASTRZEŻONE. NINIEJSZY PROJEKT JEST PRZEDMIOTEM PRAWA AUTORSKIEGO I CHRONIONY JEST AUTORSKIMI PRAWAMI OSOBISTYMI I AUTORSKIMI PRAWAMI MAJĄTKOWYMI JAKO "UTWÓR ARCHITEKTONICZNY". ARCHITEKTONICZNO-URBANISTYCZNY, URBANISTYCZNY" NA PODSTAWIE USTAWY Z DN.4.02.1994r. O PRAWIE AUTORSKIM I PRAWACH POKREWNYCH (Dz.U. nr 80 z 2000r., poz. 904).	
NR STRONY	SKALA 1:100