



SYMBOLE ELEMENTÓW INSTALACJI

	centralna systemu kontroli dostępu
	zasilacz buforowy 230VAC/12VDC, instalować w strefie sufitu podwieszanego
	kontroler dostępu z klawiaturą i czytnikiem zbliżeniowym
	Manipulator SSWIN
	elektrozaczep EZ rewersyjny
	zewnętrzny czynnik zbliżeniowy kontroli dostępu


ETAP 1
ETAP 2

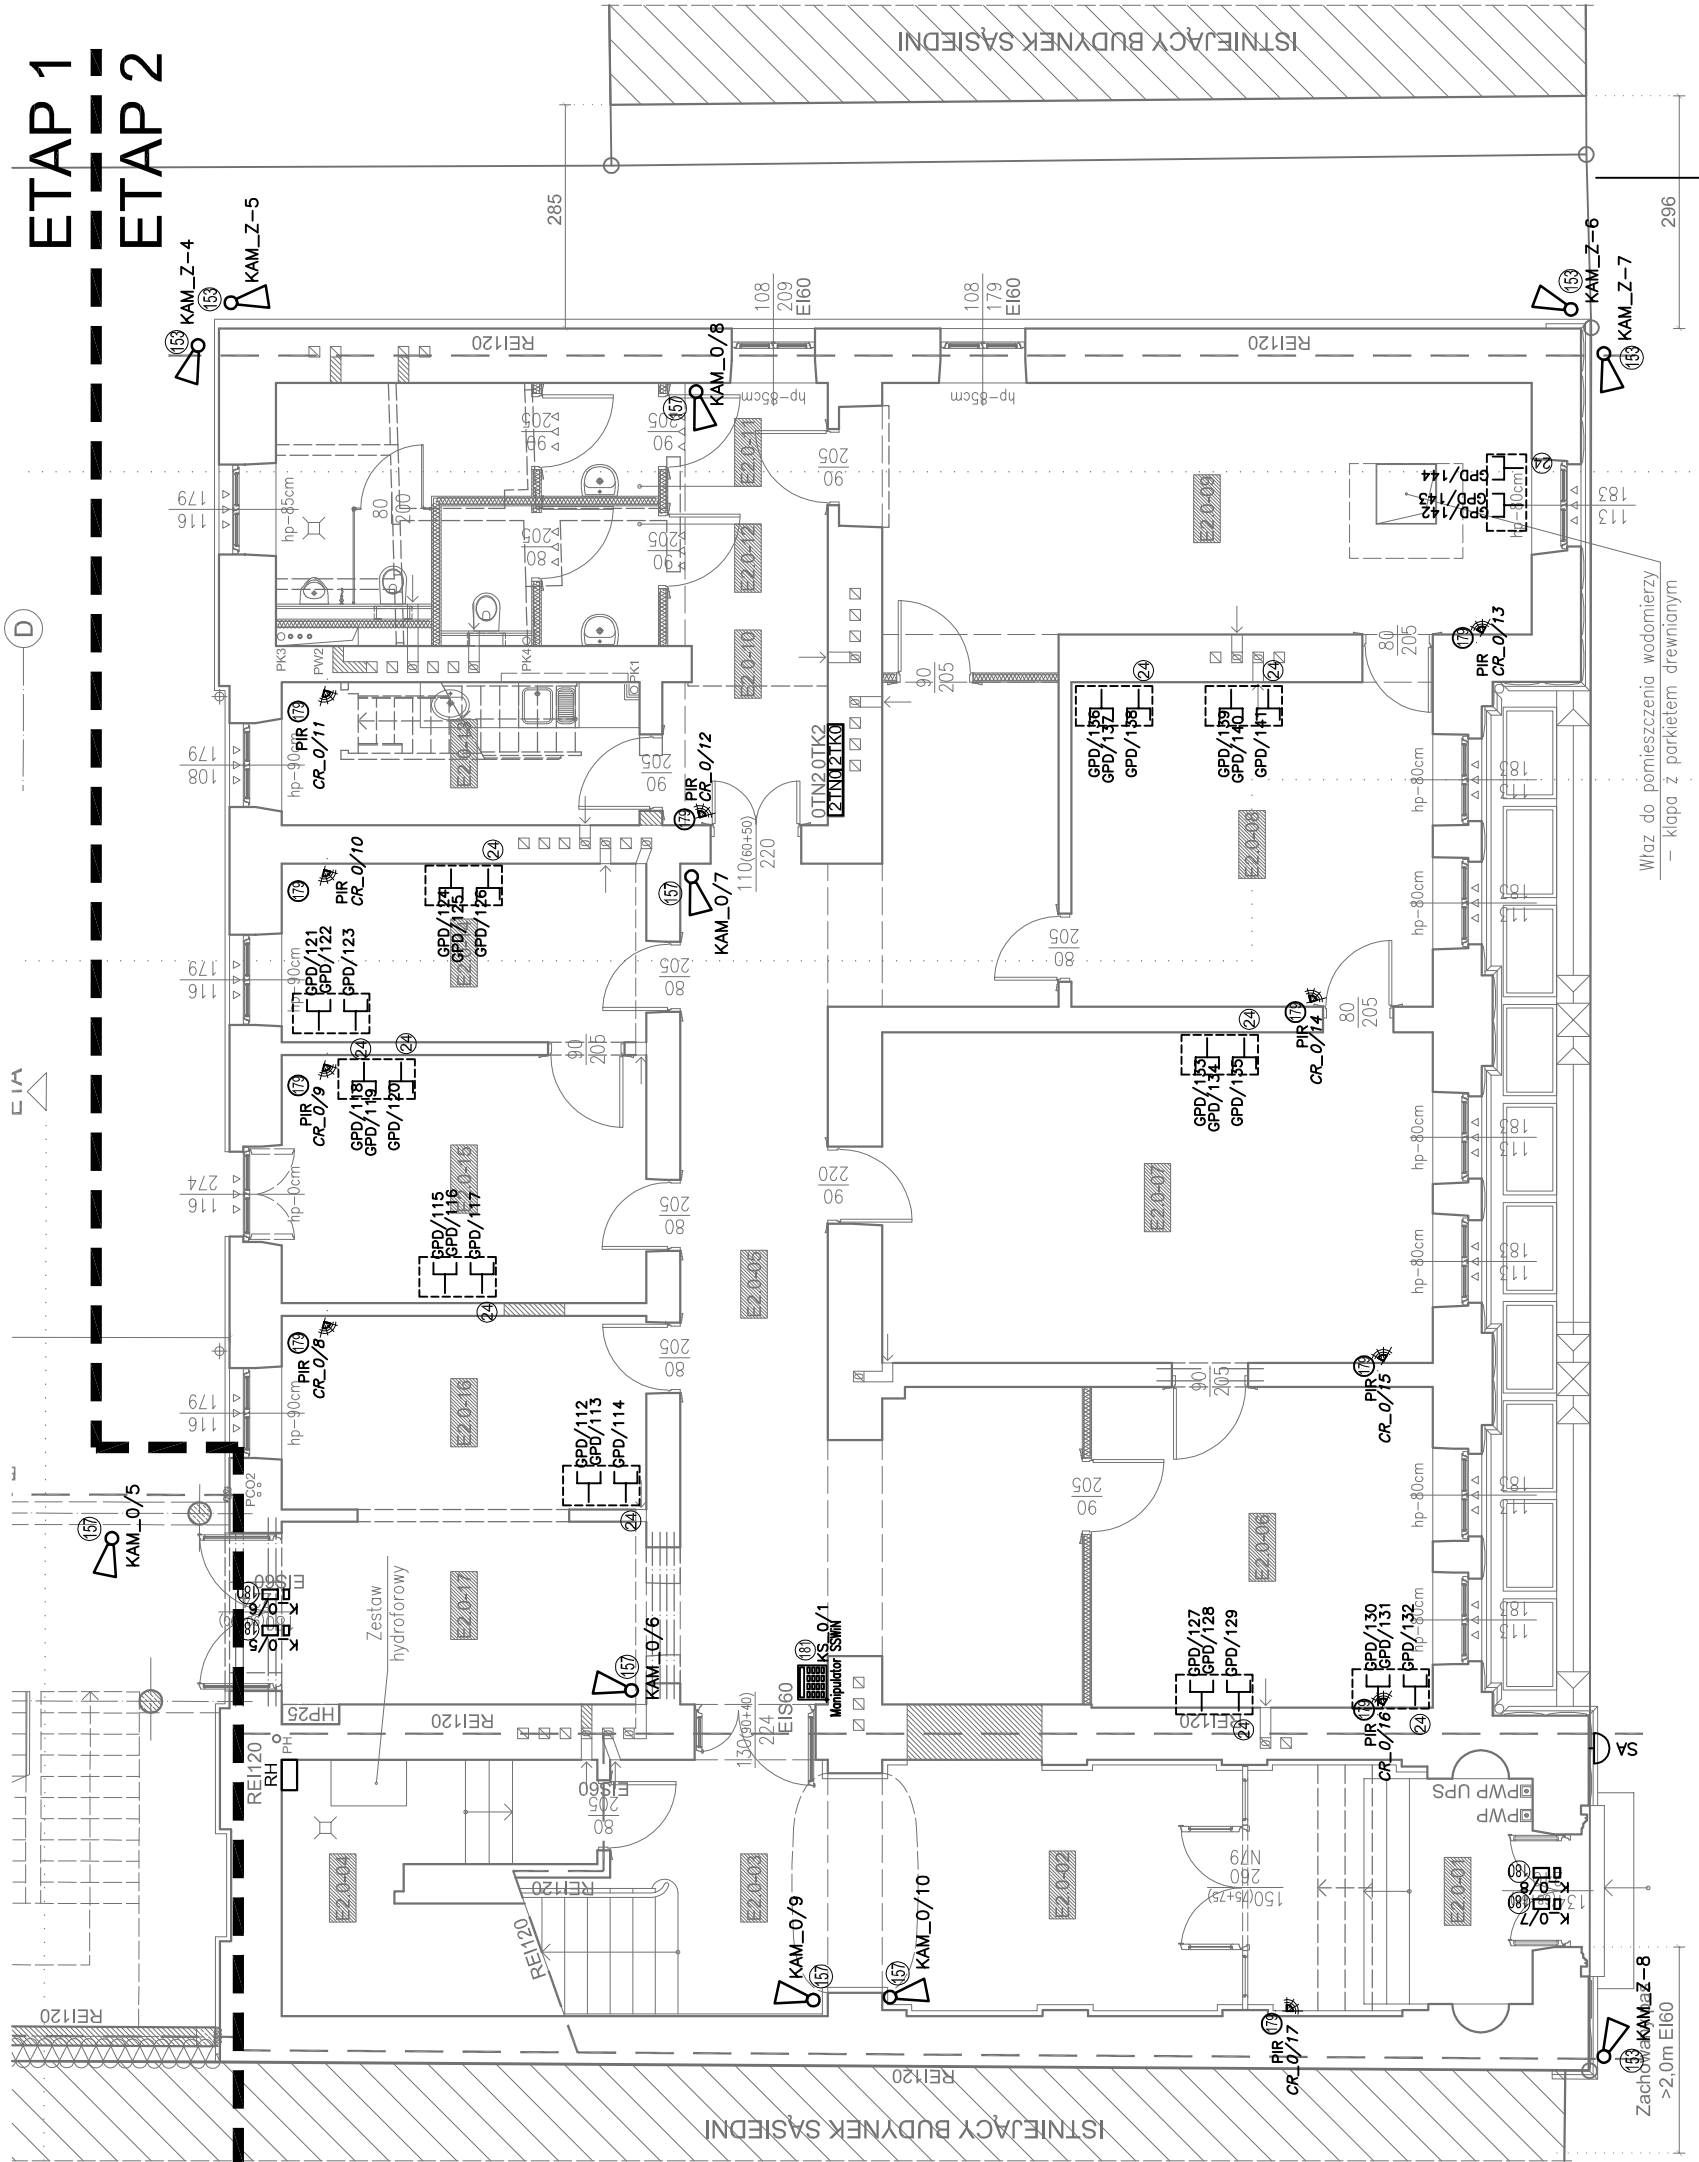

SCHEMAT (SKALA 1:1000)

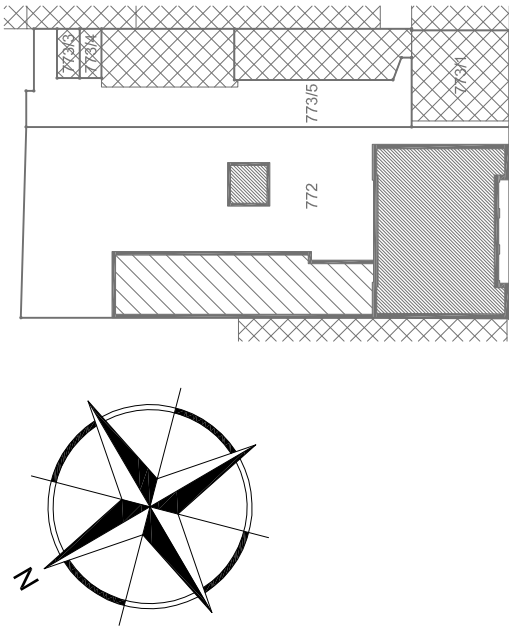

Etapowanie:

 

2A

INWESTOR	GMINA MIASTO PŁOCK Pl. Stary Rynek 1, 09-400 Płock	
ZESPÓŁ PROJEKTOWY	WAW	
PROJEKTANT	inż. Tadeusz Pobłocki upr. nr 182/Gd/99 bez ogr. w specjal.: inst. w zakr. śled. Instalacji I urz. ele. oraz elektroin.	
SPRAWDZAJĄCY	mgr inż. Andrzej Gwizdała nr upr. 63/Gd/2002 upr. bud. do proj. i kier. robotami bud. bez ogr. w specjal.: inst. w zakr. śled. Instalacji I urz. ele. oraz elektroin.	
OBIEKT	REMONT, PRZEBUDOWA, NADBUDOWA I ROZBUDOWA BUDYNKU URZĘDU STANU CYWILNEGO 09-402 PŁOCK, UL. KOLEGIALNA 9 DZ. NR: 772, 773/1, 773/5 (obręb 8 Śródmieście)	
STADIUM	PROJEKT WYKONAWCZY - E2	
BRANŻA	ELEKTRYCZNY	
TYTUŁ RYSUNKU	PLAN INSTALACJI TELETECHNICZNYCH - POZIOM 0	
DATA WYDANIA	30.10.2019	
NR RYSUNKU	E2-014	SKALA 1:100
PRAWA AUTORSKIE ZASTRZEŻONE. NIEJEST PROJEKT JEST PRZEDMIOTEM PRAWA AUTORSKIEGO CHRONIONY JEST AUTORSKIMI PRAWAMI OSOBISTYMI AUTORSKIMI ARCHITEKTURZYN-URBANISTYCZNY, URBANISTYCZNY, NA PODSTAWIE USTAWY Z DN.4.02.1994 O PRAWIE AUTORSKIM I PRAWACH POPIRZONYCH (Dz.U. nr 2.2000r. poz.994).		
NR STRONY	288,15	

ZESTAWIENIE POMIESZCZEŃ PARTERU (POZIOM			
Nr	Nazwa pomieszczenia	Powierzchnia (m²)	Suma (m³)
E2.0-01	Sien	12,10	
E2.0-02	Korytarz	18,09	
E2.0-03	Klatka schodowa	11,46	
E2.0-04	Pomieszczenie hydroforu	11,75	
E2.0-05	Korytarz	46,16	
E2.0-06	Rejestr małżeństw	19,12	
E2.0-07	Z-ca kierownika USC	31,81	
E2.0-08	Rejestr zgonów	20,51	
E2.0-09	Kierownik USC	29,78	
E2.0-10	Korytarz	12,36	
E2.0-11	Ustęp mężczyzn	10,02	
E2.0-12	Ustęp kobiet	4,86	
E2.0-13	Pokój socjalny	8,94	
E2.0-14	Rejestr urodzeń	11,38	
E2.0-15	Z-ca kierownika USC	15,81	
E2.0-16	Szatnia	12,34	
E2.0-17	Korytarz	11,66	