

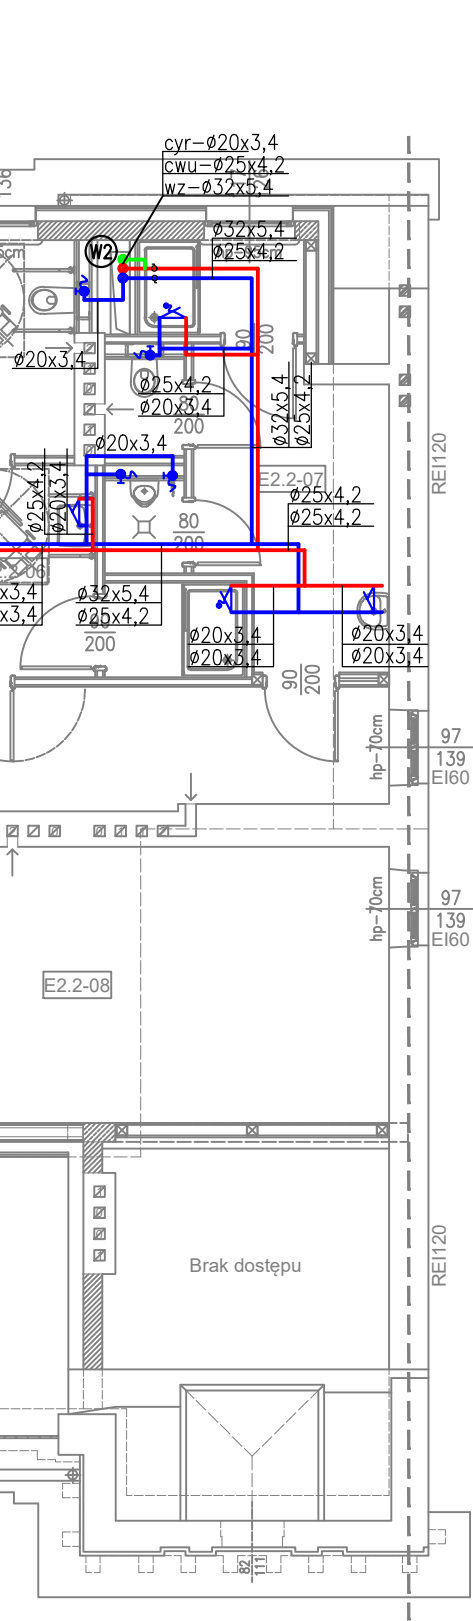


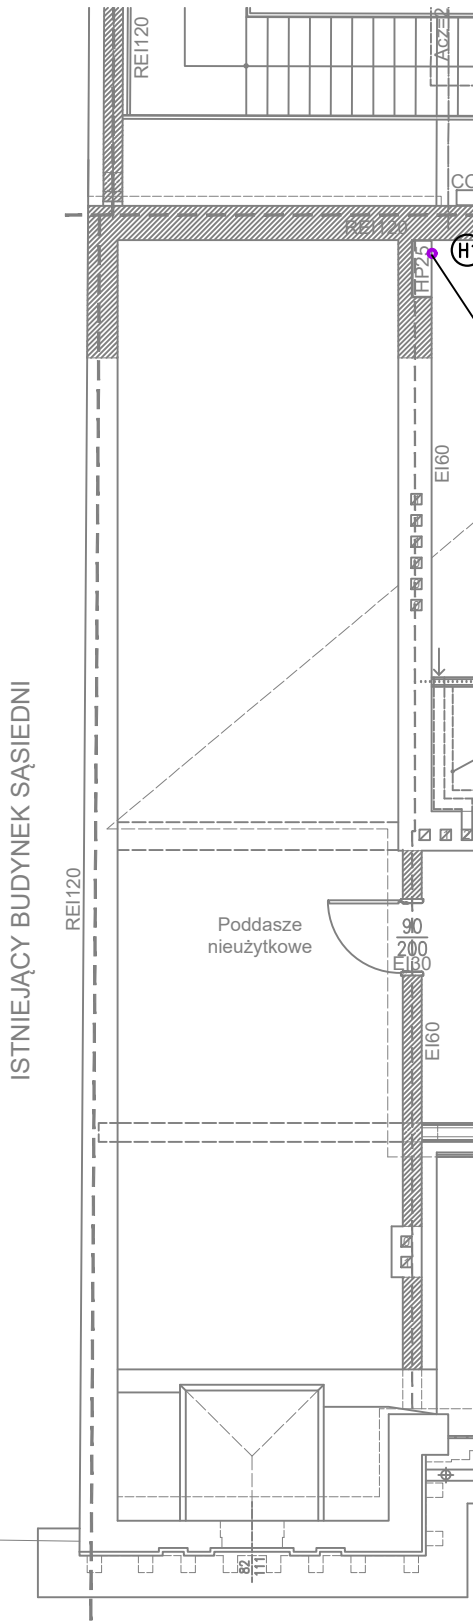

- LEGENDA:**
- Proj. inst. wody zimnej
 - Proj. inst. wody ciepłej
 - Proj. woda cyrkulacyjna
 - Woda hydrantowa etap I
 - Proj. woda hydrantowa etap II
 - Projektowany układ pomiarowy
 - Proj. pion wody
 - Proj. pion instalacji hydrantowej
 - Proj. bateria unywoltkowa/zlewno-zmywak
 - Proj. zawór
- UWAGA:**
- W celu przeprowadzenia obliczeń oparto się na przykładowym producencie.
- Wyraża się zgodę na zastosowanie innego producenta rozwiązań technicznych pod warunkiem zapewnienia równoważnych parametrów technicznych lub lepszych.
- Przy przejściu przez ściany, stropy stanowiące oddzielenie p.poz należy zastosować typowe przejścia p.poz.

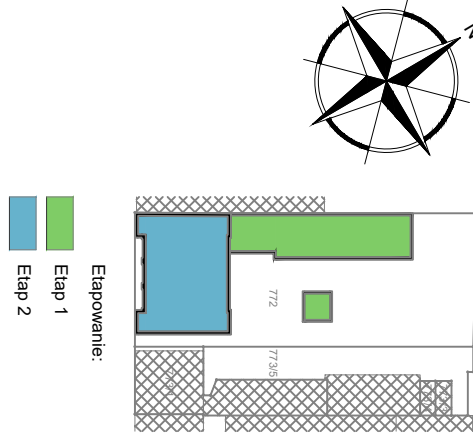

ISTNIEJĄCY BUDYNEK SĄSIĘDNI

INWESTOR		GININA MIASTO PŁOCK Pl. Stary Rynek 1, 09-400 Płock
ZESPÓŁ PROJEKTOWY		WAW BIURO PROJEKTOWANIA I REALIZACJI ARCHITEKTURY UL. CYGANKA 7 87-800 WŁOCŁAWEK e-mail: wloclaw@waw.pl
PROJEKTANT	mgr inż. ADAM LAL MAP/IS/0392/11 nr upr.: MAP/0223/P.OOS/11 w specjalności sanitarnej	
SPRAWDZAJĄCY	mgr inż. KARINA LETNER MAP/IS/0353/12 nr upr.: MAP/0229/P.OOS/12 w specjalności sanitarnej	
OPRACOWANIE	mgr inż. MARCIN OBROK	
OBIEKT		REMONT, PRZEBUDOWA, NADBUDOWA I ROZBUDOWA BUDYNKU URZĘDU STANU CYWILNEGO 09-402 PŁOCK, UL. KOLEGIALNA 9 DZ. NR: 772, 773/1, 773/5
STADIUM		PROJEKT WYKONAWCZY - ETAP II
BRANŻA		SANITARNA
TYTUŁ RYSUNKU		RZUT 2 PIĘTRA (PODDASZA) - INSTALACJA WOD-KAN
DATA WYDANIA		30.10.2019
NR RYSUNKU		WK-3
PRAWA AUTORSKIE ZASTRZEŻENIE: NINIEJSZY PROJEKT JEST PRZEDMIOTEM PRAWA AUTORSKIEGO (CHRONIONY JEST AUTORSKIMI PRAWAMI OSOBISTYMI I AUTORSKIMI PRAWAMI WŁASNOŚCI) I NIE MOŻE BYĆ KOPIONY, Drukarnia: Drukarnia Włocławek		SKALA 1:100
NR STRONY		