
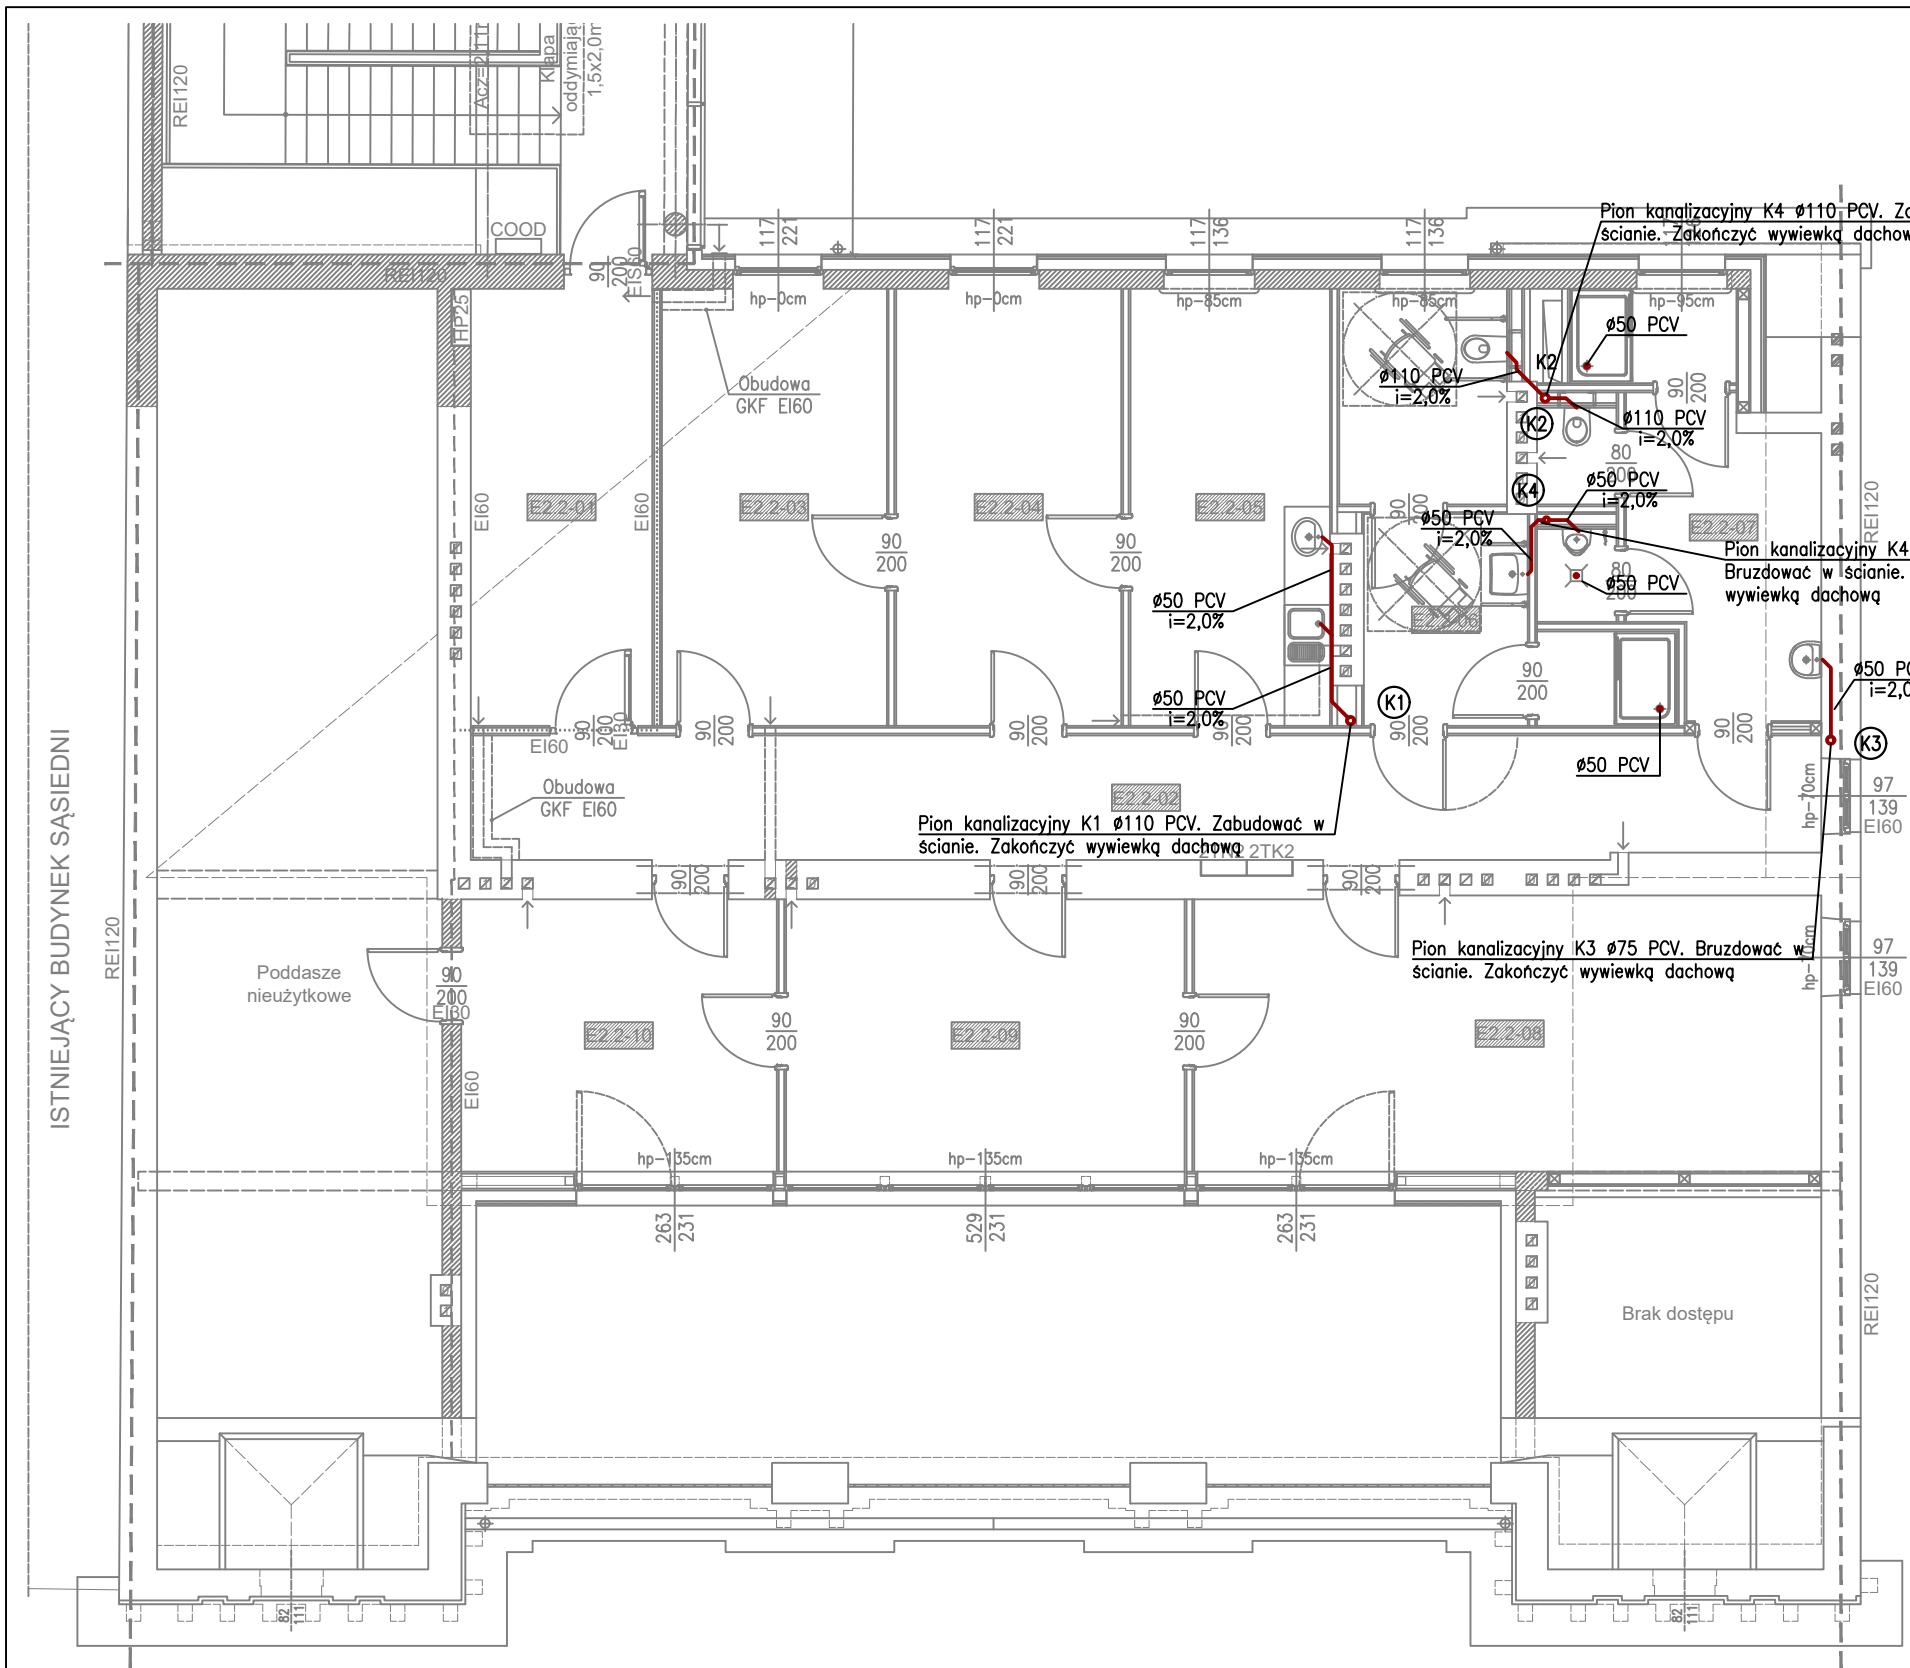


- Legenda:**
- Instalacja kanalizacji sanitarnej
 - prorowadzona w warstwach posadzkowych
 - Instalacja kanalizacji sanitarnej
 - prorowadzona pod stropem
 - (K2) Pion kanalizacyjny
- Rzędne wlotów pokryw studzienek dostosować do projektowanego poziomu terenu

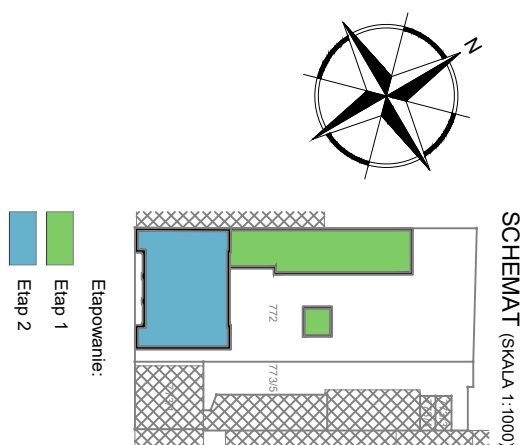

INWESTOR		GINA MIASTO PŁOCK
ZESPÓŁ PROJEKTOWY		Pl. Stary Rynek 1, 09-400 Płock
WAW		
BIURO PROJEKTOWANIA I REALIZACJI ARCHITEKTURY		UL. CYGANKA 7 87-800 WŁOCŁAWEK
e-mail: wloclaw@waw.pl		
PROJEKTANT	mgr inż. ADAM LAL	
	MAP/IS/0392/11	
	nr upr.: MAP/023/P/00S/11	
	w specjalności sanitarnej	
SPRAWDZAJĄCY	mgr inż. KARINA LETNER	
	MAP/IS/0353/12	
	nr upr.: MAP/023/P/00S/12	
	w specjalności sanitarnej	
OPRACOWANIE	mgr inż. MARCIN OBROK	
OBIEKT	REMONT, PRZEBUDOWA, NADBUDOWA I ROZBUDOWA	
	BUDYNKU URZĘDU STANU CYWILNEGO	
	09-402 PŁOCK, UL. KOLEGIALNA 9	
	DZ. NR: 772, 773/1, 773/5	
STADIUM	PROJEKT WYKONAWCZY - ETAP II	
BRANŻA	SANITARNA	
TYTUŁ RYSUNKU	RZUT 2 PIĘTRA (PODDASZA) -	
	INSTALACJA WOD-KAN	
DATA WYDANIA	30.10.2019	
NR RYSUNKU	WK-6	
PRAWA AUTORSKIE ZASTRZEŻONE. NINIEJSZY PROJEKT JEST PRZEDMIOTEM PRAWA AUTORSKIEGO I CHRONIONY JEST AUTORSKIMI PRAWAMI OSOBISTYMI I AUTORSKIMI PRAWAMI KOLEKTYWNYMI. JAKO TŁUMACZ ARCHITEKTURY AUTORSKIM PRAWOM AUTORSKIM I PRAWOM KOLEKTYWNYM (DLA UPR. 02 z 2000 r. poz. 204).		SKALA 1:100
NR STRONY		