


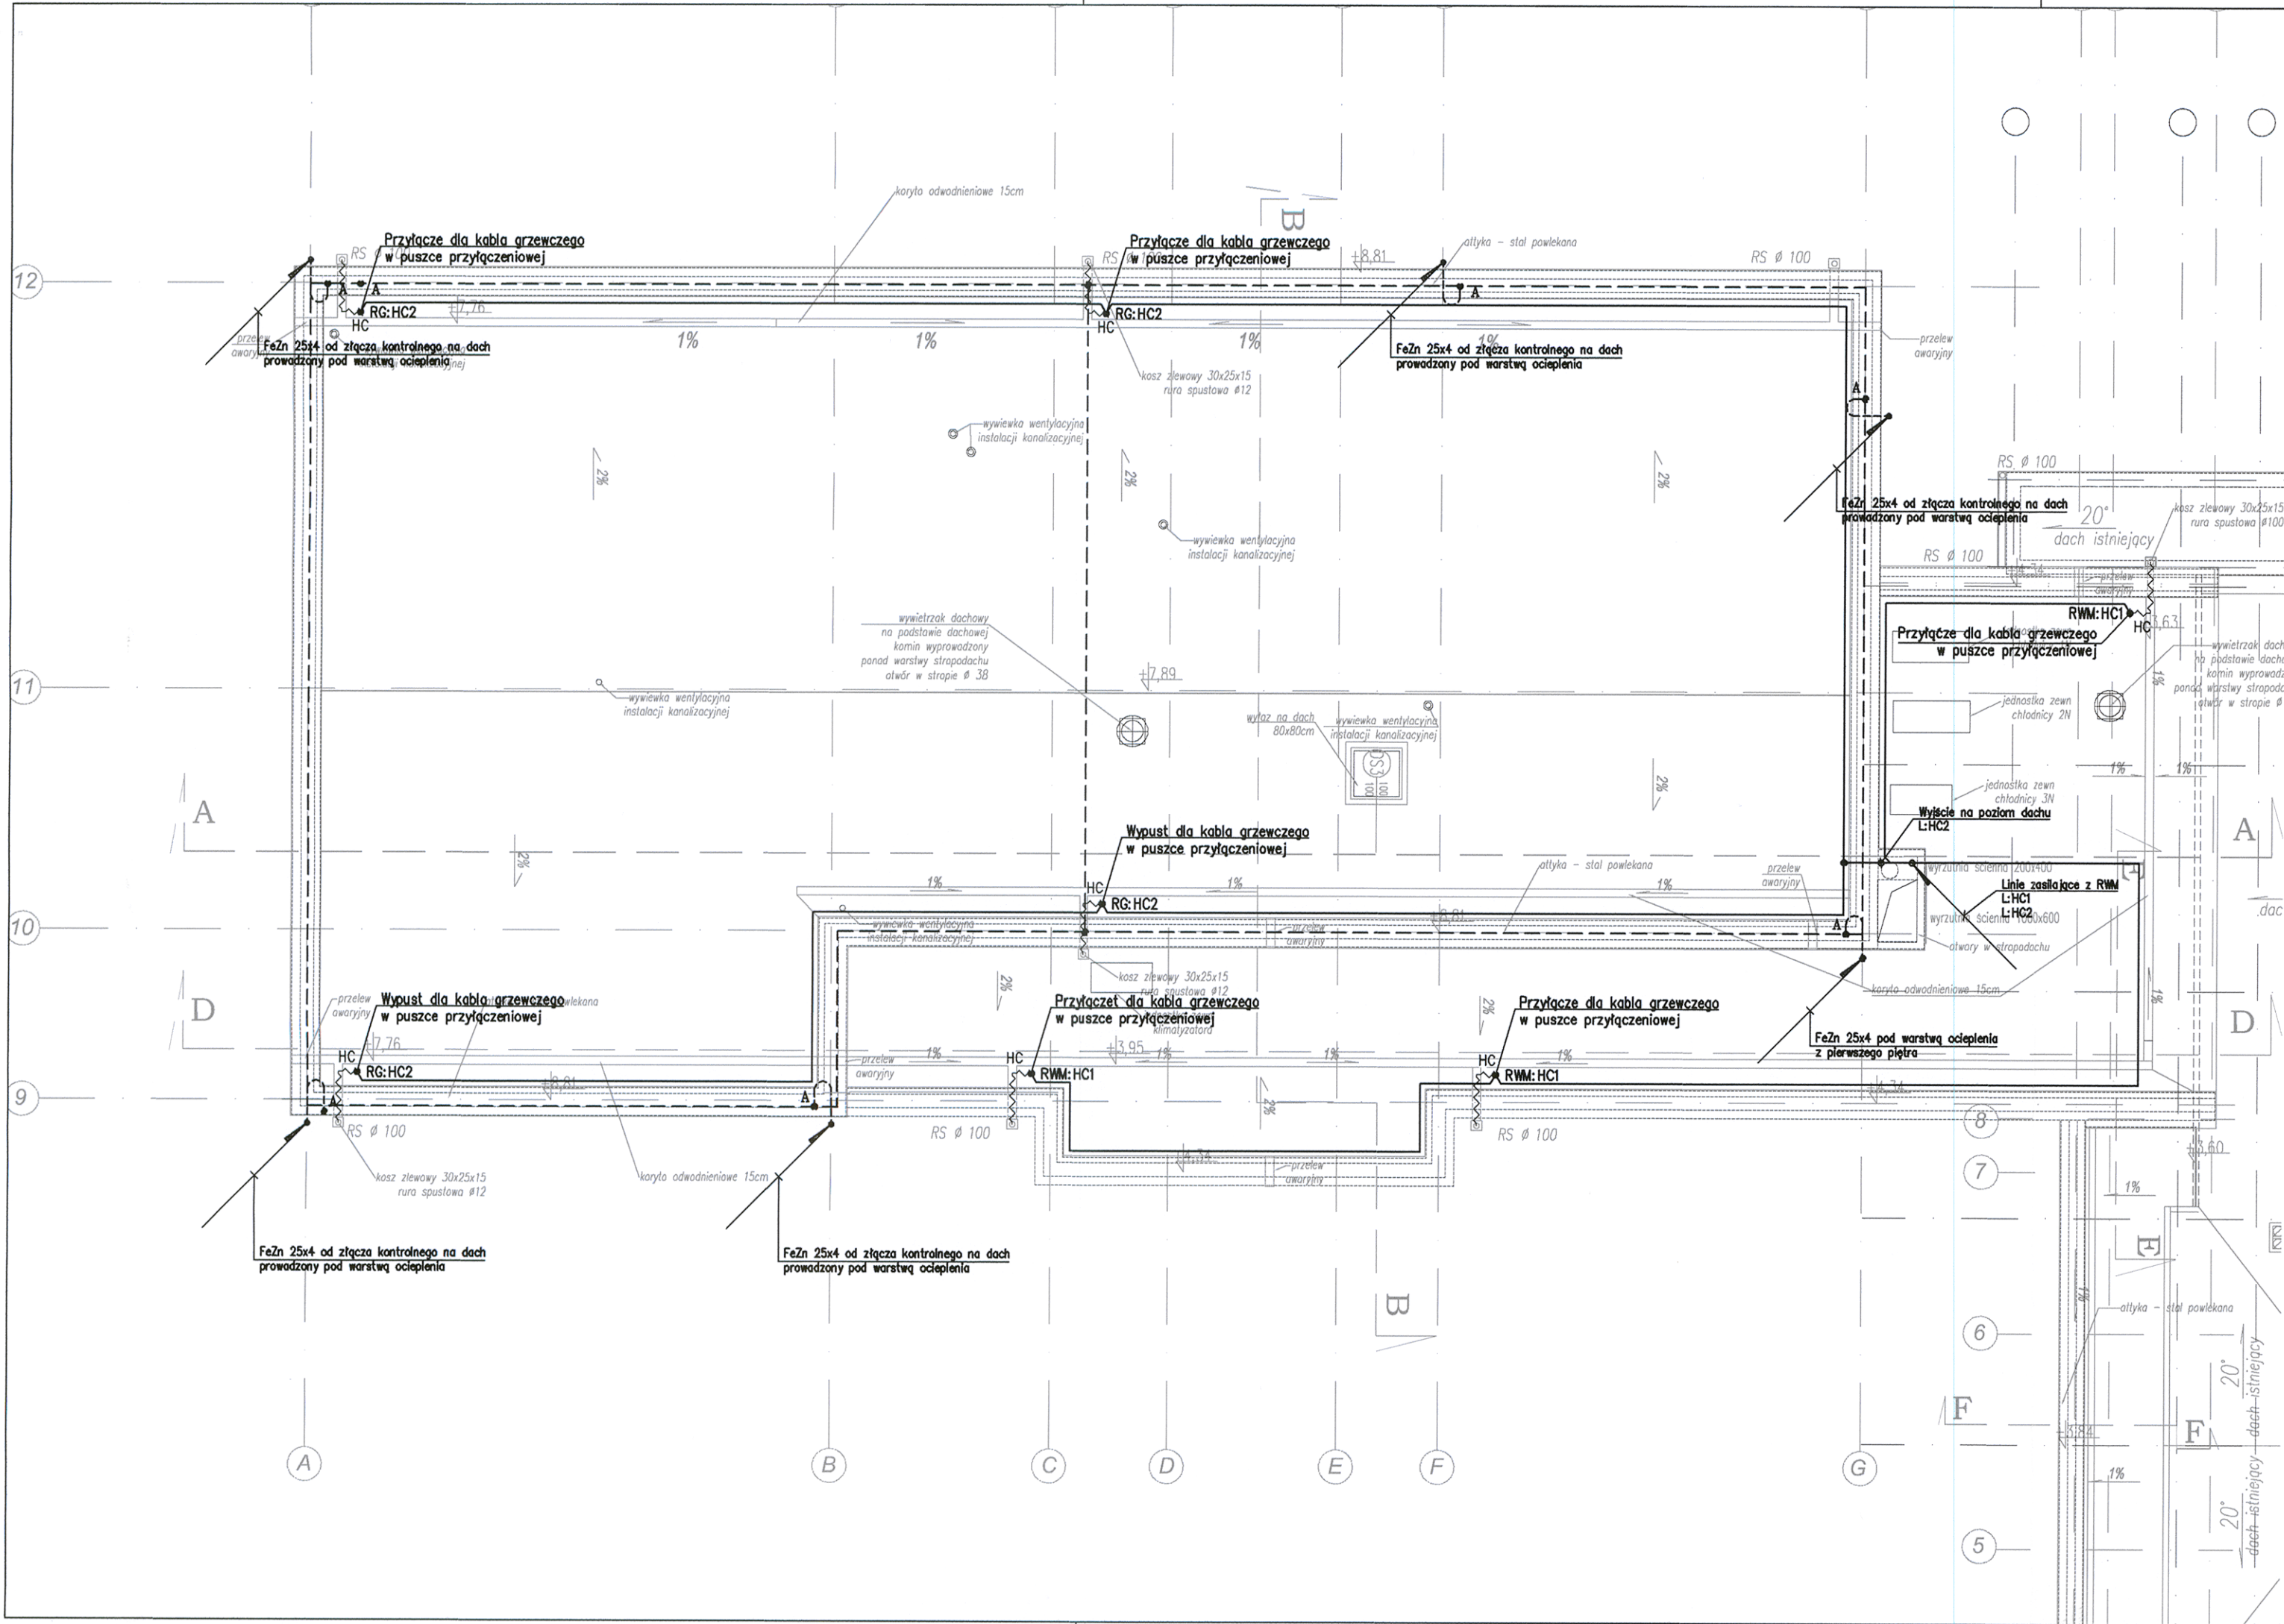

OZNACZENIA

- ZK - ZŁĄCZE KONTROLNE
• A - MIEJSCE POŁĄCZENIA ZWODU INSTALACJI ODGROMOWEJ Z BLASZANĄ OBRÓBKĄ DACHU
• HC - PUSZKA PRZYŁĄCZENIOWA DLA KABLA GRZEWZEGO
~ - KABEL GRZEWczy W DOSTAWIE WYKONAWCY

22.12.2015r.
inż. Tomasz Mokrski
Uprawnienia budowlane do kierowania
robotami budowlanymi bez ograniczeń
w specjalności instalacyjnej w zakresie
sieci, instalacji i urządzeń elektrycznych
i elektroenergetycznych
Nr upr. MAZ/0161/OWOE/08

DOKUMENTACJA
POWYKONAWCZA

OPIS ZMIAN REALIZACYJNYCH (REV):

Rev.A Zasilanie kabli grzewczych

Projekt ten jest własnością autora i jest chroniony przez Ustawę o prawie autorskim i prawach pokrewnych. Wprowadzanie zmian do projektu lub kopiowanie oraz używanie tych rysunków do jakichkolwiek innych celów bez wcześniejszego uzyskania pisemnej zgody autora jest zabronione.

BIURO PROJEKTOWE

INWESTOR / ZAMAWIAJĄCY

**ELEKTRYKA
INFORMATYKA
BUDOWNICTWO**

ROBERT BULZACKI
UL. JANA KAZIMIERZA 16; 01-248 WARSZAWA
tel.: +48 883494203; fax: +48 22 2442890; e-mail: poczta@rbw.waw.pl

**PŁOCK
Gmina – Miasto Płock
Urząd Miasta**

ul. Stary Rynek 1, 09-400 Płock

Faza opracowania: PROJEKT WYKONAWCZY

Nazwa: Opracowania kompletnej dokumentacji projektowo-kosztorysowej budowy Plockiego Centrum Terapeutyczno-Rehabilitacyjnego na terenie Specjalnego Ośrodka Szkolno - Wychowawczego nr 2 w Płocku, mieszczącego się przy ul. Lasockiego 14 w ramach zadania inwestycyjnego pn. „Budowa Plockiego Centrum Terapeutyczno - Rehabilitacyjnego”

Nazwa/adres obiektu: Plockie Centrum Terapeutyczno-Rehabilitacyjne na terenie SOSW nr 2 w Płocku Płock, ul. Lasockiego 14, działka nr 554, obręb 7, obszar ew. Płock

Inwestor / Zamawiający: Gmina – Miasto Płock

Adres Inwestora: ul. Stary Rynek 1, 09-400 Płock

Projektant: mgr inż. Adam Zdziarski
Opracował(a): Marek Zabuski

Sprawił: mgr inż. Robert Bulzacki

Branża: ELEKTRYCZNA
Nazwa rysunku: RZUT DACHU INSTALACJA ODGROMOWA

Data: 2014.09
Skala: 1:100

Zakres opracowania: INSTALACJE ELEKTRYCZNE

Numer rysunku: 124_CTR_PW_E_ET_0_R03_A