

LEGENDA ZAD MIASTĄ PŁOCKĄ

Wydział Rozwoju i Polityki Gospodarczej Miasta
Referat Administracji

Instalacja nawiewna elektryczna - Budowlanej

Instalacja wywiewna Płock, pl. Stary Rynek 1

-.-

X

UWAGA

1. Długości przewodów należy sprawdzić ze stanem rzeczywistym i w razie różnic domierzyć na budowie.
2. Przy przejściach instalacji przez przegrody należy stosować tuleje ochronne wypelnione po obu stronach pianką pęczniącą PU.
3. Całość rozpatrywać wraz z pozostałymi branżami.
4. Kanaly wewnętrzne budynku zaizolować matami kauczukowymi o gr. 3 cm. Pozostałe kanaly na zewnątrz należy zaizolować wełną gr 8 cm dodatkowo pokryte płaszczem z blachy stalowej ocynkowanej.
5. Wszystkie produkty zastosowane na obiekcie muszą bezwzględnie posiadać Krajowe Oceny Techniczne/ atesty / a także posiadać dopuszczenie do stosowania w polskim budownictwie.
6. Kanaly przechodzące przez klatkę schodową należy zabezpieczyć p.poz. izolacją p.poz. o odporności ogniowej danej przegrody p.poz. klatki schodowej
7. Wszystkie instalacje powinny być oznaczone tzn. typ linii / kierunek przepływu / przejścia p.poz. / wszystkie zawory i armatura.
8. Przy prowadzeniu kanałów należy mieć na uwadze pozostałą infrastrukturę techniczną w tym teletechniczną , elektryczną , wod-kan. i c.o. a także konstrukcję budynku.
9. Cała instalację należy wyregulować i dostosować do projektowanych wydajności powietrza. Całość prac należy wykonać zgodnie z obowiązującymi przepisami, rozporządzeniami i normami oraz z wiedzą techniczną.

©Wszelkie prawa zastrzeżone. Powielanie, lub wykorzystywanie bez zezw. biura projektowego zabronione

PROJEKTANT

ARCHITEKTURAPLUSDESIGN

studio

ul. Serpska 8B/17
61-606 Poznań
ul. Bułowa 70a/35
52-129 Wrocław

tel.: 664 177 035
e-mail: biuro@aplusstudio.pl

INWESTOR

GINIA - MIASTO PŁOCK
STARY RYNEK 1
09-400 PŁOCK

TEMAT: *Nadbudowa 2 piętra białej drewnianej płyty*
budynku PŁOCKIEGO
ROZBUDOWA CENTRUM
TERAPEUTYCZNO-REHABILITACYJNEGO
W SPECJALNYM OŚRODKU
SZKOLNO-WYCHOWAWCZYM NR 2 W PŁOCKU,
WRAZ Z INFRASTRUKTURĄ TECHNICZNĄ

OBIEKT

CENTRUM TERAPEUTYCZNO-REHABILITACYJNE
W PŁOCKU

PROJEKTANT

mgr inż. Marcin Borowski

UPRAWNIENIA

WKP/0191/PWOS/15

POPISY

SPRZĄDZAJĄCY

mgr inż. Piotr Antkowiak

WKP/0559/PWOS/13

NAZWA RYSUNKU

Rzut I piętra - instalacja wentylacji
po zmianach ze względu na klatkę schodową

FAZA PROJEKTU

PB

BRANŻA

SANITARNA

SKALA

1:100

NR RYSUNKU

DATA

2019-08


NR PROJEKTU

041

IS.08

244

244

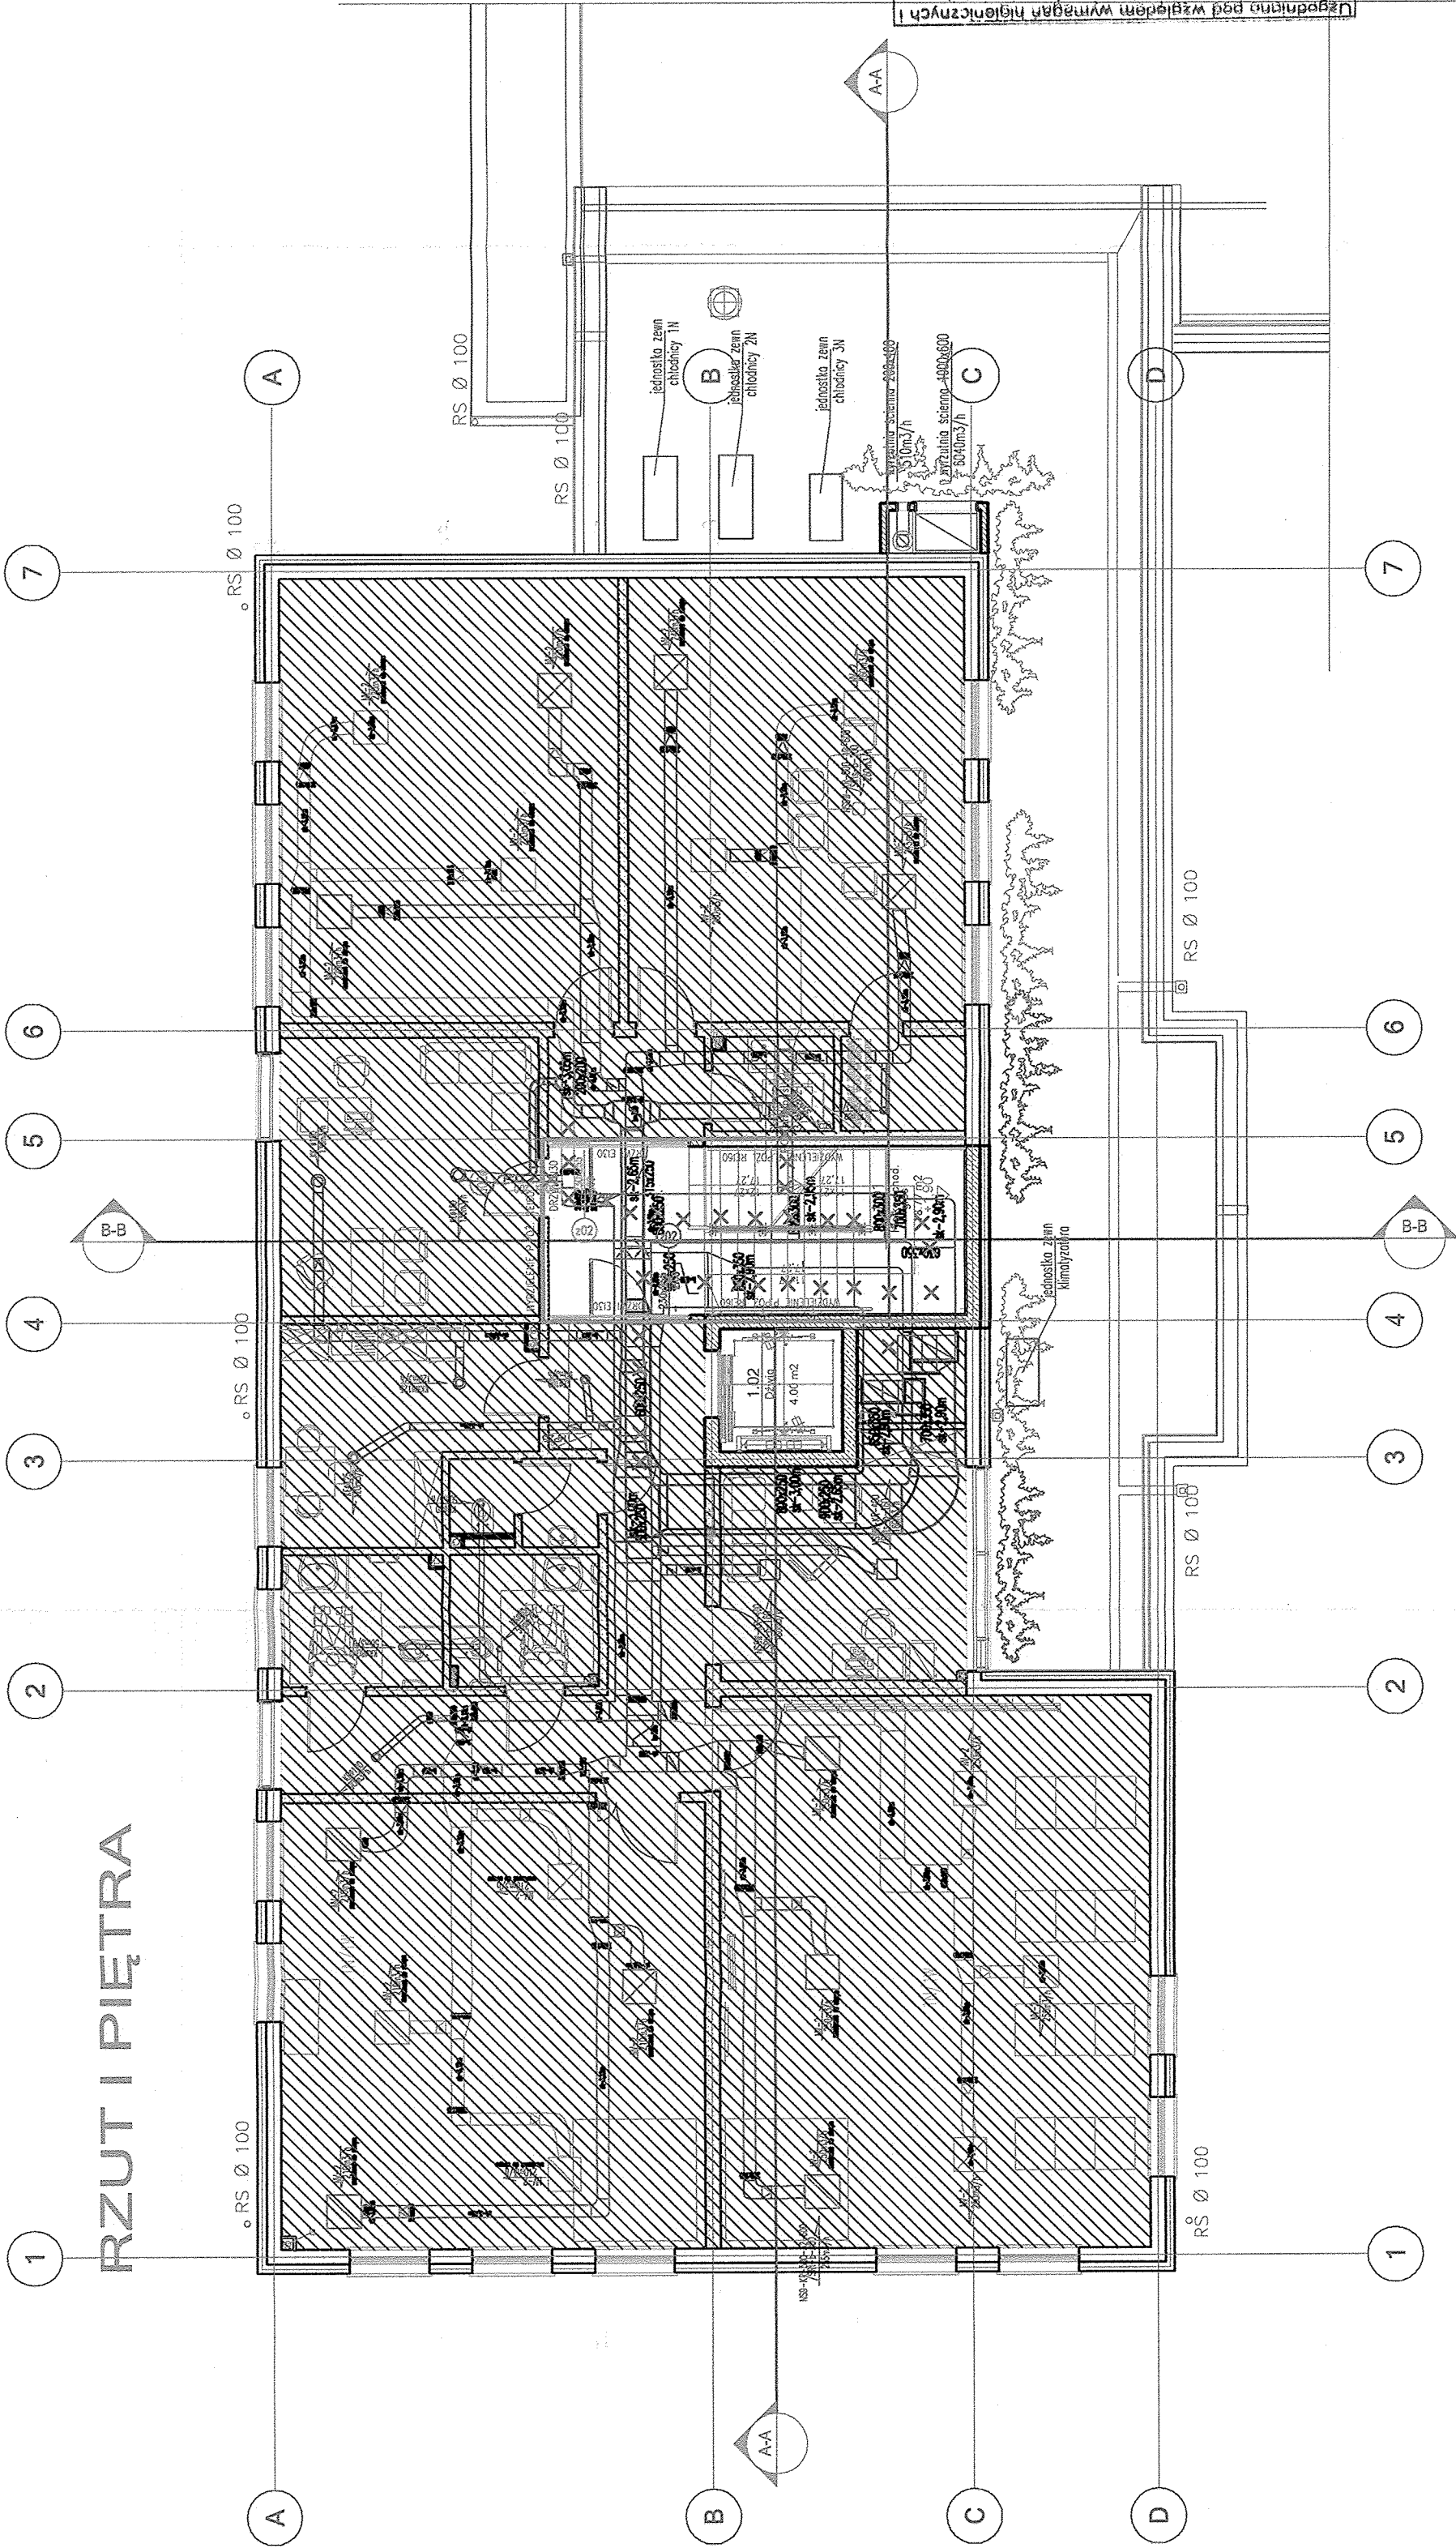

Uzgodniono pod względem wymagań higienicznych i zdrowotnych bez zastrzeżeń (z zastrzeżeniem) >

mgr inż. Janusz Zmudzinski

15.09.2019

243/10

Data

ul. Michalowska 2/8, 60-645 Poznań

tel. kom. 513-034-077