

TELEWIZJA DOZOROWA Architektoniczno - Budowlanej
09-400 Płock, pl. Stary Rynek 1

360 Kamera panoramiczna 360° IR,
wewnętrzna

UWAGI

1. Do kamer należy prowadzić kabel FTP kat 6.
2. Kable prowadzić po najkrótszych trasach.

SYSTEM PRZYZYWOWY/ALARMOWY



Centrala



Moduł sterujący – kasownik



Lampa sygnalizacyjna/alarmowa



Przycisk przywoławczy łazienkowy sznurkowy



Przycisk przywoławczy

SYSTEM ODDYMIANIA



Czujka dymu S wyposażona w zintegrowany izolator zwarc



Centrala systemu oddymiania



Przycisk alarmowy oddymiania



 
Przycisk przewietrzania – z kluczykiem



Proj. koryta kablowe

Legenda:


KONTROLA DOSTĘPU



Elektrozaczep



 
Kontakttron




Czytnik zbliżeniowy z klawiaturą KD



 Przycisk wyjścia



Przycisk wyjścia awaryjnego

 


Cyfrowa czujka ruchu

UWAGI:

Okablowanie:

- Przewód między czytnikiem pracującym na interfejsie Wiegand a kontrolerem drzwi: FTP 4x2x0,5 mm²
- Przewód między zworcą elektromagnetyczną a kontrolerem drzwi: OMY 2x1 mm²
- Przewód między kontrolerem drzwi a modulem rozszerzeń: UTP 4x2x0,5 mm²
- Przewód między kontrolerem drzwi a przełącznikiem sieciowym: UTP Kat.6
- Przewód między kontrolerem drzwi a kontakttronem drzwiowym: YTKSY 3x2x0,5 mm²
- Przewód między kontrolerem drzwi a przyciskiem wyjścia awaryjnego: YTKSY 3x2x0,5 mm²

RZUT II PIĘTRA

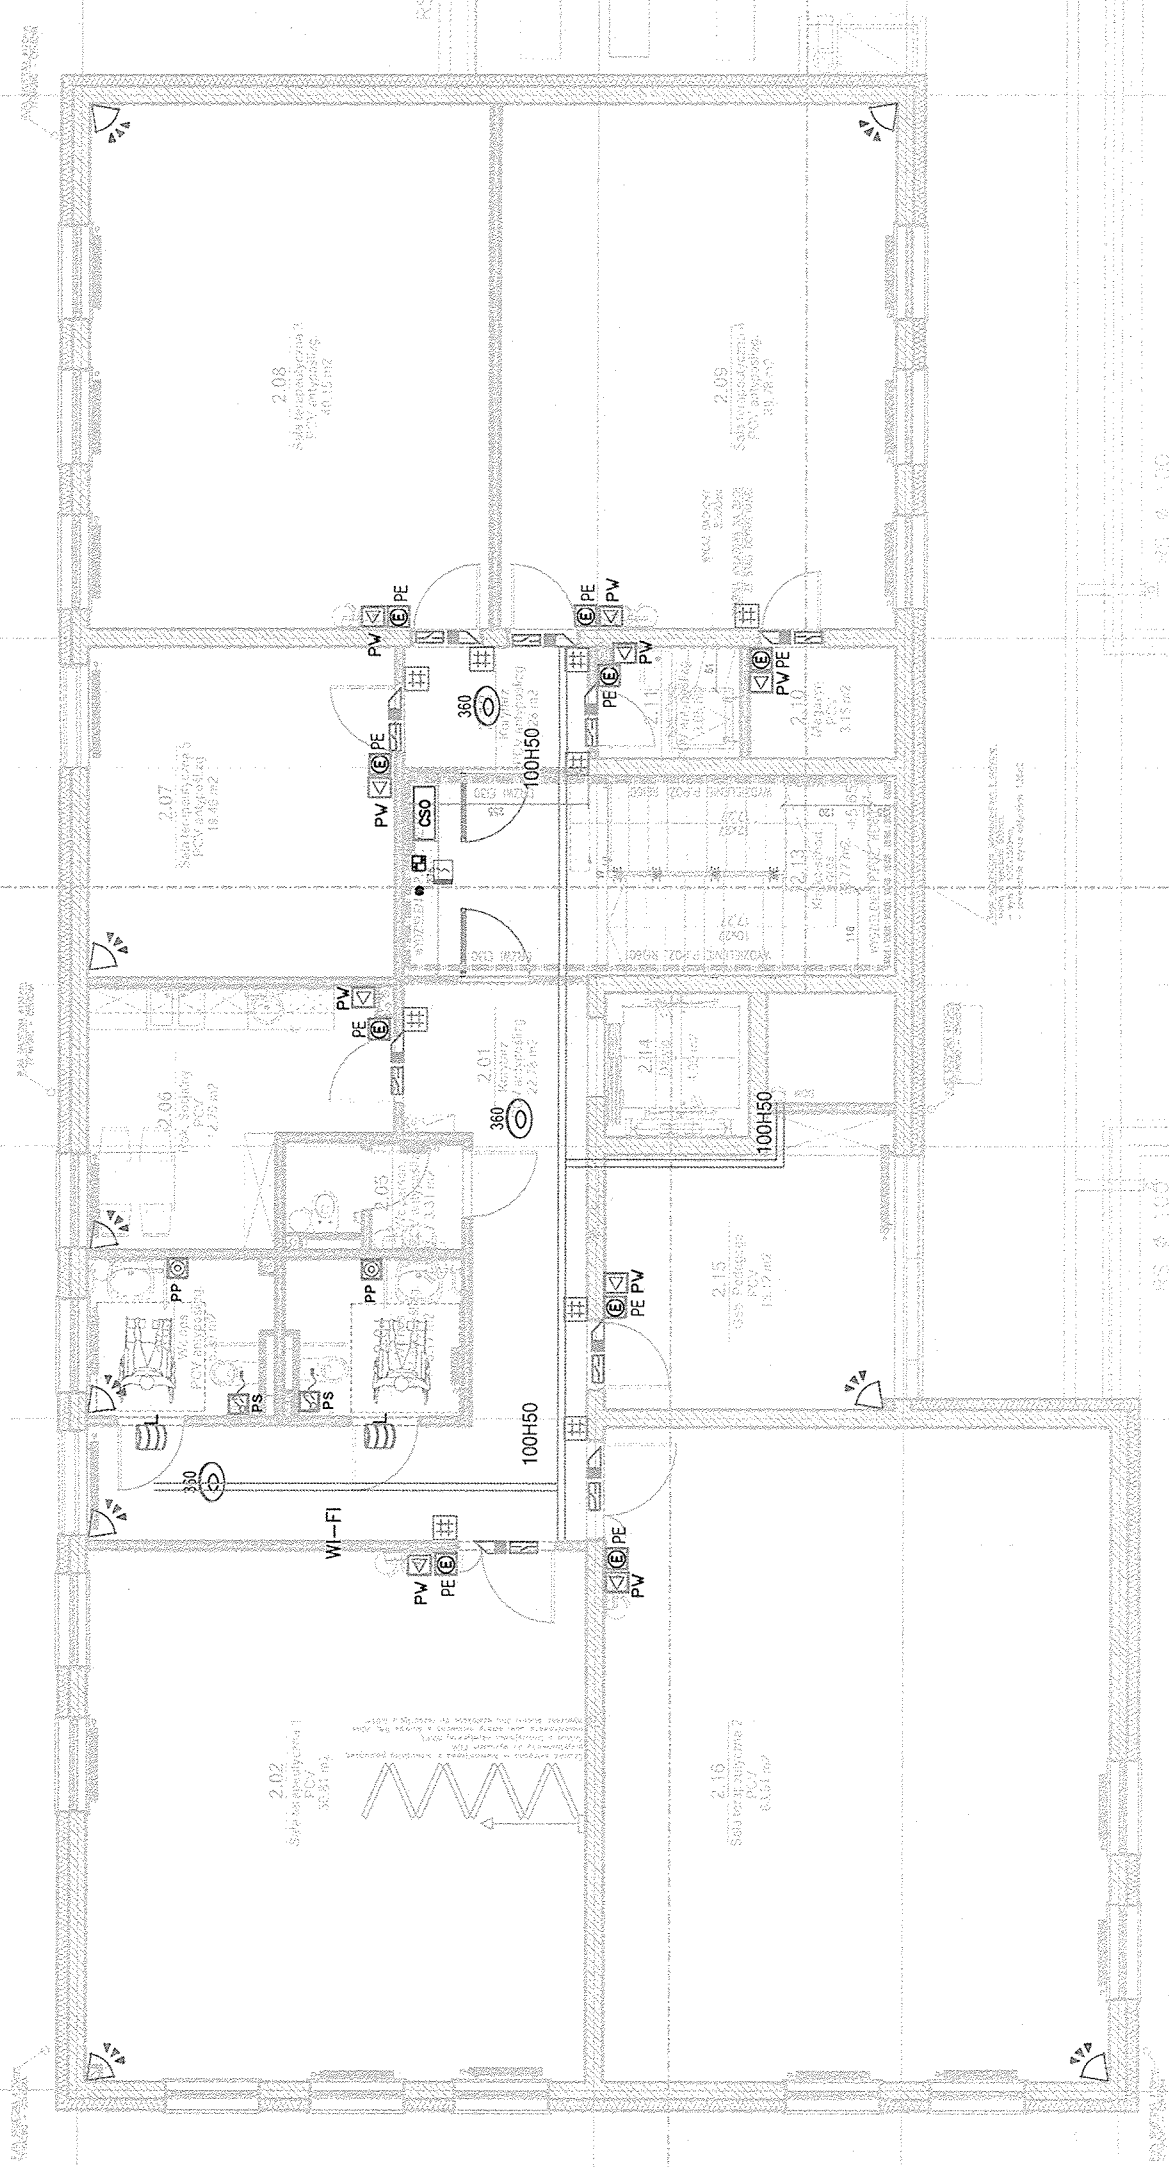

PROJEKTANT

ul. Serbska 8B/17
61-696 Poznań
ul. Bułowa 70a/35
52-129 Wrocław

tel.: 664 177 035
e-mail: biuro@aplustudio.pl

INWESTOR

GINA – MIASTO PŁOCK
UL. STARY RYNEK 1

09-400 PŁOCK
MIASTO PŁOCK
ROZBUDOWA CENTRUM

TERAPEUTYCZNO-REHABILITACYJNEGO W
SPECJALNYM OŚRODKU
SZKOLNO-WYCHOWAWCYM NR 2 W PŁOCKU,
WRAZ Z INFRASTRUKTURĄ TECHNICZNĄ

OBIEKT
CENTRUM TERAPEUTYCZNO-REHABILITACYJNE W
PŁOCKU

PROJEKTANT

mgr inż. Michał Nagórka

PDL/0180/PBE/15

PODPISY

M.N.

SPRAWDZAJĄCY

mgr inż. Janusz Szybkowski

MAZ/0282/PWBE/15

OPRACOWAŁ

inż. Michał Lewicki

lewi

INŻYNIER RYSUNKU

Schemat instalacji teletechnicznych

FAZA PROJEKTU

PB

BRANŻA

INSTALACJE ELEKTRYCZNE

SKALA

1:100

NR RYSUNKU

DATA

2019-09

NR PROJEKTU

041

IE.04