

INWESTPROJEKT ŚWIĘTOKRZYSKI

Rok założenia 1958

ul. Targowa 18
25-520 Kielce
NIP: 657-038-75-71
Regon: 003673768

Prezes 34-42-316
Sekretariat 34-30-250
Tel./Fax 34-42-316

SPÓŁDZIELNIA PRACY

Data: styczeń 2020 r.

Pracownia **TP-5**

ANEKS

do PROJEKTU WYKONAWCZEGO
Stadium

INST.SANITARNE
Branża

Obiekt:

BUDOWA BUDYNKU MIEJSKIEGO PRZEDSZKOLA NR 17 W PŁOCKU
WRAZ Z INSTALACJAMI WEWNĘTRZNYMI (WODNO – KANALIZACYJNA,
C.O. C.C.W., WENTYLACJA MECHANICZNA, ELEKTRYCZNE
I TELEKOMUNIKACYJNE), ORAZ DROGĄ WEWNĘTRZNĄ, PARKINGAMI,
ELEMENTAMI MAŁEJ ARCHITEKTURY A TAKŻE ZJAZDAMI Z ULICY
KOSSOBUDZKIEGO.

CENTRALNE OGRZEWANIE i CIEPŁO TECHNOLOGICZNE

Adres:

Płock, ul. Kossobudzkiego 10
dz. nr ewid. 394/30, 394/33, 394/54, 395, 396
obr. 0004 Łukasiewicza

Inwestor – adres: Gmina - Miasto Płock
Płock, Stary Rynek 1

Autorzy opracowania	Imię i nazwisko	Podpis	Nr upr.
Projektowała:	mgr inż. Grażyna Urbanowicz – Ślusarek		KL-658/94
Sprawdził:	mgr inż. Rafał Piotrowski		SWK/0036/ POOS/10

Opracowanie zawiera:

- Opis techniczny + załączniki
- Rysunki:

- rozwinięcie instalacji CT + fragment rzutu parteru 1: 100

rys. nr A

Opis techniczny - ANEKS
do projektu wykonawczego instalacji centralnego ogrzewania
i ciepła technologicznego w budynku przedszkola nr 17
w Płocku

1 Podstawa opracowania

- Projekt Podstawowy CO + CT
- Projekt Węzła Ciepłego

2 Dane ogólne i zakres opracowania

Opracowanie obejmuje zmiany w instalacji ciepła technologicznego.

Zmiany podyktowane są tym, że w projekcie węzła ciepłego, który był wykonany później niż projekt CO+CT, zostało uwzględnione zasilanie instalacji glikolowej central wentylacyjnych.


Niniejsze opracowanie należy rozpatrywać łącznie z projektem podstawowym.

3 Opis zmian w instalacji ciepła technologicznego


Instalację ciepła technologicznego wykonać zgodnie z projektem podstawowym, z pominięciem wymiennika ciepła, zaworów regulacyjnych, naczynia wzbiorniczego i zaworu bezpieczeństwa. Schemat instalacji CT wg rysunku A.

ZAMIENNY

SCHEMAT INSTALACJI CIEPŁA TECHNOLOGICZNEGO
DO NAGRZEWNIC WENTYLACYJNYCH ZAMIENNY
skala 1:100

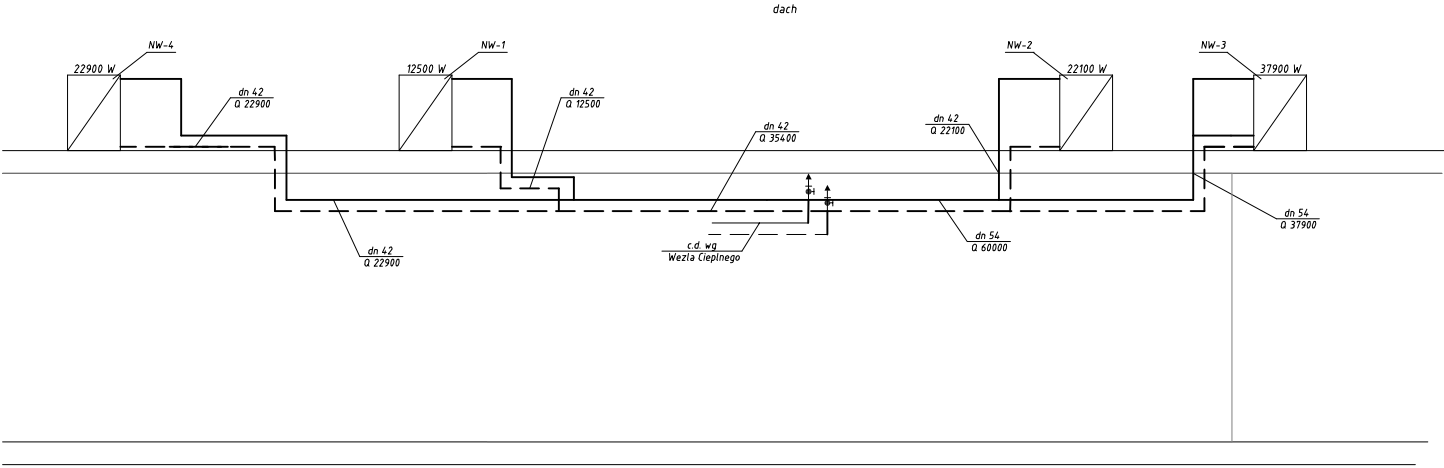

rzut parteru
ANEKS
do rysunku nr 1
projektu podstawowego
skala 1:100

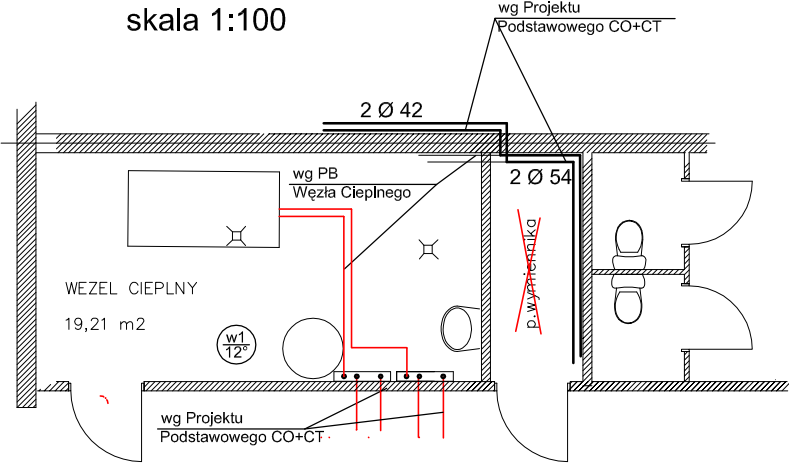

Rury ze stali węglowej,
ocynkowane zewnętrznie STEEL
Połączenia zaprasowywane typu Press



INWESTPROJEKT ŚWIĘTOKRZYSKI
Rok założenia 1958
ul. Targowa 18
25-520 Kielce
SPÓŁDZIELNIA PRACY

OBIEKT	MIEJSKIE PRZEDSZKOLE NR 17 IM. MAŁEGO KSIĘCIA PRZY UL. S. KOŚSOBUDZKIEGO W PŁOCKU			
RYСУNEK	CENTRALNE OGRZEWANIE I CIEPŁO TECHNOLOGICZNE Rozwinięcie instalacji ciepła technologicznego			
Rodzaj opracowania: PROJEKT WYKONAWCZY- ANEKS		Data		
PP	Inię i nazwisko	Podpis	Nr uprawnień	01.2020
Projektował	mgr inż. G. Urbanowicz-Ślusarek		KL 658/94	Podz. 1 : 100
Sprawdził	mgr inż. R. Plotowski		SWK/0036 POOS/10	Ilość rys. Nr. rys.
Kier. prac.				A

Dokumentacja objęta ochroną na podstawie ustawy o prawie autorskim.
Kopiowanie i powielanie w części lub całości bez zgody autora zabronione.