


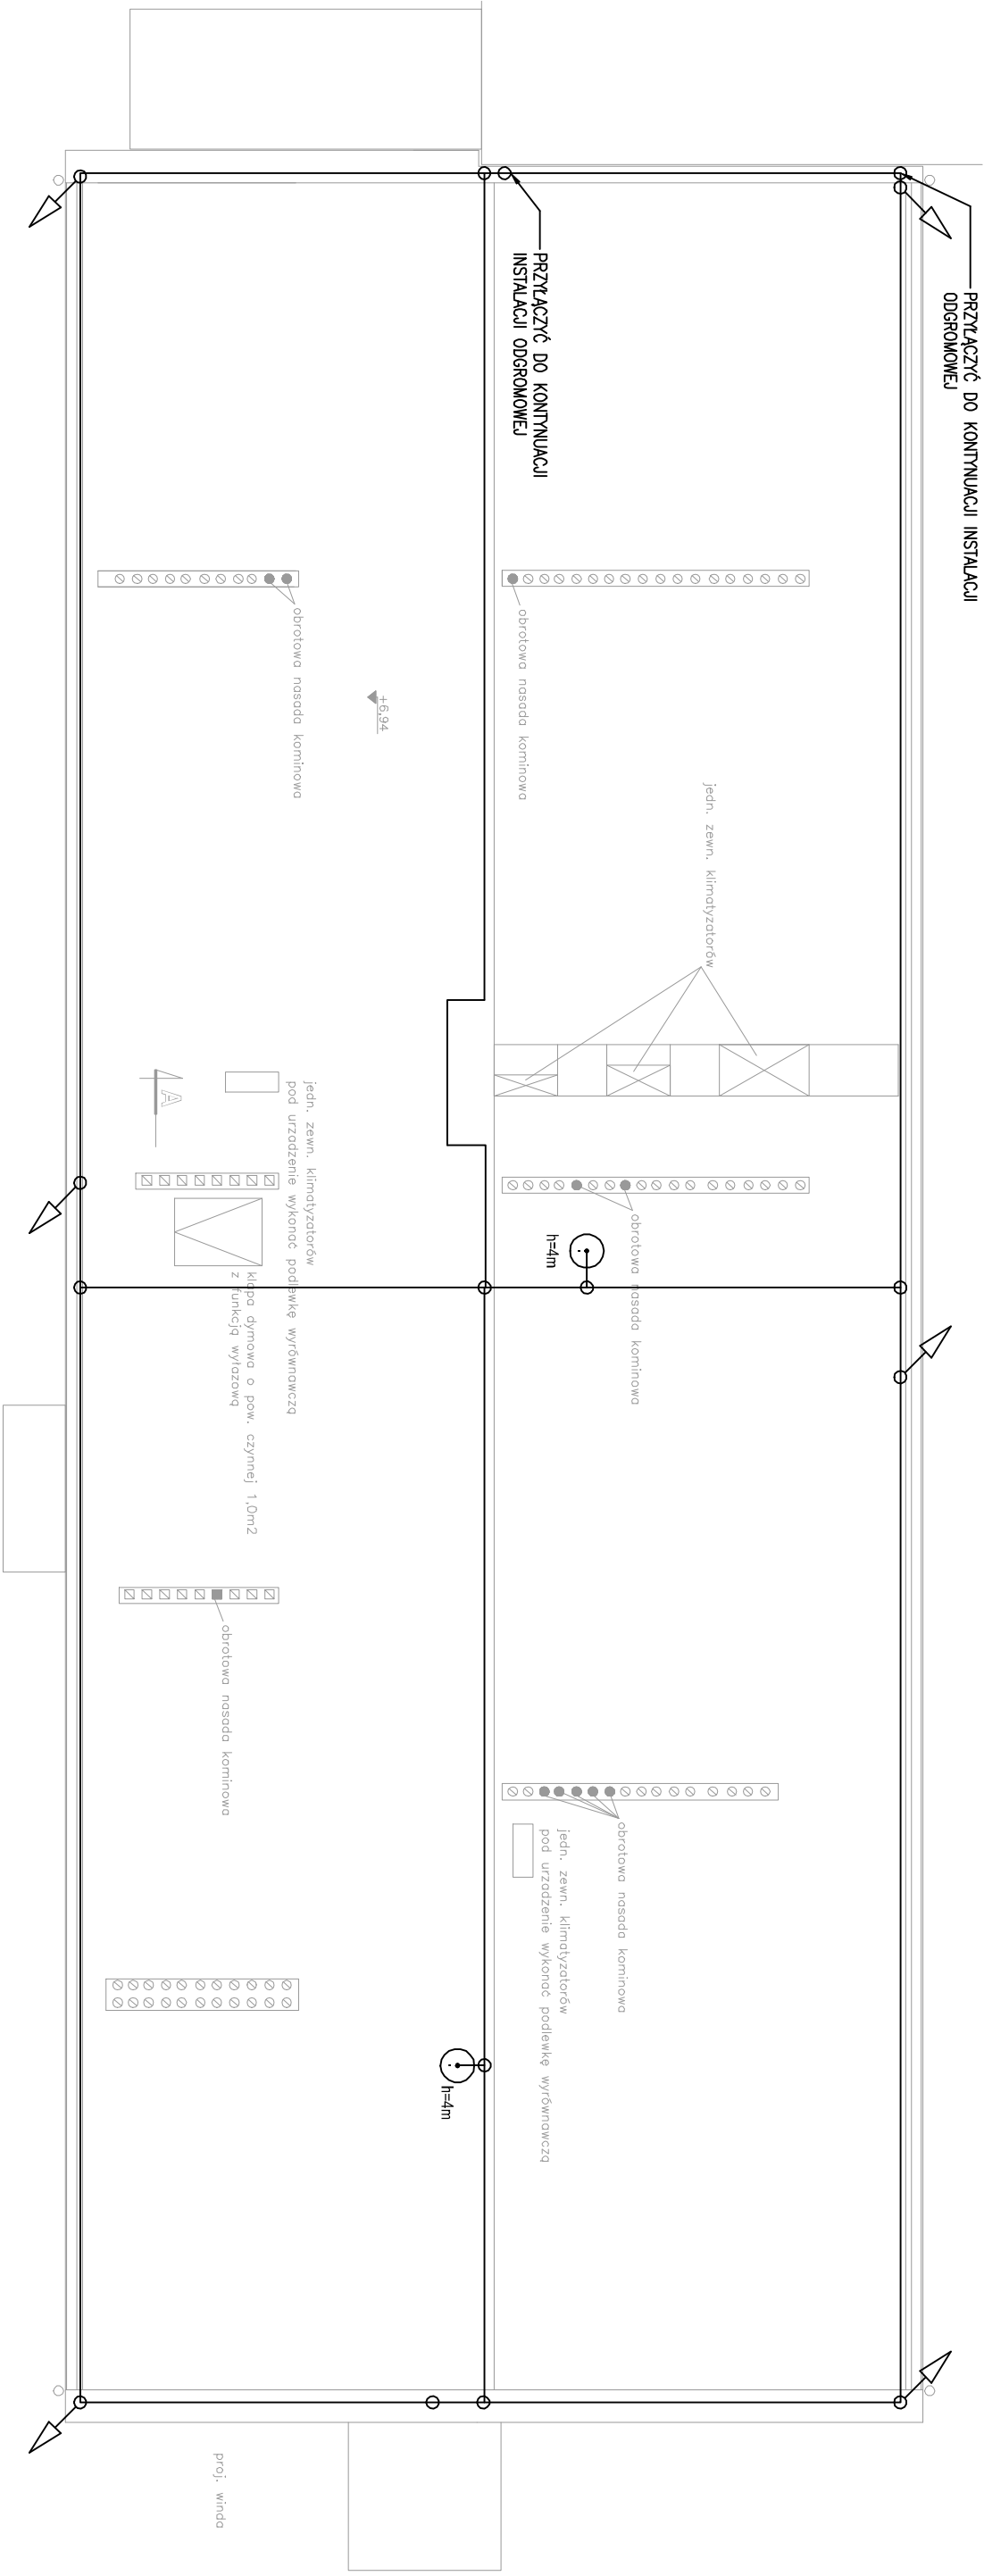

LEGENDA

- PRZEWÓD ODPROWADZAJĄCY, DRUT ODGROMOWY ŚREDNICA 8mm OCYNKOWANY
- ZŁĄCZE SKRĘCANE KRZYŻOWE
- ZWÓD POZIOMY, DRUT ODGROMOWY ŚREDNICA 8mm OCYNKOWANY
- MASZT ODGROMOWY 4m NA PODSTAWIE BETONOWEJ

UWAGI

- NIE SKALOWAĆ Z RYSUNKU.
- TEN RYSUNEK POWINIEN BYĆ CZYTANY Z RYSUNKAMI KONSTRUKCYJNYMI, ARCHITEKTURĄ, INSTALACJI ELEKTRYCZNYCH ORAZ POZOSTAŁYMI RYSUNKAMI SANITARNYMI I OPISEM TECHNICZNYM.
- OSTATECZNA KOORDYNACJA NA BUDOWIE.
- WSZELKIE ELEMENTY METALOWE KONSTRUKCJI BUDYNKU TAKIE JAK METALOWE ŻALUZJE I ICH KONSTRUKCJE, ITP, PODŁACZAĆ DO INSTALACJI ODGROMOWEJ.
- WSZELKIE URZĄDZENIA ELEKTRYCZNE ORAZ ELEMENTY INSTALACJI, TAKIE JAK KANAŁY WENTYLACYJNE, RURY ITP., ZNAJDUJĄCE SIĘ NA DACHU CHRONIĆ PRZED WYŁADOWANIEM BEZPOŚREDNIM Z ZACHOWANIEM ODSTĘPÓW ISKROBEZPIECZNYCH.
- MONTAŻ ZWODÓW POZIOMYCH PRZY UŻYCIU WSPORNIKÓW MOCUJĄCYCH PRZEWÓD NAD POWIERZCHNIĄ DACHU.
- NIEPRZEWODZĄCE URZĄDZENIA DACHOWE, WYSTAJĄCE POND 0,5m NAD POWIERZCHNIĘ UTWORZONĄ PRZEZ UKŁAD ZWODÓW WYMAGAŁĄ ZAPEWNIENIA OCHRONY ODGROMOWEJ.
- JAKO PRZEWODY ODPROWADZAJĄCE ZOSTANĄ WYKORZYSTANE DRUTY FeZn FI 8mm PROWADZONE NA ELEWACJI BUDYNKU W RURACH ODGROMOWYCH PRZEBADANYCH NA ODPORNOŚĆ UDAROWĄ O NAPIĘCIU 100 kV, SPEŁNIAJĄCYCH WYMAGANIA PALNOŚCI W KL. VO, WG UL94, ODPORNE NA UV.

Jednostka projektowa: PPU KSI WIESŁAW BRYKAŁA, 09-401 PŁOCK, UL. OKOPOWA 26/1, TEL. 512 158 601		nr proj.: P24919
Temat: Przebudowa, rozbudowa i zmiana sposobu użytkowania południowego skrzydła segmentu Sokoły Podstawowej nr 3 na potrzeby Poradni Psychologicznej – Pedagogicznej nr1 wraz z niezbędną infrastrukturą techniczną, kanalizacją deszczową, oświetleniem opaskowym, instalacją elektryczną i niskoprężną oraz parkingiem na 20 samochodów osobowych	Projektant	Data: 06.11.2019
Tytuł: INSTALACJA ODGROMOWA. DACH	mgr inż. Tomasz Kosztowny upr.nr MAZ/0225/PWBB/18	Skala: 1:100
Adres inwestycji: UL. KOSSOBUDZIEGO 7, 09-400 PŁOCK DZ. NR 403 OBR. 4	Inwestor: GMINA PŁOCK STARY RYNEK 1, 09-400 PŁOCK	nr rys.: EL - 16